


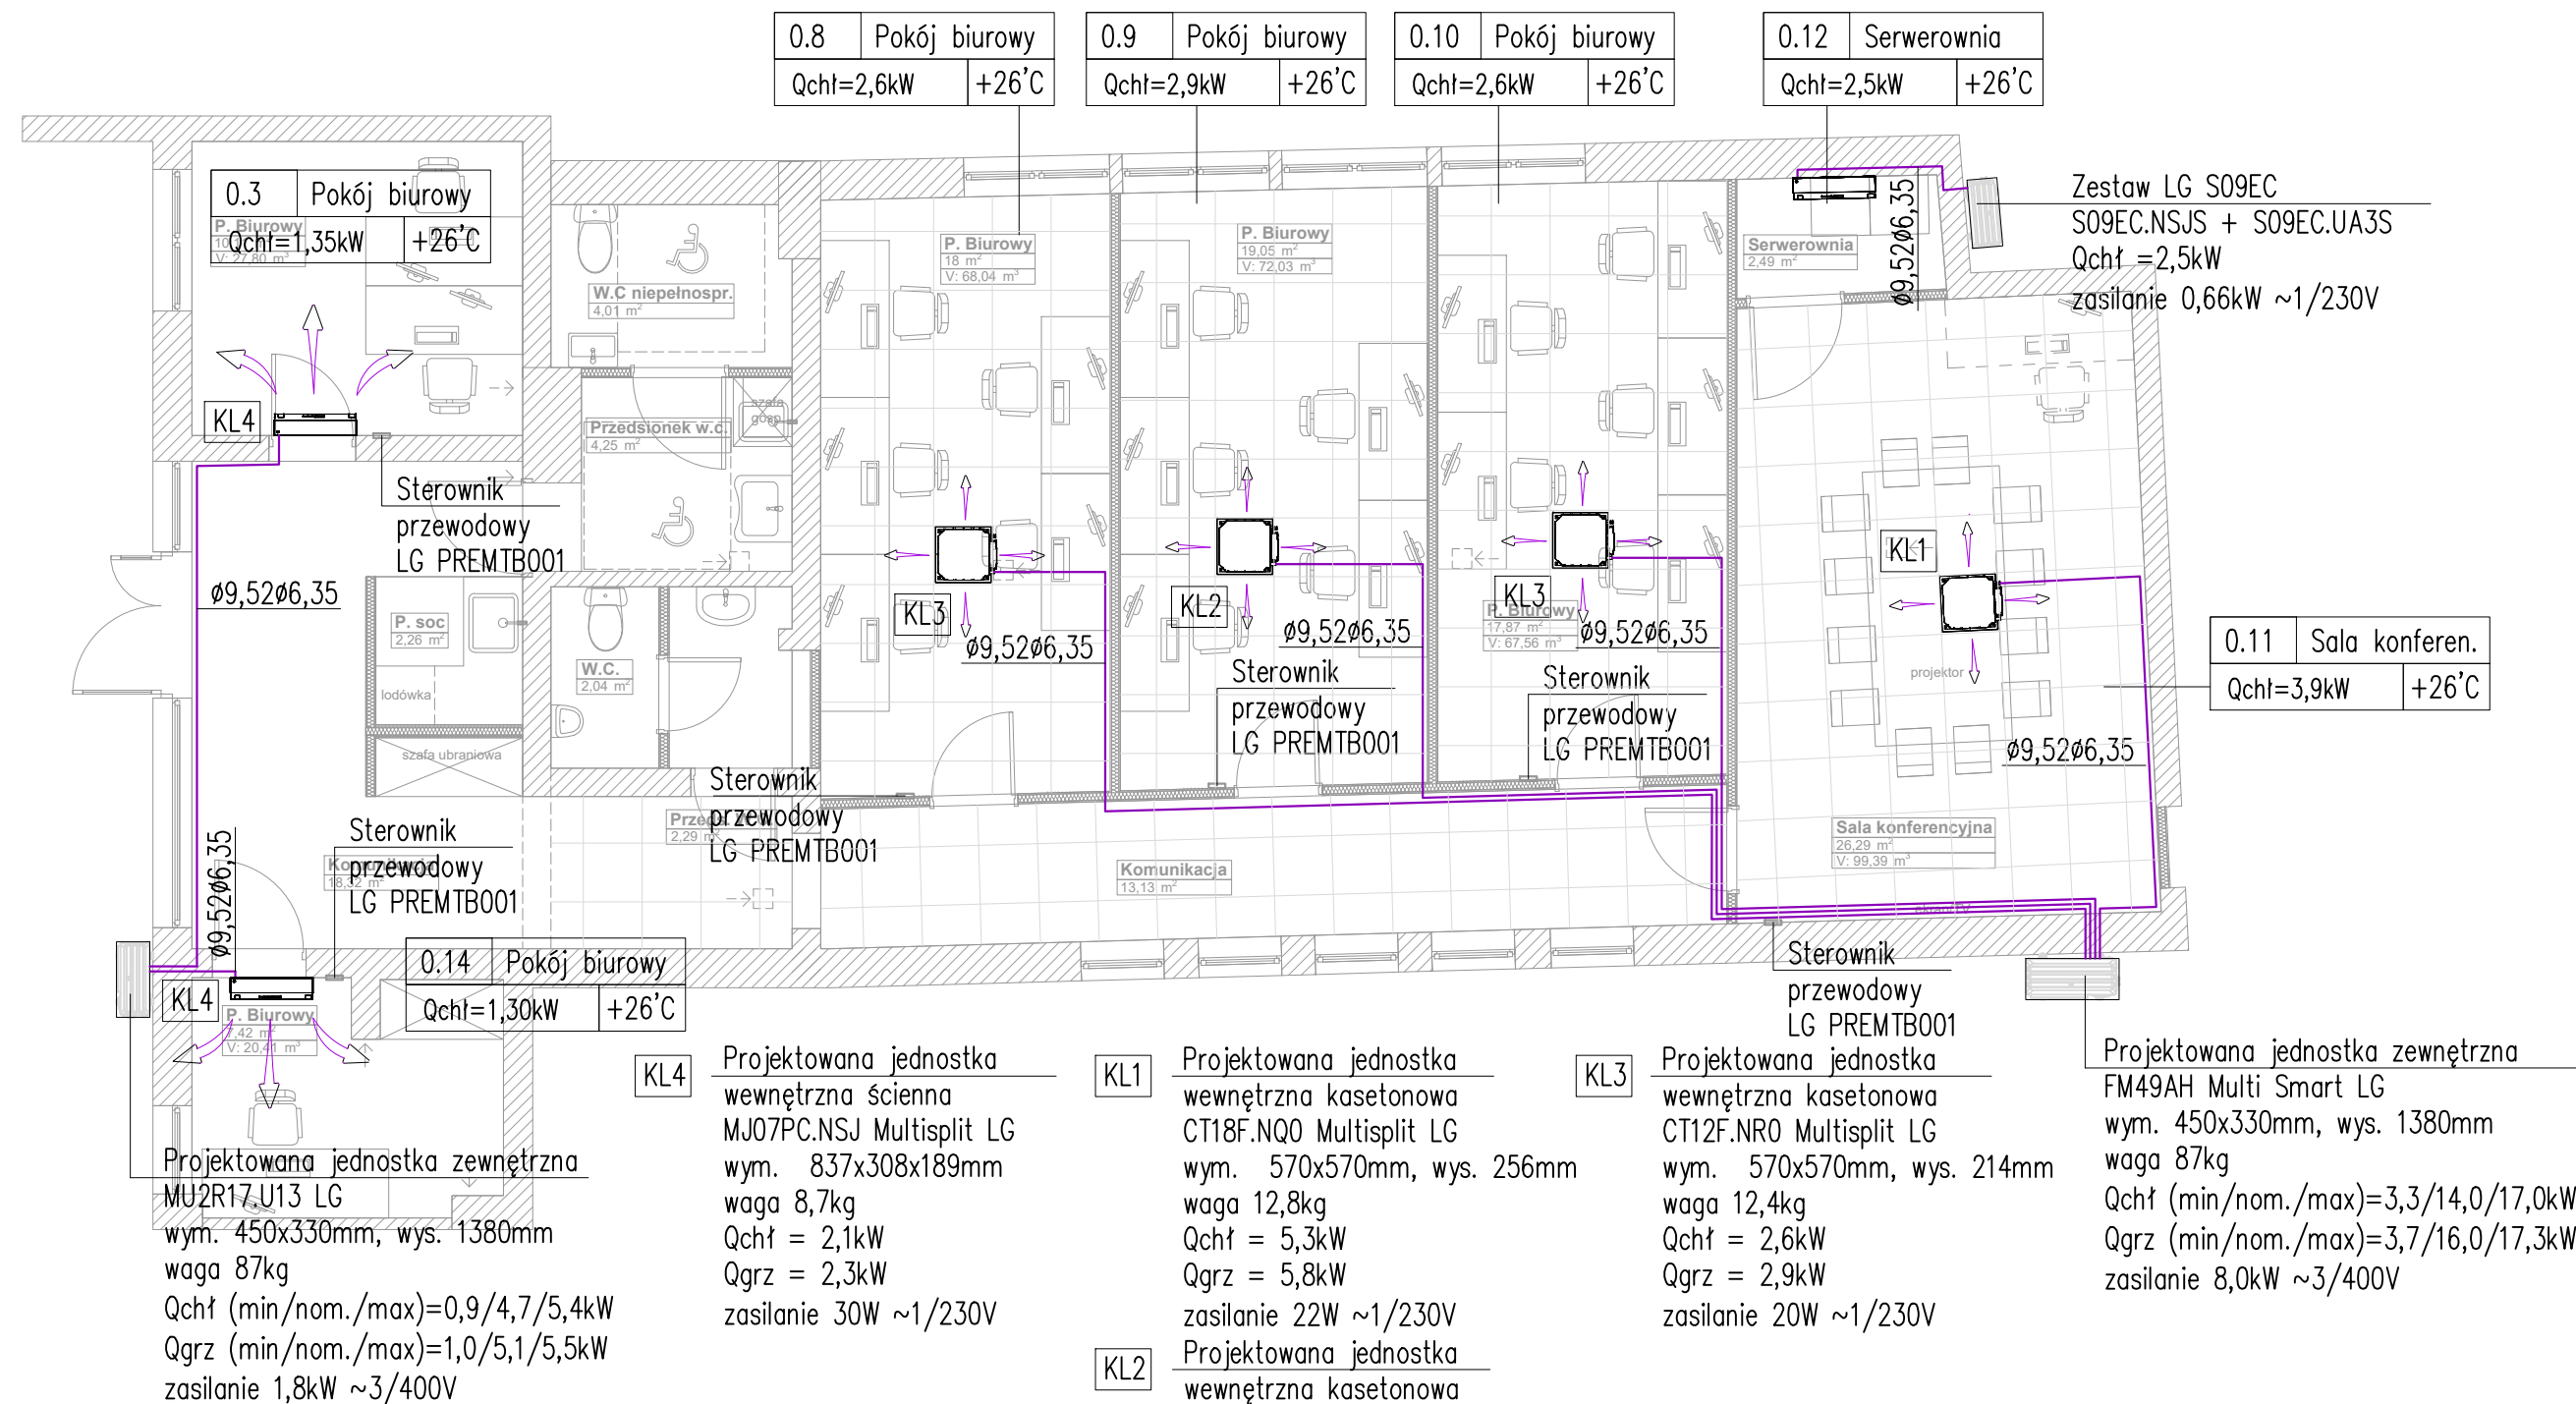


Projektowana jednostka zewnętrzna MU2R17U13 LG
wym. 450x330mm, wys. 1380mm
waga 87kg
Qchł (min/nom./max)=0,9/4,7/5,4kW
Qgrz (min/nom./max)=1,0/5,1/5,5kW
zasilanie 1,8kW ~3/400V

KL4 Projektowana jednostka wewnętrzna ścienna MJ07PC.NSJ Multisplit LG
wym. 837x308x189mm
waga 8,7kg
Qchł = 2,1kW
Qgrz = 2,3kW
zasilanie 30W ~1/230V

KL1 Projektowana jednostka wewnętrzna kasetonowa CT18F.NQ0 Multisplit LG
wym. 570x570mm, wys. 256mm
waga 12,8kg
Qchł = 5,3kW
Qgrz = 5,8kW
zasilanie 22W ~1/230V
KL2 Projektowana jednostka wewnętrzna kasetonowa CT12F.NR0 Multisplit LG
wym. 570x570mm, wys. 214mm
waga 12,4kg
Qchł = 3,5kW
Qgrz = 3,9kW
zasilanie 20W ~1/230V

KL3 Projektowana jednostka wewnętrzna kasetonowa CT12F.NR0 Multisplit LG
wym. 570x570mm, wys. 214mm
waga 12,4kg
Qchł = 2,6kW
Qgrz = 2,9kW
zasilanie 20W ~1/230V

Projektowana jednostka zewnętrzna FM49AH Multi Smart LG
wym. 450x330mm, wys. 1380mm
waga 87kg
Qchł (min/nom./max)=3,3/14,0/17,0kW
Qgrz (min/nom./max)=3,7/16,0/17,3kW
zasilanie 8,0kW ~3/400V

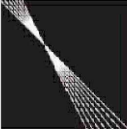 PROJEKT REMONTU LOKALU UŻYTKOWEGO Skrzeszew, gm. Wieliszew, ul. Nowodworska 57, dz. ewid. nr 821/2, obręb 0001 Skrzeszew				
faza	wykonawczy	branża	instalacyjna	data 30.03.2026
jednostka projektowa	Nowak i Nowak Architekci ul. Szamocin 9b 03-002 Warszawa			
projektant	mgr inż. Grzegorz Magdziarczyk MAP/0246/ PWOS/14			
nazwa rys.	INSTALACJA KLIMATYZACJI RZUT PARTERU			skala 1:100
				nr KL-01