


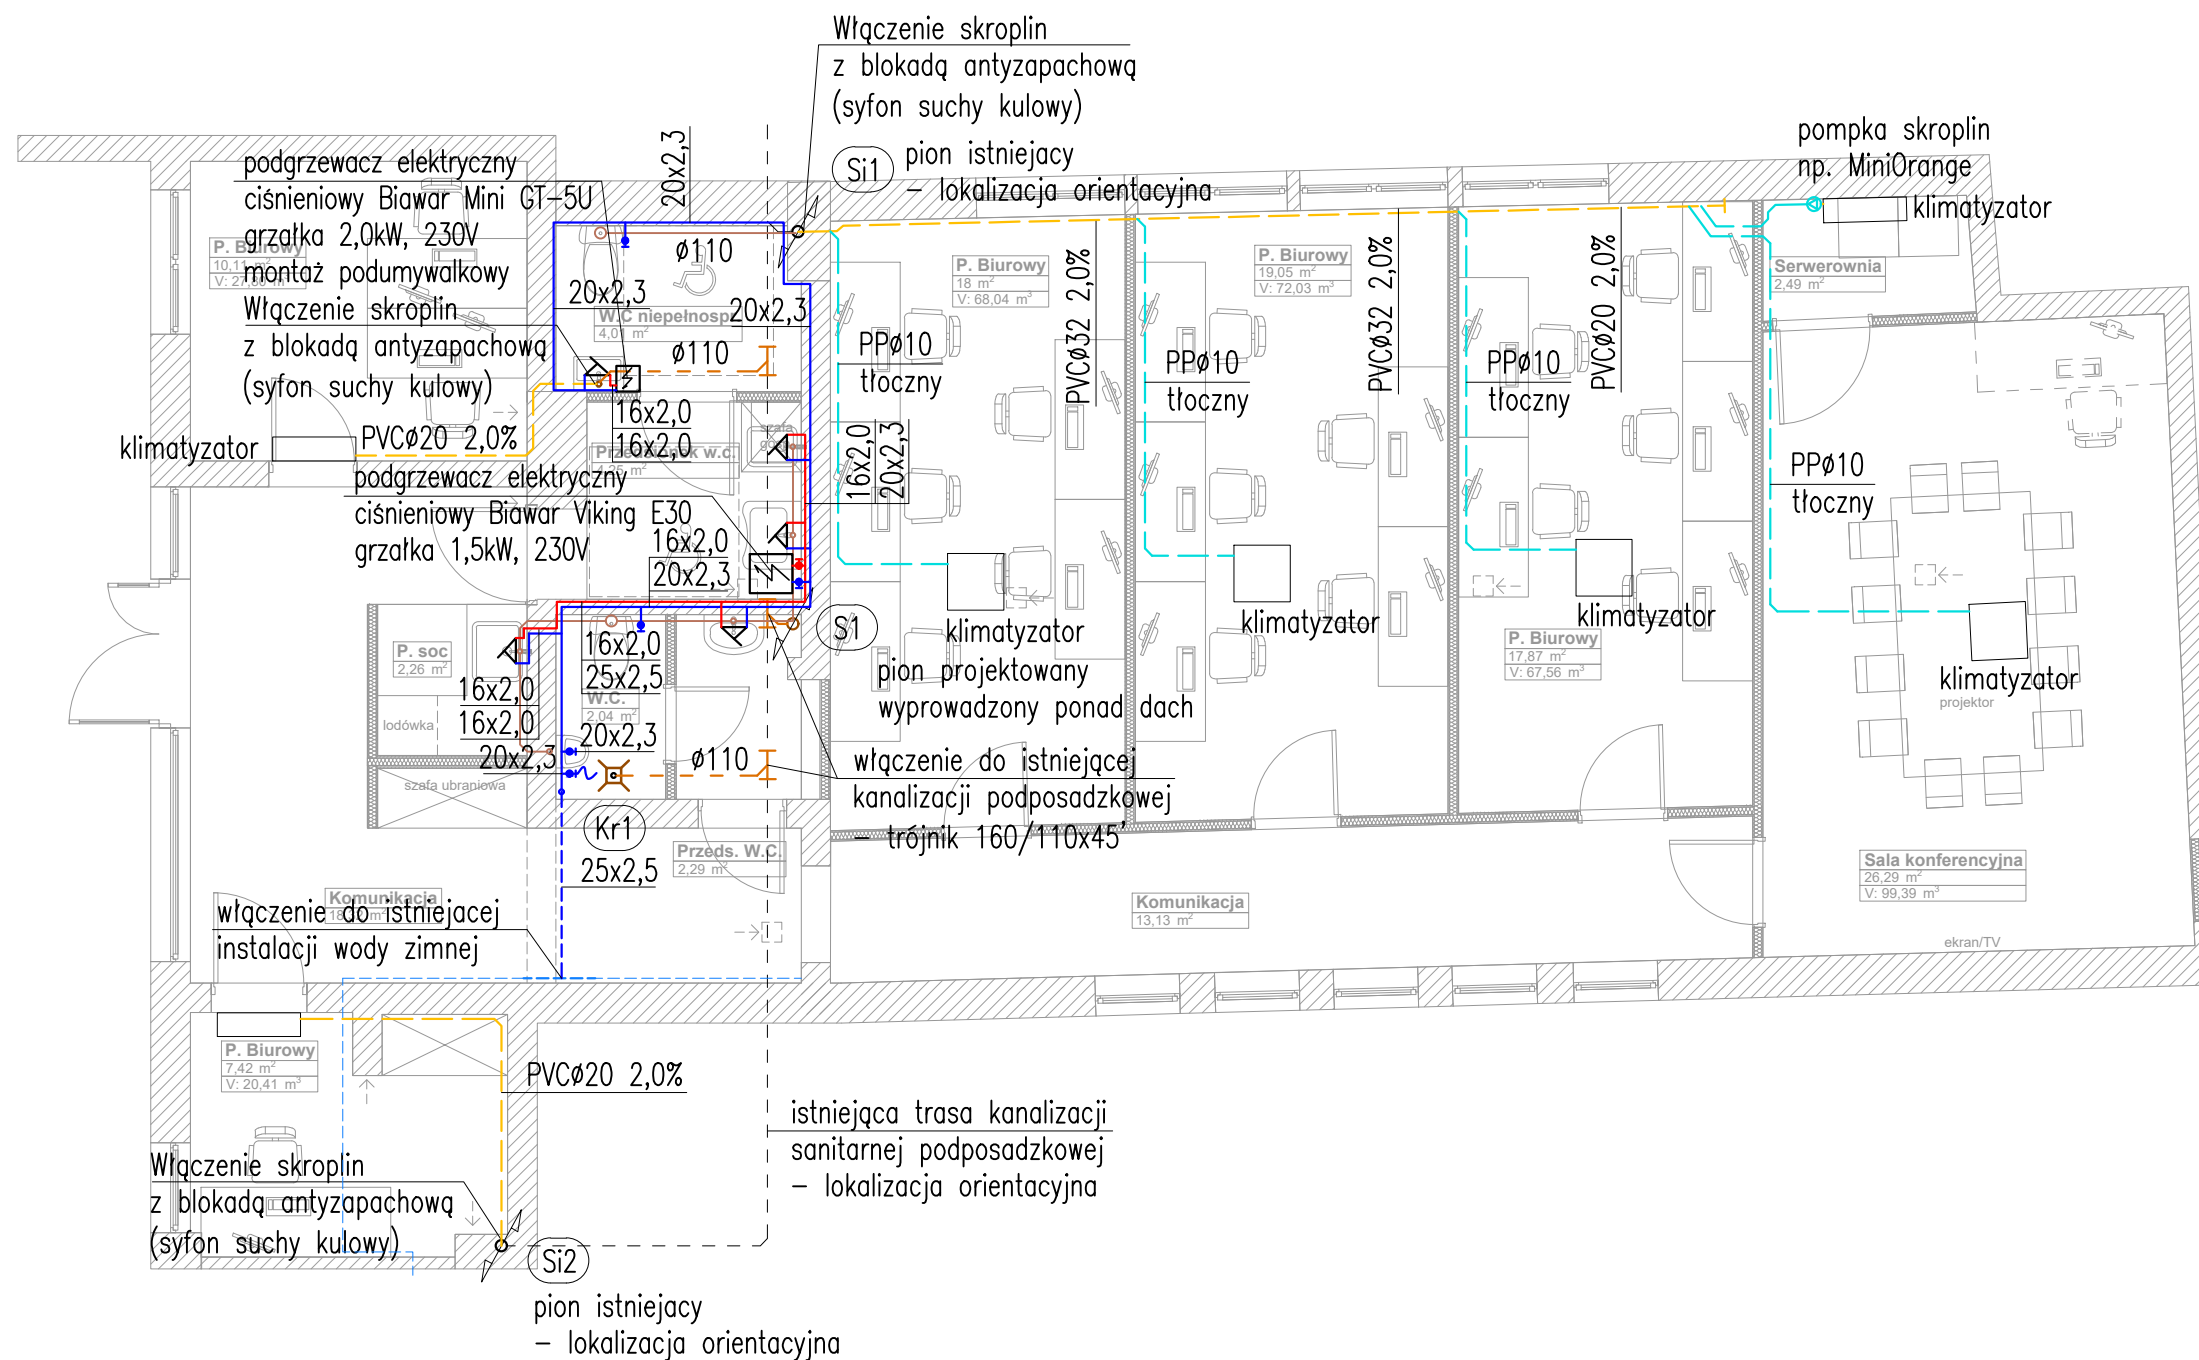


OBJAŚNIENIA:
instalacje prowadzone pod stropem:
--- instalacja wody zimnej – istniejąca
--- instalacja wody zimnej
--- skropliny
--- skropliny – tłoczne
--- projektowana instalacja kanalizacji sanitarnej
--- projektowane odpowietrzenie

instalacje w bruzdach
--- instalacja wody zimnej
--- instalacja ciepłej wody użytkowej
--- instalacja kanalizacji sanitarnej

instalacje w posadzce
--- instalacja kanalizacji sanitarnej
podposadzkowej – istniejąca
--- instalacja kanalizacji sanitarnej
podposadzkowej

pozostałe elementy:
S1 pion kanalizacji sanitarnej
Kr1 wpust podłogowy
— rura ochronna
K korek kanalizacyjny
ZP zawór pisuaru DN15

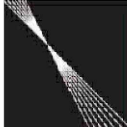 PROJEKT REMONTU LOKALU UŻYTKOWEGO Skrzeszew, gm. Wieliszew, ul. Nowodworska 57, dz. ewid. nr 821/2, obręb 0001 Skrzeszew				
faza	wykonawczy	branża	instalacyjna	data 30.03.2026
jednostka projektowa	Nowak i Nowak Architekci ul. Szamocin 9b 03-002 Warszawa			
projektant	mgr inż. Grzegorz Magdziarczyk MAP/0246/ PWOS/14			
nazwa rys.	INSTALACJE WOD-KAN RZUT PARTERU			skala 1:100
				nr WK-01