


Pik = 0+000,00
Skala 1:100/100

☐ NASYP= 0,00m2
☐ WYKOP= 8,99m2




Pik = 0+045,01
Skala 1:100/100

☐ NASYP= 0,01m2
☐ WYKOP= 3,79m2

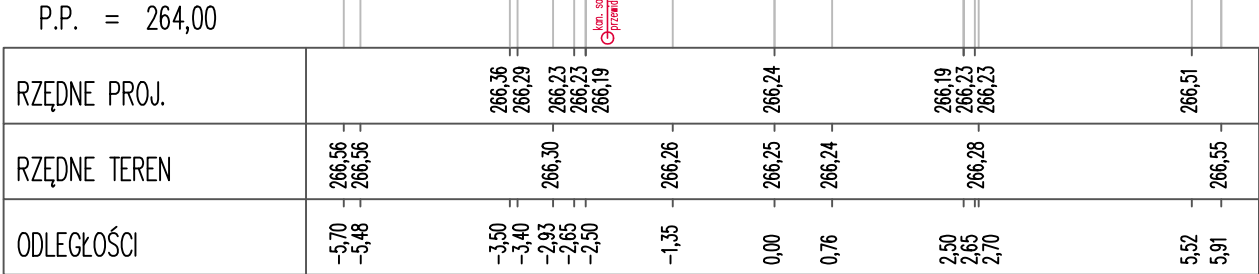


Pik = 0+059,37
Skala 1:100/100

☐ NASYP= 0,01m2
☐ WYKOP= 4,08m2

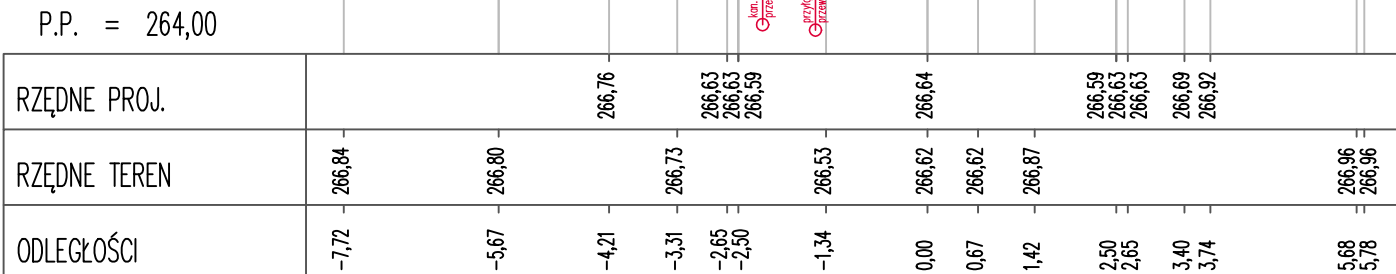


Pik = 0+078,92
Skala 1:100/100

☐ NASYP= 0,00m2
☐ WYKOP= 3,84m2

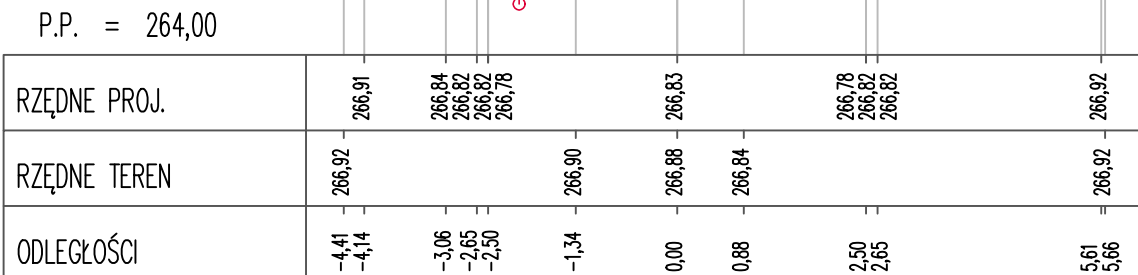


Pik = 0+010,23
Skala 1:100/100

☐ NASYP= 0,01m2
☐ WYKOP= 3,97m2

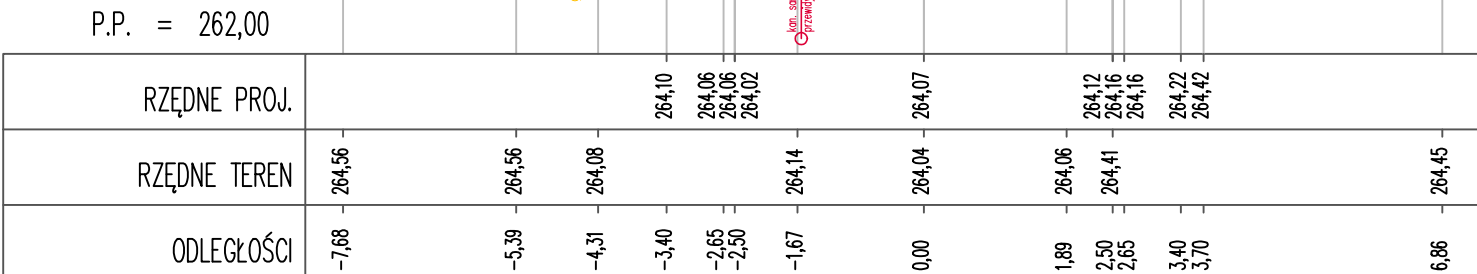


Pik = 0+025,66
Skala 1:100/100

☐ NASYP= 0,01m2
☐ WYKOP= 5,53m2

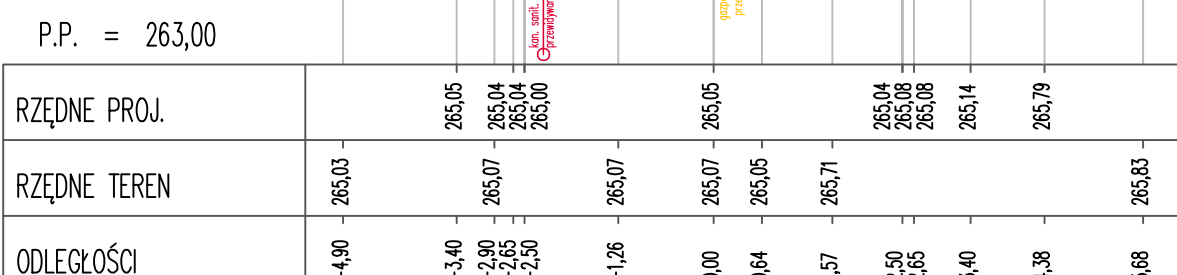


Pik = 0+101,61
Skala 1:100/100

☐ NASYP= 0,01m2
☐ WYKOP= 3,76m2

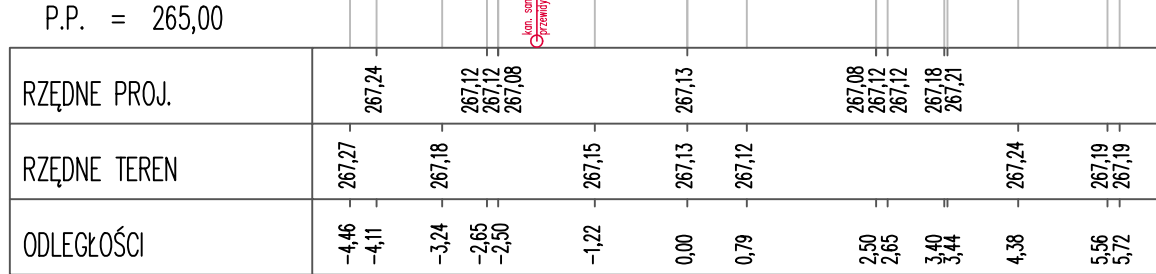


Pik = 0+113,56
Skala 1:100/100

☐ NASYP= 0,00m2
☐ WYKOP= 3,57m2

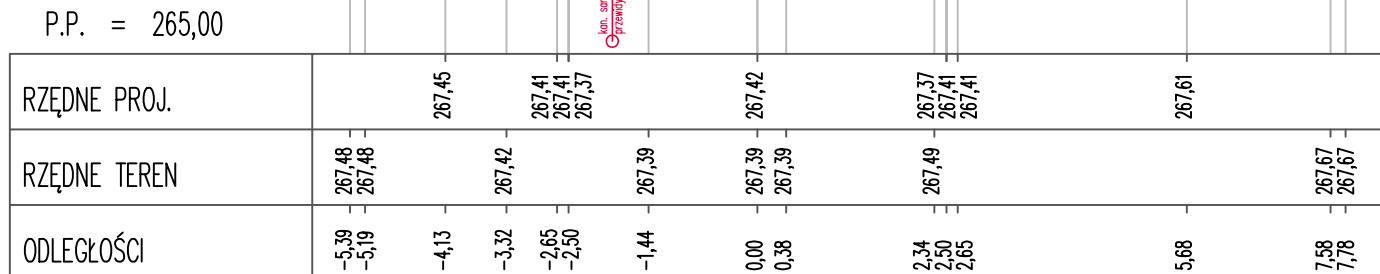

Pik = 0+128,52
Skala 1:100/100

☐ NASYP= 0,01m2
☐ WYKOP= 3,56m2

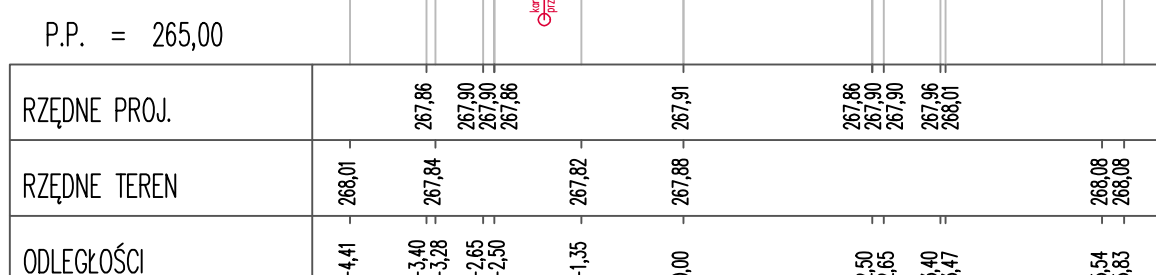

LEGENDA:
— granica działek
71 numery działek
— kabel teletechniczny przewidywana lokalizacja
— kabel energetyczny przewidywana lokalizacja
— linia napowietrzna nN
— wodociąg przewidywana lokalizacja
— kanalizacja deszczowa istniejąca i projektowana
— brama
— linia ogrodzenia
— teren istniejący

PROJEKTOWANIE - NADZORY KONDROT KAZIMIERZ 44-217 RYBNIK ul. Wandy 11/16			
INWESTOR:	GMINA ŚWIERKLANY 44-266 ŚWIERKLANY UL. KOŚCIELNA 85		
TYTUŁ OPRACOWANIA:	PRZEBUDOWA ŁĄCZNIKA UL. SPOKOJNEJ Z UL. POLNĄ W JANKOWICACH.		
TYTUŁ RYSUNKU:	PRZEKROJE POPRZECZNE.		
OPRACOWAŁ:	KAZIMIERZ KONDROT upr. bud. 658/84		Skala: 1:100/100
PROJEKTOWAŁ:	mgr inż. ROMAN LISIECKI upr. bud. SLK/3314/POOD/10		Data opracowania: 07.2025 r.
SPRAWDZIŁ:	mgr inż. GRZEGORZ POŁOMSKI upr. bud. SLK/5022/POOD/13		Rys nr: 4 PT