
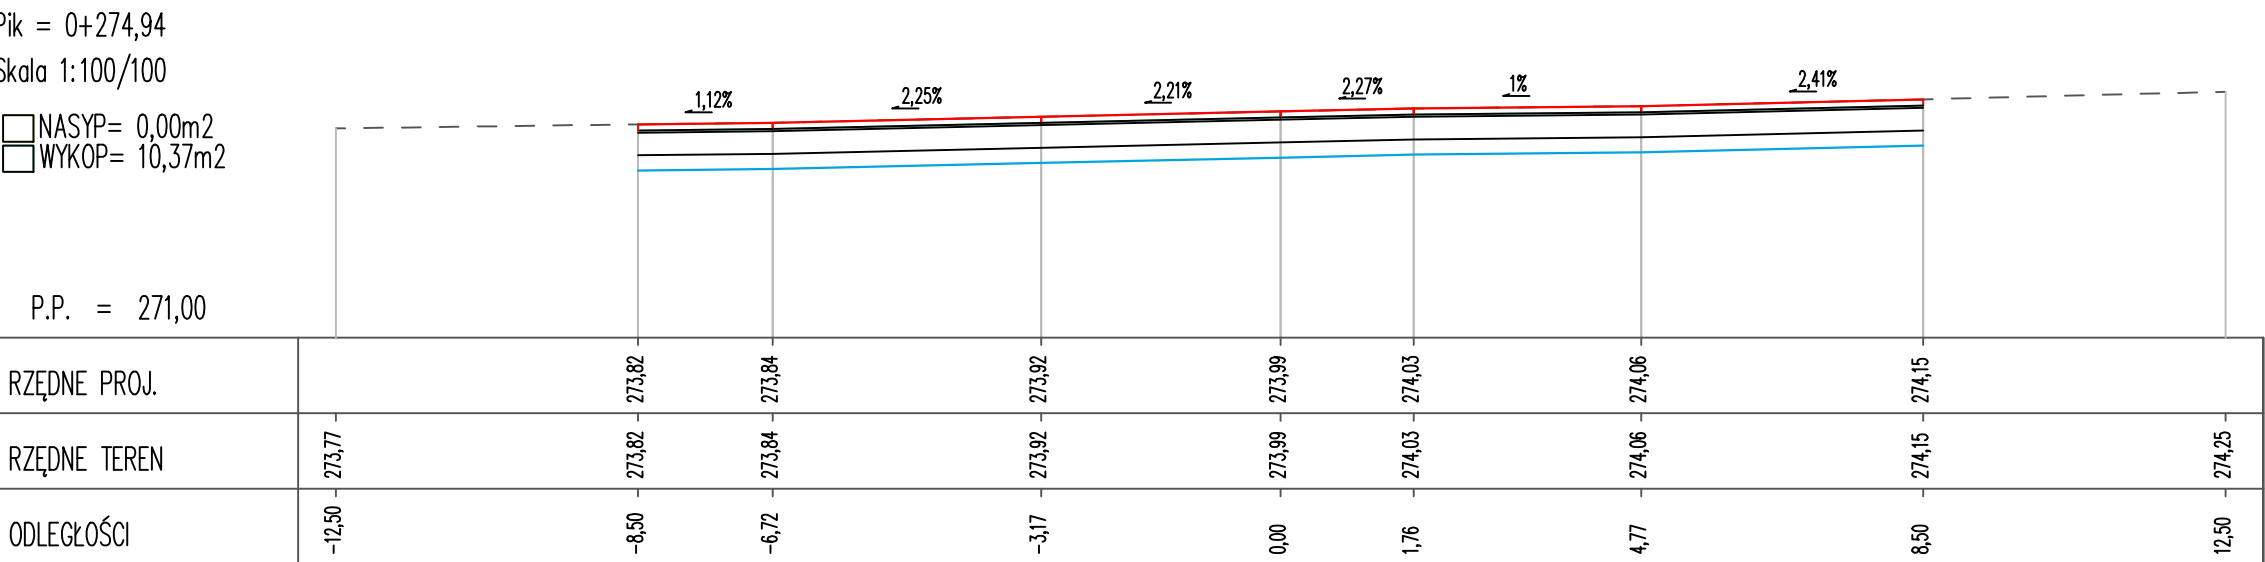
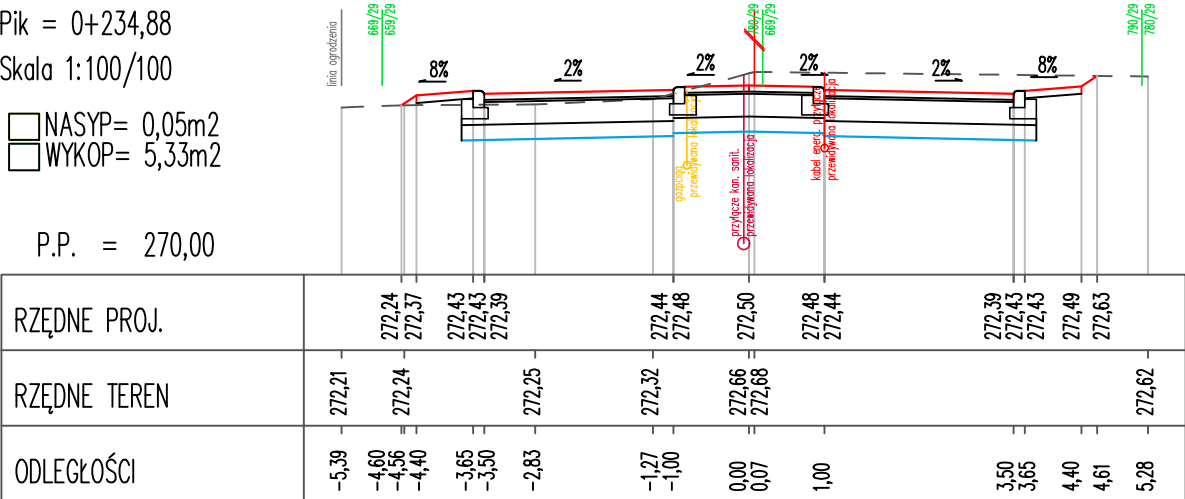
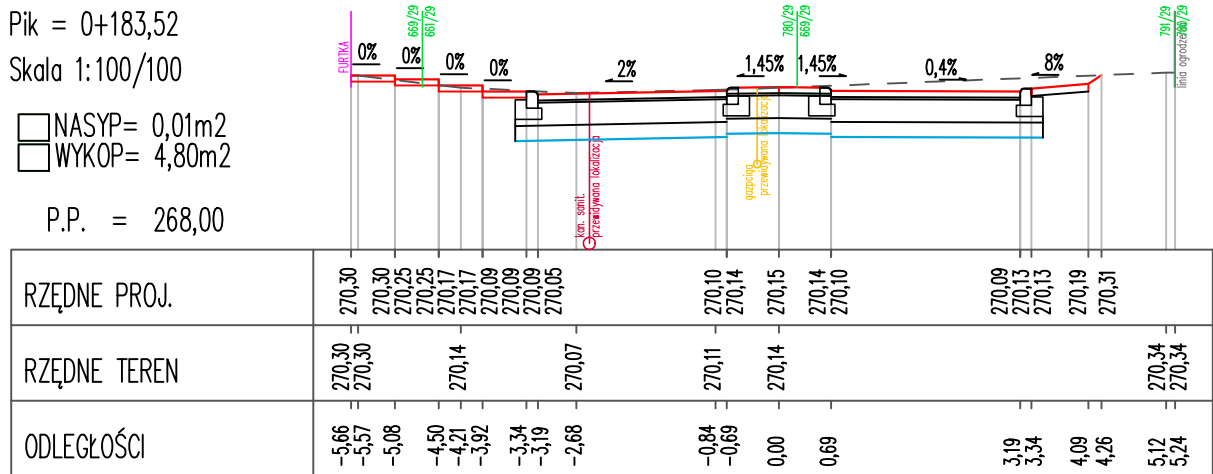
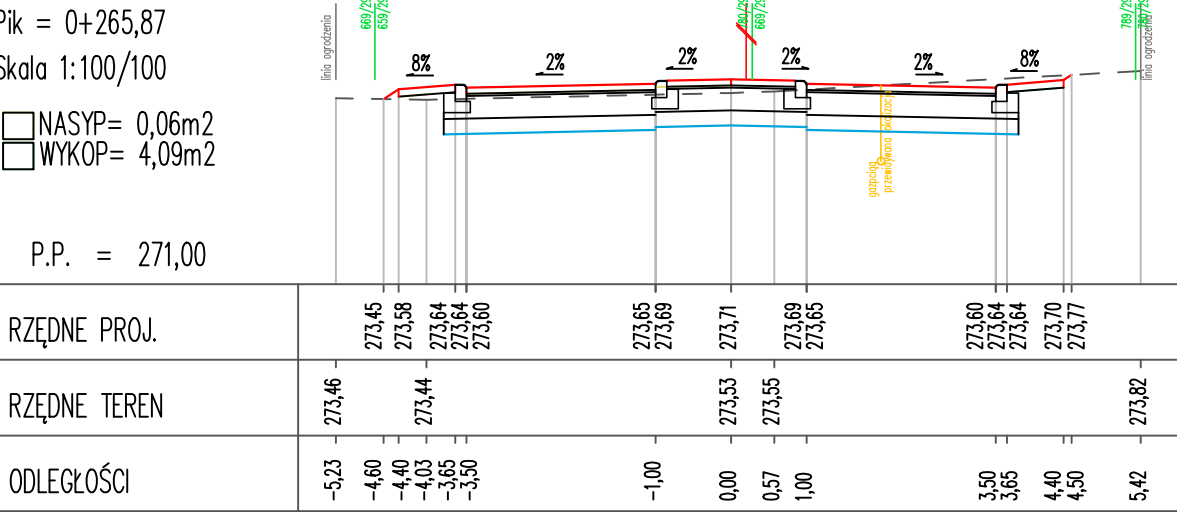
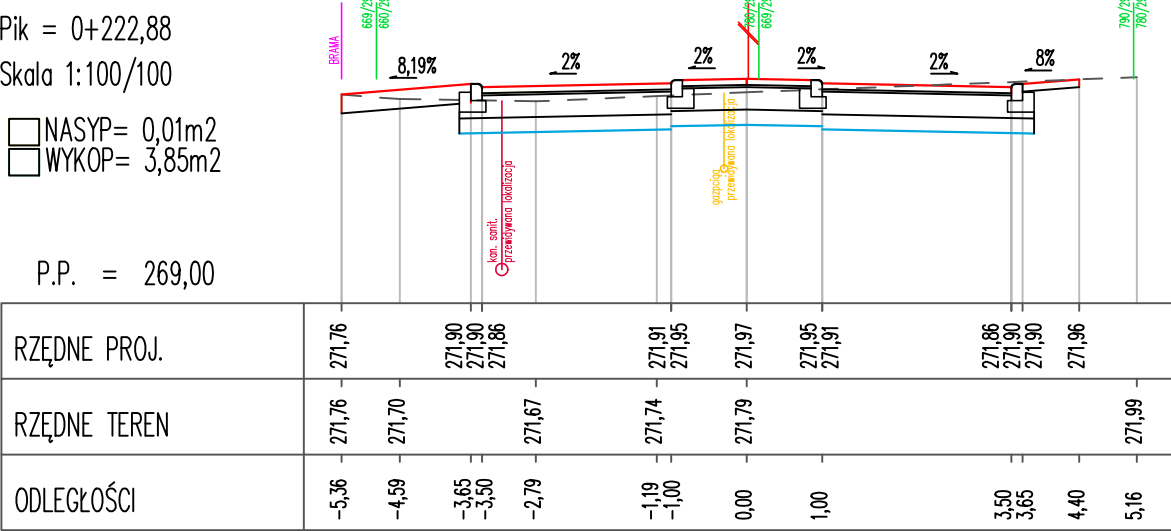
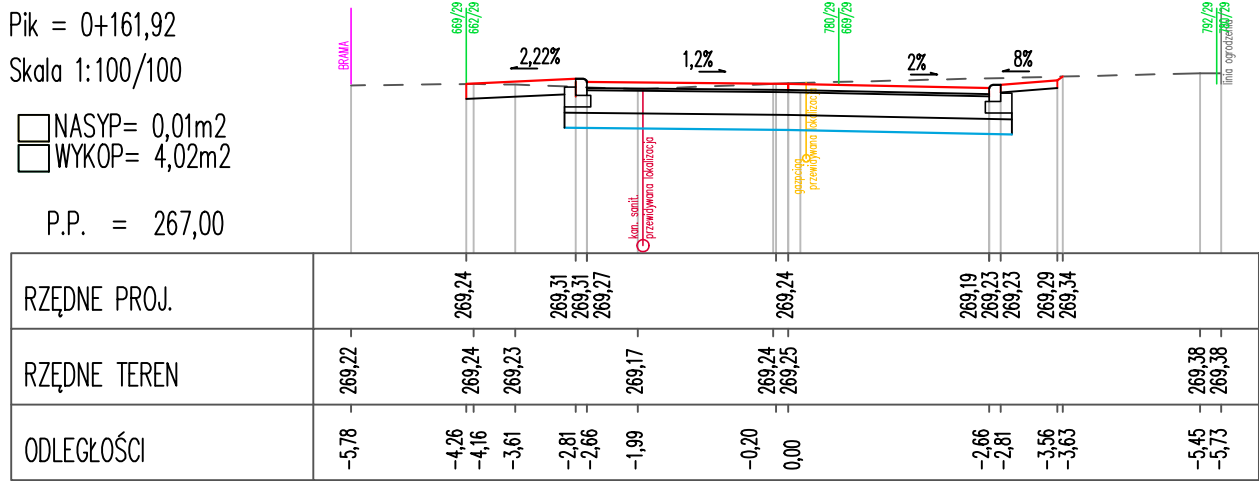
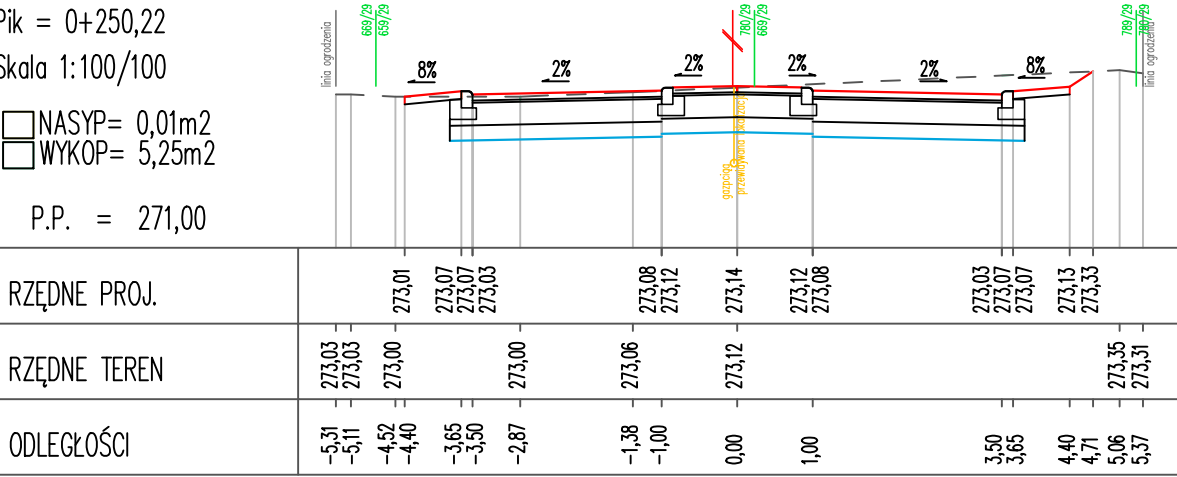
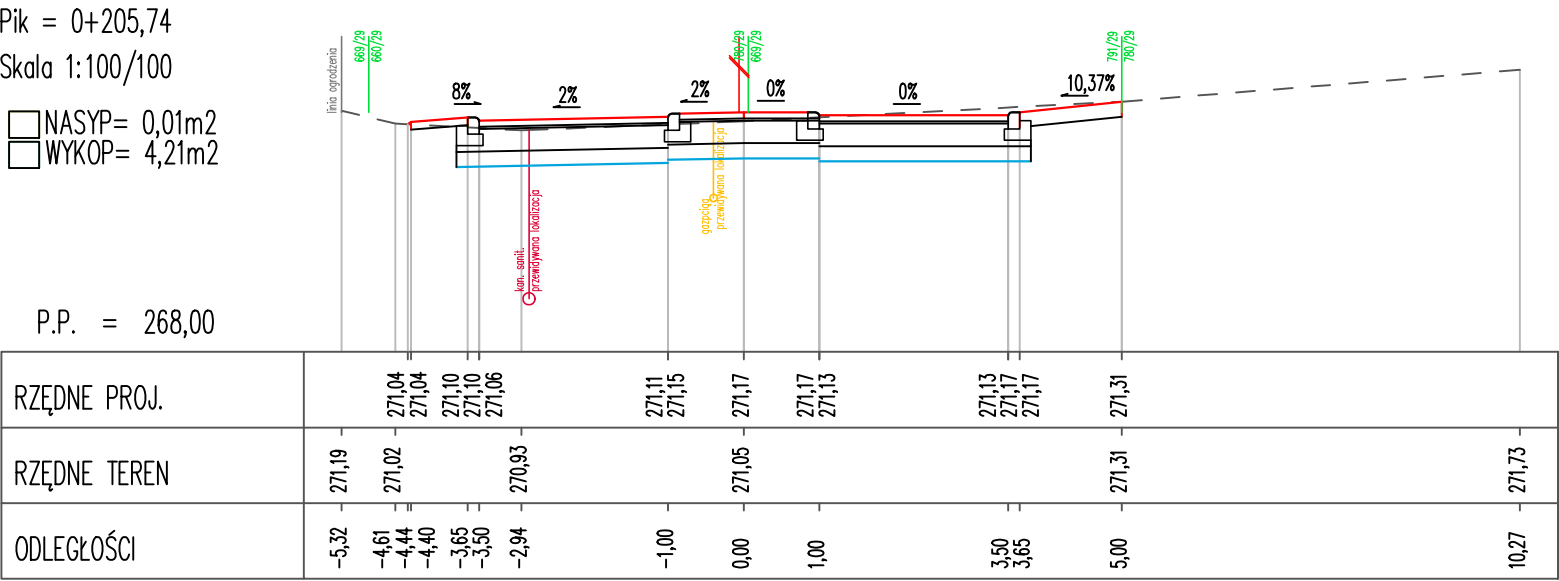


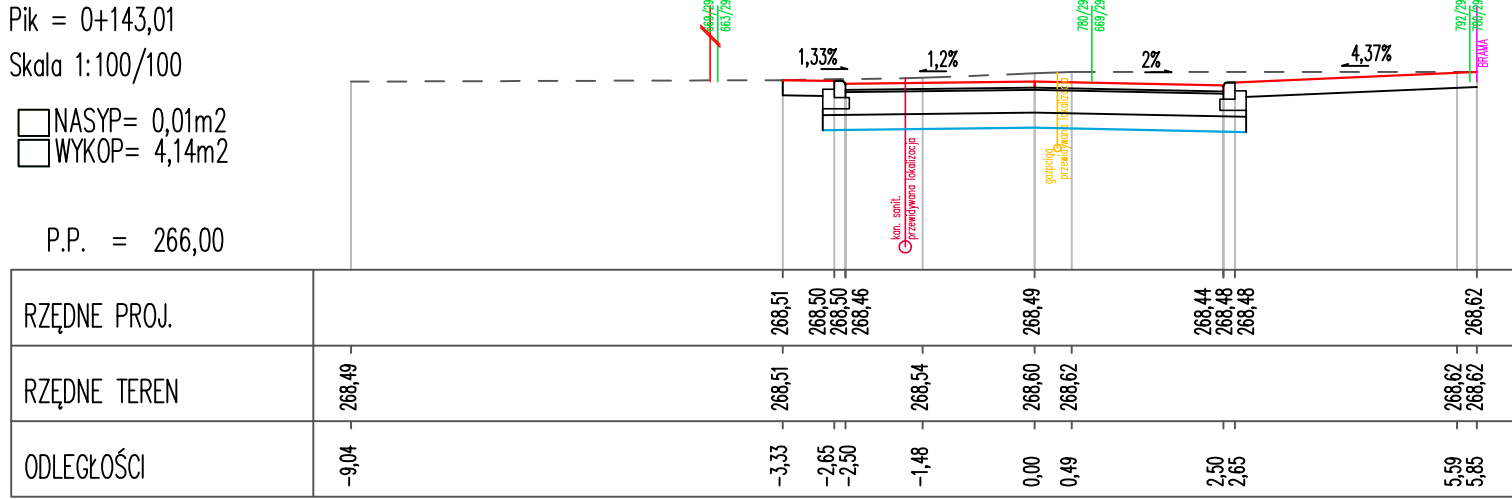

- LEGENDA:
- granicz działek
 - numery działek
 - kabel teletechniczny przewidywana lokalizacja
 - kabel energetyczny przewidywana lokalizacja
 - linia napowietrzna nN
 - wodociąg przewidywana lokalizacja
 - kanalizacja deszczowa istniejąca i projektowana
 - linia ogrodzenia
 - teren istniejący

PROJEKTOWANIE - NADZORY KONDROT KAZIMIERZ 44-217 RYBNIK ul. Wandy 11/16			
INWESTOR:	GMINA ŚWIERKLANY 44-266 ŚWIERKLANY UL. KOŚCIELNA 85		
TYTUŁ OPRACOWANIA:	PRZEBUDOWA ŁĄCZNIKA UL. SPOKOJNEJ Z UL. POLNĄ W JANKOWICACH.		
TYTUŁ RYSUNKU:	PRZEKROJE POPRZECZNE.		
OPRACOWAŁ:	KAZIMIERZ KONDROT upr. bud. 658/84		Skala: 1:100/100
PROJEKTOWAŁ:	mgr inż. ROMAN LISIECKI upr. bud. SLK/3314/POOD/10		Data opracowania: 07.2025 r.
SPRAWDZIŁ:	mgr inż. GRZEGORZ POŁOMSKI upr. bud. SLK/5022/POOD/13		Rys nr: 5 PT