


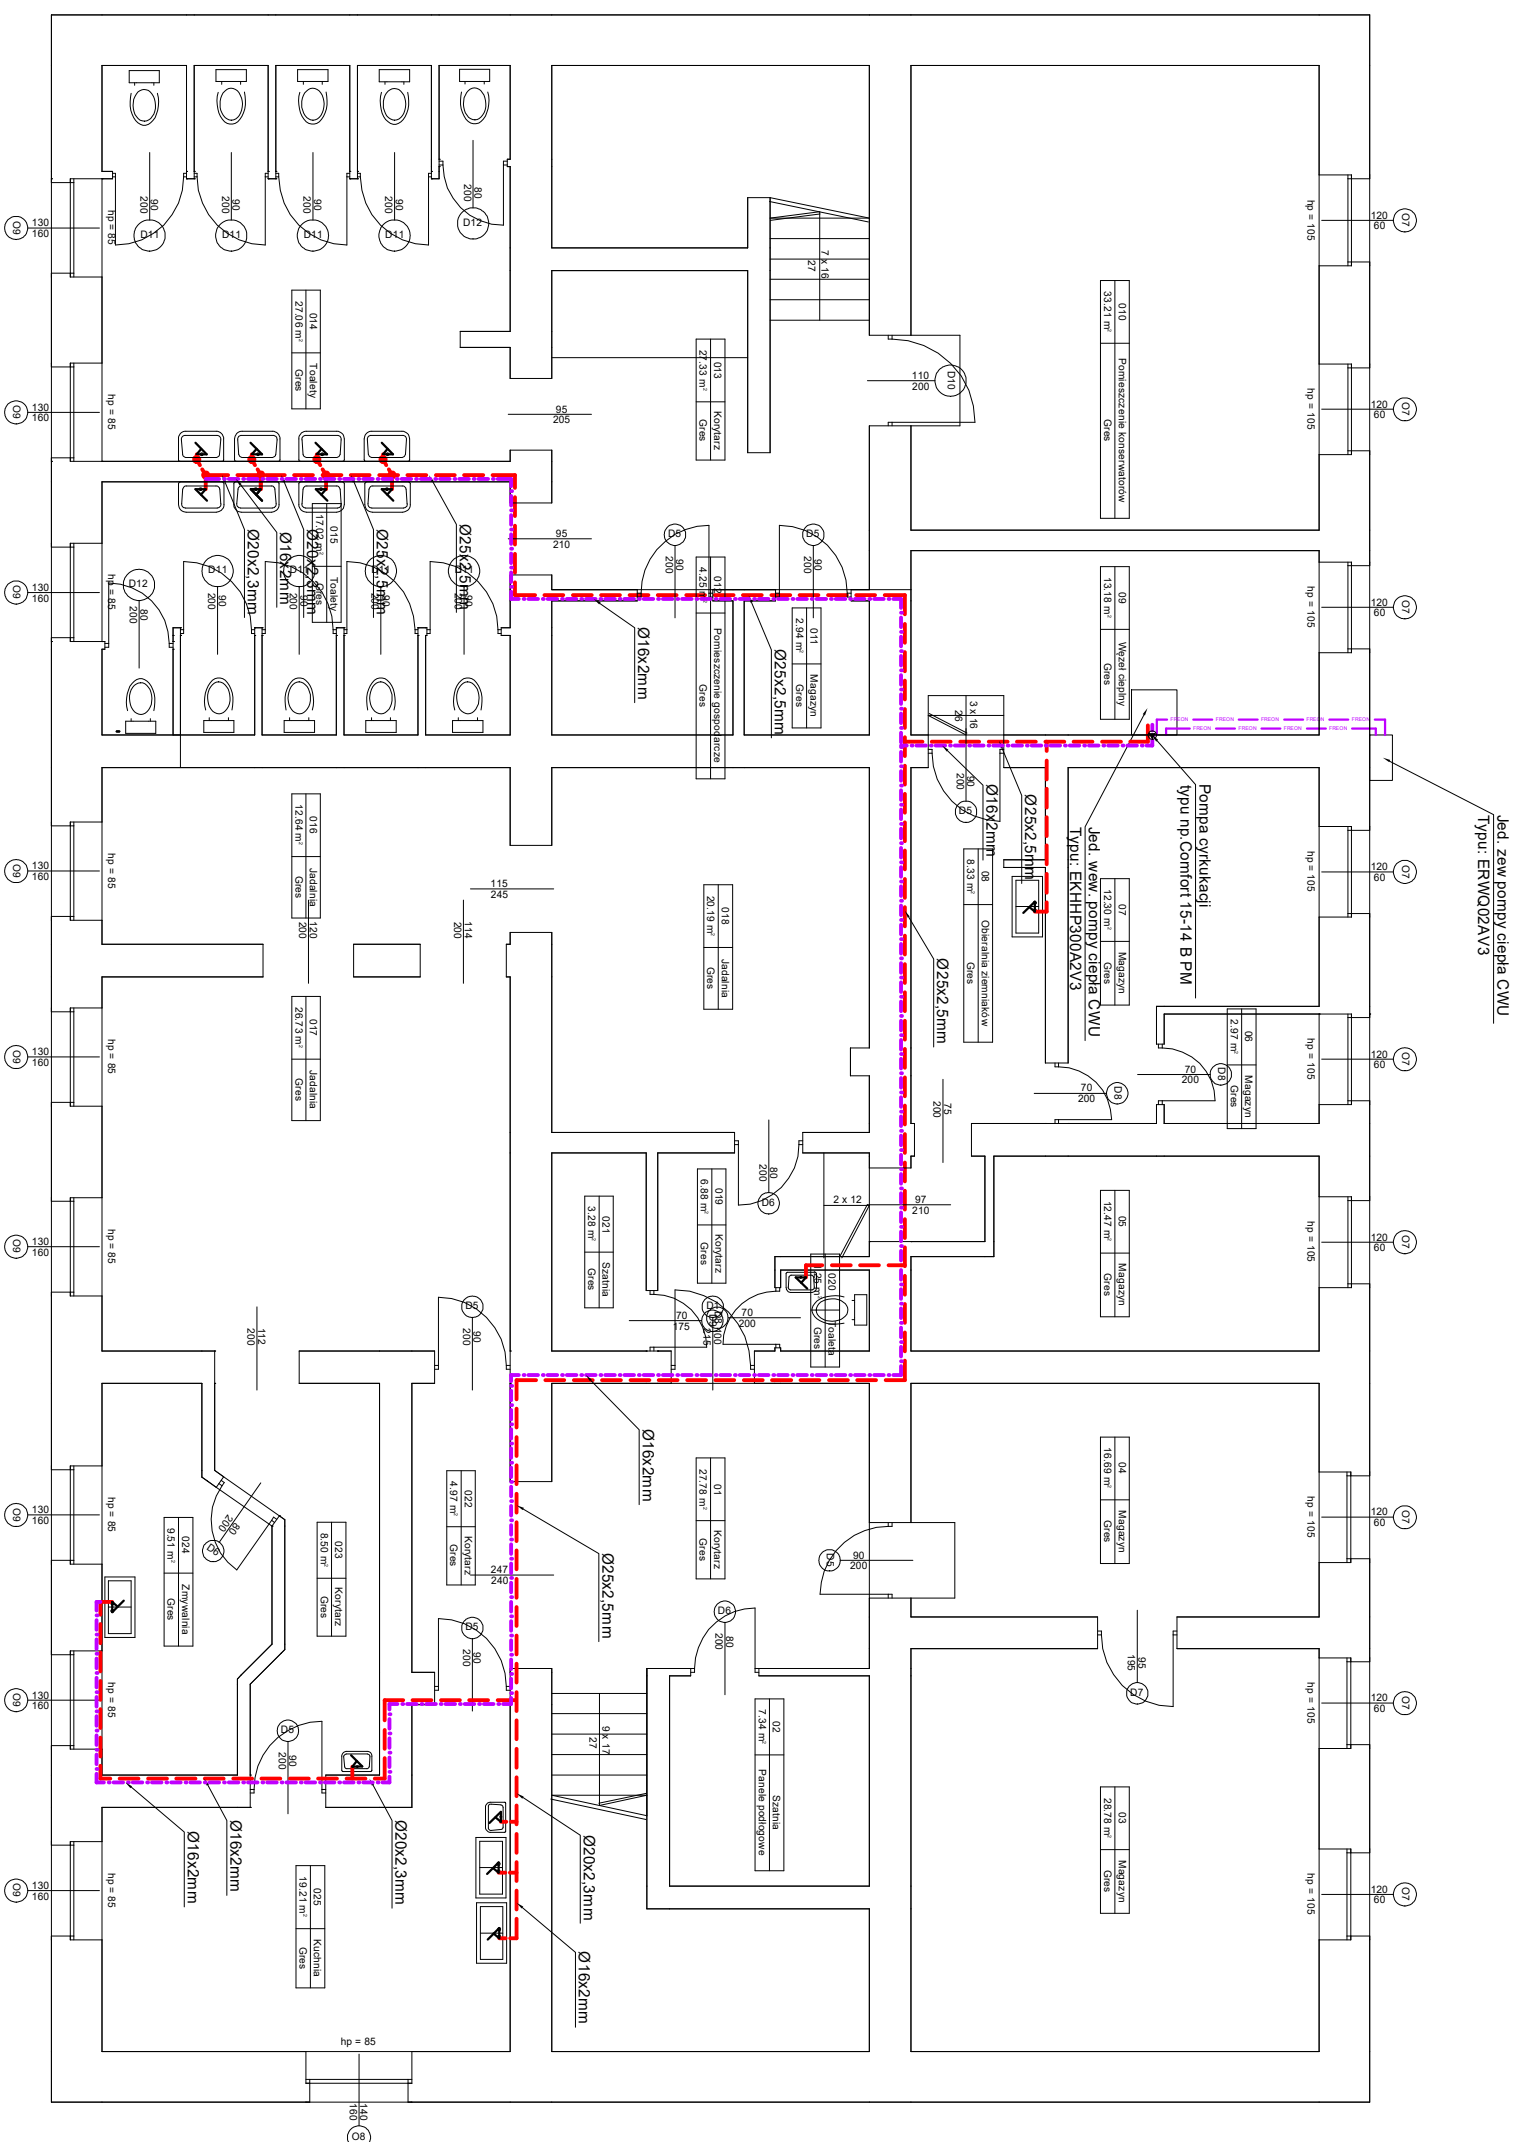

LEGENDA:

- inst. CWU
- cyrkulacja CWU
- inst. freonowa

Rys. Nr 01		06-2023
RZUT PIWNIC		
INSTALACJA CWU		
skala 1:100		
INSTALACJE SANITARNE		
POPRAWA EFEKTYWNOŚCI ENERGETYCZNEJ BUDYNKÓW ZESPOŁU SZKOLNO-PRZEDSZKOLNEGO RESZEL, UL. CHROBREGO 5A		
BIURO INŻYNIERSKIE ANNA GONTARZ-BAGIŃSKA 80-299 Nowy Świat, ul. Nad Jeziorem 13		
Opracował:	tech. Leszek Gontarz	
Projektował:	inż. Daniel Łogiszyniec upr.68/GD/00 w spec. instalacyjnej	