


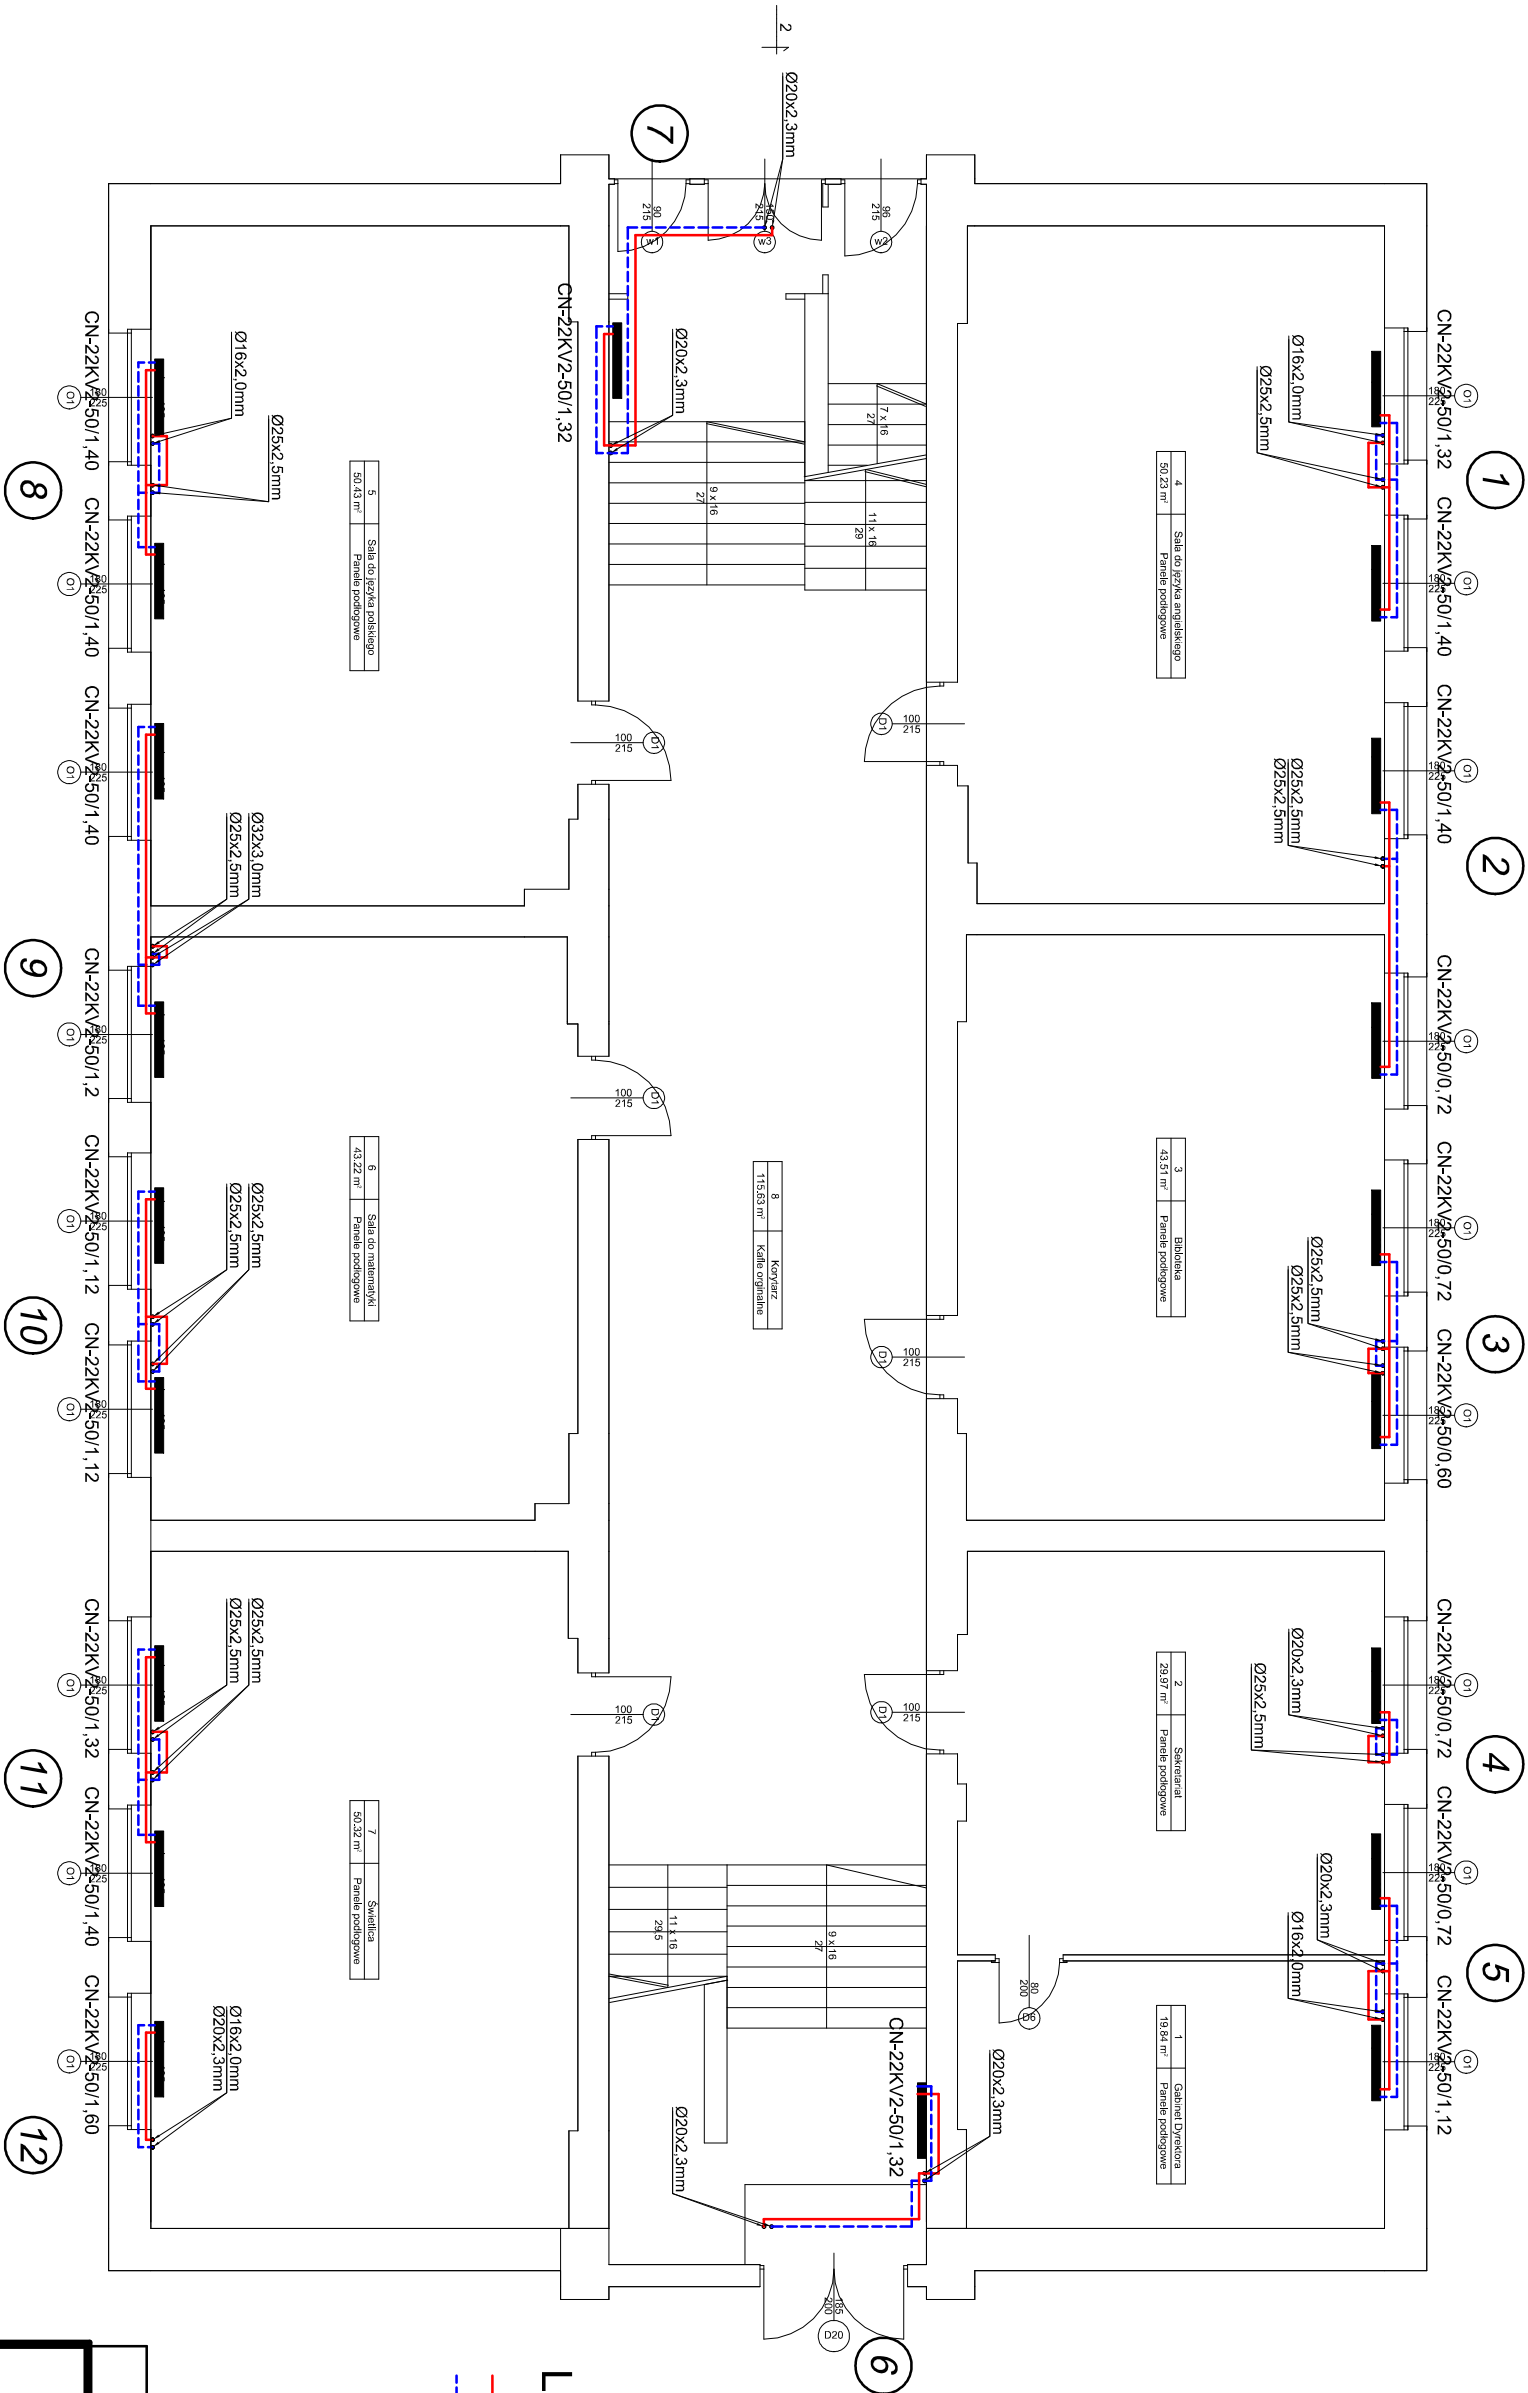

LEGENDA:

inst. CO zasilanie

inst. CO powrót

grzejniki płytowe

Rys. Nr 03

06-2023

RZUT PARTERU

INSTALACJA CO

skala 1:100

INSTALACJE SANITARNE

POPRAWA EFEKTYWNOŚCI ENERGETYCZNEJ BUDYNKÓW ZESPOŁU SZKOLNO-PRZEDSZKOLNEGO RESZEL, UL. CHROBREGO 5A

BIURO INŻYNIERSKIE

ANNA GONTARZ-BAGIŃSKA

80-299 Nowy Świat, ul. Nad Jeziorem 13

Opracował: inż. Leszek Gontarz

Projektował: inż. Daniel Łogiszyniec

upr. 68/GD/00 w spec. instalacyjnej