
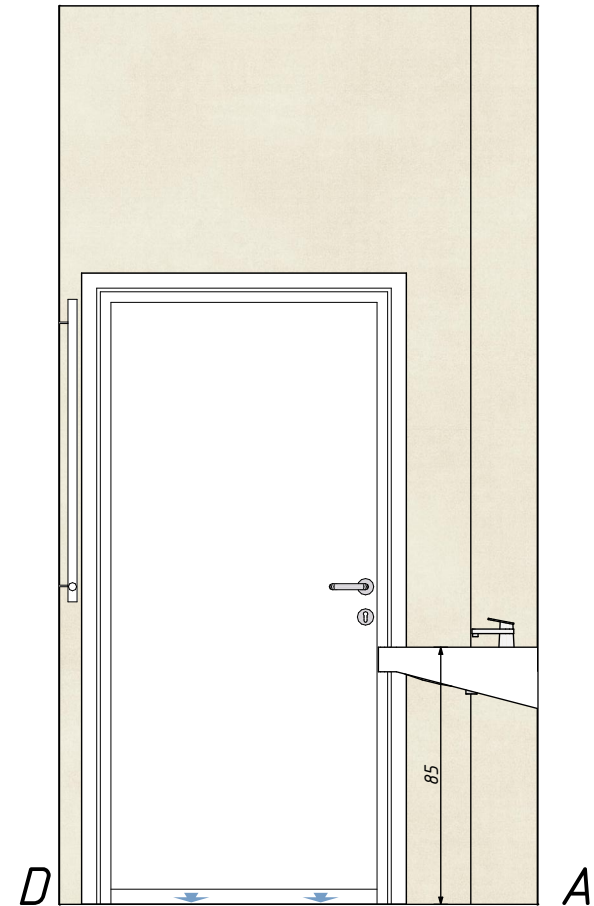
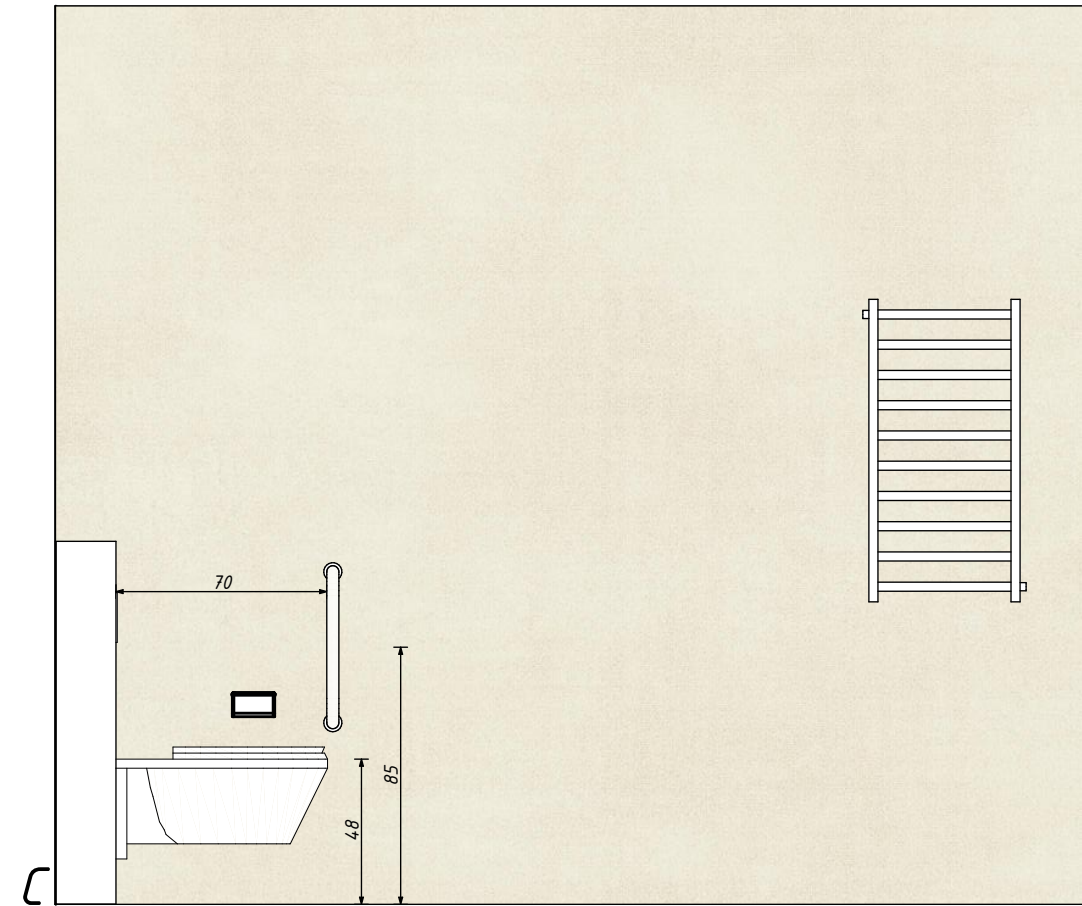
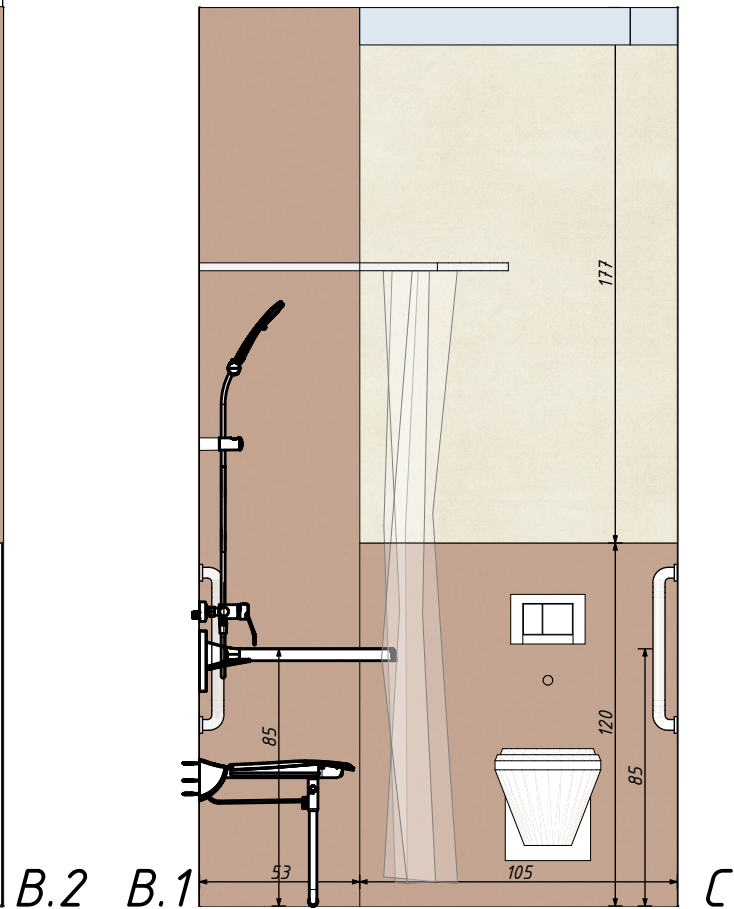
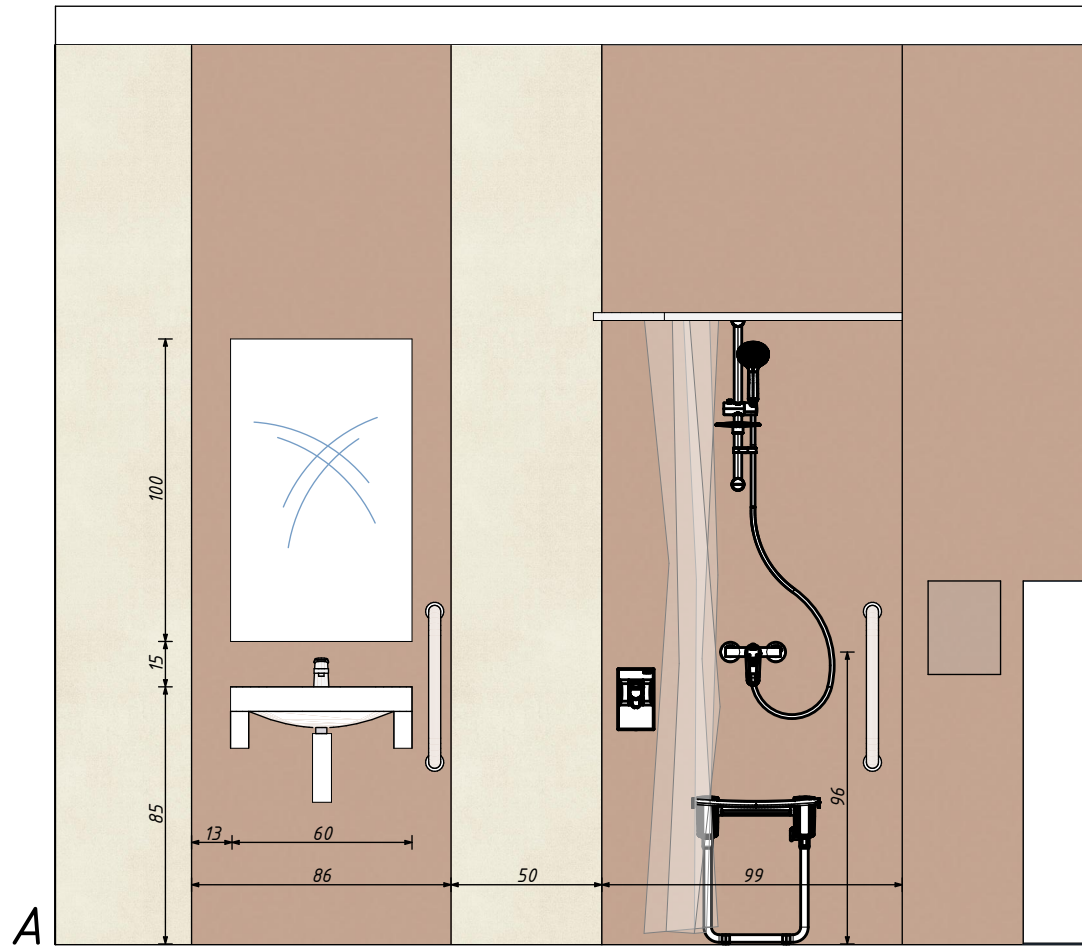


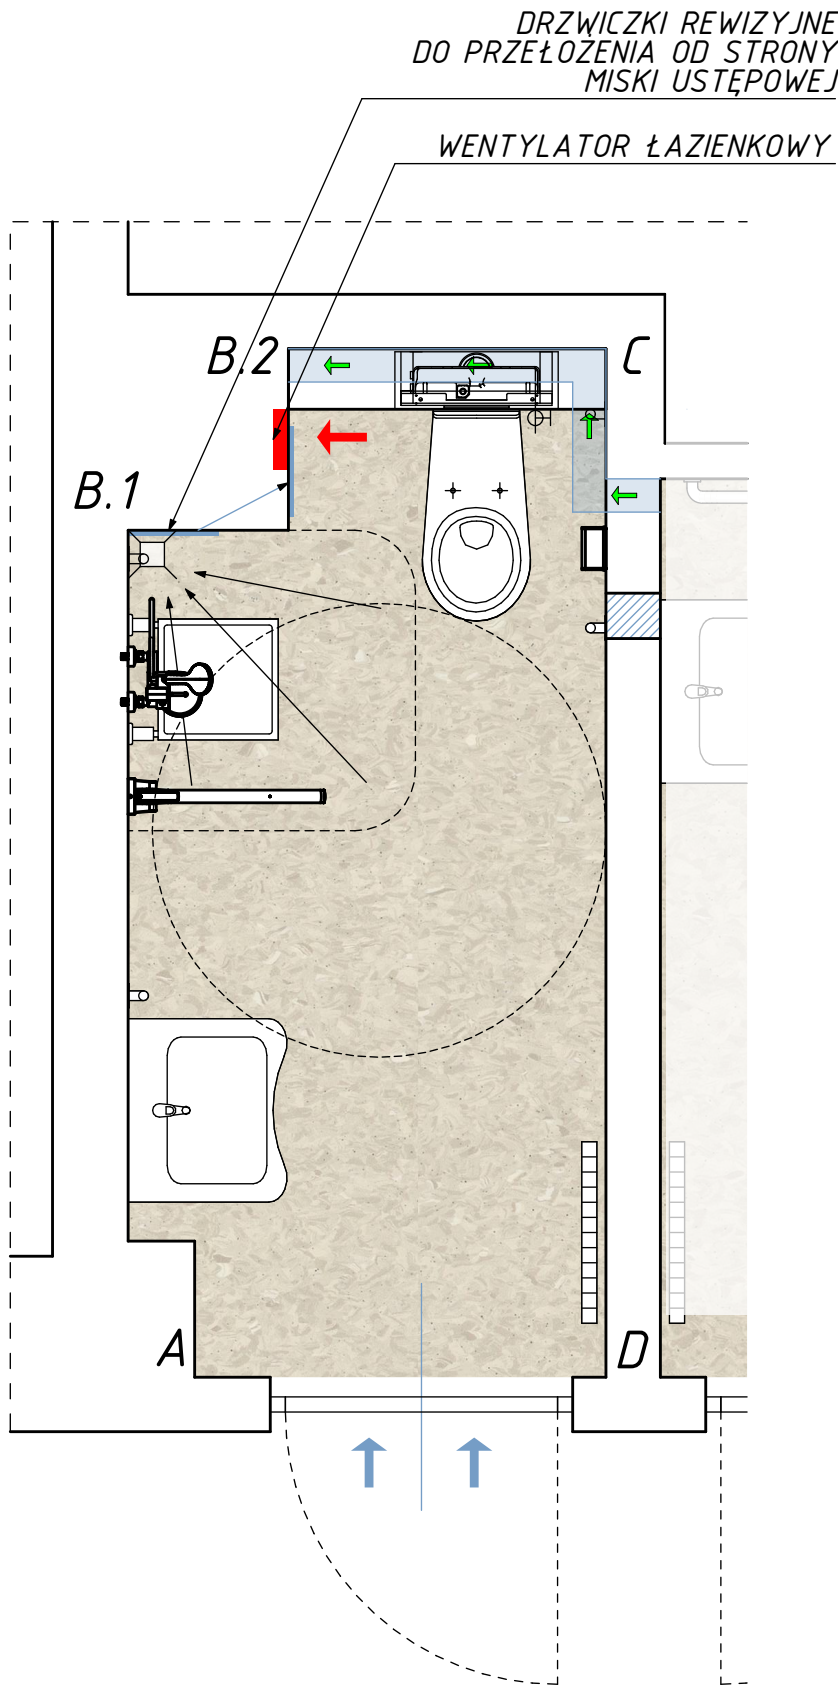

14 4,96m<sup>2</sup> h=2,97m  
ŁAZIENKA

POSADZKA:  
WYKŁADZINA TYPU:  
GRANIT SAFE.T, GRANIT LIGHT  
SAND 0507, BEŻ  
ANTYPOŚLIZGOWA, POMIESZCZENIA MOKRE

Typ produktu wg ISO: Wykładziny  
podłogowe z PCW z cząsteczkami  
wpływającymi na polepszenie  
właściwości antypoślizgowych  
Klasyfikacja obiektowa: 34 Very Heavy  
Klasyfikacja przemysłowa:  
43 Intensywne nałożenie ruchu  
Grubość catkowiła: 2 mm

PRODUKT UZGODNIĆ Z INWESTOREM

ŚCIANA:

WYKŁADZINA ŚCIENNA TYPU:  
Aquarelle Wall HFS  
NA PEŁNĄ WYSOKOŚĆ POMIESZCZENIA  
Typ produktu wg ISO: Winiłowe  
wykładziny ściennie w rolkach  
Grubość catkowiła: 0,92 mm  
Waga catkowiła: 1500 g/m<sup>2</sup>  
Grubość warstwy użytkowej: 0,12 mm

PRODUKT UZGODNIĆ Z INWESTOREM

DOPUSZCZA SIĘ ZASTOSOWANIE INNYCH OKŁADZIN ŚCIENNYCH I PODŁOGOWYCH  
NP. GRESOWYCH

Legenda:

- wykładzina typu: Granit Safe.T Granit Light  
Sand 0507, antypoślizgowa, pomieszczenia mokre / beż
- wykładzina ścienna typu: Aquarelle Wall HFS  
Rustic Velvet Copper / beż
- wykładzina ścienna typu: Aquarelle Wall HFS  
Terracota/terakota
- projektowany grzejnik elektryczny

ul. Nadbrzeżna 17/86  
66-400 Gorzów Wielkopolski  
692 061 234 :T  
koralewski@apajk.pl :M

Nazwa obiektu budowlanego/inwestycji:

Przebudowa i remont związany ze zmianą aranżacji części pomieszczeń  
kondygnacji parteru Domu Pomocy Społecznej Nr 1 im. Marie Juchacz

Adres inwestycji:

ulica: Podmiejska Boczna 10  
miejscowość: 66-400 Gorzów Wielkopolski  
nr działki: 2086/1

Tytuł rysunku:

Rozwinięcia ścian , pomieszczenie 14, łazienka

Stadium projektu :

- ☐ projekt zagospodarowania terenu  
☐ projekt architektoniczno-budowlany  
☐ projekt techniczny  
☐ projekt wykonawczy  
☒ projekt koncepcyjny

Projektant:

mgr inż. arch. Jakub Koralewski  
upr. bud. w specj. architektonicznej  
do projektowania bez ograniczeń  
nr LOIA/20/2006/Gw, LU-0136

Data: 29.10.2025

Numer rysunku:

Branża :

- ☒ architektura  
☐ konstrukcja  
☐ instalacje sanitarne  
☐ instalacje elektryczne  
☐ drogi

Podpis:

Skala : 1:25