


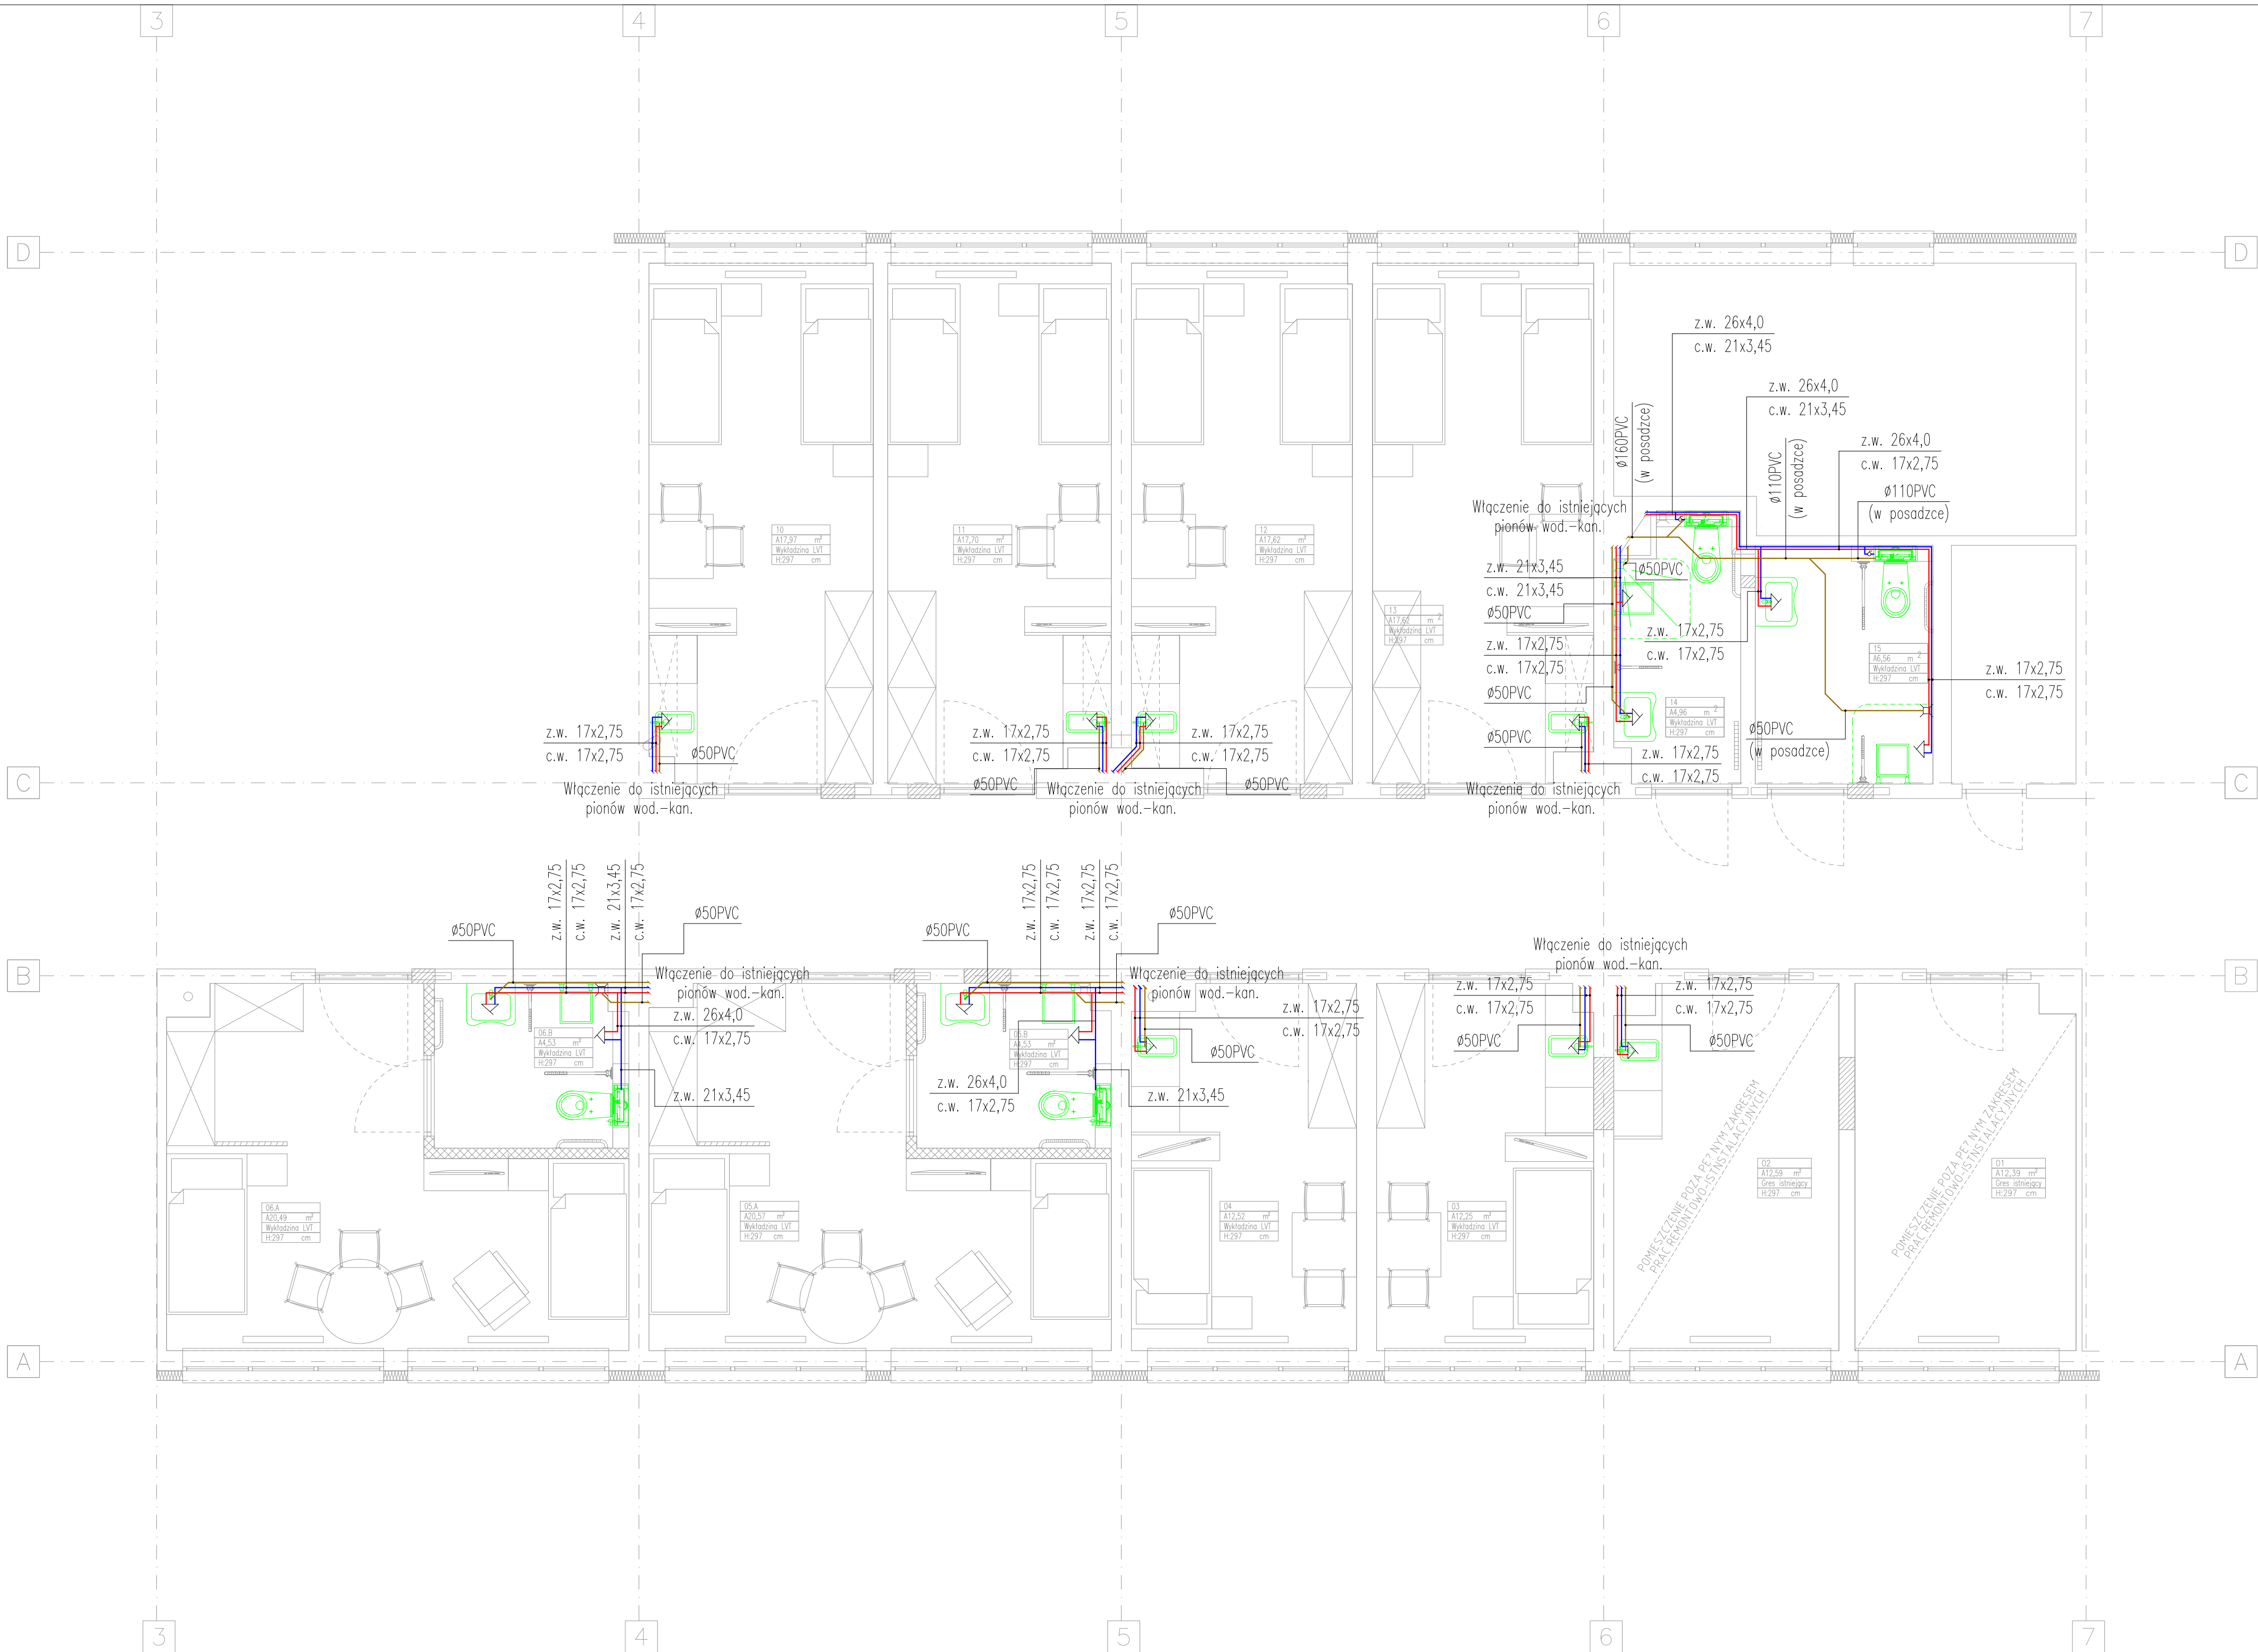

LEGENDA:

- zimna woda (rura wielowarstwowa)
- ciepła woda (rura wielowarstwowa)
- kanalizacja sanitarna (rury PVC)

APAJK ARCHITEKCI sp. z o. o. ul. Nadbrzeżna 17/86
66-400 Gorzów Wielkopolski
692 061 234 :T
koralowski@apajk.pl :M

Nazwa obiektu budowlanego/inwestycji:
Przebudowa związana ze zmianą aranżacji części pomieszczeń
kondygnacji parteru Domu Pomocy Społecznej Nr 1 im. Marie Juchacz

Adres inwestycji:
ulica: Podmiejska Boczna 10
miejscowość: 66-400 Gorzów Wlkp.
nr działki: 2086/1

Tytuł rysunku:
Rzut parteru instalacja wod.-kan.

- | | |
|---|--|
| Stadium projektu: | Branża: |
| ☐ projekt zagospodarowania terenu | ☐ architektura |
| ☐ projekt architektoniczno-budowlany | ☐ konstrukcja |
| ☐ projekt techniczny | ☒ instalacje sanitarne |
| ☐ projekt wykonawczy | ☐ instalacje elektryczne |
| ☒ projekt koncepcyjny | ☐ drogi |

Projektant:
mgr inż. Tomasz Łochiński
upr. w specjalności sanitarnej
bez ograniczeń, nr SLK/6420/PWBS/15

Podpis:

Data: 29.10.2025 Skala: 1:50

Numer rysunku: