


RZUT DACHU
SKALA 1:100

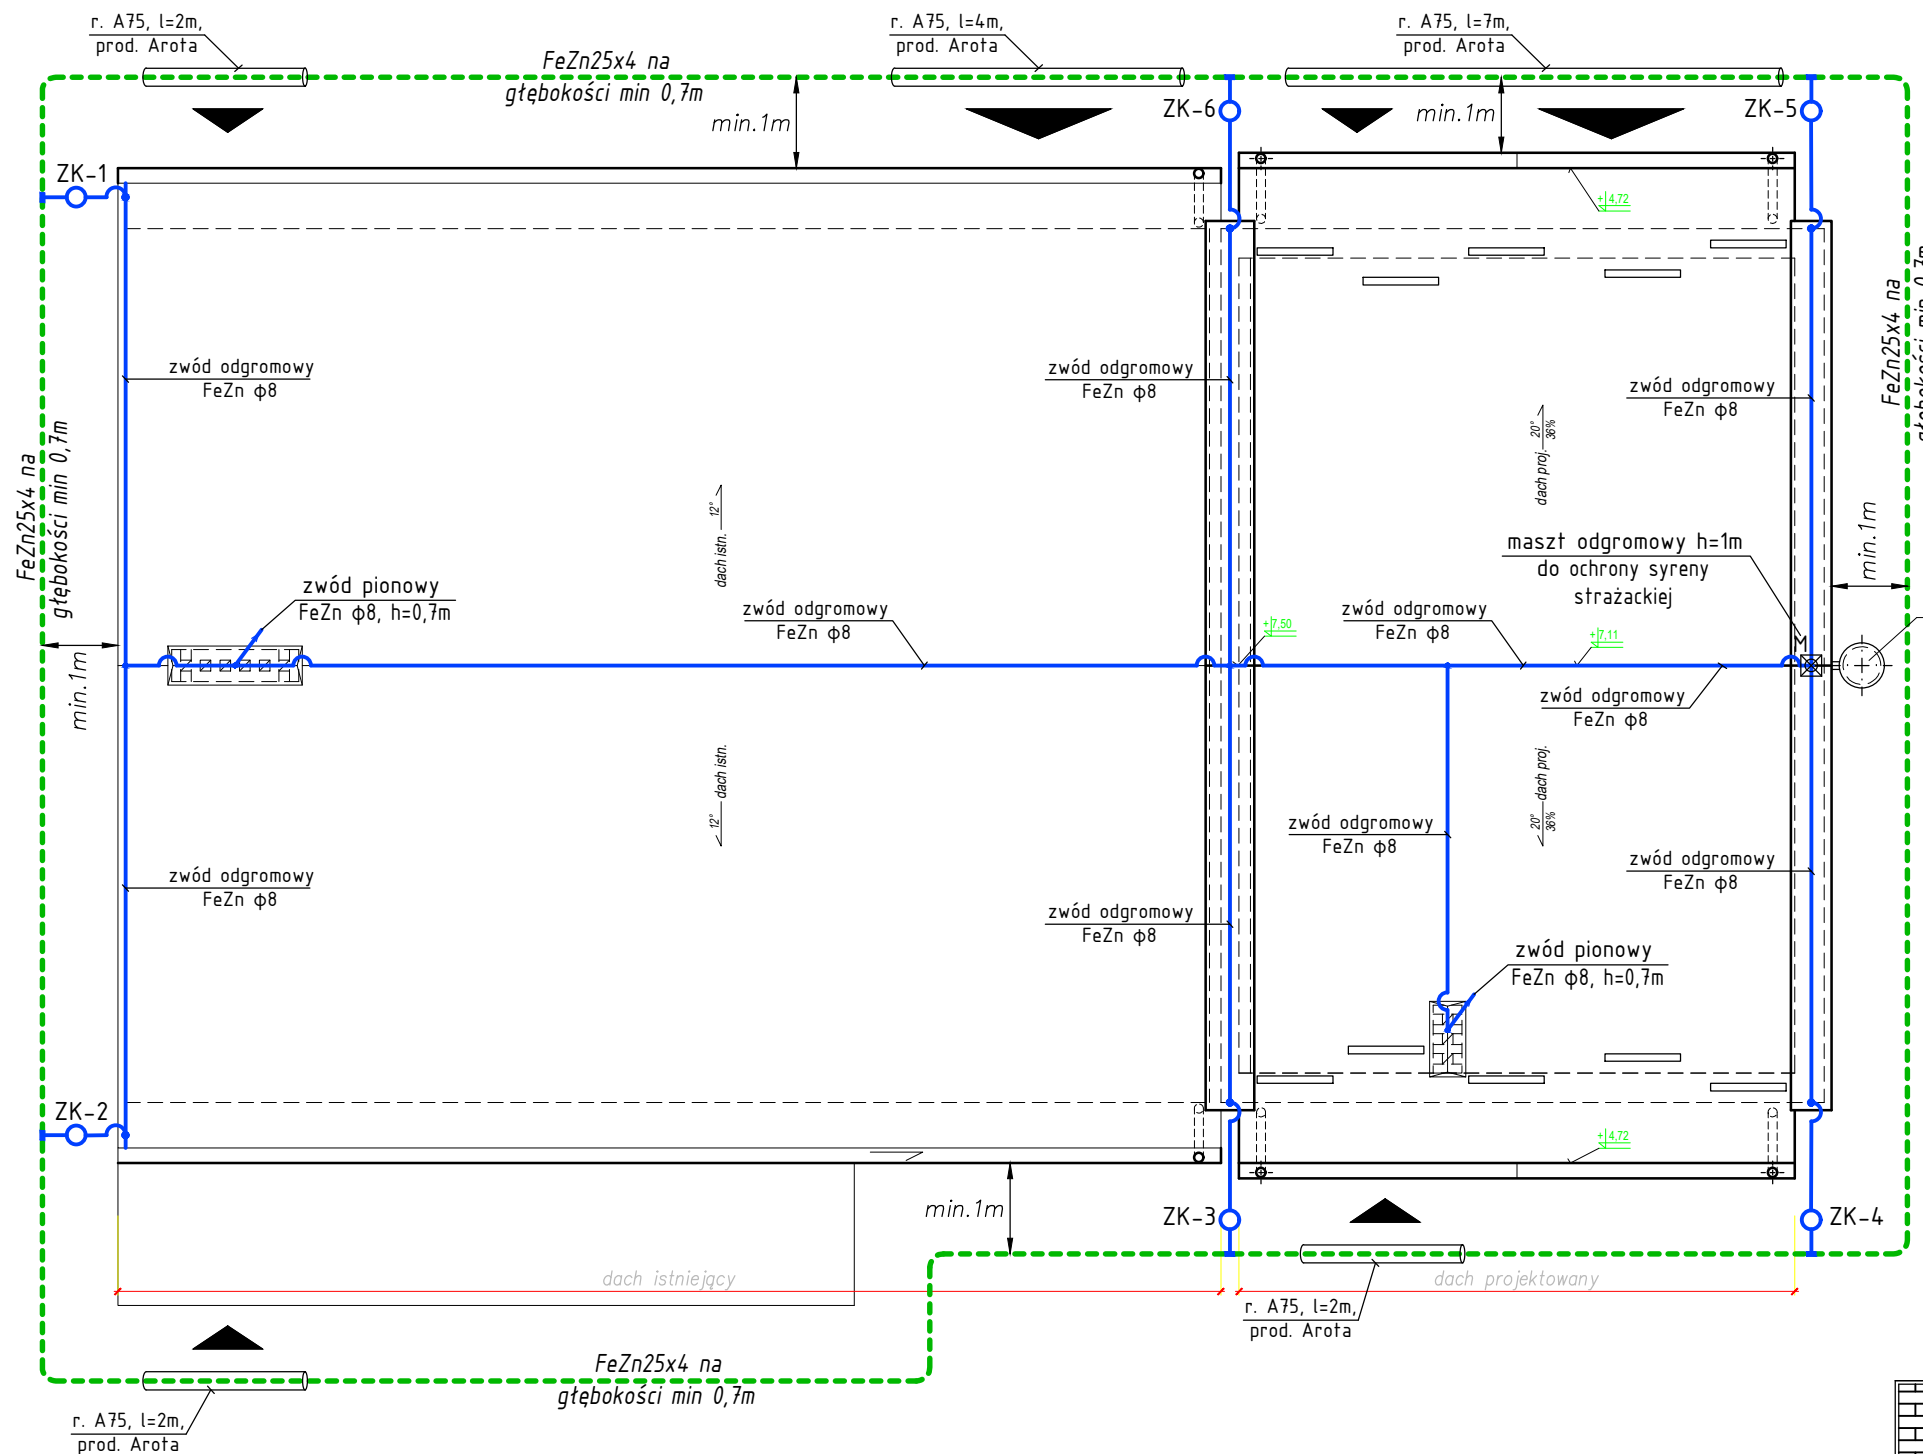

- OZNACZENIA:**
- ZK - złącze kontrolne w skrzynce probierczej
 - zwód instalacji odgromowej FeZnφ8;
 - uziom instalacji odgromowej FeZn25x4;
 - M - maszt odgromowy jednolity FeZn φ12, h=1m z mocowaniem gąsiorowym.

UWAGI:

- Zwody odgromowe poziome wykonać drutem stalowym FeZnφ8 prowadzonym na uchwytach przykręcanych h=12cm.
- Na kominach wykonać zwody odgromowe pionowe drutem stalowym FeZnφ8, h=0,7m ponad poziom komina.
- Przewody odprowadzające wykonać drutem stalowym FeZnφ8 układanym w części projektowanej pod ociepleniem budynku w rurkach samogasnących φ20, przystosowanych do instalacji odgromowych. W części istniejącej budynku przewody odprowadzające układać n/t na uchwytach wkręcanych.
- Złącza kontrolne ZK instalować na wys. ok. 0,5m od podłoża.
- Projektowany uziom instalacji odgromowej wykonać jako otokowy taśmą stalową FeZn25x4 układaną na głębokość 0,7m w odległości min 1m od fundamentów budynku.
- Rezystancja uziomu $R \leq 10 \Omega$.
- Wykonać zabezpieczenia antykorozyjne wszystkich połączeń instalacji odgromowej.

KONZBUD	
---	--