
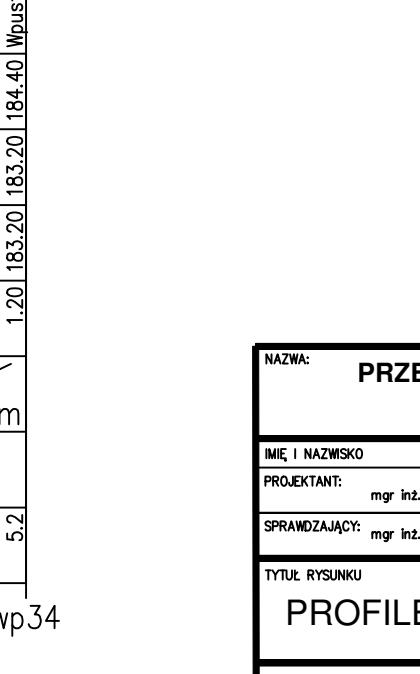
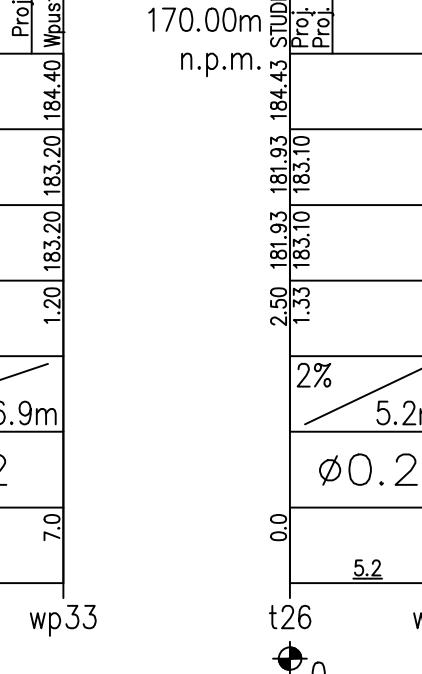
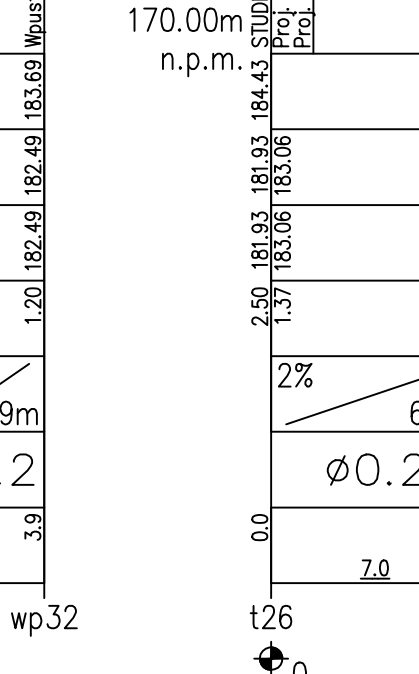
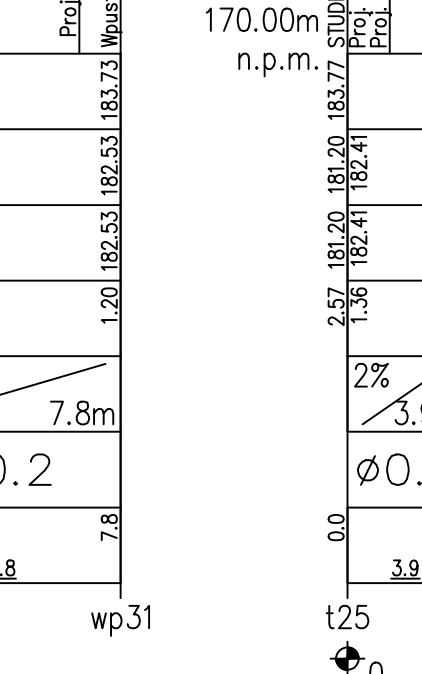
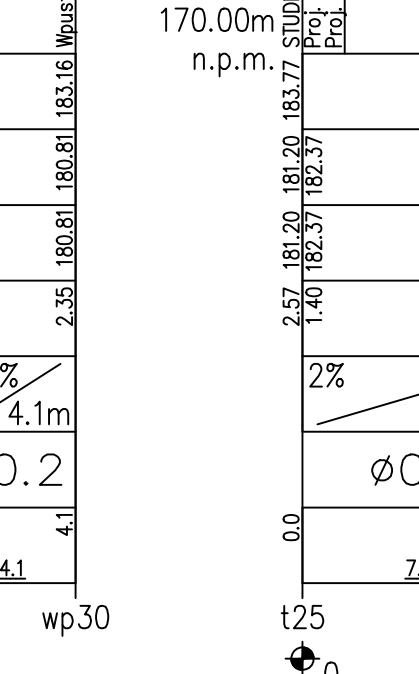
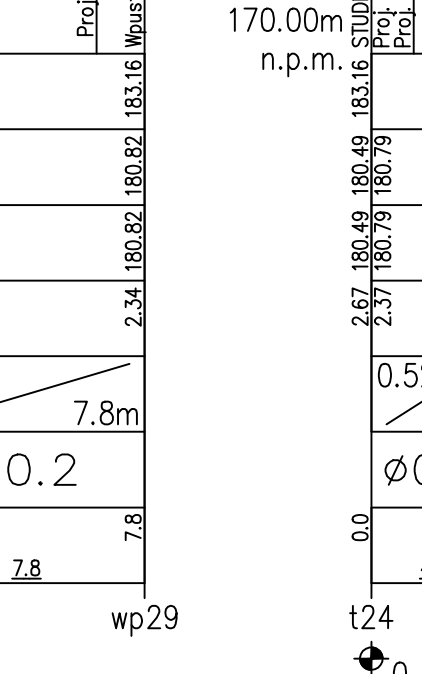
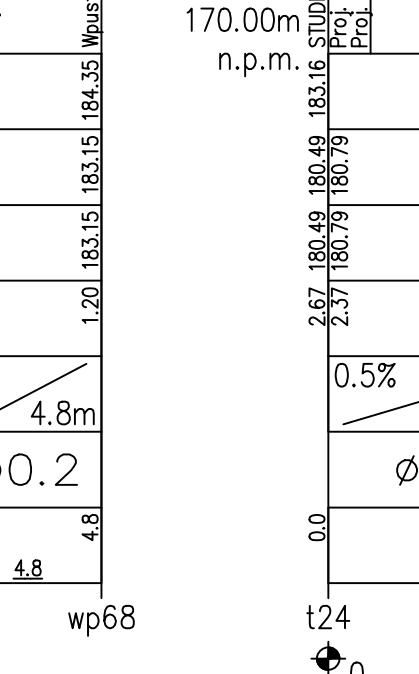
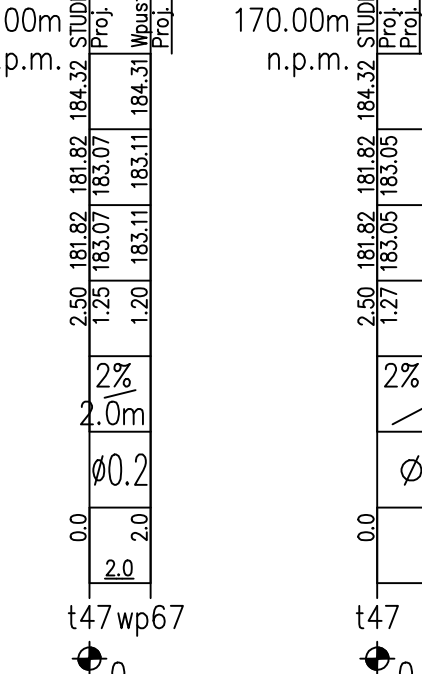
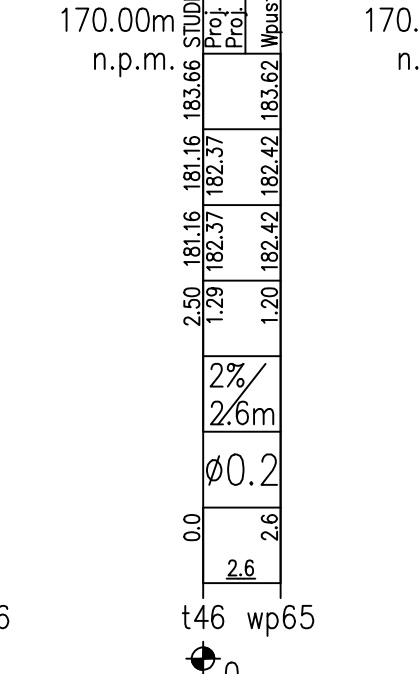
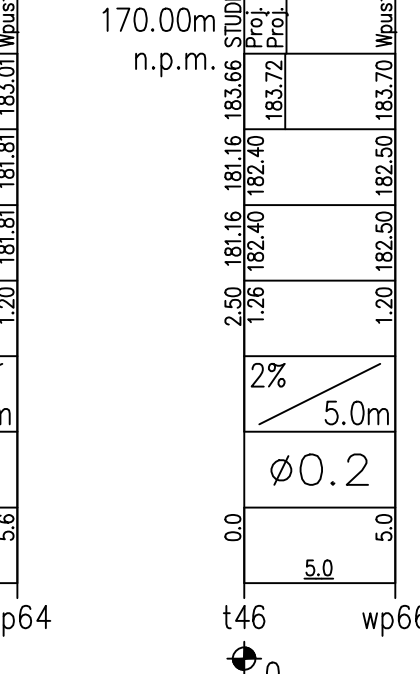
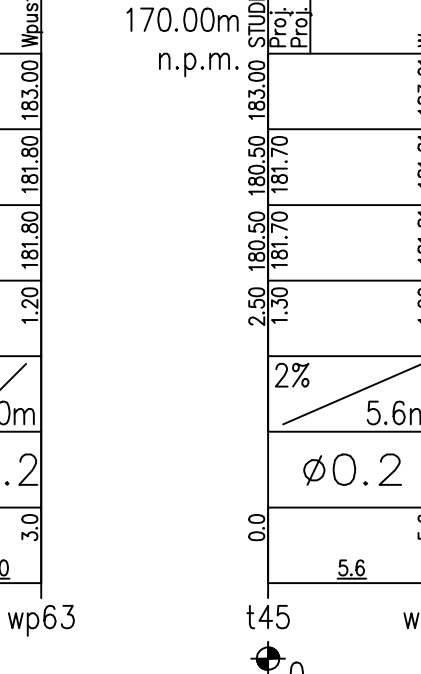
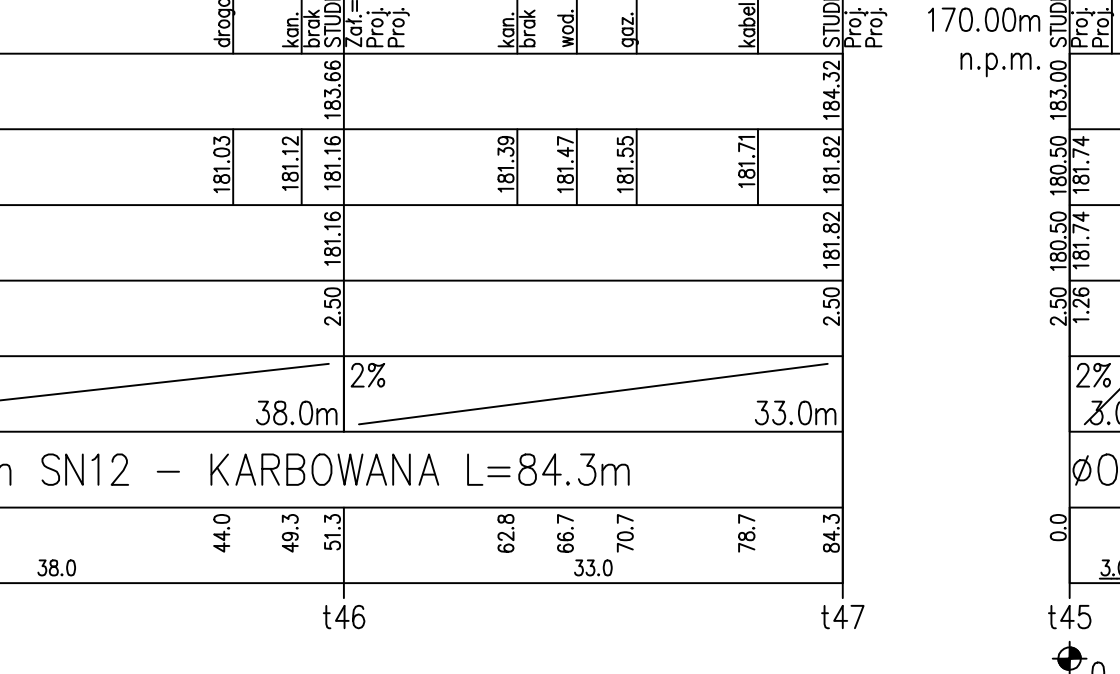
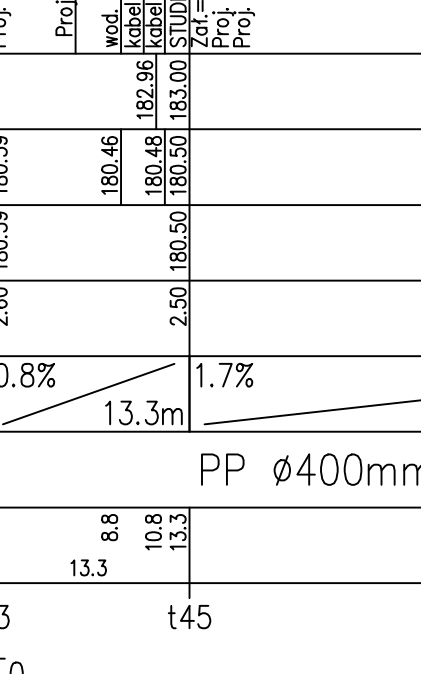
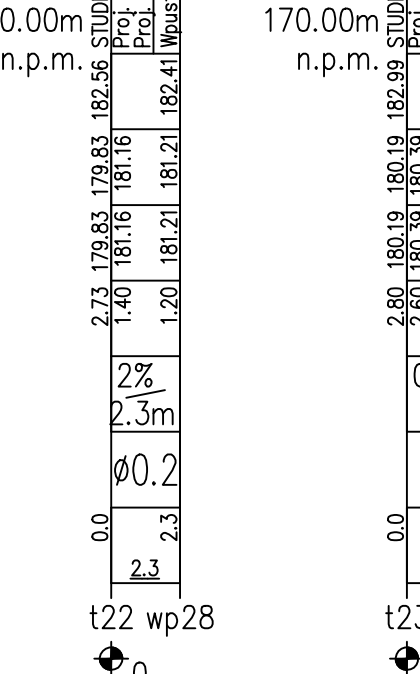
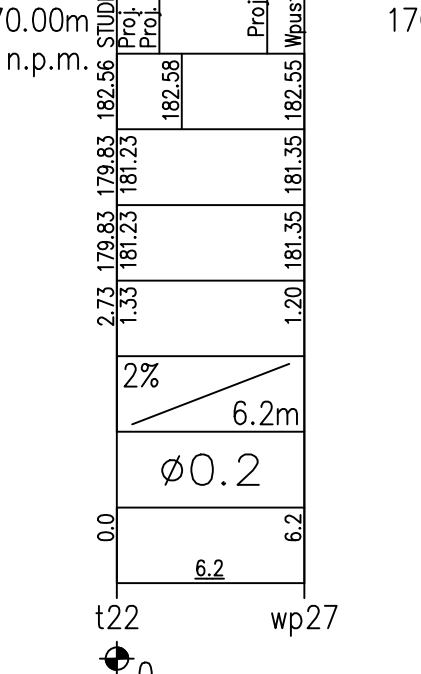
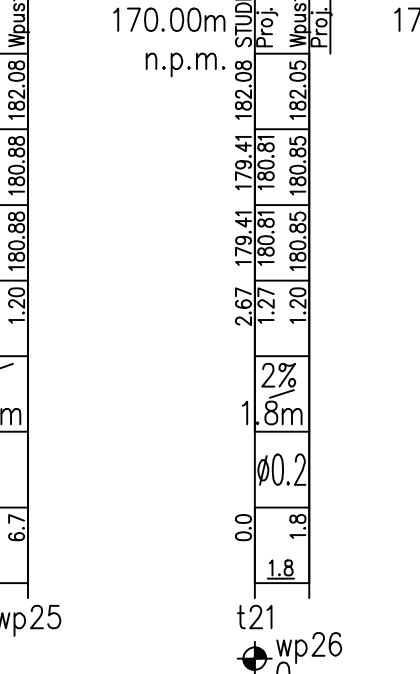
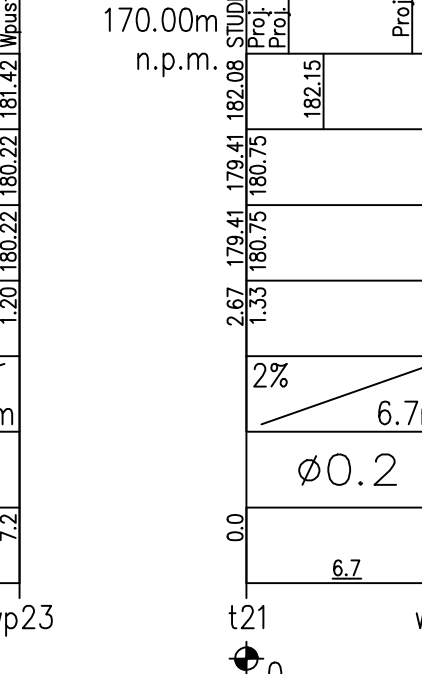
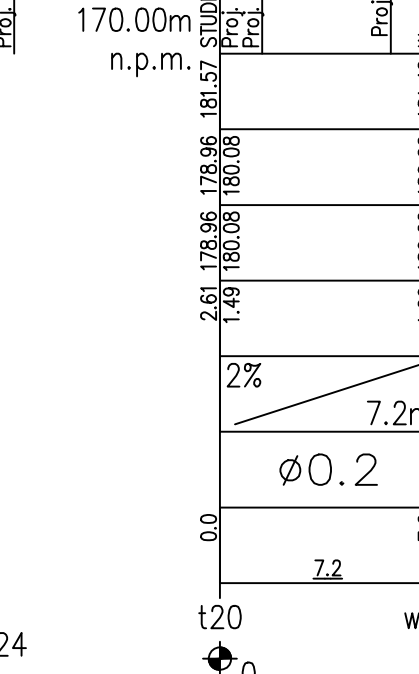
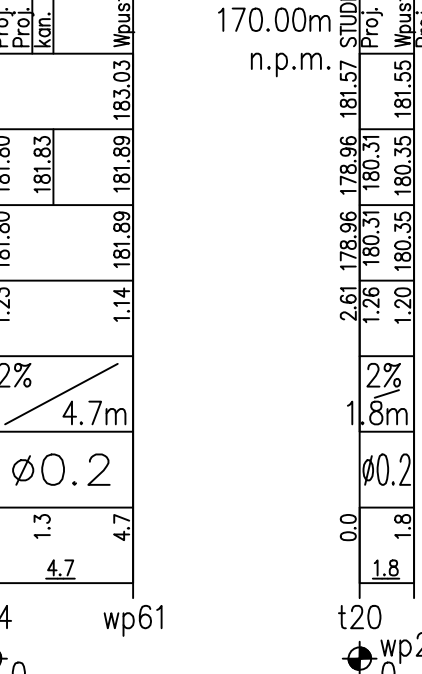
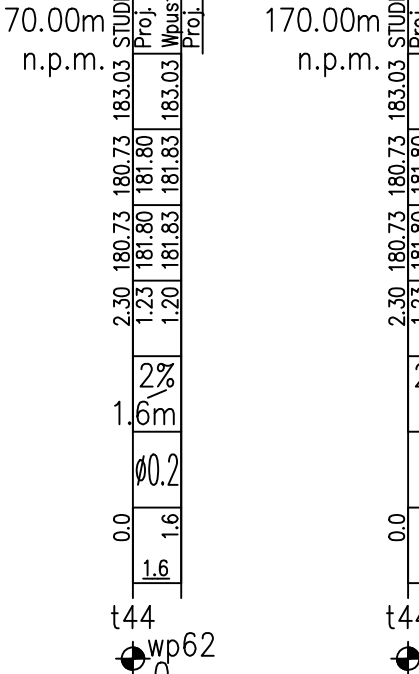
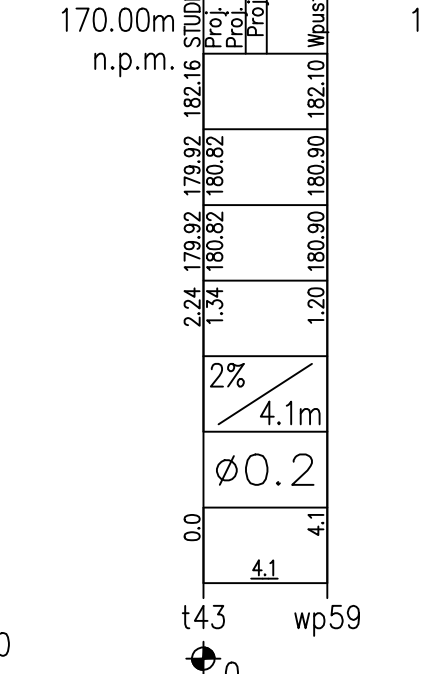
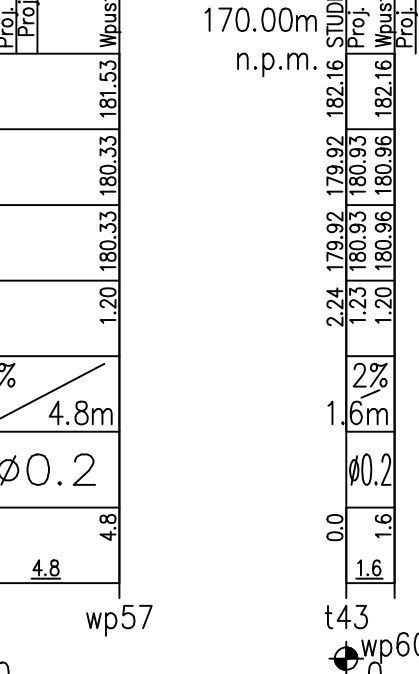
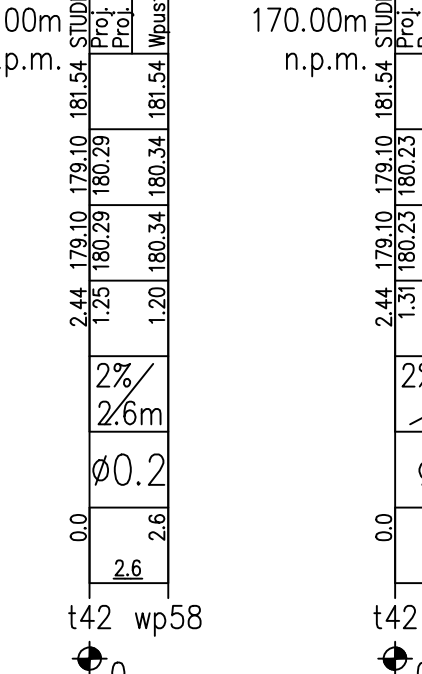


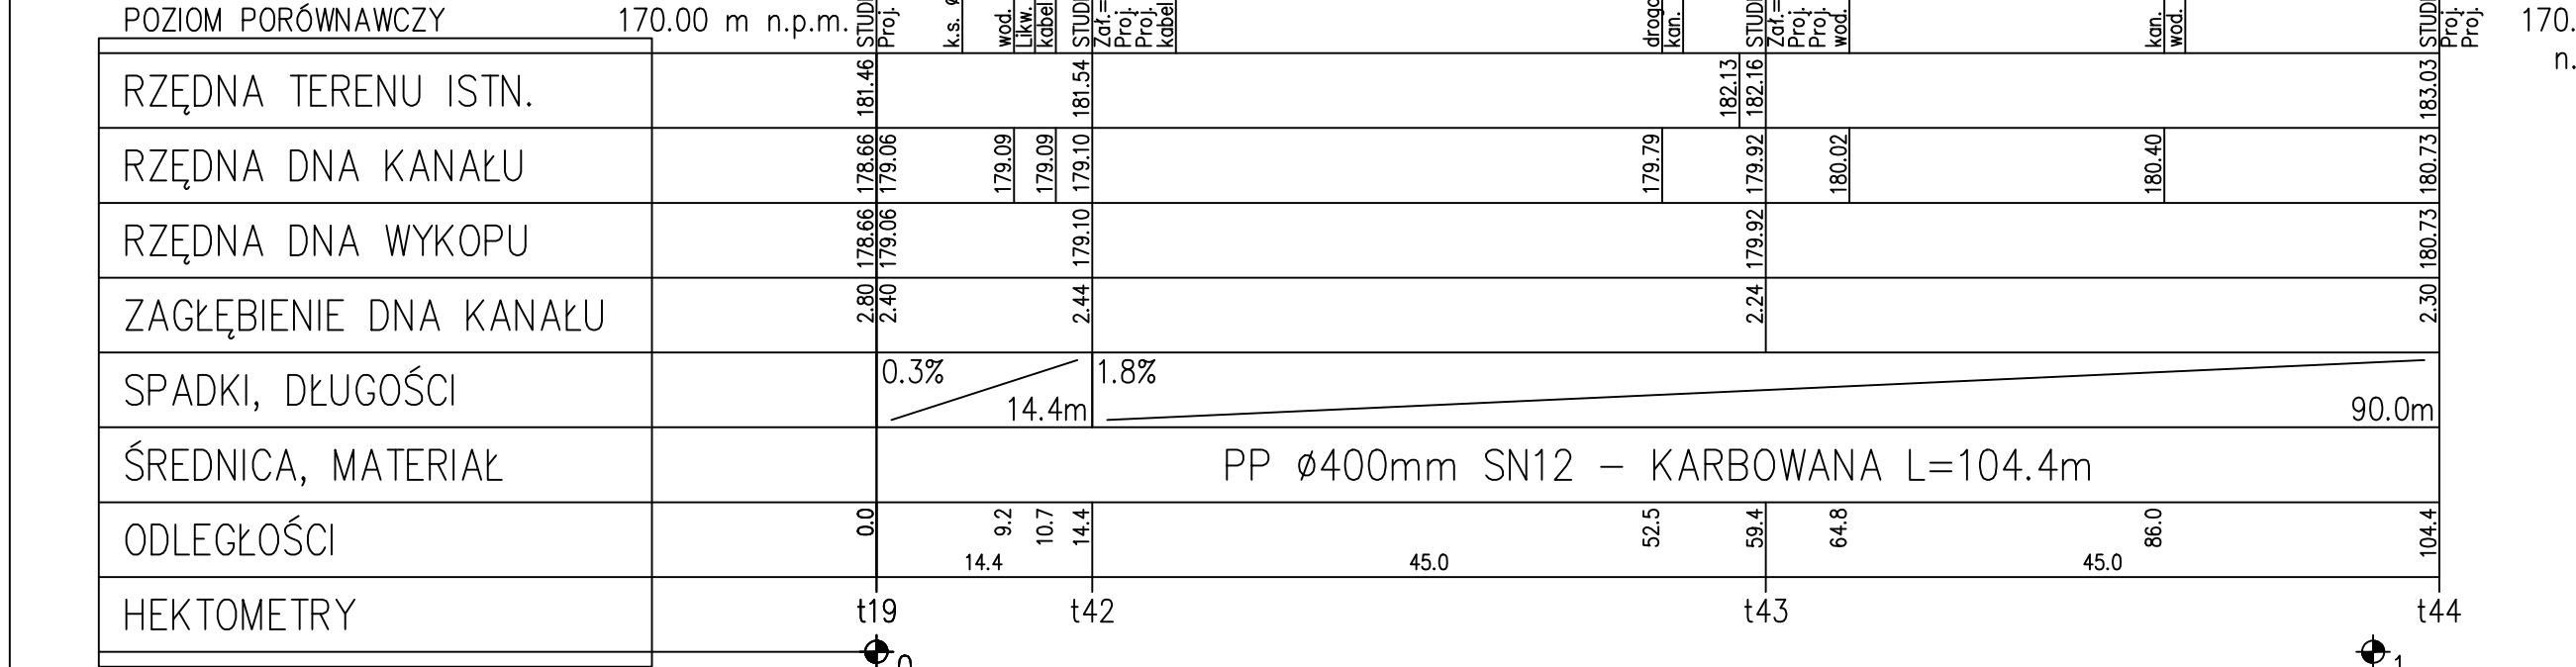

UWAGA !!!

1) W miejscach skrzyżowań proj. ruco. z kablami telef. , energetycznymi niskiego napięcia należy na kablu zamontować dwudzielną rurę dn110 PVC, L=2m.

2) W przypadku uszkodzenia osnowa geodezyjna do odbudowy

UWAGA !!!

1. Wskazane na niniejszym rysunku istniejące uzbrojenie terenu przed wykonaniem robót należy sprawdzić faktycznie usytuowanie wysokościowe i w planie.

2. Nie wyklucza się występowania dodatkowego uzbrojenia terenu nie wykazanego na mapie.

3. W pobliżu wykazanego na mapie uzbrojenia terenu należy wykonać przekopy kontrolne w celu potwierdzenia przebiegu.

4. W przypadku wystąpienia kolizji z niezidentyfikowanym uzbrojeniem, fakt ten należy zgłosić do gestora w celu uzgodnienia.

5. Niniejszy rysunek należy rozpatrywać łącznie z całą dokumentacją.

PRZEBUDOWA I BUDOWA SIECI KANALIZACJI DESZCZOWEJ W UL. TRAUGUTTA-GŁOWACKIEGO W WIELUNIE			
IMIĘ I NAZWISKO	NR UPRAWNIEN	ZAKRES OPRAĆCOWANIA	DATA
PROJEKTANT	mgr inż. Przemysław Nank	BRANŻA SANITARNIA	22.12.2023
SPRZĄDZAJĄCY	mgr inż. Robert Szewielak	BRANŻA SANITARNIA	22.12.2023

Tytuł rysunku: PROFILE PODŁUŻNE SIECI KANALIZACJI DESZCZOWEJ

NR RYSUNKU: PP-04

SKALA: 1:100/500 1:100/250