
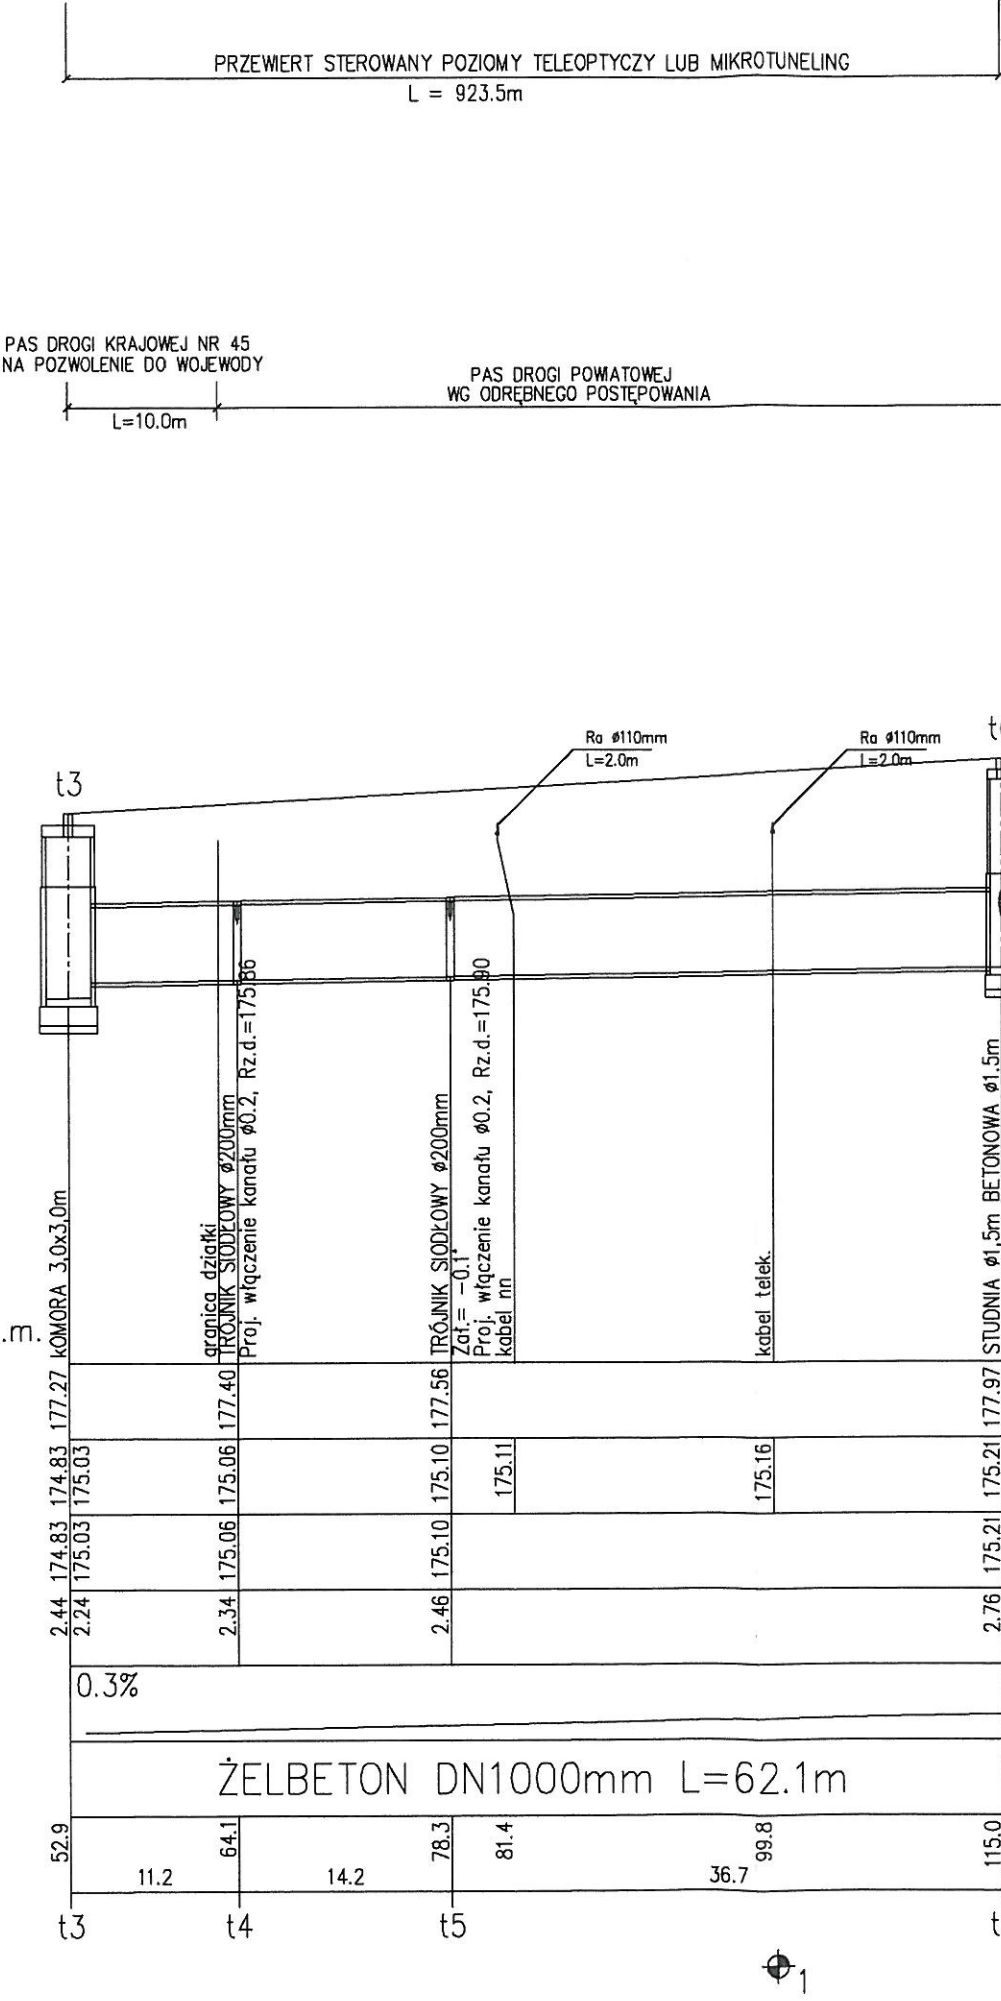


UWAGA !!!

- 1) W miejscach skrzyżowań proj. ruroc. z kablami telef., energetycznymi niskiego napięcia należy na kablu zamontować dwudzielną rurę dn110 PVC, L=2m. W przypadku skrzyżowań z kablami średniego bądź wysokiego napięcia zamontować rurę dwudzielną DN160 PVC, L=2m.
- 2) W przypadku uszkodzenia osnowa geodezyjna do odbudowy

UWAGA !!!

1. Wskazane na niniejszym rysunku istniejące uzbrojenie terenu przed wykonaniem robót należy sprawdzić faktyczne usytuowanie wysokościowe i w planie.
2. Nie wyklucza się występowania dodatkowego uzbrojenia terenu nie wykazanego na mapie.
3. W pobliżu wykazanego na mapie uzbrojenia terenu należy wykonać przekopy kontrolne w celu potwierdzenia przebiegu.
4. W przypadku wystąpienia kolizji z niezinventaryzowanym uzbrojeniem, fakt ten należy zgłosić do gestora w celu uzgodnienia.
5. Niniejszy rysunek należy rozpatrywać łącznie z całą dokumentacją.

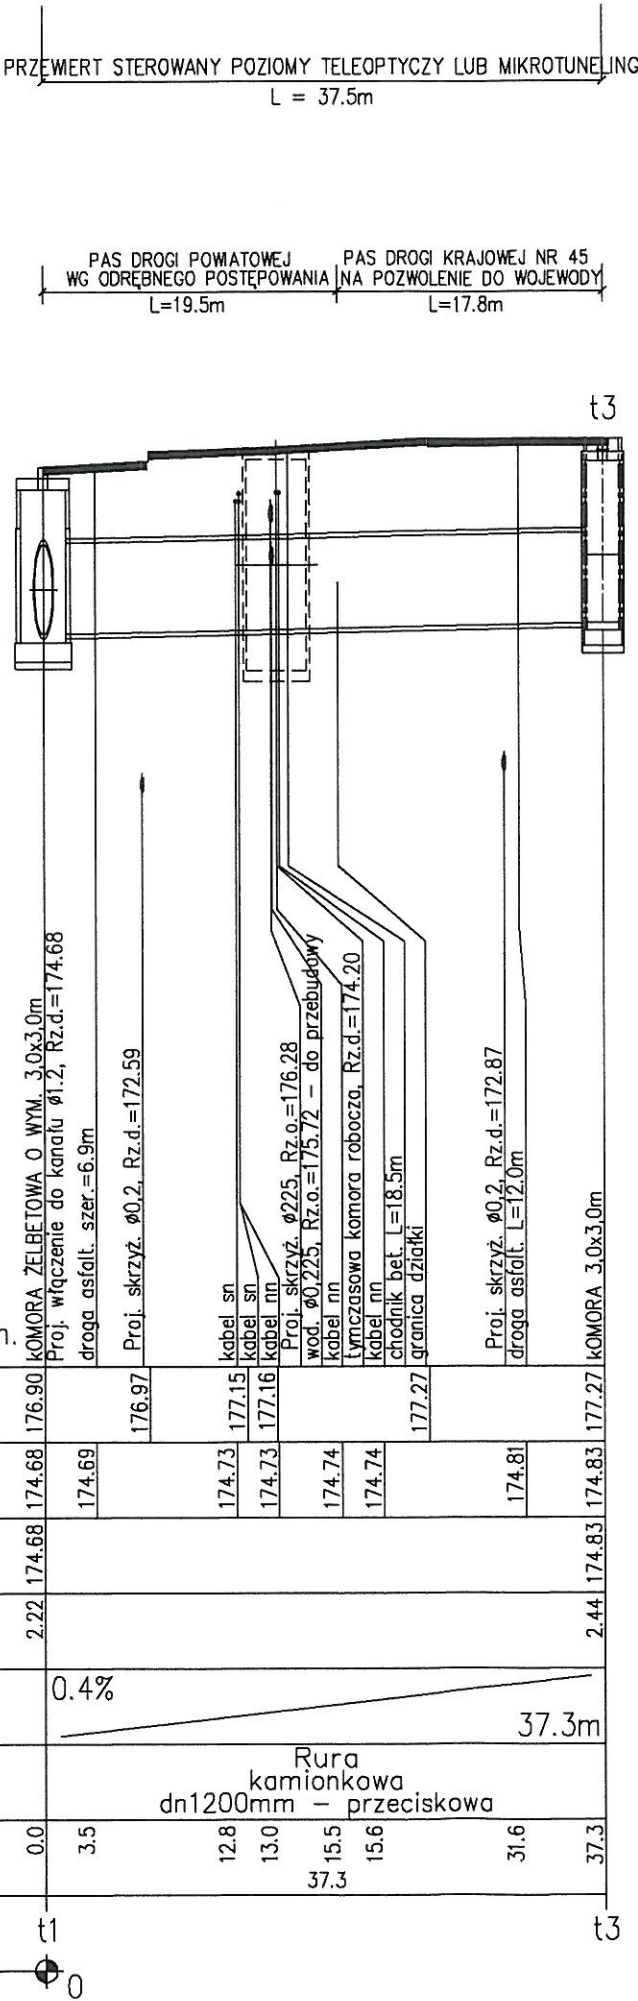

NAZWA: BUDOWA SIECI KANALIZACJI DESZCZOWEJ W UL. SIERADZKIEJ W WIELUNIU - PAS DROGOWY DROGI KRAJOWEJ NR 45 W RAMACH ZADANIA PN: PRZEBUDOWA I BUDOWA KOLEKTORA ODPROWADZAJĄCEGO WODY OPADOWE Z ZACHODNIEJ CZĘŚCI MIASTA - UL. TRAUGUTTA - GŁOWACKIEGO W MSC. WIELUŃ				
IMIĘ I NAZWISKO	NR UPRAWNIEN	ZAKRES OPRACOWANIA	DATA:	PODPIS:
PROJEKTANT: mgr inż. Przemysław Nowak	LOD/4391/PWBS/20	BRANŻA SANITARNA	22.12.2023	
SPRAWDZAJĄCY: mgr inż. Rafał Szawłowski	LOD/3658/PWBS/20	BRANŻA SANITARNA	22.12.2023	
TYTUŁ RYSUNKU PROFILE PODŁUŻNE SIECI KANALIZACJI DESZCZOWEJ				
NR RYSUNKU PP-01				SKALA: 1:100/500