


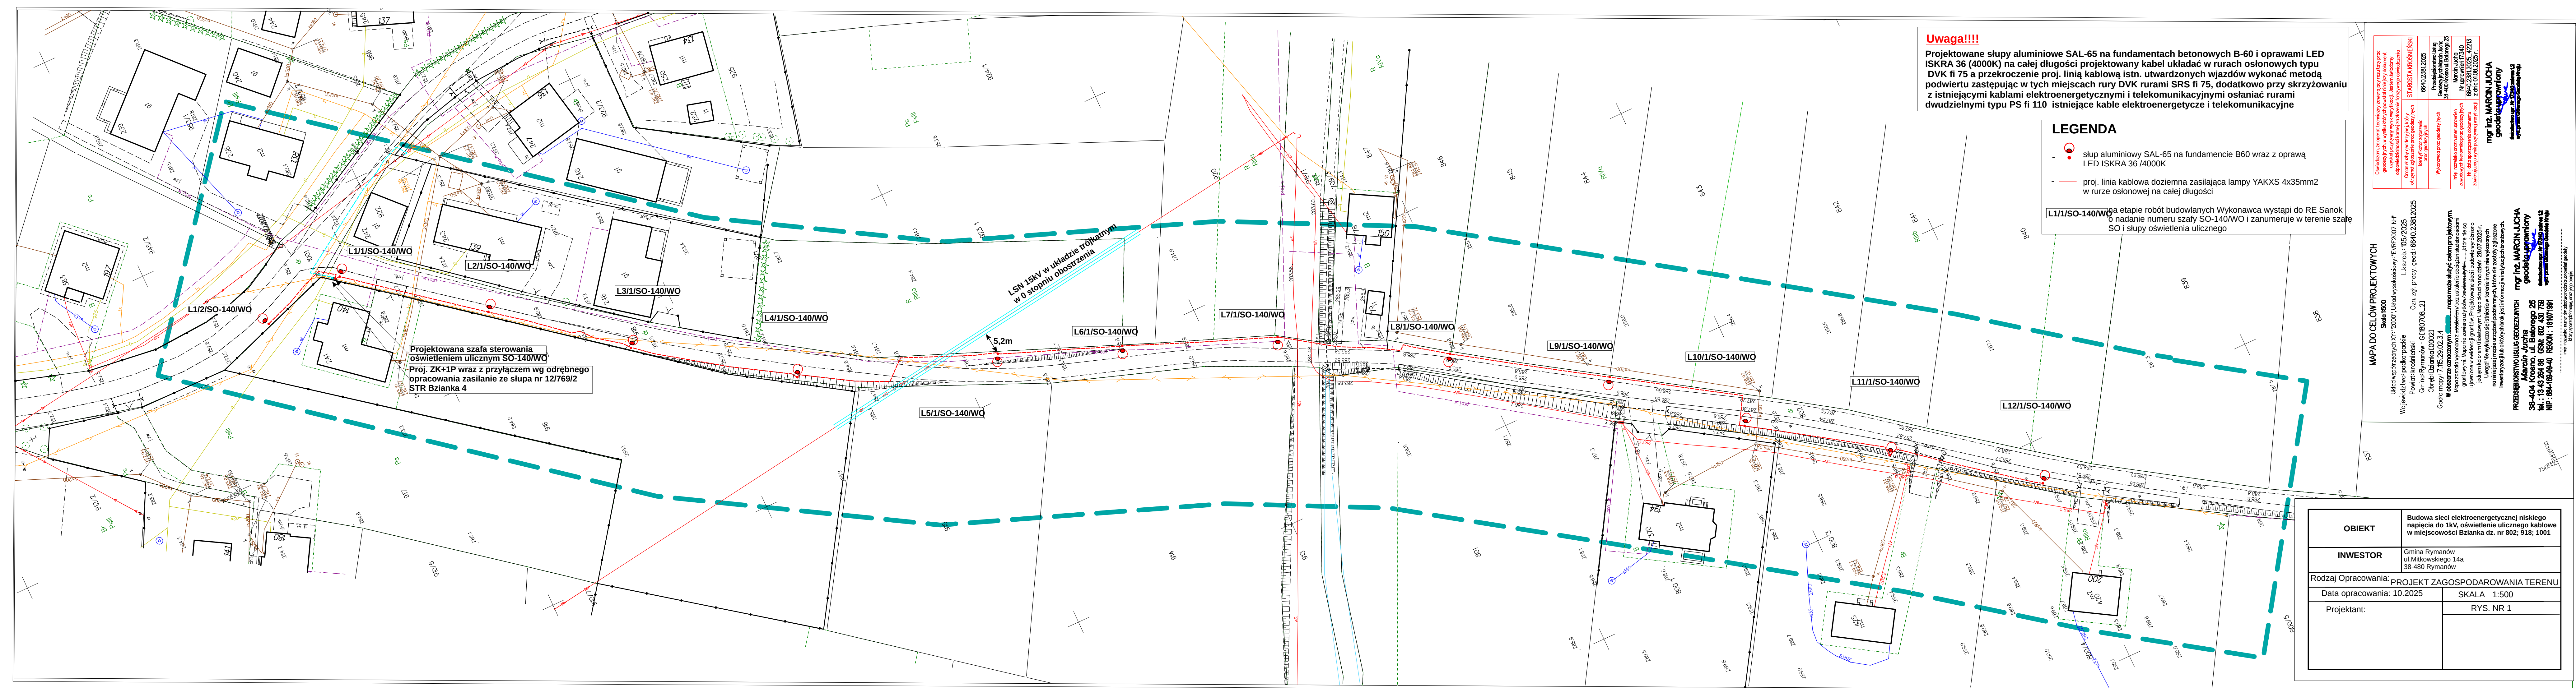

Uwaga!!!!

Projektowane słupy aluminiowe SAL-65 na fundamentach betonowych B-60 i oprawami LED ISKRA 36 (4000K) na całej długości projektowany kabel układać w rurach osłonowych typu DVK fi 75 a przekroczenie proj. linią kablową istn. utwardzonych wjazdów wykonać metodą podwurtu zastępując w tych miejscach rury DVK rurami SRS fi 75, dodatkowo przy skrzyżowaniu z istniejącymi kablami elektroenergetycznymi i telekomunikacyjnymi osłaniać rurami dwudzielnymi typu PS fi 110 istniejące kable elektroenergetyczne i telekomunikacyjne

LEGENDA

-  słup aluminiowy SAL-65 na fundamencie B60 wraz z oprawą LED ISKRA 36 /4000K
- proj. linia kablowa doziemna zasilająca lampy YAKXS 4x35mm2 w rurze osłonowej na całej długości

L1/1/SO-140/WO na etapie robót budowlanych Wykonawca wystąpi do RE Sanok o nadanie numeru szafy SO-140/WO i zanumeruje w terenie szafę SO i słupy oświetlenia ulicznego

MAPA DO CELÓW PROJEKTOWYCH
Skala 1:500

Skład 1500

Układ współrzędnych XY: "2000"; Układ wysokościowy: "EVRF 2007-N"

Województwo: podkarpackie

L.k.s.rob.: 105/2025

Powiat: krośnieński

Oznakę archiwizacji: 65/107391/2025

Obręb: Bzianka [0002]

W obszarze oznaczonymmapa może służyć celom projektowym.

gruntowymi. Mapa nie zawiera użytków/zawiera użytki....., które nie są

Uwaga! Nie wyklucza się istnienia w terenie innych nie wykazanych
jednym kolorem (fioletowym). Mapa aktualna na dzień: 28.07.2025 r.

na niniejszej mapie urządzeń podziemnych, które nie zostały zgłoszone
inwentaryzacji lub o których brak jest informacji w instytucjach branżowych.

WOSIEBISTWO USŁUG GEODEZYJNYCH
mar inż. MARCIN LUCHA

Marcin Jucha
geodeta uprawniony

13 43 264 86 GSM: 602 430 759
684-160-00-10 BECON - 181071001

[illegible]

który sporządził mapę, oraz jego podpis

[illegible]

OBIEKT	Budowa sieci elektroenergetycznej niskiego napięcia do 1kV, oświetlenie ulicznego kablowe w miejscowości Bzianka dz. nr 802; 918; 1001	
INWESTOR	Gmina Rymanów ul.Mitkowskiego 14a 38-480 Rymanów	
Rodzaj Opracowania: PROJEKT ZAGOSPODAROWANIA TERENU		
Data opracowania: 10.2025		SKALA 1:500
Projektant:		RYS. NR 1