

Uwaga!!!!


Projektowane słupy aluminiowe SAL-65 na fundamentach betonowych B-60 i oprawami LED ISKRA 36 (4000K) na całej długości projektowany kabel układać w rurach osłonowych typu DVK fi 75 a przekroczenie proj. linią kablową istn. utwardzonych wjazdów wykonać metodą podwiertu zastępując w tych miejscach rury DVK rurami SRS fi 75, dodatkowo przy skrzyżowaniu z istniejącymi kablami elektroenergetycznymi i telekomunikacyjnymi osłaniać rurami dwudzielnymi typu PS fi 110 istniejące kable elektroenergetyczne i telekomunikacyjne pod nadzorem gestorów sieci tj. RE Sanok i Orange Polska

LEGENDA

- słup aluminiowy SAL-65 na fundamencie B60 wraz z oprawą LED ISKRA 36 /4000K
- proj. linia kablowa doziemna zasilająca lampy YAKXS 4x35mm2 w rurze osłonowej na całej długości

LSN150V w układzie płaskim
2 stopień obustrzenia

OBIEKT	Budowa sieci elektroenergetycznej niskiego napięcia do 1kV, oświetlenie ulicznego kablowe w miejscowości Klimkówka ul.Kasztanowa dz. nr 256/1; 285; 282/1; 282/2' 282/3; 272/12
INWESTOR	Gmina Rymanów ul.Mitkowskiego 14a 38-480 Rymanów
Rodzaj Opracowania: PROJEKT ZAGOSPODAROWANIA TERENU	
Data opracowania: 10.2025	SKALA 1:500
Projektant:	RYS. NR 1

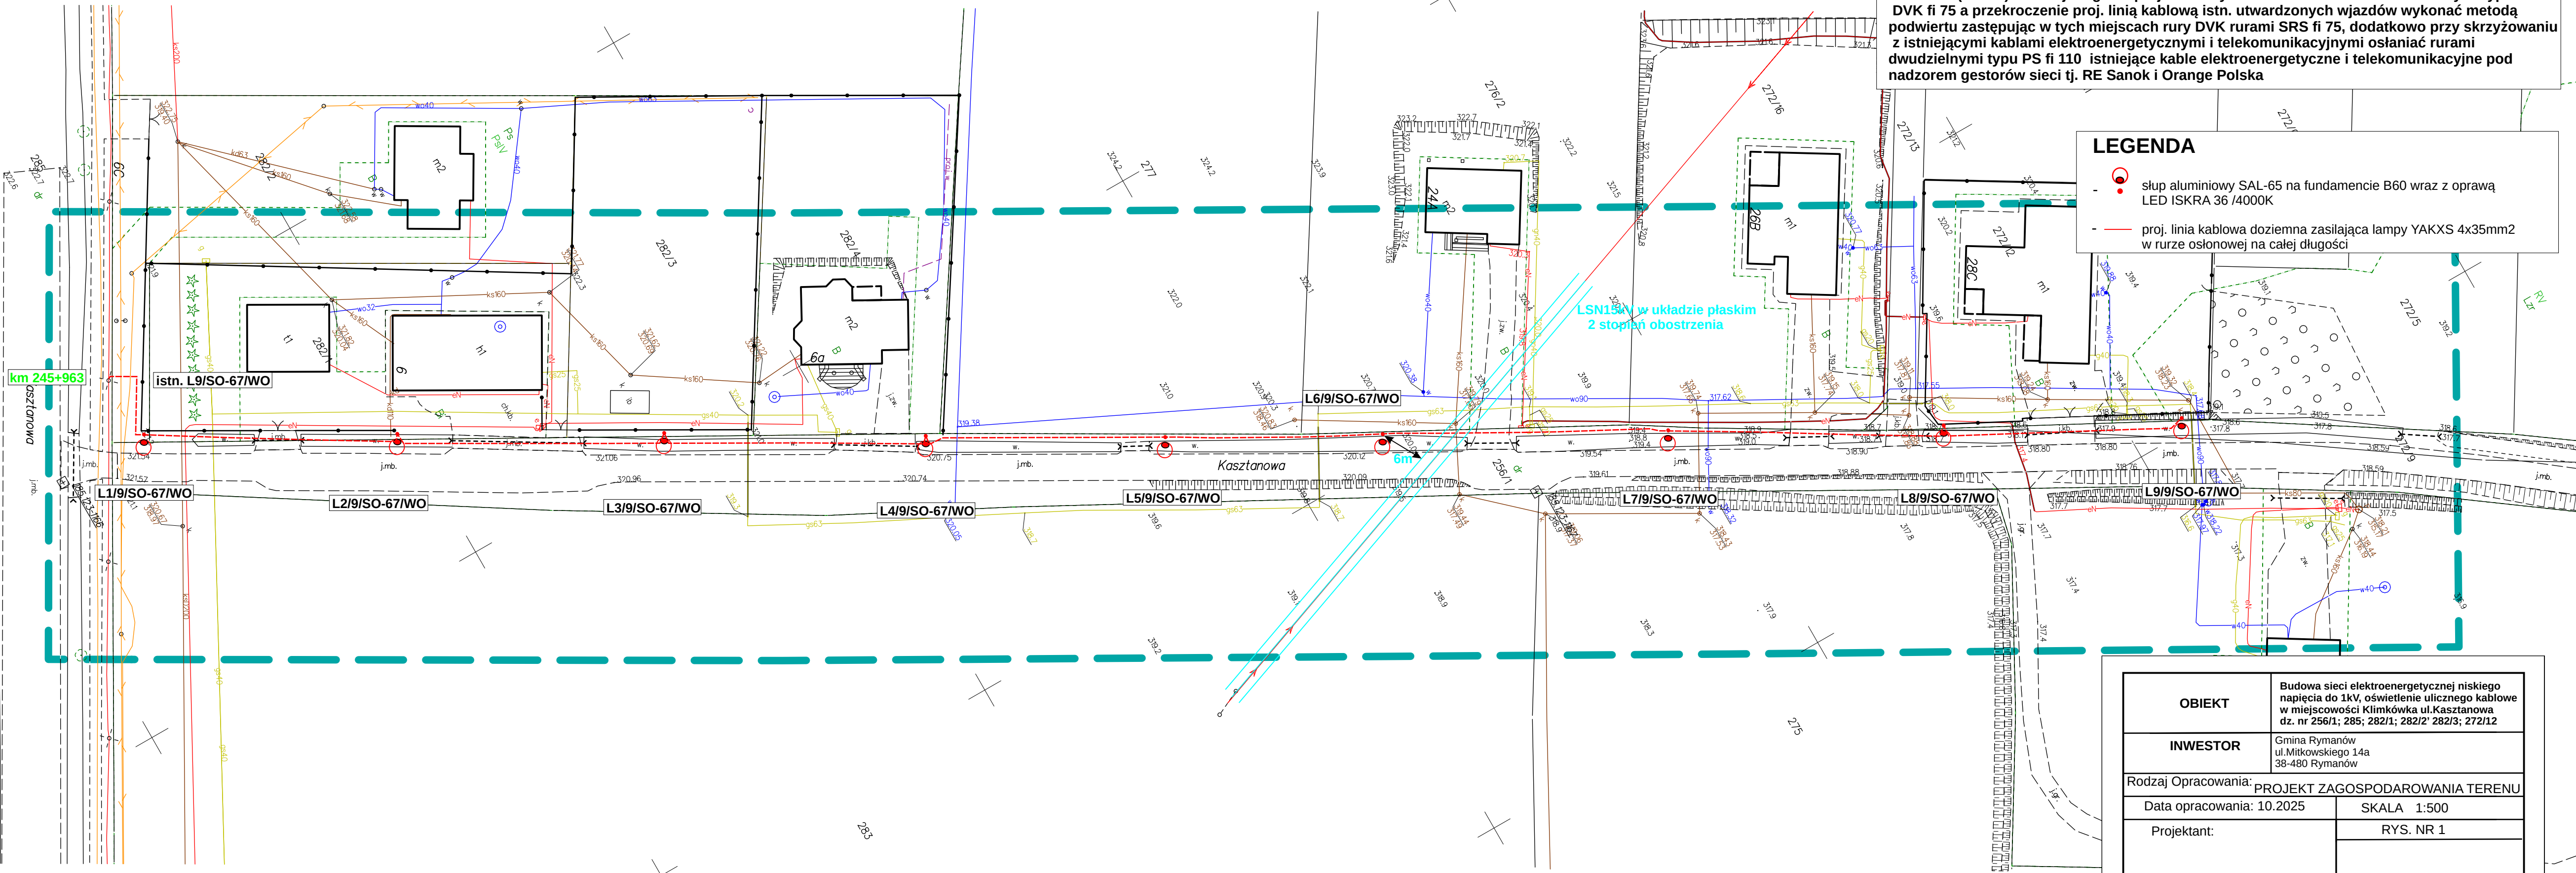

MAPA DO CELÓW PROJEKTOWYCH

Skala 1:500

Układ współrzędnych XY: "2000", Układ wysokościowy: "E-WF2007-NH"

Wielkość twojopodpiskie L.k.s.r.d.: 106/2025

Powiat: Krosieński Ozn. zg. procj. geod.: 6640.2382.2025

Gmina: Rymanów-G180708.51

Obiekt: Klimkówka100051

Godło mapy: 7.114.28.03.2.2

W obszarze oznaczonymmapa może służyć celom projektowym. Mapa została wykonana z zestawieniem bez usunięcia obciążenia służebnościami gruntowymi. Mapa nie zawiera użytków/zwierzęcych.....które nie są ujawnione w ewidencji gruntów. Projektowane sieci i budowle wyłożone jedynym kolorem (niebieskim). Mapa składowa na dzień: 25.08.2025 r. Uwaga! Nie wykazuje się istnienia w terenie innych nie wykonanych niniejszej mapie urządzeń podziemnych, które nie zostały zgłoszone inwestorowi lub o których brak jest informacji w rasiylopalizacyjnych.

PRZESŁANIE DO USŁUG GEODEZYJNYCH mgr inż. MARCIN UCHJA

38-404 Krosno, ul. Batorego 25 geodezyjny

tel.: 13 43 284 86 GSM: 802 430 738

NIP: 684-188-08-40 REGON: 181071891

mapa techniczna, turyści, studenci, naukowcy, uprawnień geodezyjnych

Kad i sporządza mapy, w oparciu o

Obiektom, za oparciu techniczny zawierający rezultaty prac geodezyjnych, w wyniku których powstał niniejszy dokument, używać pod jego tytułem, w celu wyrażenia, że jest to dokument, który został wykonany na podstawie niniejszego projektu.	STACJA I KROKOWA
Organ służy geodezyjnym, który otrzymał zgłoszenie prac geodezyjnych	6640.2382.2025
Wykonawcy prac geodezyjnych	Przedsiębiorstwo Usług Geodezyjnych i Kartograficznych
Imię i nazwisko oraz dane uprawnień	Marcin Uchja
Zawód i dane uprawnień	38-404 Krosno, ul. Batorego 25
Wzrost i data urodzenia	6640.2382.2025, 27/05/1990
Zawód i dane uprawnień	38-404 Krosno, ul. Batorego 25

mgr inż. MARCIN UCHJA
geodezyjny

38-404 Krosno, ul. Batorego 25

tel.: 13 43 284 86 GSM: 802 430 738

NIP: 684-188-08-40 REGON: 181071891