


LEGENDA

-  słup aluminiowy SAL-6 na fundamencie B50 wraz z oprawą LED ISKRA 36 /4000K
-  proj. linia kablowa doziemna zasilająca lampy YAKXS 4x35mm2 w rurze osłonowej na całej długości

Uwaga!!!!

Projektowane słupy aluminiowe SAL-6 na fundamentach betonowych B-50 i oprawami LED ISKRA 36 (4000K) na całej długości projektowany kabel układać w rurach osłonowych typu DVK fi 75 a przekroczenie proj. linią kablową istn. utwardzonych wjazdów wykonać metodą podwiertu zastępując w tych miejscach rury DVK rurami SRS fi 75, dodatkowo przy skrzyżowaniu z istniejącymi kablami telekomunikacyjnymi i elektroenergetycznymi osłaniać rurami dwudzielnymi typu PS fi 110 istniejące kabel telekomunikacyjne i elektroenergetyczne

OBIEKT	Budowa sieci elektroenergetycznej niskiego napięcia do 1kV, oświetlenie ulicznego kablowe w miejscowości Klimkówka ul.ks. Waisa dz. nr ewid. 3857/1; 3860/3; 3877; 3863	
INWESTOR	Gmina Rymanów ul.Mitkowskiego 14a 38-480 Rymanów	
Rodzaj Opracowania: PROJEKT ZAGOSPODAROWANIA TERENU		
Data opracowania: 10.2025		SKALA 1:500
Projektant:		RYS. NR 1

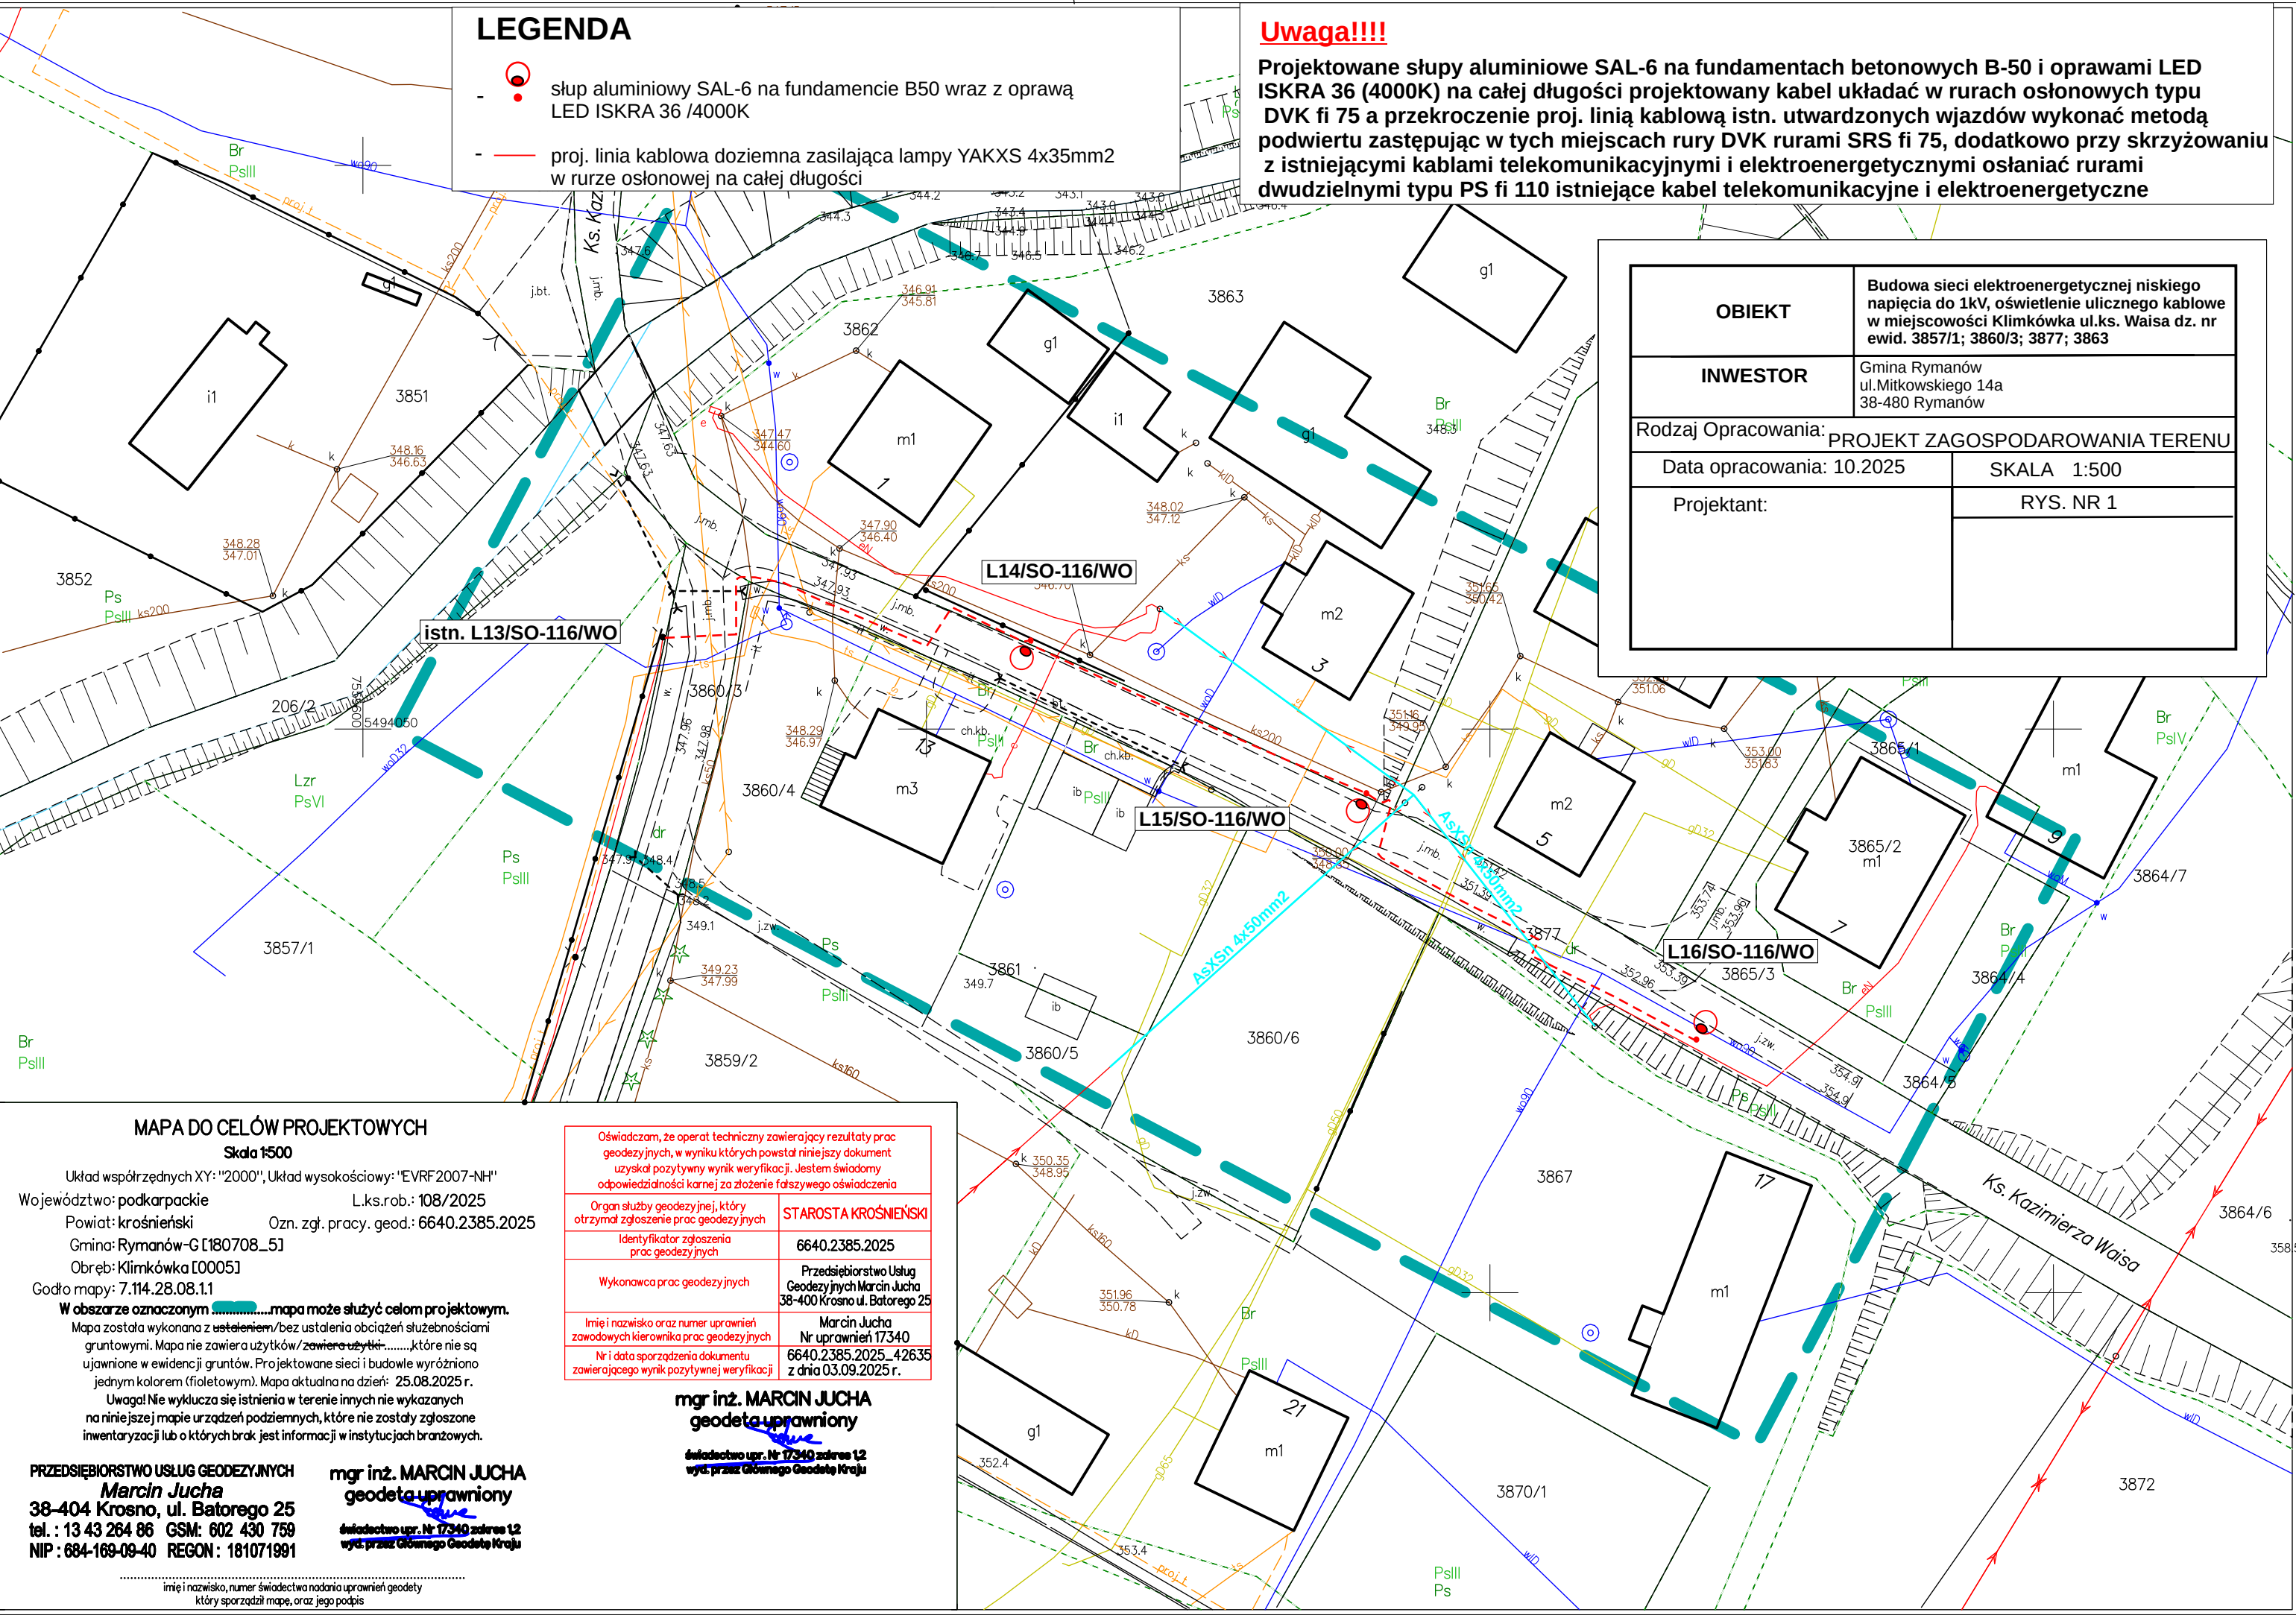

MAPA DO CELÓW PROJEKTOWYCH

Skala 1:500

Układ współrzędnych XY: "2000", Układ wysokościowy: "EVRF2007-NH"
Województwo: podkarpackie L.ks.rob.: 108/2025
Powiat: krośnieński Ozn. zgł. pracy. geod.: 6640.2385.2025
Gmina: Rymanów-G[180708_5]
Obręb: Klimkówka [0005]
Godło mapy: 7.114.28.08.1.1

W obszarze oznaczonymmapa może służyć celom projektowym.

Mapa została wykonana zbez ustalenia obciążeń służebnościami gruntowymi. Mapa nie zawiera użytków/zawiera użytki.....które nie są ujawnione w ewidencji gruntów. Projektowane sieci i budowle wyróżniono jednym kolorem (fioletowym). Mapa aktualna na dzień: 25.08.2025 r.

Uwaga! Nie wyklucza się istnienia w terenie innych nie wykazanych na niniejszej mapie urządzeń podziemnych, które nie zostały zgłoszone inwentaryzacji lub o których brak jest informacji w instytucjach branżowych.

Oświadczam, że operat techniczny zawierający rezultaty prac geodezyjnych, w wyniku których powstał niniejszy dokument uzyskał pozytywny wynik weryfikacji. Jestem świadomy odpowiedzialności karnej za złożenie fałszywego oświadczenia	
Organ służby geodezyjnej, który otrzymał zgłoszenie prac geodezyjnych	STAROSTA KROŚNIENSKI
Identyfikator zgłoszenia prac geodezyjnych	6640.2385.2025
Wykonawca prac geodezyjnych	Przedsiębiorstwo Usług Geodezyjnych Marcin Jucha 38-400 Krosno ul. Batorego 25
Imię i nazwisko oraz numer uprawnień zawodowych kierownika prac geodezyjnych	Marcin Jucha Nr uprawnień 17340
Nr i data sporządzenia dokumentu zawierającego wynik pozytywnej weryfikacji	6640.2385.2025_42635 z dnia 03.09.2025 r.

mgr inż. MARCIN JUCHA
geodeta uprawniony

świadcstwo upr. Nr 17340 adres 12
wyd. przez Głównego Geodetę Kraju

PRZEDSIĘBIORSTWO USŁUG GEODEZYJNYCH
Marcin Jucha
38-404 Krosno, ul. Batorego 25
tel. : 13 43 264 86 GSM: 602 430 759
NIP : 684-169-09-40 REGON : 181071991

mgr inż. MARCIN JUCHA
geodeta uprawniony
świadcstwo upr. Nr 17340 adres 12
wyd. przez Głównego Geodetę Kraju

.....
imię i nazwisko, numer świadectwa nadania uprawnień geodety
który sporządził mapę, oraz jego podpis