


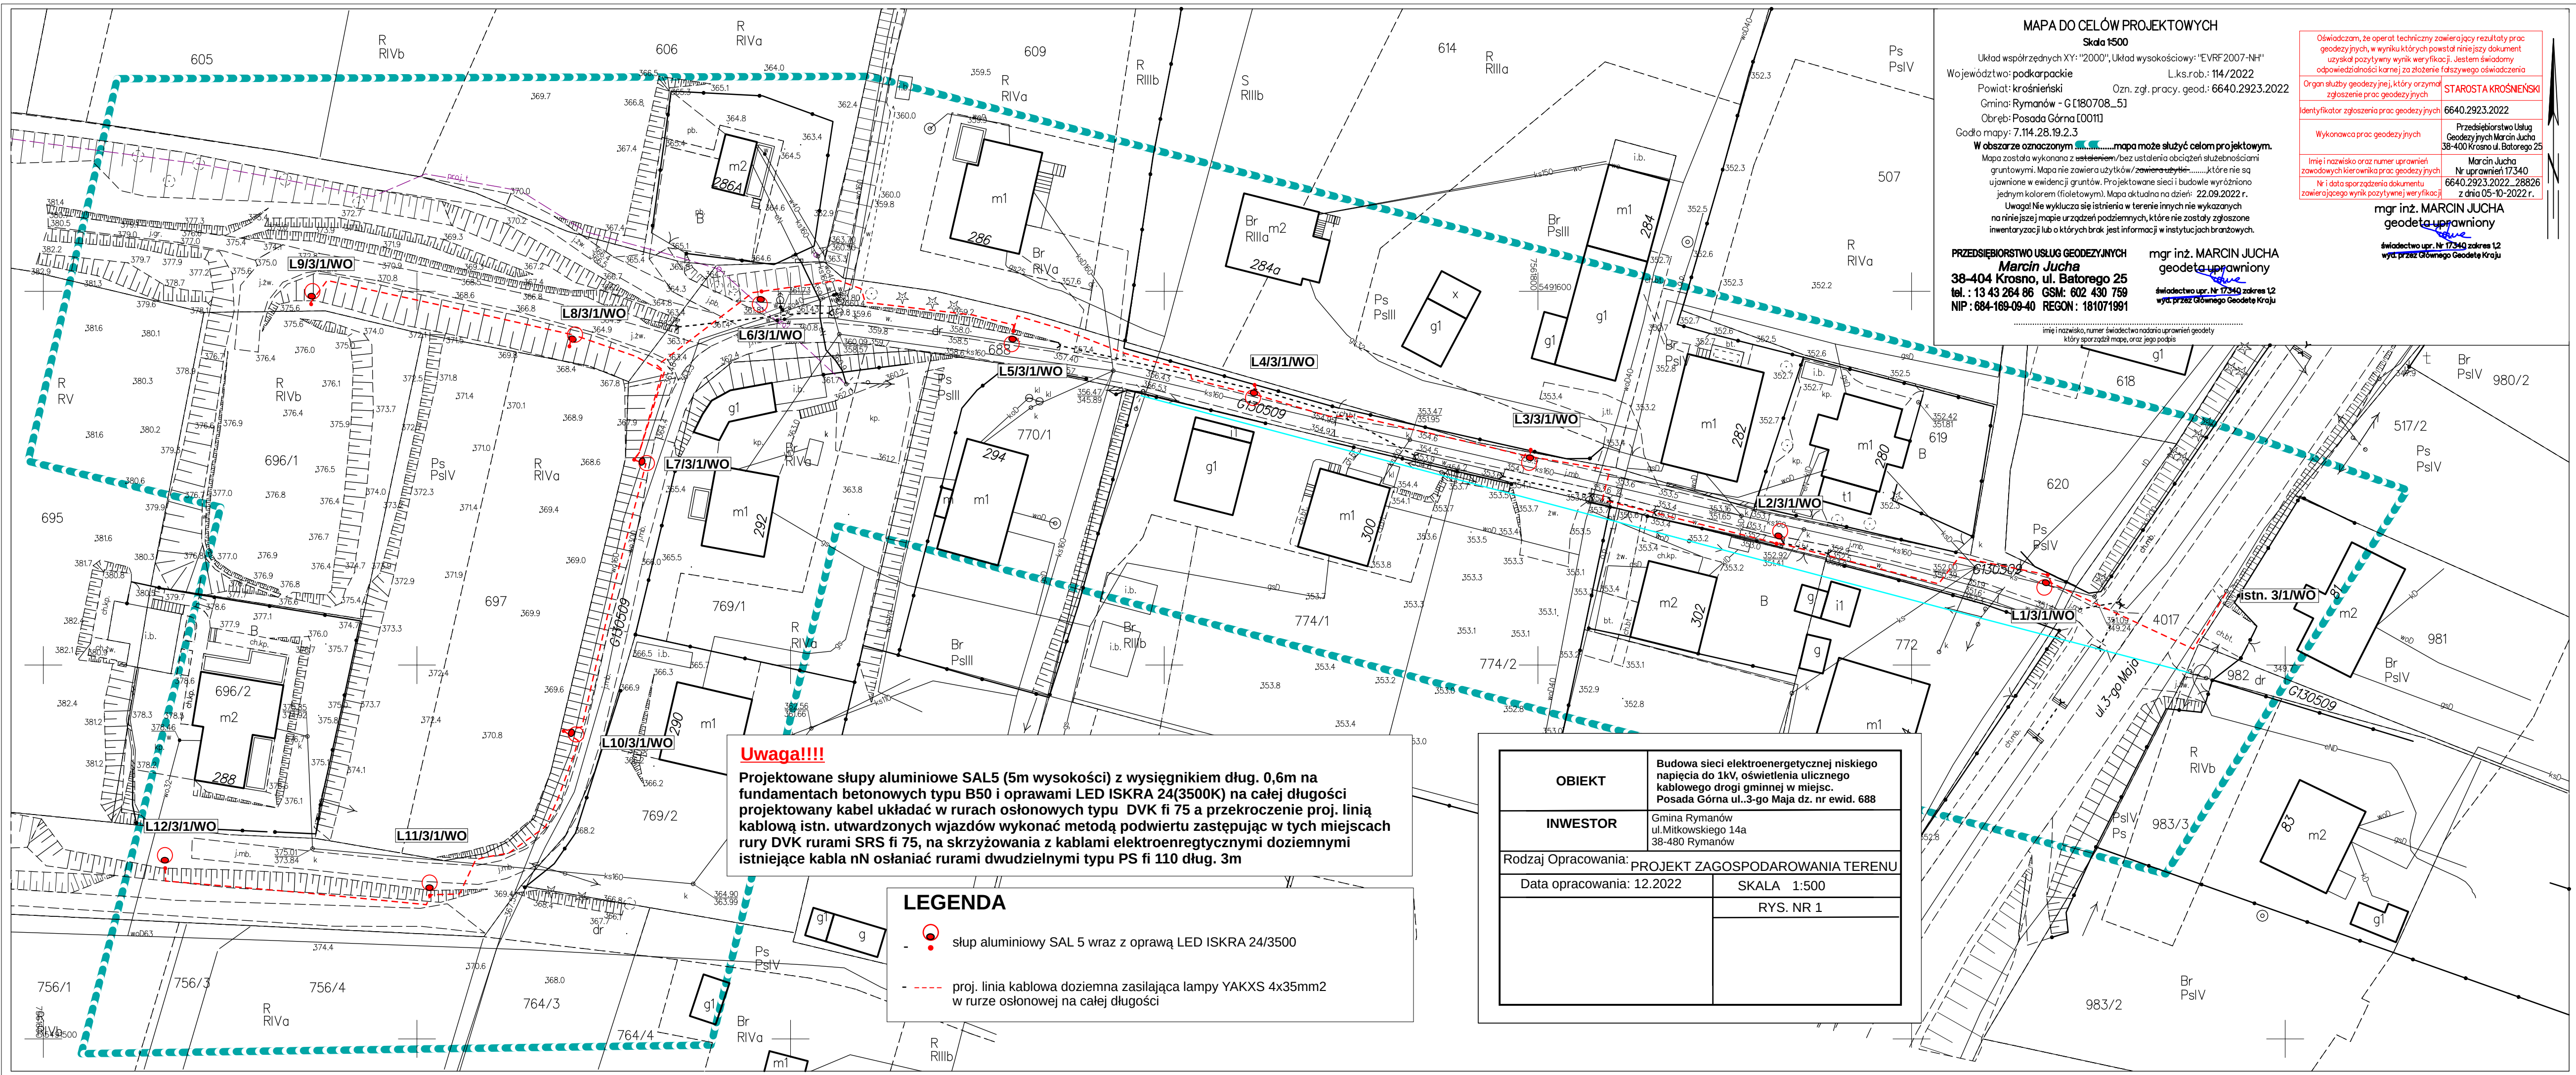

MAPA DO CELÓW PROJEKTOWYCH
Skala 1:500
Układ współrzędnych XY: "2000", Układ wysokościowy: "EVRF 2007-NH"
Województwo: podkarpackie L.k.s.rob.: 114/2022
Powiat: krośnieński Ozn. zgł. pracy. geod.: 6640.2923.2022
Gmina: Rymanów - G.180708...5
Obręb: Posada Górna [0011]
Godło mapy: 7.114.28.19.2.3
W obszarze oznaczonymmapa może służyć celom projektowym.
Mapa została wykonana z ustaleniem/bez ustalenia obciążeń służebnościami gruntowymi. Mapa nie zawiera użytków/zawiera użytki.....które nie są ujawnione w ewidencji gruntów. Projektowane sieci i budowle wyróżniono jednym kolorem (fioletowym). Mapa aktualna na dzień: 22.09.2022 r.
Uwagi! Nie wyklucza się istnienia w terenie innych nie wykazanych na niniejszej mapie urządzeń podziemnych, które nie zostały zgłoszone inwentaryzacji lub o których brak jest informacji w instytucjach branżowych.

PRZEDSIĘBIORSTWO USŁUG GEODEZYJNYCH
Marcin Jucha
38-404 Krosno, ul. Batorego 25
tel.: 13 43 264 86 GSM: 602 430 759
NIP: 684-169-09-40 REGON: 181071991

mgr inż. MARCIN JUCHA
geodeta uprawniony
świadectwo upr. Nr 17340 zakres 12
wyd. przez Głównego Geodetę Kraju

Oświadczam, że operat techniczny zawierający rezultaty prac geodezyjnych, w wyniku których powstał niniejszy dokument uzyskał pozytywny wynik weryfikacji. Jestem świadomy odpowiedzialności karnej za złożenie fałszywego oświadczenia

Organ służby geodezyjnej, który otrzymał zgłoszenie prac geodezyjnych
IDENTYFIKATOR ZGŁOSZENIA PRAC GEODEZYJNYCH
6640.2923.2022

Wykonawca prac geodezyjnych
Przedsiębiorstwo Usług Geodezyjnych Marcin Jucha
38-400 Krosno ul. Batorego 25
Nr uprawnień 17340
6640.2923.2022-28826
z dnia 05-10-2022 r.

STAROSTA KROŚNEŃSKI

Uwaga!!!!
Projektowane słupy aluminiowe SAL5 (5m wysokości) z wysięgnikiem dług. 0,6m na fundamentach betonowych typu B50 i oprawami LED ISKRA 24(3500K) na całej długości projektowany kabel układać w rurach osłonowych typu DVK fi 75 a przekroczenie proj. linią kablową istn. utwardzonych wjazdów wykonać metodą podwiertu zastępując w tych miejscach rury DVK rurami SRS fi 75, na skrzyżowania z kablami elektroenergetycznymi doziemnymi istniejące kabla nN osłaniać rurami dwudzielnymi typu PS fi 110 dług. 3m

LEGENDA

- słup aluminiowy SAL 5 wraz z oprawą LED ISKRA 24/3500
- - - - - proj. linia kablowa doziemna zasilająca lampy YAKXS 4x35mm2 w rurze osłonowej na całej długości

OBIEKT	Budowa sieci elektroenergetycznej niskiego napięcia do 1kV, oświetlenia ulicznego kablowego drogi gminnej w miejsc. Posada Górna ul..3-go Maja dz. nr ewid. 688
INWESTOR	Gmina Rymanów ul.Mitkowskiego 14a 38-480 Rymanów
Rodzaj Opracowania:	PROJEKT ZAGOSPODAROWANIA TERENU
Data opracowania: 12.2022	SKALA 1:500
	RYS. NR 1