


Uwaga!!!!

Projektowane słupy aluminiowe SAL60 z wysięgnikami WR-10P na fundamentach betonowych typu B60 i oprawami LED ISKRA 36(3500K) na całej długości projektowany kabel układać w rurach osłonowych typu DVK fi 75 a przekroczenie proj. linią kablową istn. utwardzonych wjazdów wykonać metodą podwierzni zastępując w tych miejscach rury DVK rurami SRS fi 75, dodatkowo przy skrzyżowaniu z istniejącym kablem elektroenergetycznym osłaniać rurą dwudzielną typu PS fi 110 długości 3m istniejący kabel elektroenergetyczny

LEGENDA

-  słup aluminiowy SAL 60 z WR 10P wraz i oprawą LED ISKRA 36/3500
- - - - - proj. linia kablowa doziemna zasilająca lampy YAKXS 4x35mm2 w rurze osłonowej na całej długości

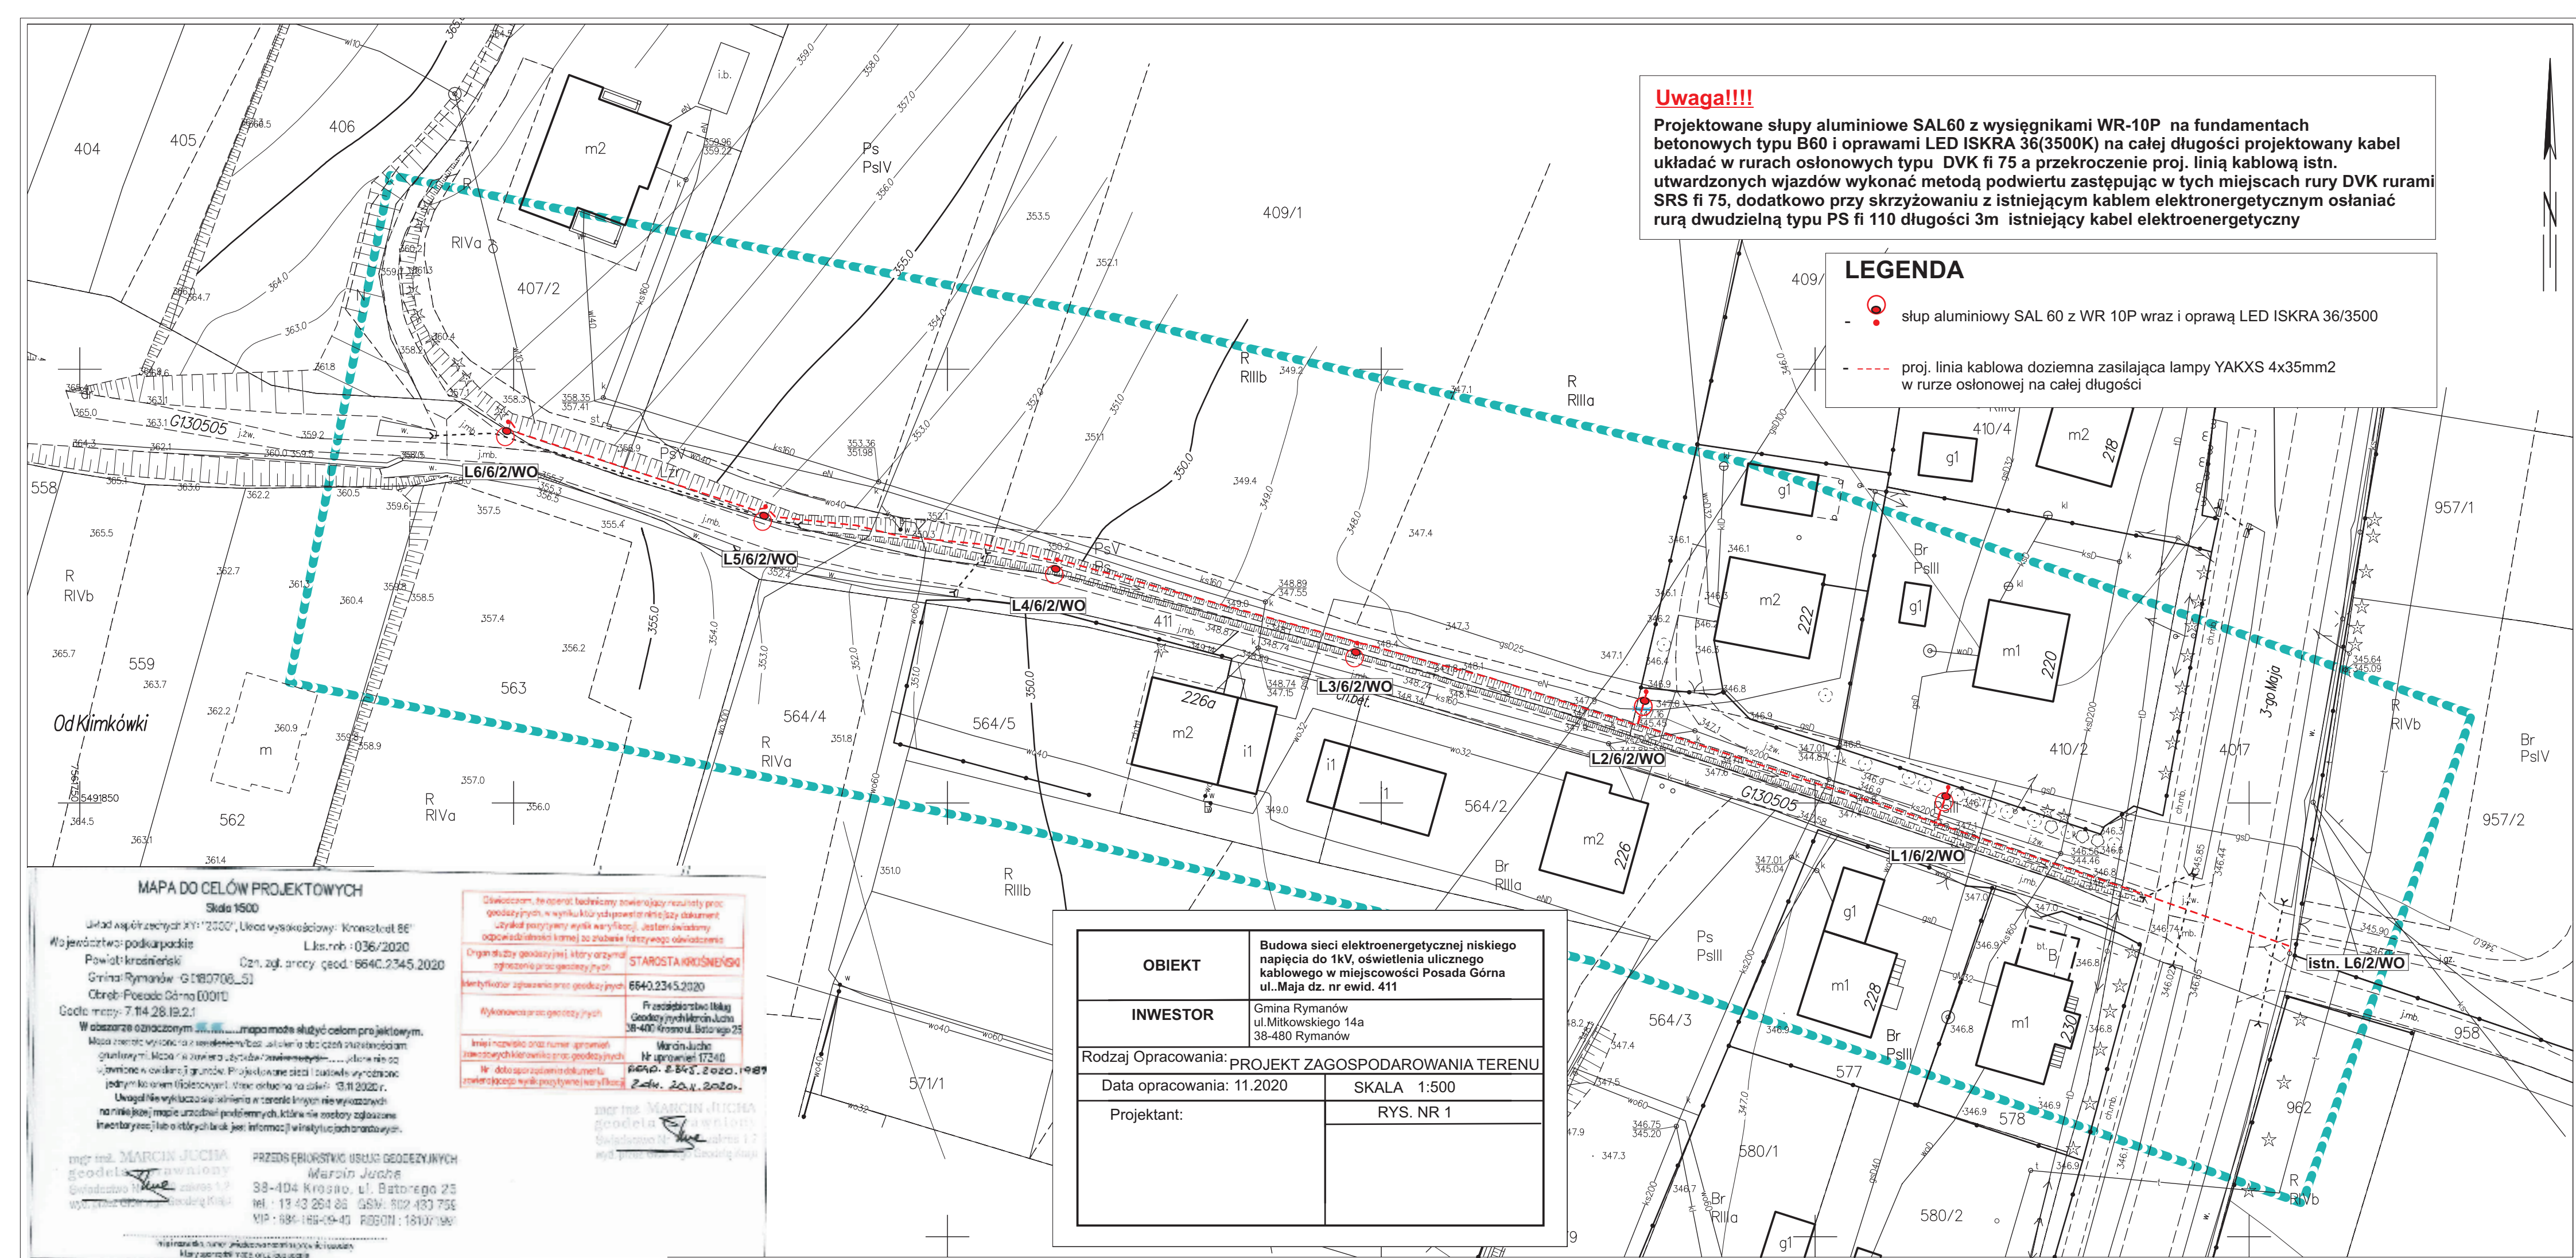

MAPA DO CELÓW PROJEKTOWYCH

Skala 1500

Układ współrzędnych XY: "2000", Układ wysokościowy: "Kronsztadt 86"

Województwo: podkarpackie Lks.nrb.: 036/2020

Powiat: krosniewski Czn. zgł. proc. geod.: 6640.2345.2020

Grinda Rymonów-G1180700_51

Código: F0680 Gama [001]
Código memo: T #14-98-10-2-1

Wpisz swoje dane osobiste i adres e-mail, aby otrzymywać informacje o naszych produktach i usługach.

Mapa została wydana na zlecenie Wydziału Geografii Uniwersytetu Warszawskiego.

qualunque modo si sia, è un fatto che la nostra società è in grado di affrontare le sfide del futuro.

jednym kolorem (fioletowy). Wzrost: 13,11 2020r.

Uwaga! Nie wyklucza się ichnienia w terenie innych nie wykazanych

inwentaryzacji lub o których brakuje informacji w instytucjach prowadzących

where $\mathbf{f}_i$ is the vector of the i th feature, $\mathbf{f}_i = [f_{i1}, f_{i2}, \dots, f_{in}]^T$, $\mathbf{f}_i^T$ is the vector of the i th feature, $\mathbf{f}_i^T = [f_{i1}, f_{i2}, \dots, f_{in}]^T$, $\mathbf{f}_i^T$ is the vector of the i th feature, $\mathbf{f}_i^T = [f_{i1}, f_{i2}, \dots, f_{in}]^T$.

mgr inż. MARCIN JUCHA PRZEDSIĘBIORSTWO USŁUG GEODEZYJNYCH

geodels Pawlony
Geodels and Volumes 1-9

33-454 KIOGHO, LT. BATH-EGG 2
tel.: 13 43 264 86 GSW: 802 432 7

MIP: 684-166-09-40 REGON: 1810709

Many reports of VCEs on the scene

Oświadczam, że osont techniczny zawierający rezultaty prac geodezyjnych, w wyniku których powstał niniejszy dokument, uzyskał pozytywny wynik weryfikacji. Jestem świadomy odpowiedzialności karnej za złożenie fałszywego oświadczenia.	
Organizacja geodezyjna/instytucja, w której odbyło się ogłoszenie prac geodezyjnych	STAROSTA KROŚNIEŃSKI
Identyfikator zgłoszenia prac geodezyjnych	6640.234.5.2020
Wykonawca prac geodezyjnych	Pracowniastwo Międzygeodezyjne Marcin Jucha 38-400 Krośnice, Batorskiego 25
Imię i nazwisko oraz numer uprawnień zawodowych kierownika prac geodezyjnych	Marcin Jucha NIP uprawnień 17340
Nie dot. sporządzenia dokumentu zwrotowego (wpisy w tym polu nie wliczają się do limitu)	6640.2.245.2.2020. 24.04.2020

mgr inż. MARCIN JUCHA
geodeta iawniony
Świadczenie Nr 12000000000000000000
wyd. przez Głównego Geodetę Kraju

OBIEKT	Budowa sieci elektroenergetycznej niskiego napięcia do 1kV, oświetlenia ulicznego kablowego w miejscowości Posada Górna ul..Maja dz. nr ewid. 411	
INWESTOR	Gmina Rymanów ul.Mitkowskiego 14a 38-480 Rymanów	
Rodzaj Opracowania: PROJEKT ZAGOSPODAROWANIA TERENU		
Data opracowania: 11.2020		SKALA 1:500
Projektant:		rys. NR 1