


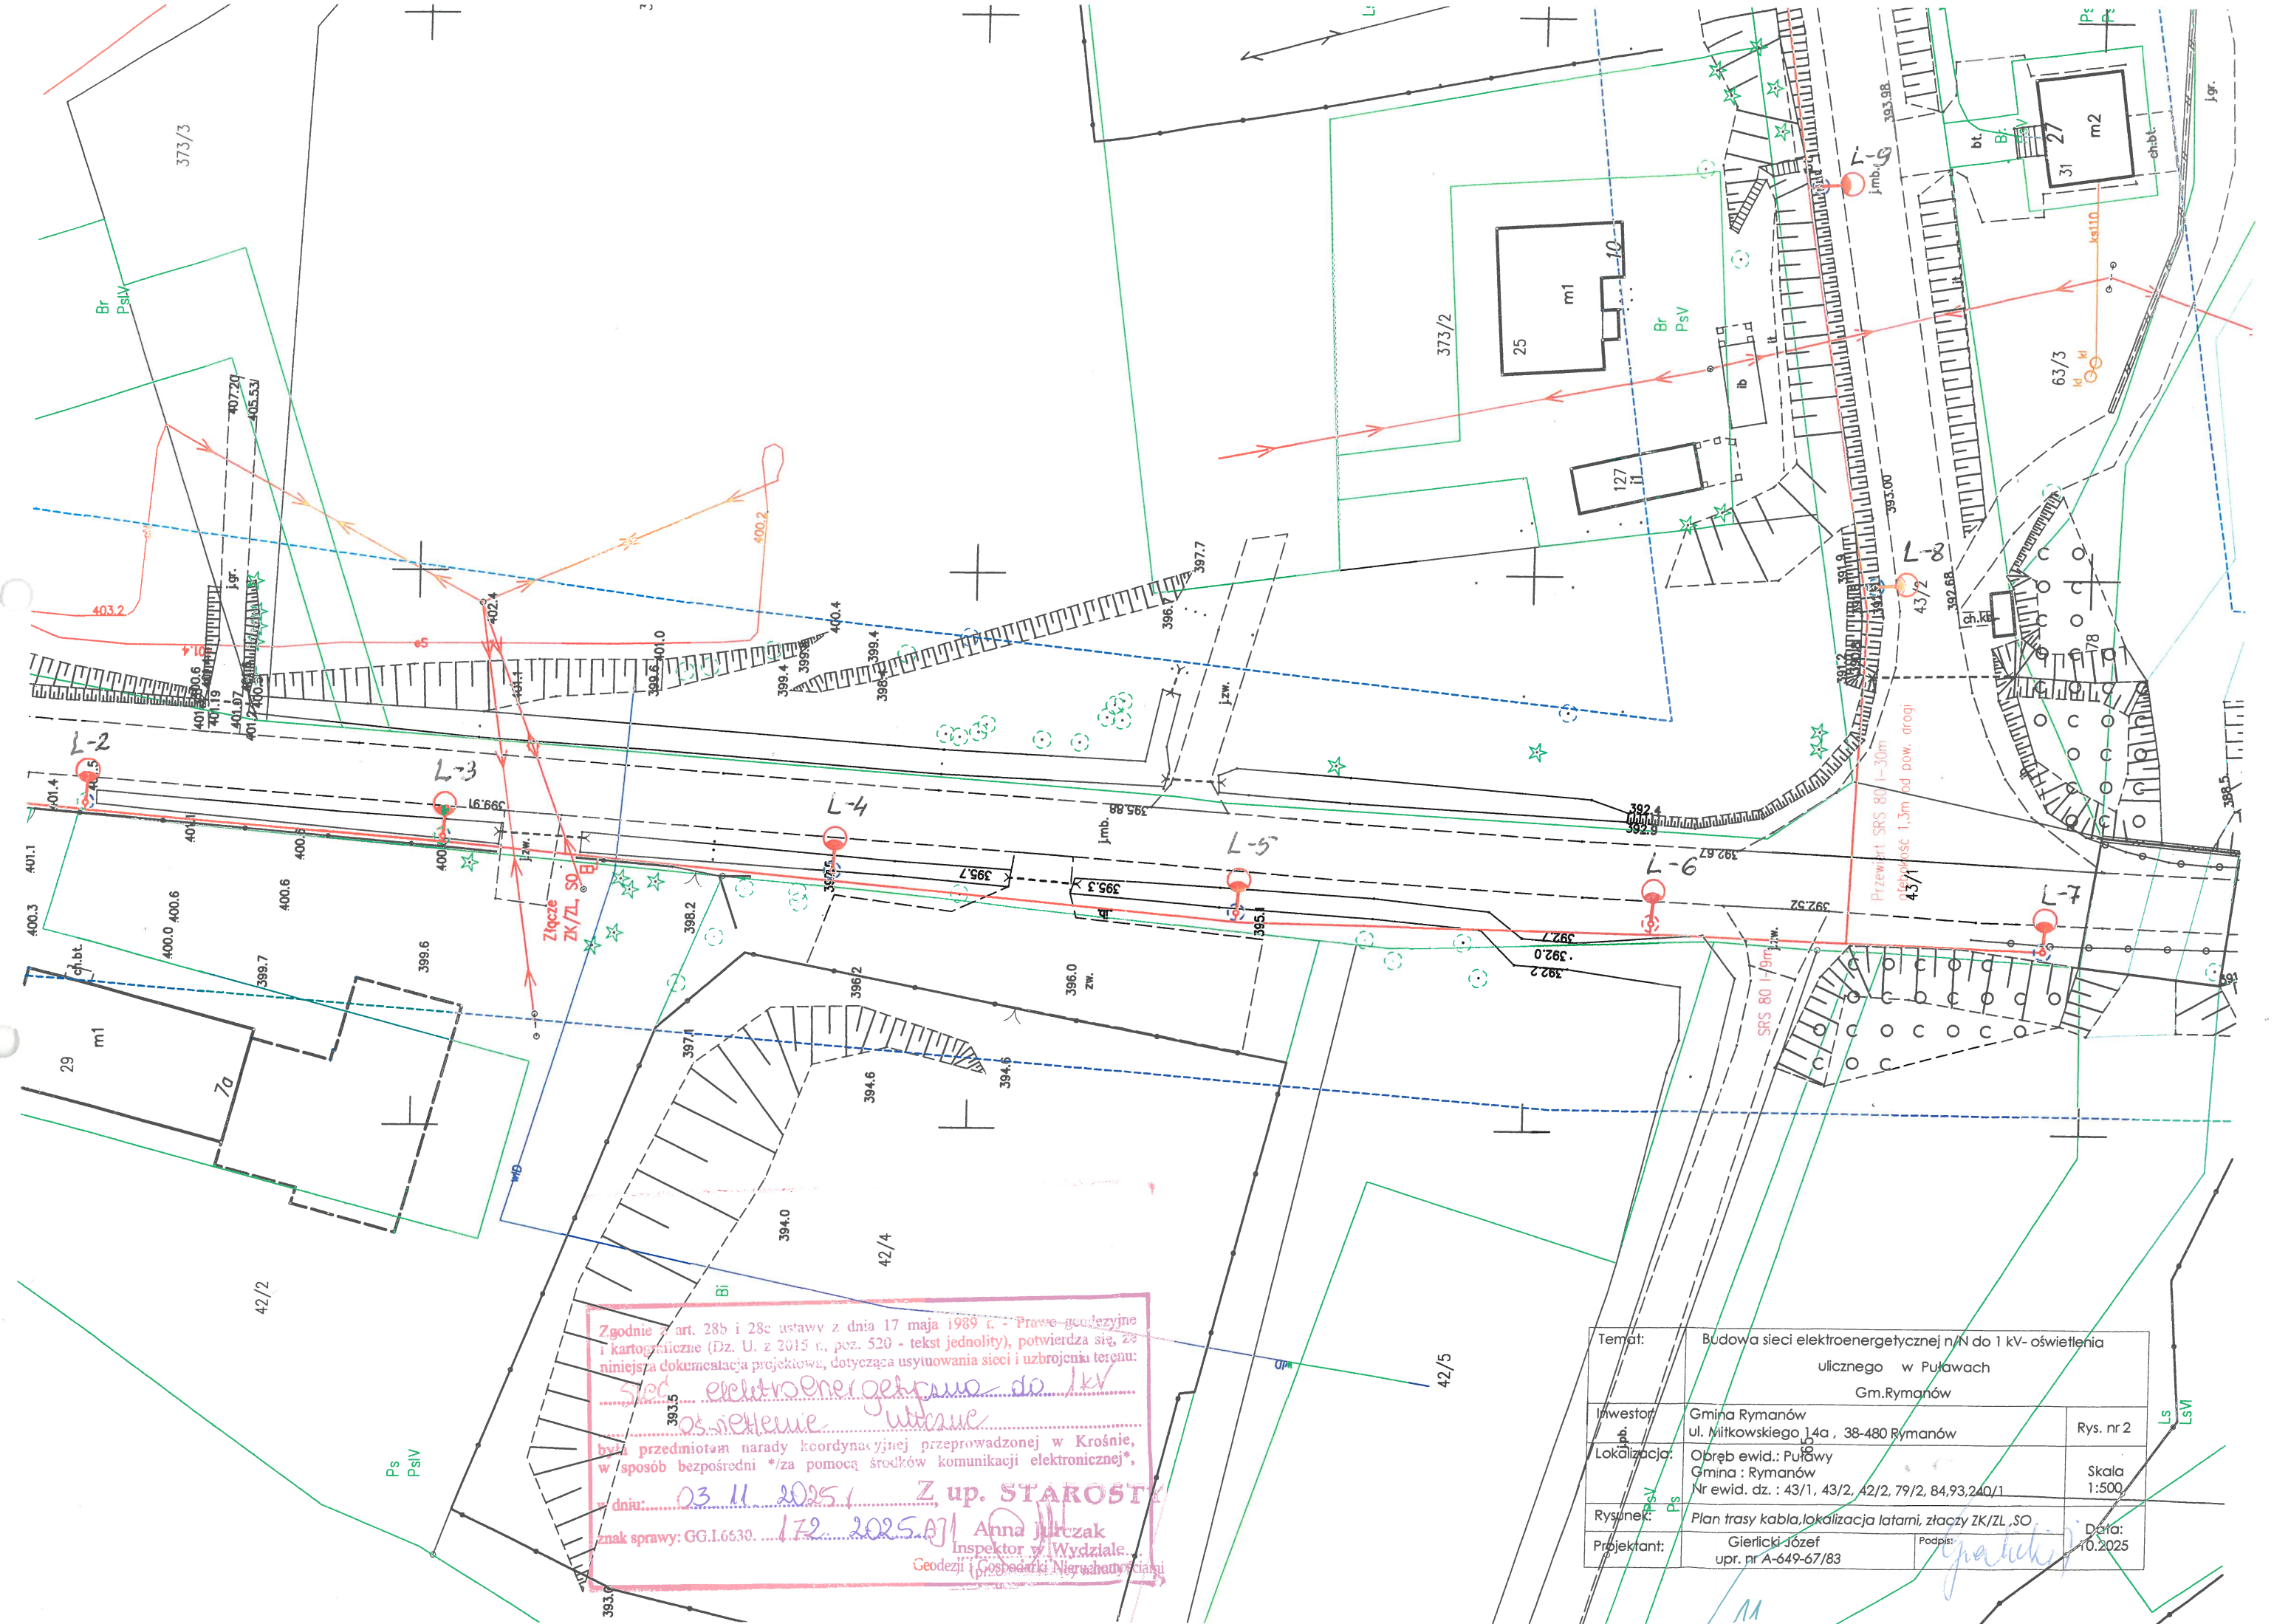

Zgodnie z art. 28b i 28c ustawy z dnia 17 maja 1989 r. - Prawo geodezyjne i kartograficzne (Dz. U. z 2015 r., poz. 520 - tekst jednolity), potwierdza się, że niniejsza dokumentacja projektowa, dotycząca usytuowania sieci i uzbrojenia terenu: sieci elektroenergetycznej do 1 kV os. rezerw. ul. 14a była przedmiotem narady koordynacyjnej przeprowadzonej w Krośnie, w sposób bezpośredni */za pomocą środków komunikacji elektronicznej*,
dnia: 03.11.2025 Z up. STAROSTY
znak sprawy: GG.L6530. 172.2025.A1 Anna Jurek
Inspektor w Wydziale
Geodezji i Gospodarki Nieruchomościami

Temat:	Budowa sieci elektroenergetycznej n/n do 1 kV- oświetlenia ulicznego w Puławach Gm. Rymanów	
Inwestor:	Gmina Rymanów ul. Miłkowskiego 14a, 38-480 Rymanów	Rys. nr 2
Lokalizacja:	Obręb ewid.: Puławy Gmina: Rymanów Nr ewid. dz.: 43/1, 43/2, 42/2, 79/2, 84, 93, 240/1	Skala 1:500
Rysunek:	Plan trasy kabla, lokalizacja latarni, złączy ZK/ZL, SO	Data: 10.2025
Projektant:	Gierlicki Józef upr. nr A-649-67/83	

Zgodnie z art. 28b i 28c ustawy z dnia 17 maja 1989 r. - Prawo geodezyjne i kartograficzne (Dz. U. z 2015 r., poz. 520 - tekst jednolity), potwierdza się, że niniejsza dokumentacja projektowa, dotycząca asymetrowania sieci i uzbrojenia terenu:

Sieci elektroenergetycznej do 1 kV
oświetlenia ulicznego

była przedmiotem nadejdy koordynacyjnej przeprowadzonej w Krośnie, w sposób bezpośredni za pomocą środków komunikacji elektronicznej*,

w dniu: 03.11.2025 **Z up. STAROSTY**

znak sprawy: GG.1.6630. 172.2025.AJ **Anna Jarczak**
Inspektor w Wydziale
Geodezji i Gospodarki Nieruchomościami
(przewodzący)

MAPA DO CELÓW PROJEKTOWYCH

Skala 1:500

Układ współrzędnych XY:2000

Układ wysokościowy: EVRF 2007-NH

Wojew.: podkarpackie

Powiat: krośnieński

Gmina: Rymanów

Obręb: Puławy

Godło mapy: 7.112.29.07.1.1

Ozn. zgl. pracy. geod.: 6640.2242.2025

L.k.s.rob.: CS/7/11/2025

Mapa aktualna w obszarze oznaczonym

Mapa została wykonana bez ustalenia obciążeń służebnościami gruntowymi

Mapa nie zawiera użytków
które nie są ujawnione w ewidencji gruntów


Wykonał:

FIRMA HANDLOWO-USŁUGOWA
GEO-KOMP
Cezary Szczepanik
38-400 Krosno, ul. Bieszczadzka 1/114
kom. 793 018 397
NIP 684-215-73-42, REGON 371160762

Oświadczam, że operat techniczny zawierający rezultaty prac geodezyjnych, w wyniku których powstał, niniejszy dokument uzyskał, pozytywny wynik weryfikacji. Jednocześnie informuję, że jestem świadomy odpowiedzialności karnej za złożenie fałszywego oświadczenia.


Organ służby geodezyjnej i kartograficznej który otrzymał zgłoszenie	Starosta Krośnieński
Wykonawca prac geodezyjnych	F.H.U. Geo-Komp Cezary Szczepanik
Nr oraz data sporządzenia dokumentu zawierającego wynik pozytywnej weryfikacji.	P.1807.2025.287.1 19.09.2025
Imię i nazwisko oraz nr uprawnień zawodowych kierownika prac geodezyjnych	Michałina Szczepanik Nr upr. 5656
Podpis kierownika prac geodezyjnych	

GEODETA UPRAWNIONY
Michałina Szczepanik
38-400 Krosno, ul. Okrzei 106
Nr upr. 5856, tel. 796-614-429

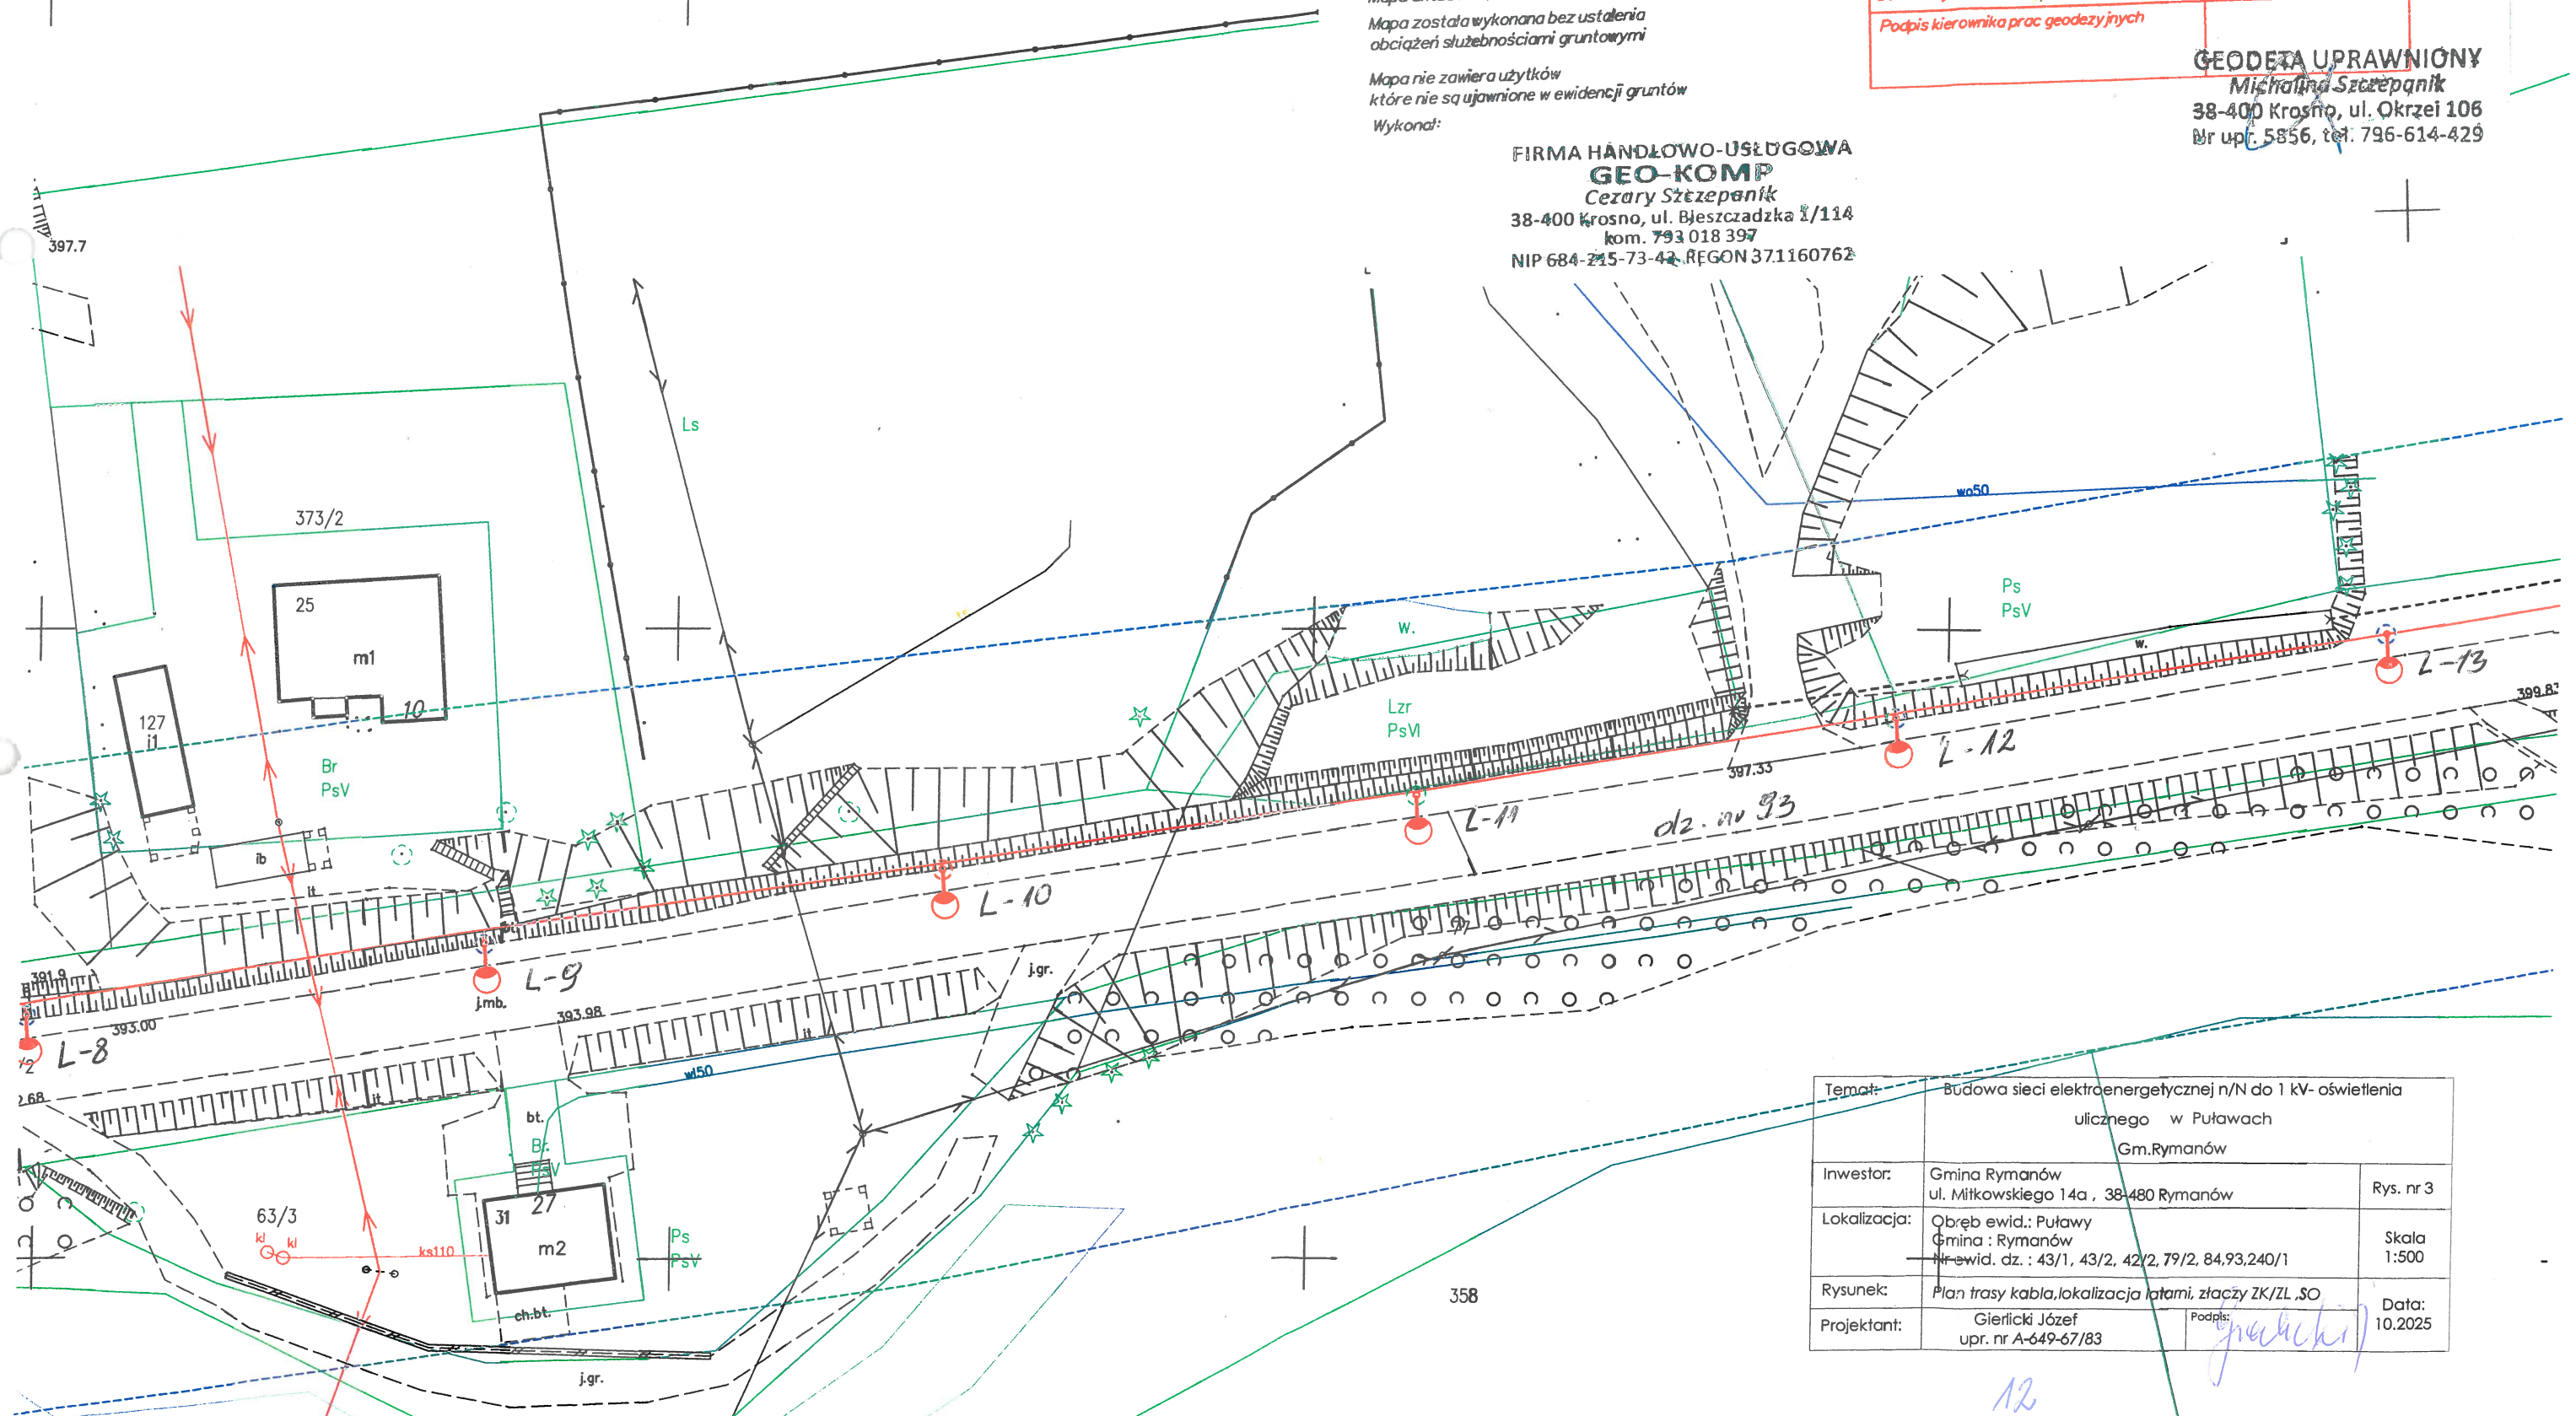

Temat:	Budowa sieci elektroenergetycznej n/N do 1 kV - oświetlenia ulicznego w Puławach Gm. Rymanów	
Inwestor:	Gmina Rymanów ul. Miłkowskiego 14a, 38-480 Rymanów	Rys. nr 3
Lokalizacja:	Obręb ewid.: Puławy Gmina: Rymanów Nr ewid. dz.: 43/1, 43/2, 42/2, 79/2, 84, 93, 240/1	Skala 1:500
Rysunek:	Plan trasy kabla, lokalizacja latarni, złączy ZK/ZL, SO	
Projektant:	Gierlicki Józef upr. nr A-649-67/83	Podpis: <i>[signature]</i> Data: 10.2025

Zgodnie z art. 28b i 28c ustawy z dnia 17 maja 1989 r. - Prawo geodezyjne i kartograficzne (Dz. U. z 2015 r., poz. 520 - tekst jednolity), potwierdza się, że niniejsza dokumentacja projektowa, dotycząca usytuowania sieci i uzbrojenia terenu:
sieci elektroenergetycznej do 1 kV
oświetlenia ulicznego
była przedmiotem narady koordynacyjnej przeprowadzonej w Krośnie, w sposób bezpośredni *za pomocą środków komunikacji elektronicznej*,
w dniu: *03.11.2025* *Z up. STAROSTA*
znak sprawy: GS.1.6630. *172.2025.A1* *Anna Wirczak*
Inspektor w Wydziale Geodezji i Gospodarki Nieruchomościami

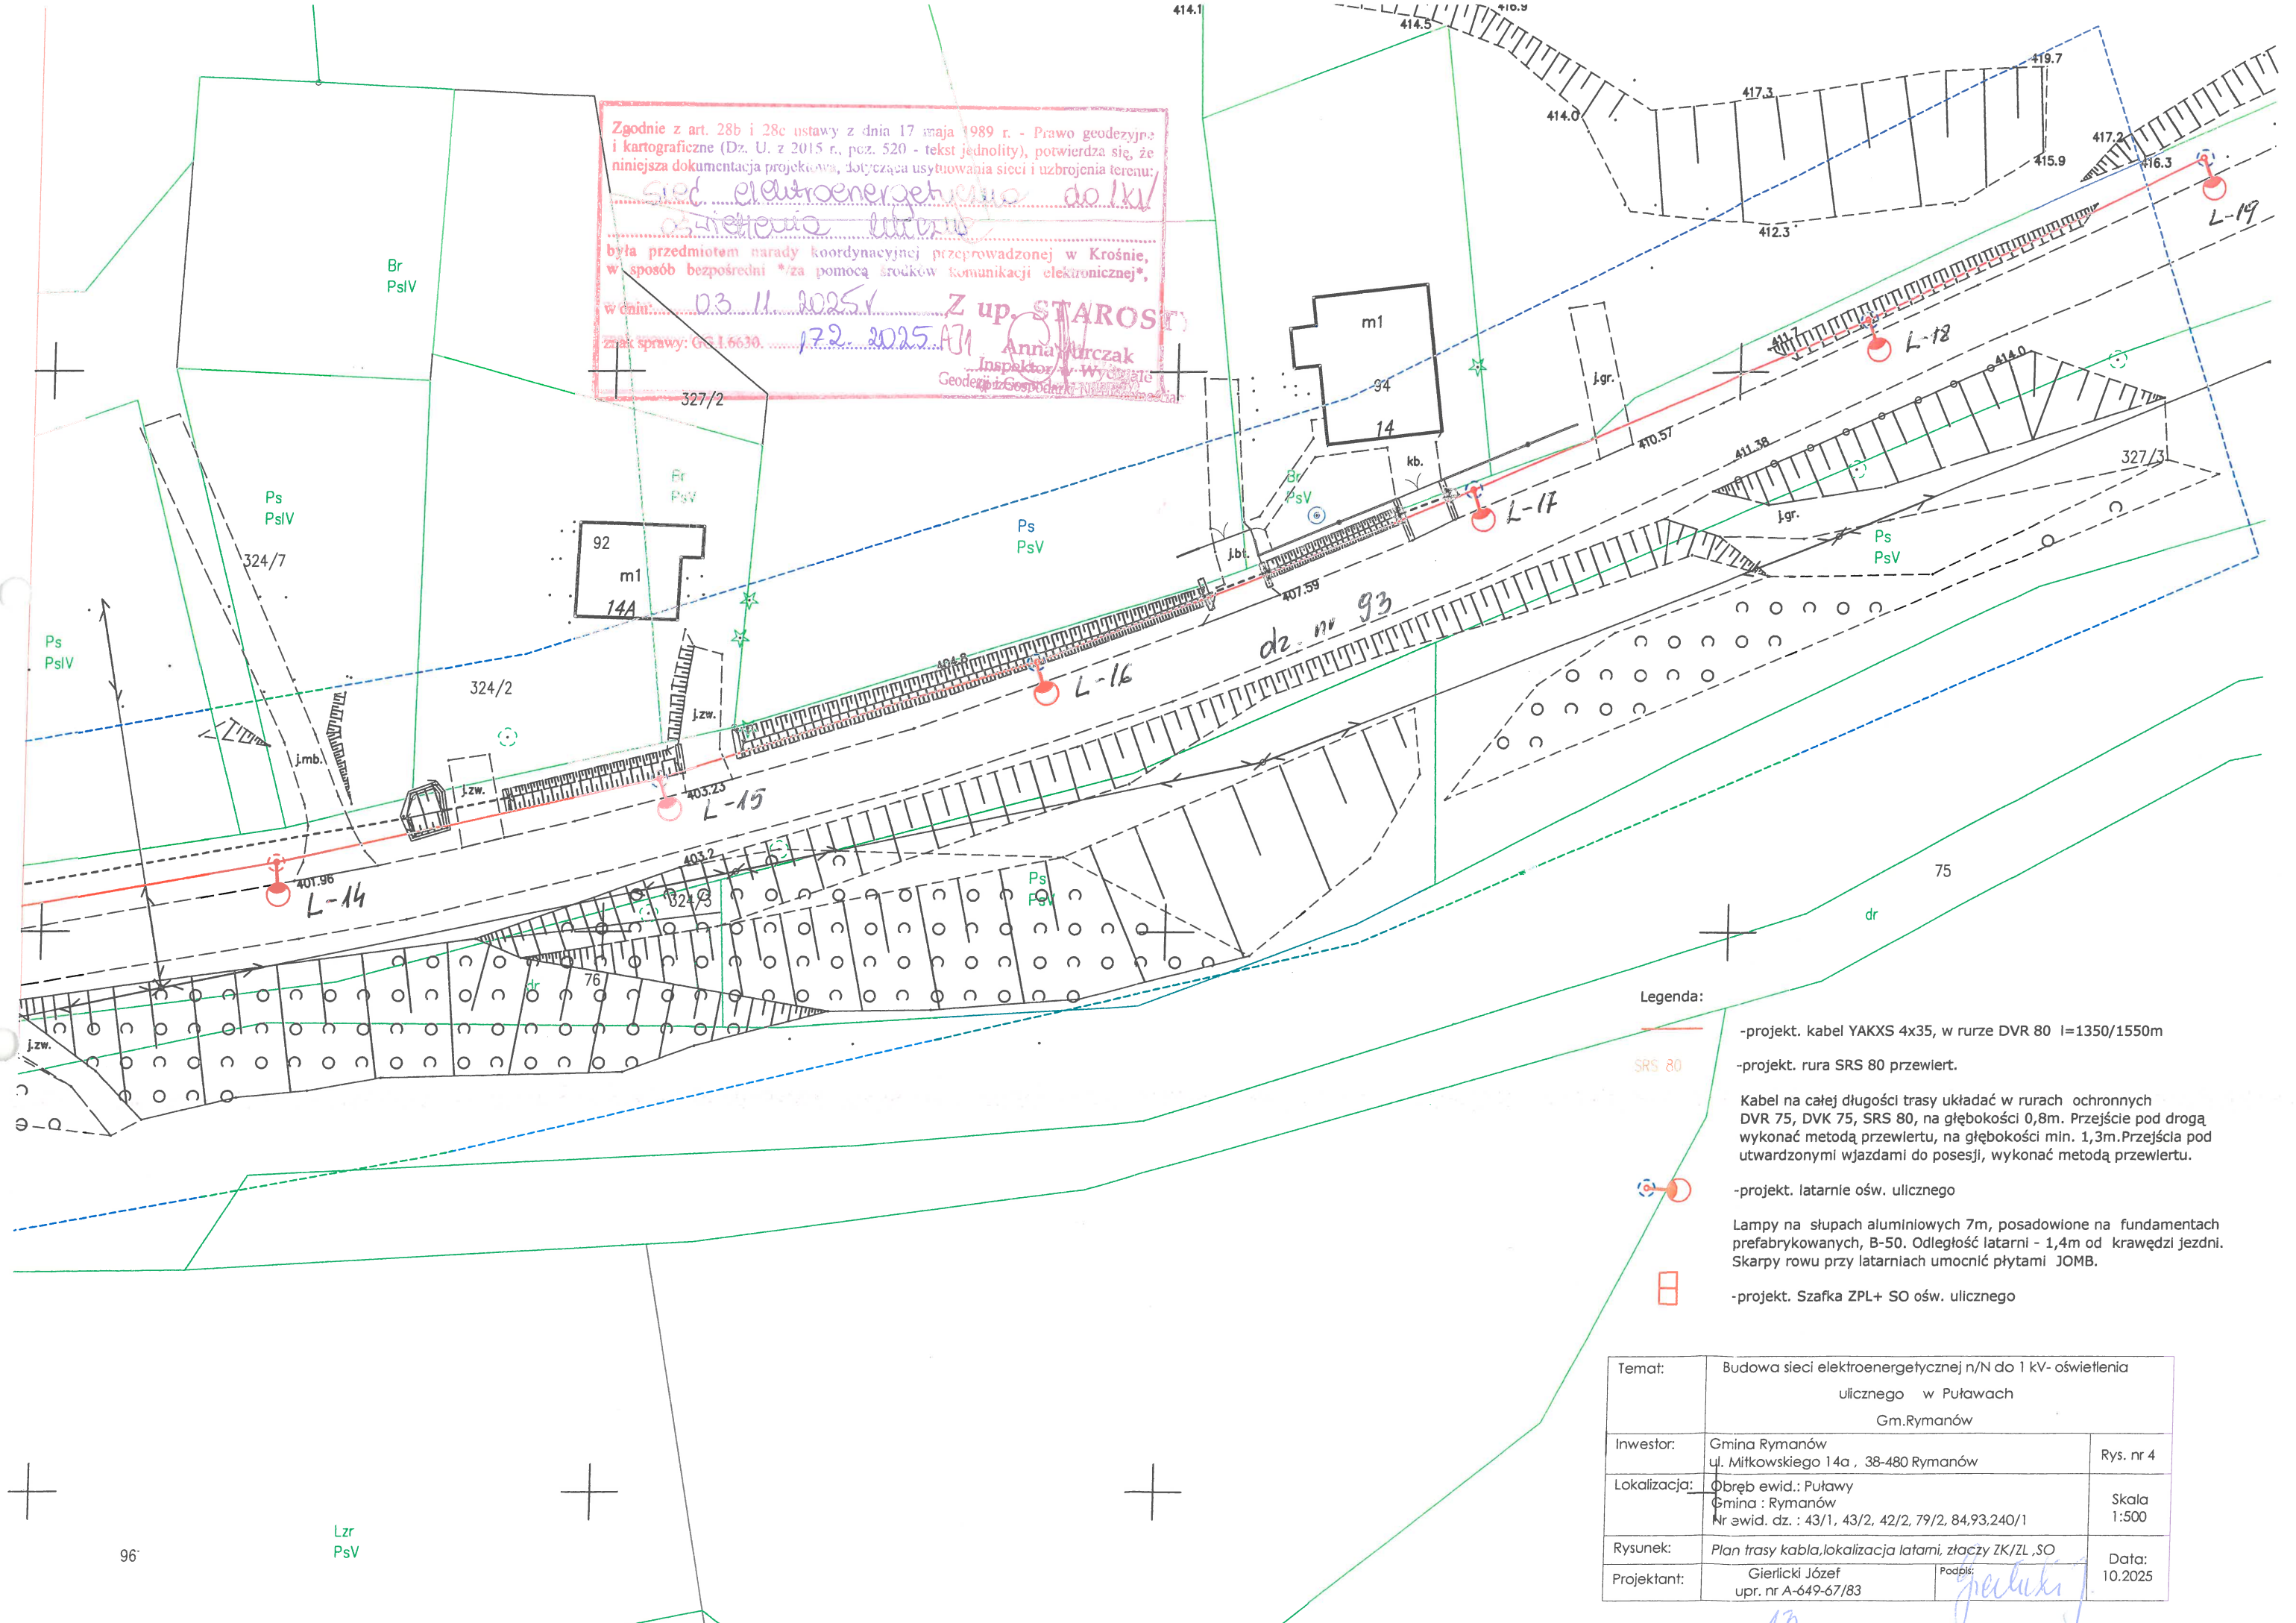

- Legenda:
- projekt. kabel YAKXS 4x35, w rurze DVR 80 l=1350/1550m
 - projekt. rura SRS 80 przewiert.
 - Kabel na całej długości trasy układać w rurach ochronnych DVR 75, DVK 75, SRS 80, na głębokości 0,8m. Przejście pod drogą wykonać metodą przewiertu, na głębokości min. 1,3m. Przejścia pod utwardzonymi wjazdami do posesji, wykonać metodą przewiertu.
 - projekt. latarnie ośw. ulicznego
 - Lampy na słupach aluminiowych 7m, posadowione na fundamentach prefabrykowanych, B-50. Odległość latarni - 1,4m od krawędzi jezdni. Skarpy rowu przy latarniach umocnić płytami JOMB.
 - projekt. Szafka ZPL+ SO ośw. ulicznego

Temat:	Budowa sieci elektroenergetycznej n/N do 1 kV- oświetlenia ulicznego w Puławach Gm.Rymanów	
Inwestor:	Gmina Rymanów ul. Miłkowskiego 14a , 38-480 Rymanów	Rys. nr 4
Lokalizacja:	Obszar ewid.: Puławy Gmina : Rymanów Nr ewid. dz. : 43/1, 43/2, 42/2, 79/2, 84,93,240/1	Skala 1:500
Rysunek:	Plan trasy kabla, lokalizacja latarni, złączy ZK/ZL, SO	
Projektant:	Gierlicki Józef upr. nr A-649-67/83	Data: 10.2025

MAPA DO CELÓW PROJEKTOWYCH

Skala 1:500

Układ współrzędnych XY:2000

Układ wysokościowy: EVRF 2007-NH

Wojew.: podkarpackie

Powiat: krośnieński

Gmina: Rymanów

Obwód: Puławy

Godło mapy: 7.112.29.07.11

Ozn. zgl. pracy. geod.: 6640.2242.2025

L.k.s.rob.: CS/7/11/2025

Mapa aktualna w obszarze oznaczonym

Mapa została wykonana bez ustalenia

obciążeń służebnościami gruntowymi

Mapa nie zawiera użytków

które nie są ujawnione w ewidencji gruntów

Wykonał:

FIRMA HANDLOWO-USŁUGOWA

GEO-KOMP

Cezary Szczepanik

38-400 Krosno, ul. Bieszczadzka 1/114

kom. 793 018 397

NIP 684-215-73-42 REGON 371160762

Oświadczam, że operat techniczny zawierający rezultaty prac geodezyjnych, w wyniku których powstał, niniejszy dokument uzyskał, pozytywny wynik weryfikacji. Jednocześnie informuję, że jestem świadomy odpowiedzialności karnej za złożenie fałszywego oświadczenia.

Organ służby geodezyjnej i kartograficznej który otrzymał zgłoszenie

Starosta Krośnieński

Wykonawca prac geodezyjnych

F.H.U. Geo-Komp
Cezary Szczepanik

Nr oraz data sporządzenia dokumentu zawierającego wynik pozytywnej weryfikacji.

P.1807.2025.287.1
19.09.2025

Imię i nazwisko oraz nr uprawnień zawodowych kierownika prac geodezyjnych

Michałina Szczepanik
Nr upr. 5856


Podpis kierownika prac geodezyjnych

GEODETA UPRAWNIONY

Michałina Szczepanik

38-400 Krosno, ul. Okrzei 106

Nr upr. 5856, tel. 796-614-429

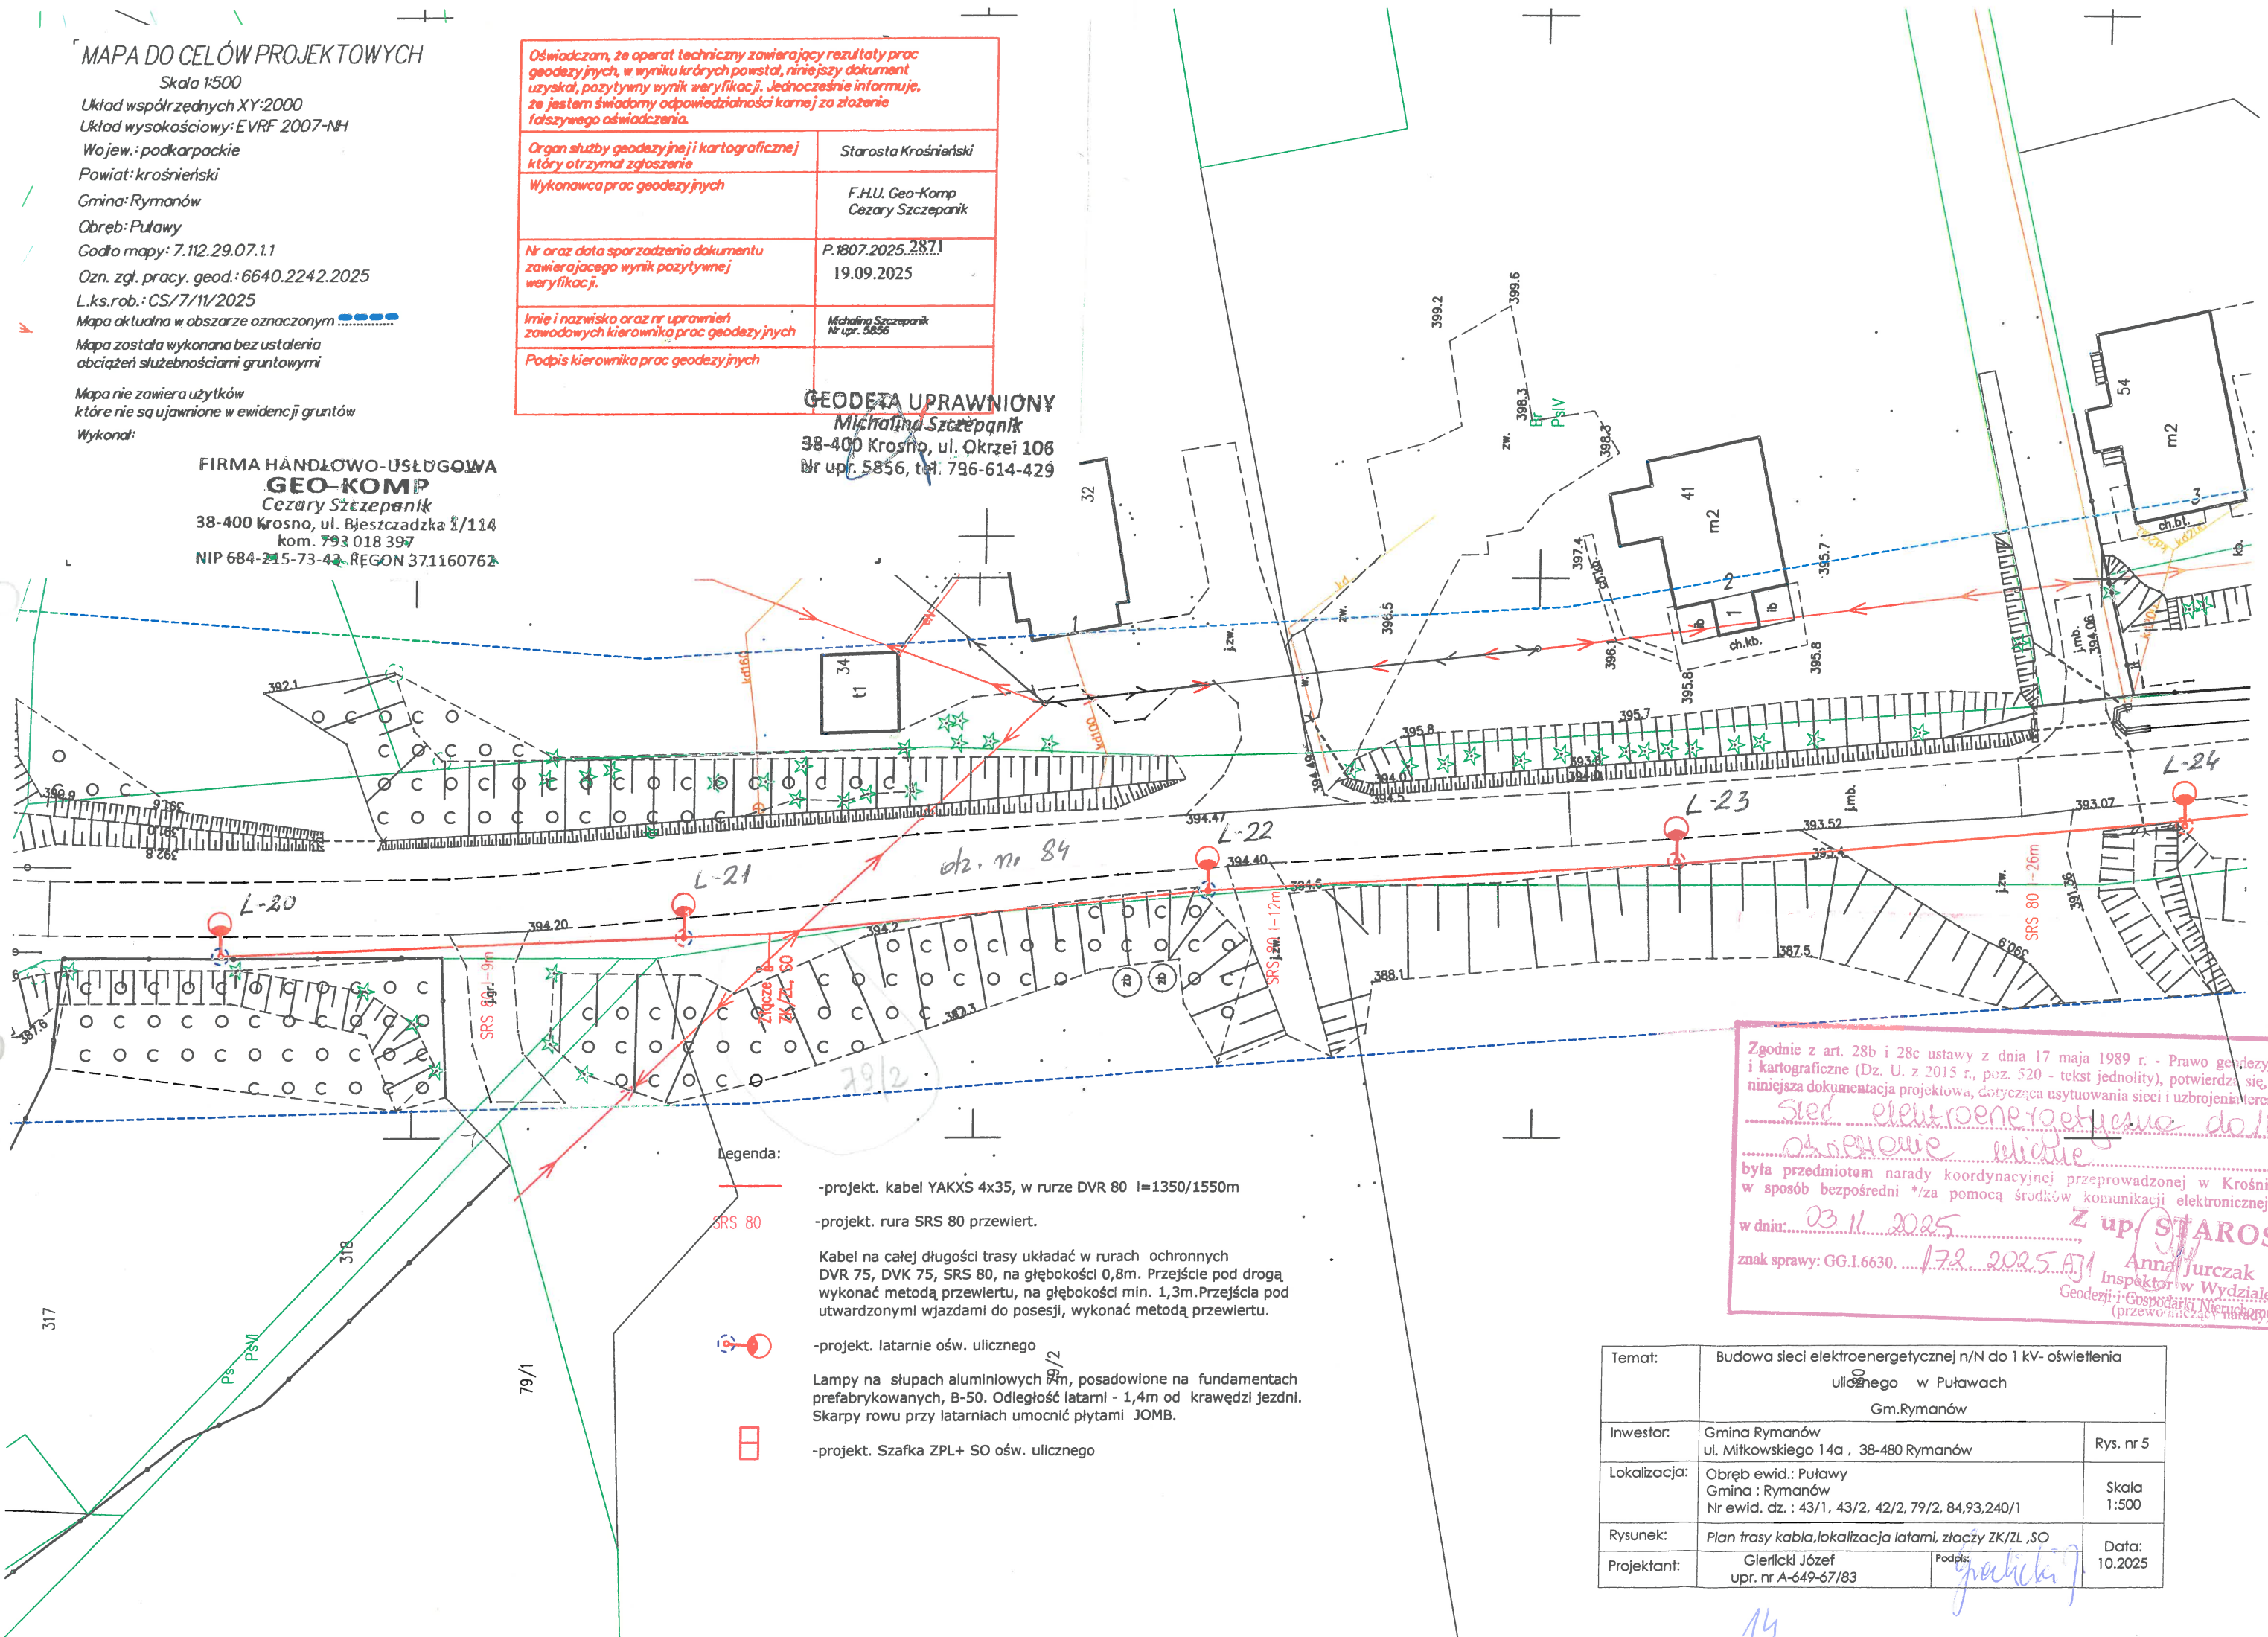

Legenda:

-projekt. kabel YAKXS 4x35, w rurze DVR 80 l=1350/1550m

-projekt. rura SRS 80 przewiert.

Kabel na całej długości trasy układać w rurach ochronnych DVR 75, DVK 75, SRS 80, na głębokości 0,8m. Przejście pod drogą wykonać metodą przewiertu, na głębokości min. 1,3m. Przejścia pod utwardzonymi wjazdami do posesji, wykonać metodą przewiertu.

-projekt. latarnie ośw. ulicznego

Lampy na słupach aluminiowych 7m, posadowione na fundamentach prefabrykowanych, B-50. Odległość latarni - 1,4m od krawędzi jezdni. Skarpy rowu przy latarniach umocnić płytami JOMB.

-projekt. Szafka ZPL+ SO ośw. ulicznego

Zgodnie z art. 28b i 28c ustawy z dnia 17 maja 1989 r. - Prawo geodezyjne i kartograficzne (Dz. U. z 2015 r., poz. 520 - tekst jednolity), potwierdza się, że niniejsza dokumentacja projektowa, dotycząca usytuowania sieci i uzbrojenia terenu:

Sieć elektroenergetyczna do 1 kV
oświetlenie uliczne

była przedmiotem narady koordynacyjnej przeprowadzonej w Krośnie, w sposób bezpośredni */za pomocą środków komunikacji elektronicznej*,

w dniu: 03.11.2025

znak sprawy: GG.I.6630. 17.2.2025

Anna Jurczak
Inspektor w Wydziale...
Geodezji i Gospodarki Nieruchomościami


Temat:	Budowa sieci elektroenergetycznej n/N do 1 kV- oświetlenia ulicznego w Puławach Gm.Rymanów	
Inwestor:	Gmina Rymanów ul. Miłkowskiego 14a , 38-480 Rymanów	Rys. nr 5
Lokalizacja:	Obwód ewid.: Puławy Gmina : Rymanów Nr ewid. dz. : 43/1, 43/2, 42/2, 79/2, 84,93,240/1	Skala 1:500
Rysunek:	Plan trasy kabla, lokalizacja latarni, złączy ZK/ZL, SO	
Projektant:	Gierlicki Józef upr. nr A-649-67/83	Data: 10.2025

14

43/1

Arna Jędrzak
inspektor w Wydziale
Geodezji i Gospod.
(przewodniczący)

Temat:	Budowa sieci elektroenergetycznej n/N do 1 kV- oświetlenia ulicznego w Puławach Gm.Rymanów	
Inwestor:	Gmina Rymanów ul. Miłkowskiego 14a , 38-480 Rymanów	Rys. nr 6
Lokalizacja:	Obręb ewid.: Puławy Gmina : Rymanów Nr ewid. dz. : 43/1, 43/2, 42/2, 79/2, 84,93,240/1	Skala 1:500
Rysunek:	Plan trasy kabla, lokalizacja latarni, złączki ZK/ZL , SO	Data: 10.2025
Projektant:	Gierlicki Józef upr. nr A-649-67/83	Podpis: <i>[Signature]</i>

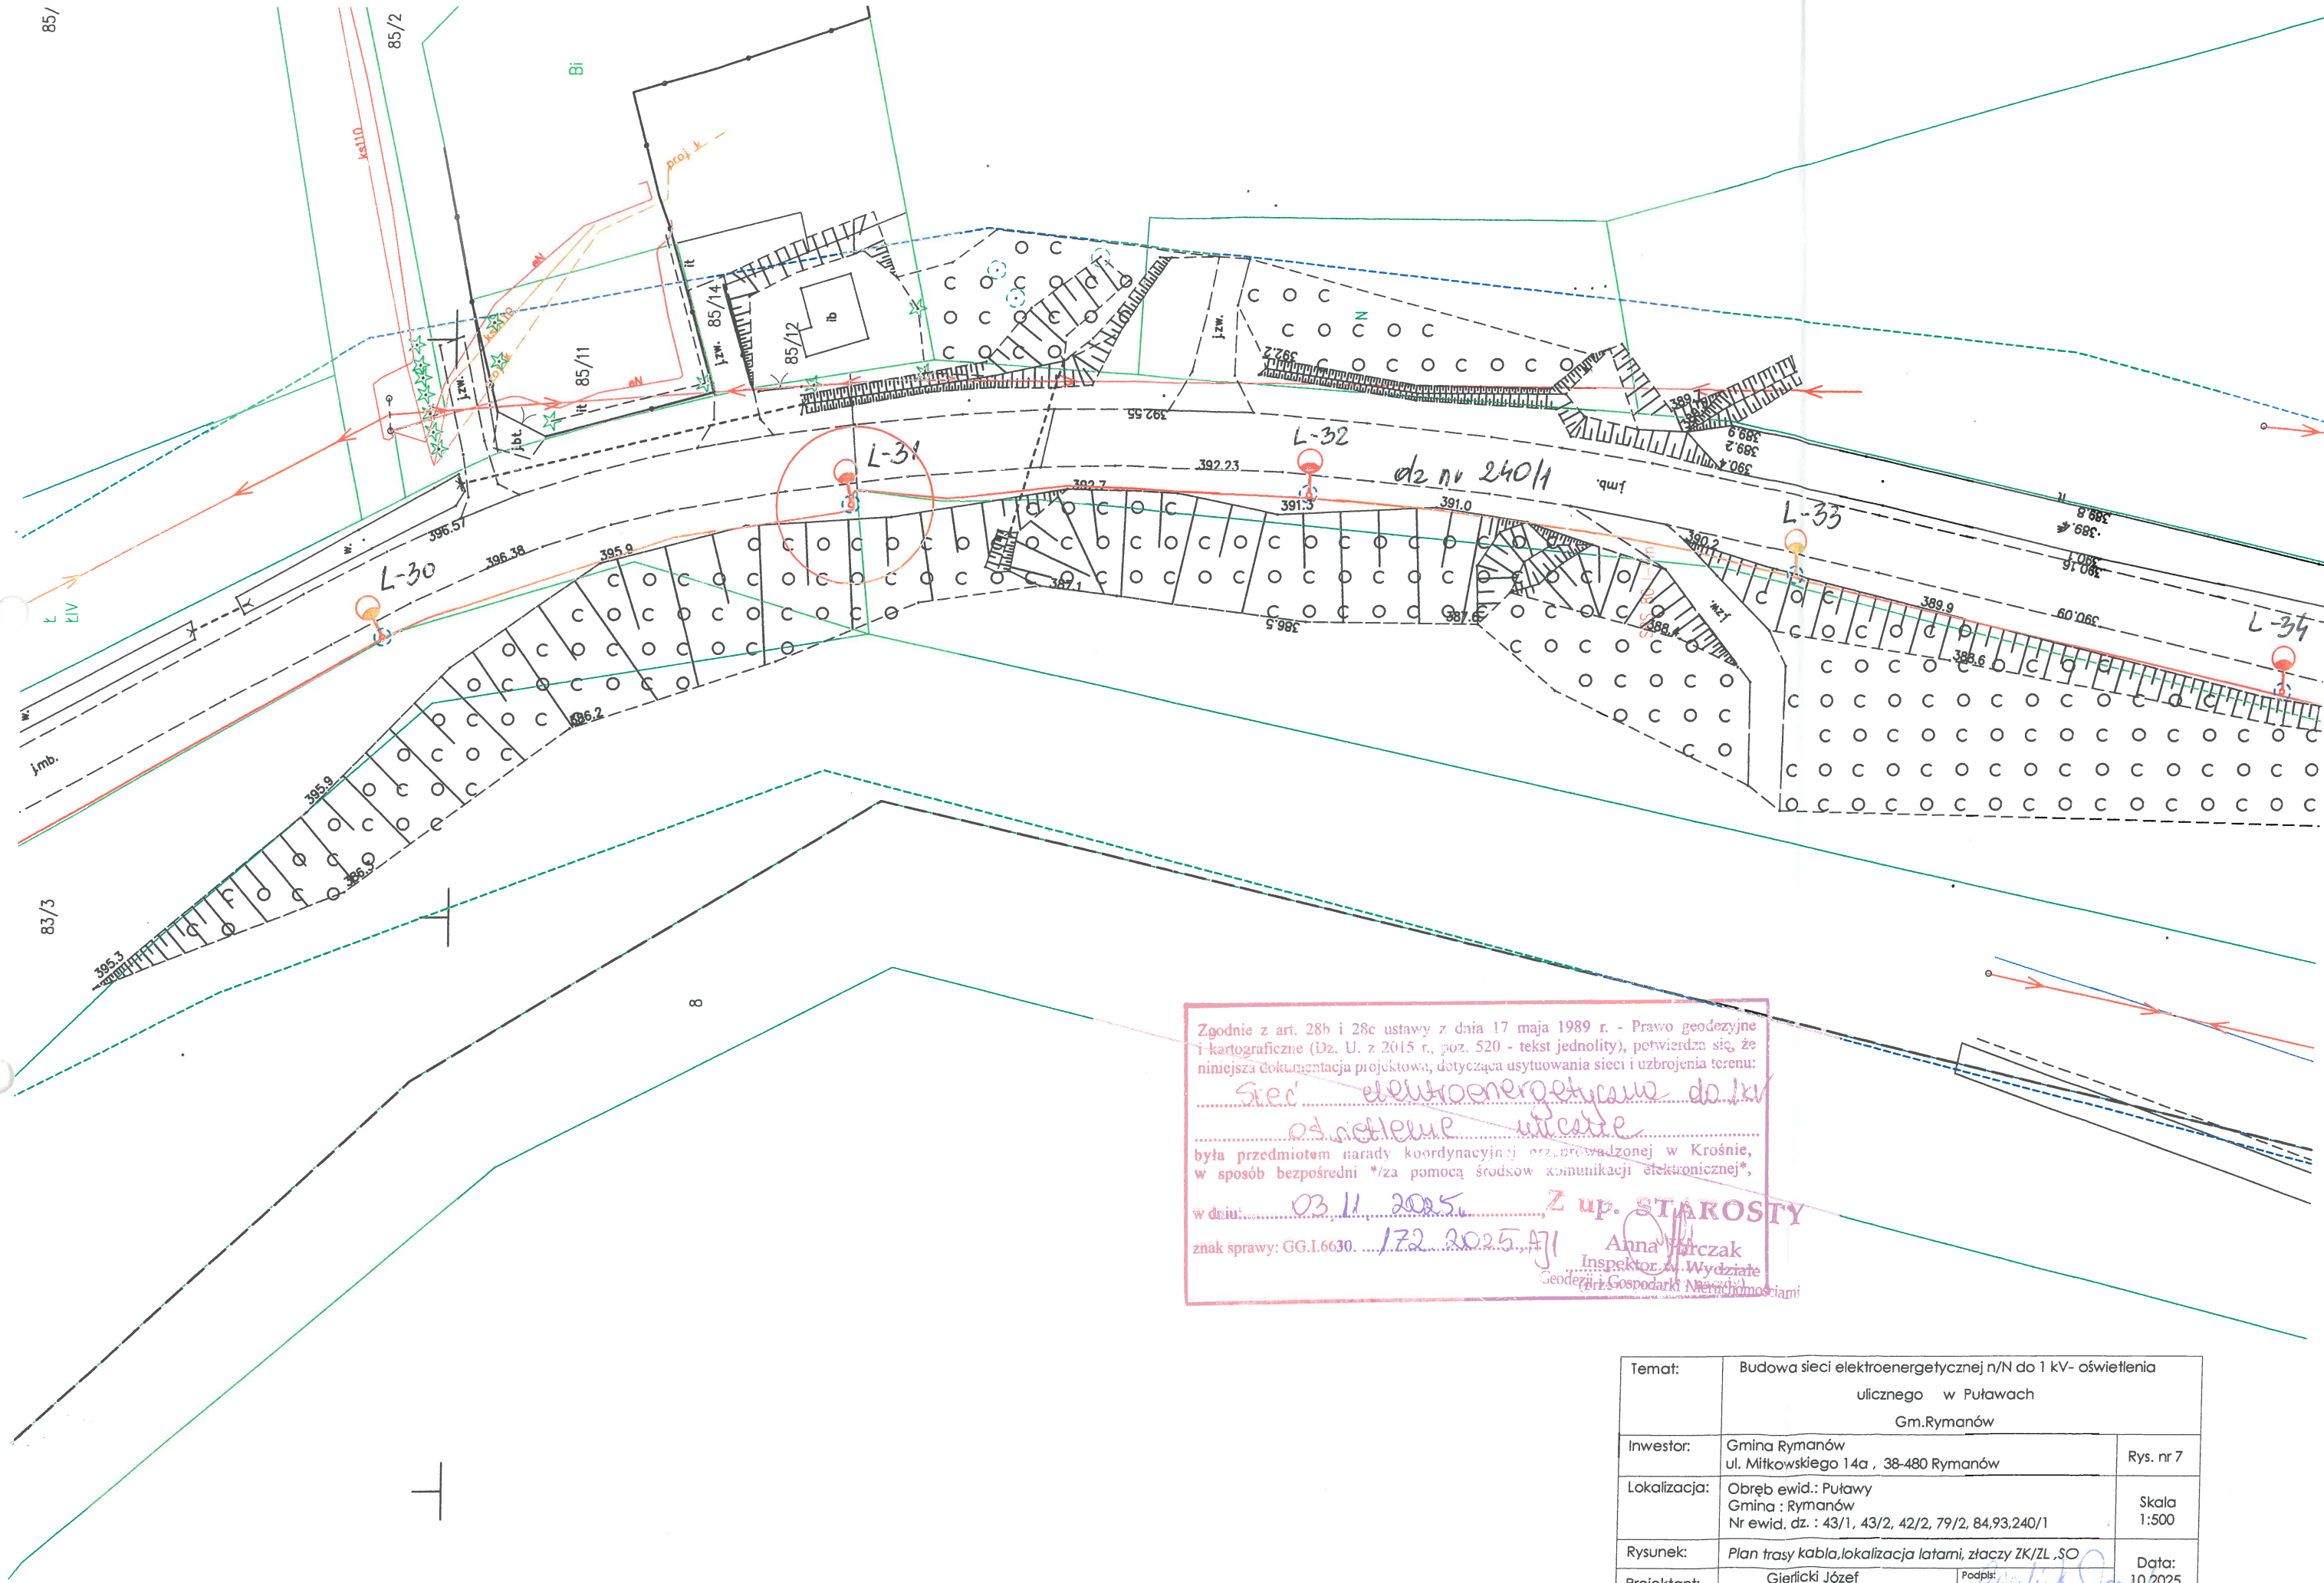

Zgodnie z art. 28b i 28c ustawy z dnia 17 maja 1989 r. - Prawo geodezyjne i kartograficzne (Dz. U. z 2015 r., poz. 520 - tekst jednolity), potwierdza się, że niniejsza dokumentacja projektowa, dotycząca usytuowania sieci i uzbrojenia terenu:


Siec' elektroenergetyczna do 1 kV
od istniejącej ulicy

była przedmiotem narady koordynacyjnej przeprowadzonej w Krośnie, w sposób bezpośredni */za pomocą środków komunikacji elektronicznej*,


w dniu: 03.11.2025, Z up. STAROSTY

znak sprawy: GG.1.6630. 172.2025.471 Anna Wirczak
Inspektor M. Wydziału
Geodezji i Gospodarki Nieruchomościami

Temat:	Budowa sieci elektroenergetycznej n/N do 1 kV- oświetlenia ulicznego w Puławach Gm. Rymanów	
Inwestor:	Gmina Rymanów ul. Miłkowskiego 14a , 38-480 Rymanów	Rys. nr 7
Lokalizacja:	Obręb ewid.: Puławy Gmina : Rymanów Nr ewid. dz. : 43/1, 43/2, 42/2, 79/2, 84, 93, 240/1	Skala 1:500
Rysunek:	Plan trasy kabla, lokalizacja latarni, złączy ZK/ZL, SO	Data: 10.2025
Projektant:	Gierlicki Józef upr. nr A-649-67/83	

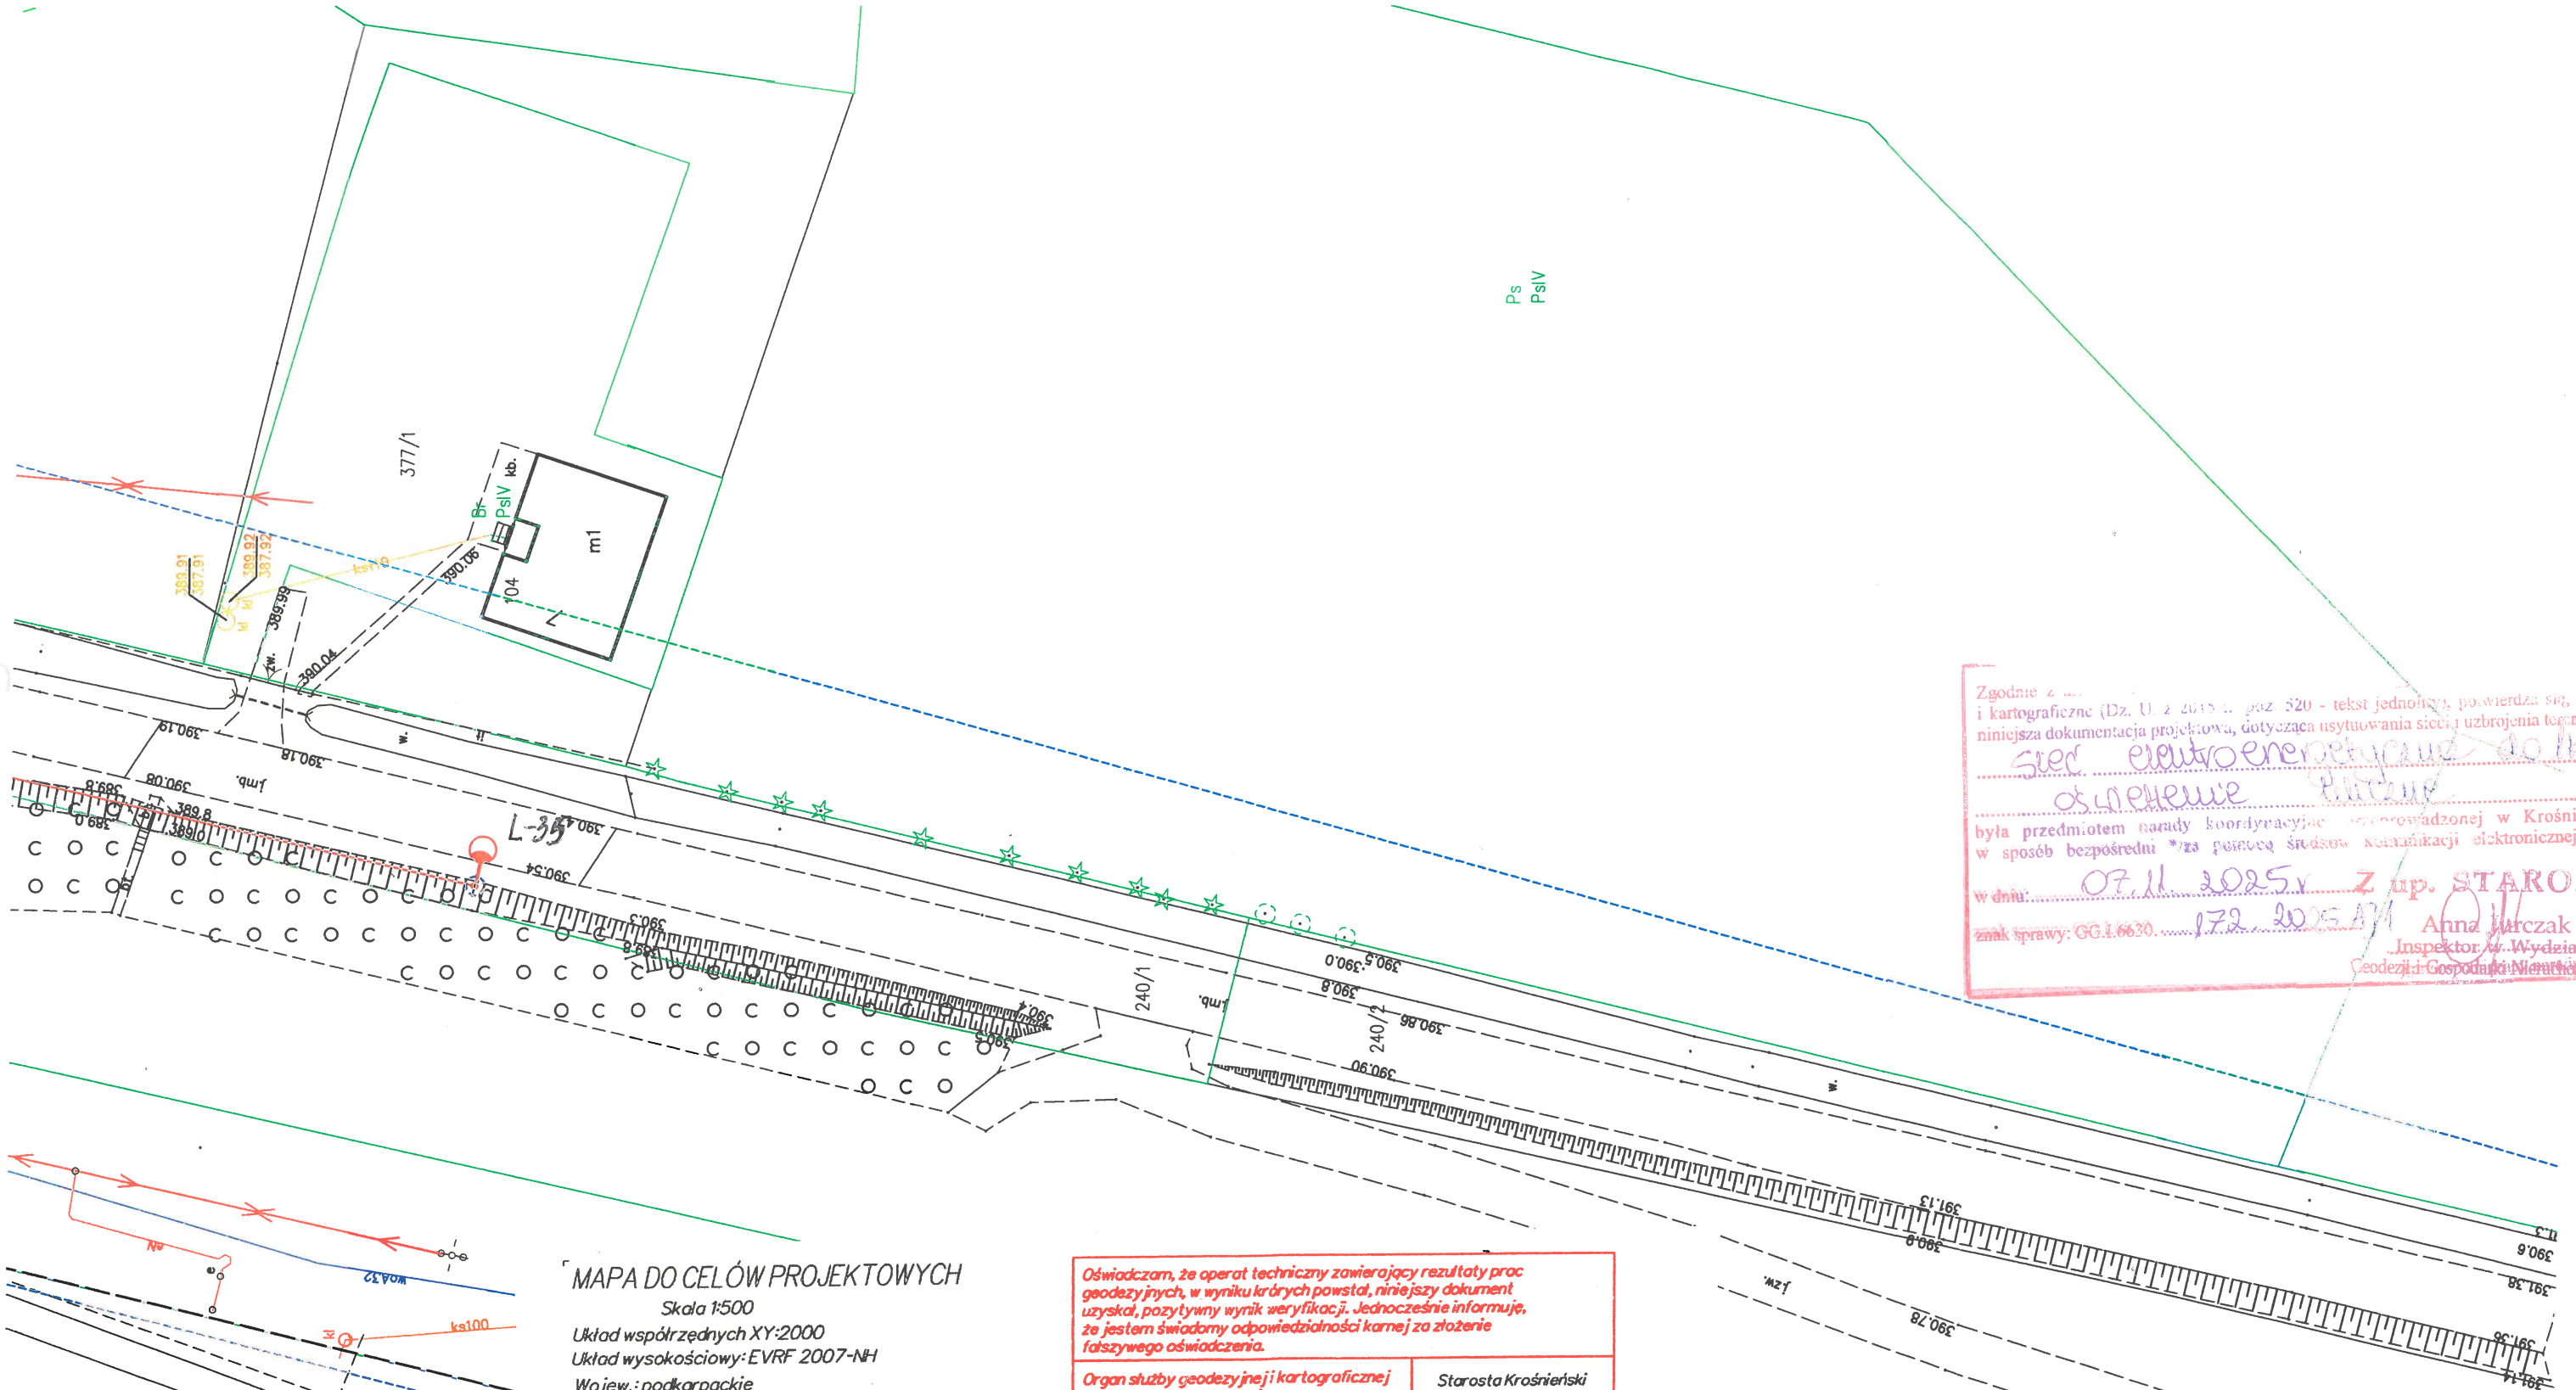

Zgodnie z ...
i kartograficzne (Dz. U. z 2015 r. poz. 520 - tekst jednolity), potwierdza się, że
niniejsza dokumentacja projektowa, dotycząca usytuowania sieci i uzbrojenia tegoż:
siatki elektroenergetycznej do 1 kV
oświetlenia
była przedmiotem narady koordynacyjnej przeprowadzonej w Krośnie,
w sposób bezpośredni i za pomocą środków komunikacji elektronicznej*,
w dniu: 07.11.2025 r. **Z up. STAROSTA**
znak sprawy: GG.1.6630. 172.2025/171 **Anna Marczak**
Inspektor w Wydziale
Geodezji i Gospodarki Nieruchomościami

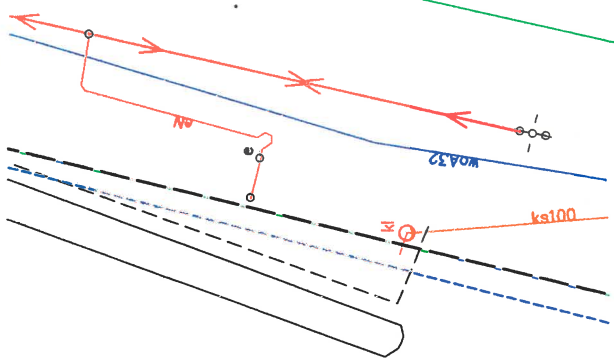

MAPA DO CELÓW PROJEKTOWYCH

Skala 1:500
Układ współrzędnych XY:2000
Układ wysokościowy: EVRF 2007-NH
Wojew.: podkarpackie
Powiat: krośnieński
Gmina: Rymanów
Obręb: Puławy
Godło mapy: 7.112.29.07.1.1
Ozn. zgł. pracy. geod.: 6640.2242.2025
L.ks.rob.: CS/7/11/2025
Mapa aktualna w obszarze oznaczonym
Mapa została wykonana bez ustalenia
obciążeń służebnościami gruntowymi
Mapa nie zawiera użytków
które nie są ujawnione w ewidencji gruntów
Wykonał:

FIRMA HANDŁOWO-USŁUGOWA
GEO-KOMP
Cezary Szczepanik
38-400 Krosno, ul. Bieszczadzka 1/114
kom. 793 018 397
NIP 684-215-73-42 REGON 371160762

Oświadczam, że operat techniczny zawierający rezultaty prac geodezyjnych, w wyniku których powstał, niniejszy dokument uzyskał, pozytywny wynik weryfikacji. Jednocześnie informuje, że jestem świadomy odpowiedzialności karnej za złożenie fałszywego oświadczenia.	
Organ służby geodezyjnej i kartograficznej który otrzymał zgłoszenie	Starosta Krośnieński
Wykonawca prac geodezyjnych	F.H.U. Geo-Komp Cezary Szczepanik
Nr oraz data sporządzenia dokumentu zawierającego wynik pozytywnej weryfikacji.	P.1807.2025.2871 19.09.2025
Imię i nazwisko oraz nr uprawnień zawodowych kierownika prac geodezyjnych	Michał Szczępanik Nr upr. 5856
Podpis kierownika prac geodezyjnych	

GEODEZA UPRAWNIONY
Michał Szczępanik
38-400 Krosno, ul. Okrzei 106
Nr upr. 5856, tel. 796-614-429

Temat:	Budowa sieci elektroenergetycznej n/N do 1 kV- oświetlenia ulicznego w Puławach Gm. Rymanów	
Inwestor:	Gmina Rymanów ul. Miłkowskiego 14a , 38-480 Rymanów	Rys. nr 8
Lokalizacja:	Obręb ewid.: Puławy Gmina : Rymanów Nr ewid. dz. : 43/1, 43/2, 42/2, 79/2, 84,93,240/1	Skala 1:500
Rysunek:	Plan trasy kabla, lokalizacja latarni, złącza ZK/ZL ,SO	
Projektant:	Gierlicki Józef upr. nr A-649-67/83	Data: 10.2025