


Projektowane słupy aluminiowe SAL-60 z wysięgnikami WR-4/1/0,5/5 na fundamentach betonowych B-60 i oprawami LED ISKRA 36 (4000K) na całej długości projektowany kabel układać w rurach osłonowych typu DVK fi 75 a przekroczenie proj. linią kablową istn. utwardzonych wjazdów wykonać metodą podwiertu zastępując w tych miejscach rury DVK rurami SRS fi 75,

- słup aluminiowy SAL-60 z wysięgnikiem WR-4/1/0,5/5 na fundamencie B60 wraz z oprawą LED ISKRA 36 /4000K
- proj. linia kablowa doziemna zasilająca lampy YAKXS 4x35mm2 w rurze osłonowej na całej długości

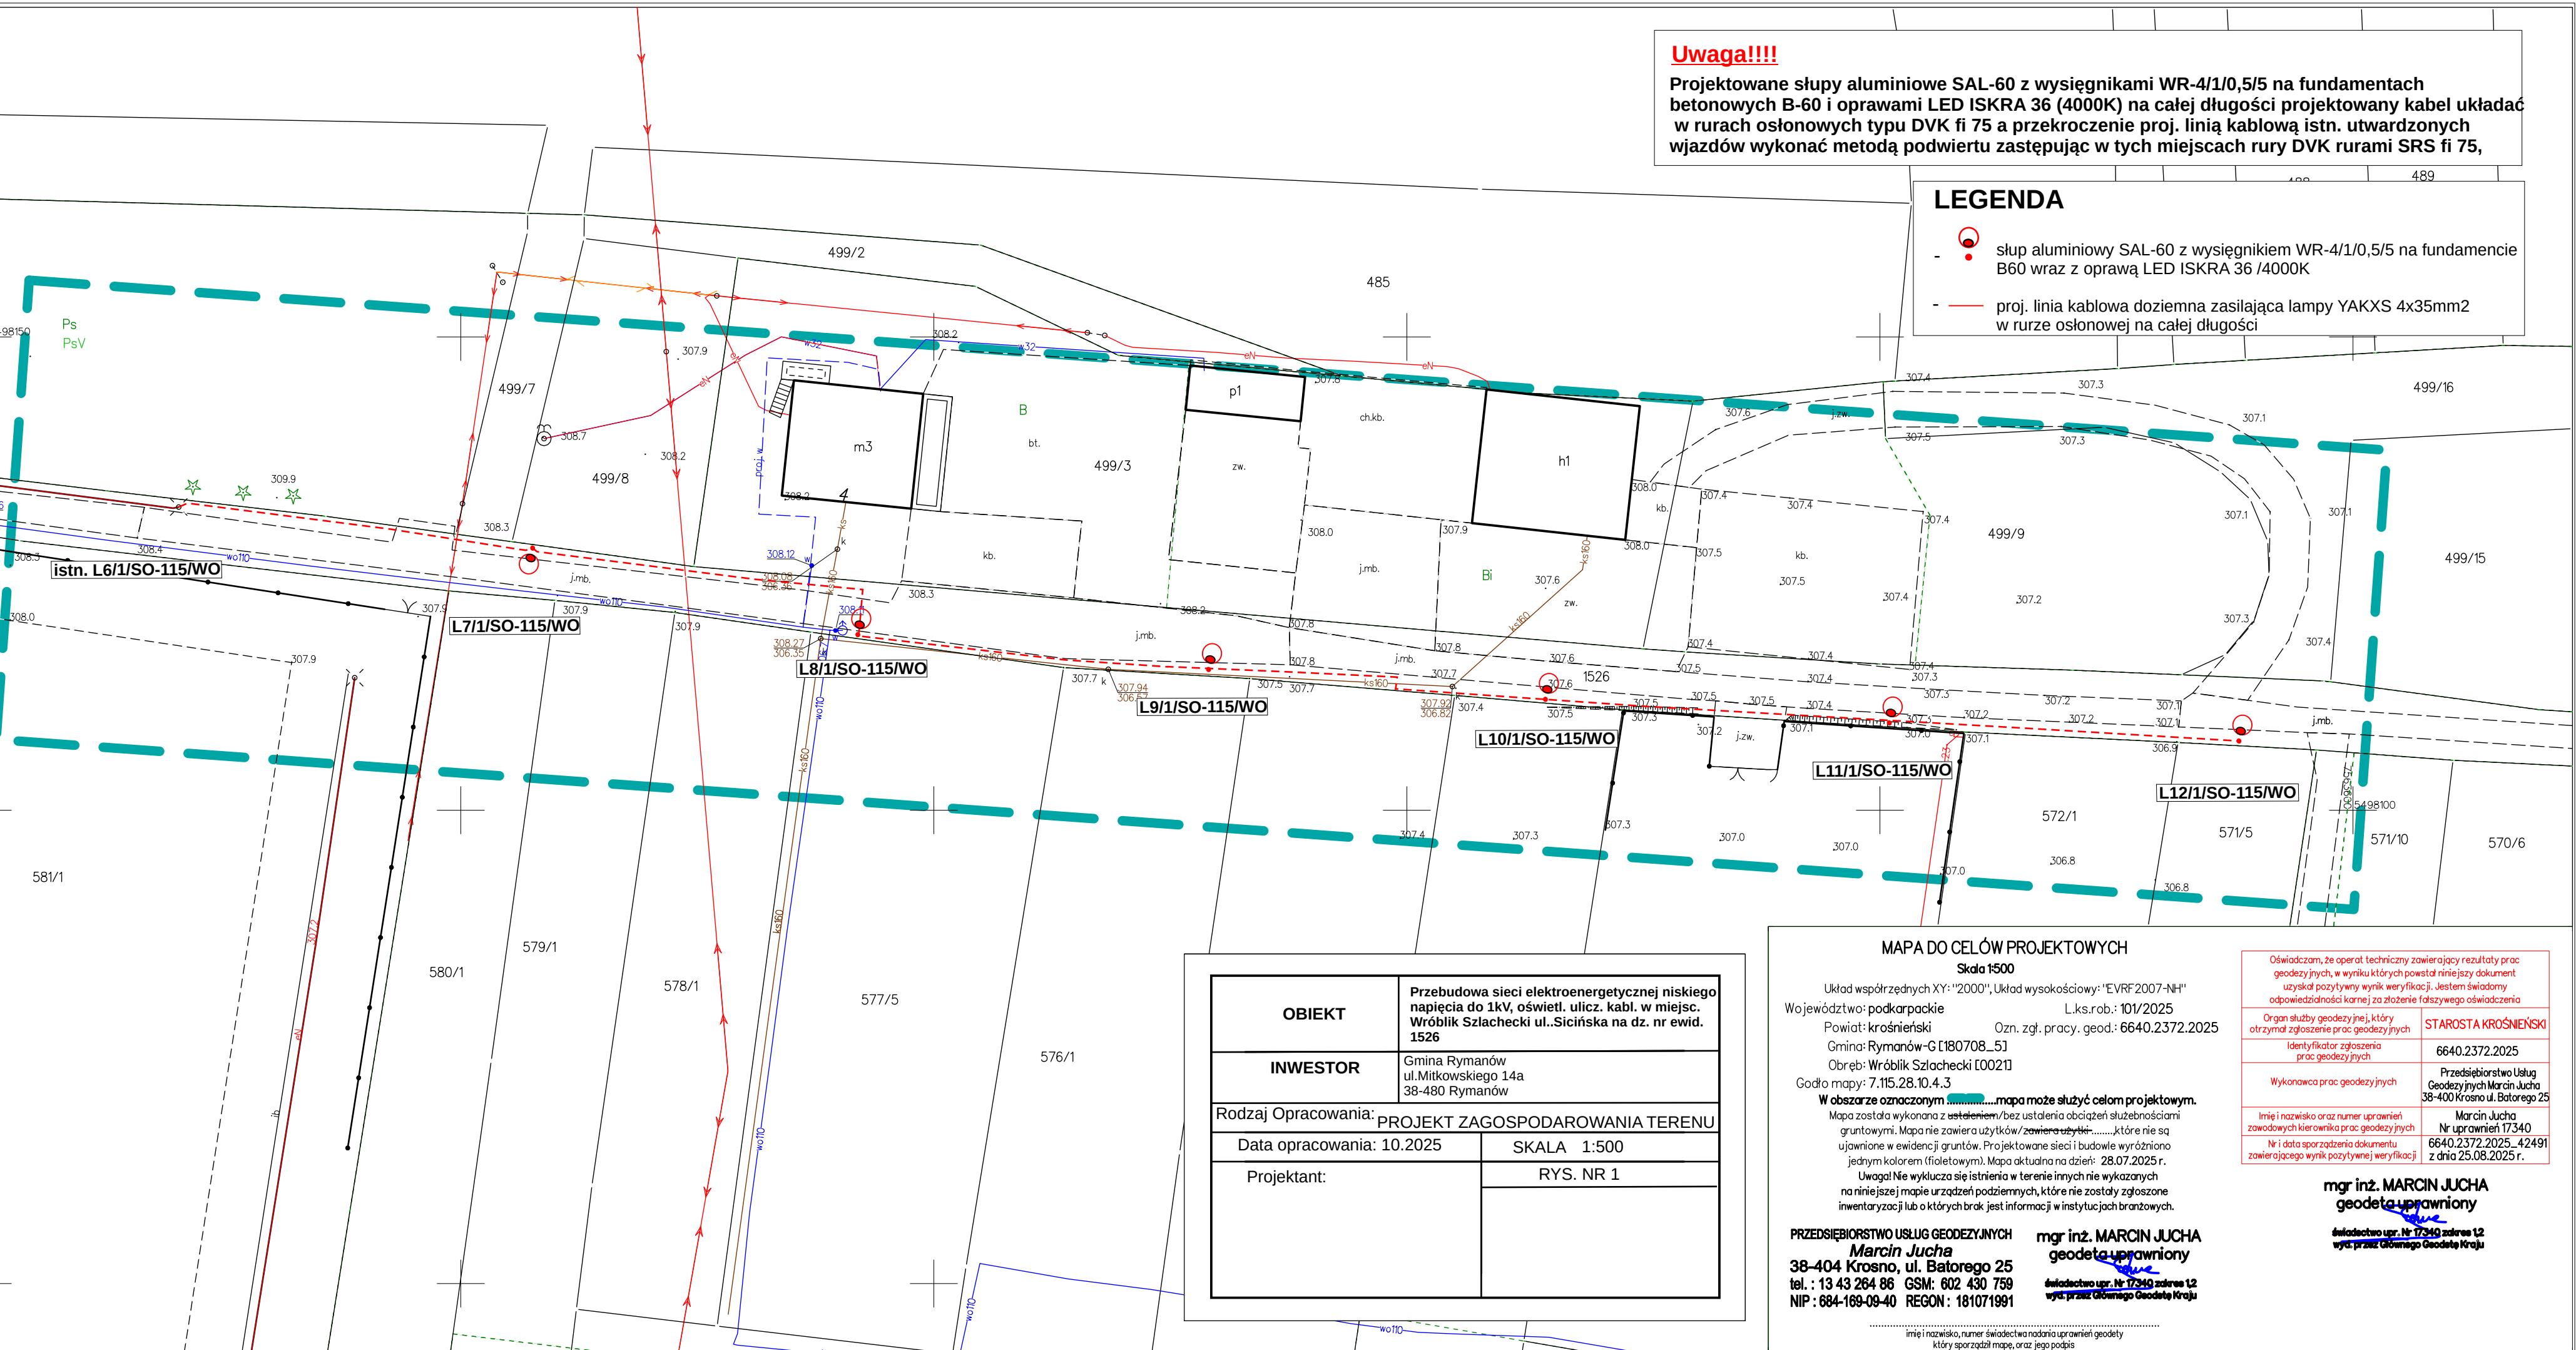

OBIEKT	Przebudowa sieci elektroenergetycznej niskiego napięcia do 1kV, oświetl. ulicz. kabł. w miejsc. Wróblík Szlachecki ul..Sicińska na dz. nr ewid. 1526	
INWESTOR	Gmina Rymanów ul.Mitkowskiego 14a 38-480 Rymanów	
Rodzaj Opracowania: PROJEKT ZAGOSPODAROWANIA TERENU		
Data opracowania: 10.2025	SKALA 1:500	
Projektant:	RYS. NR 1	

Skala 1:500

Układ współrzędnych XY: "2000", Układ wysokościowy: "EVRF 2007-NH"
 Województwo: podkarpackie L.ks.rob.: 101/2025
 Powiat: krasieński Ozn. zgł. pracy. geod.: 6640.2372.2025
 Gmina: Rymanów-G [180708...5]
 Obręb: Wróblek Szlachecki [00021]
 Godło mapy: 7.115.28.10.4.3

W obszarze oznaczonymmapa może służyć celom projektowym.

Mapa została wykonana z ustaleniem/bez ustalenia obciążeń służebnościan

gruntowymi. Mapa nie zawiera użytków/~~zawiera użytki~~....., które nie są

ujawnione w ewidencji gruntów. Projektowane sieci i budowle wyróżniono

jednym kolorem (fioletowym). Mapa aktualna na dzień: 28.07.2025 r.

Uwaga! Nie wyklucza się istnienia w terenie innych nie wykazanych

na niniejszej mapie urządzeń podziemnych, które nie zostały zgłoszone

inwentaryzacji lub o których brak jest informacji w instytucjach branżowych.

REF ID: A66084

PRACOWNIA PROJEKTOWA **mgr inż. MARCIN JUZ**

Marcin Jucha geodeta uprawniony

404 Krosno, ul. Batorego 25

13 43 264 86 GSM: 602 430 759 Świadekwo upr. Nr 17340 zakr

684-169-09-40 REGON: 181071991

001 100 00 10 EQUITY 10101 1001

.....
imię i nazwisko, numer świadectwa nadania uprawnień geodety

który sporządził mapę, oraz jego podpis

Oświadczam, że operat techniczny zawierający rezultaty prac geodezyjnych, w wyniku których powstał niniejszy dokument uzyskał pozytywny wynik weryfikacji. Jestem świadomy odpowiedzialności karnej za złożenie fałszywego oświadczenia

Organ służby geodezyjnej, który otrzymał zgłoszenie prac geodezyjnych	STAROSTA KROŚNIENSKI
---	----------------------

Identyfikator zgłoszenia prac geodezyjnych	6640.2372.2025
---	----------------

Wykonawca prac geodezyjnych	Przedsiębiorstwo Usług Geodezyjnych Marcin Jucha
-----------------------------	---

	38-400 Krosno ul. Batorego 25
Imię i nazwisko oraz numer uprawnień	Marcin Jucha

zawodowych kierownika prac geodezyjnych	Nr uprawnień 17340
Nr i data sporządzenia dokumentu	6640.2372.2025_42491

zawierającego wynik pozytywnej weryfikacji z dnia 25.08.2025 r.

--	--

mar inż. MARCIN JUCHA

geodeta@uprawniony

geodetic upwelling

duizendtwee : nr. 13 1740 pagina 13

wyd. przez Głównego Geodęty Kraju

Wydanie: 12.02.2014
