


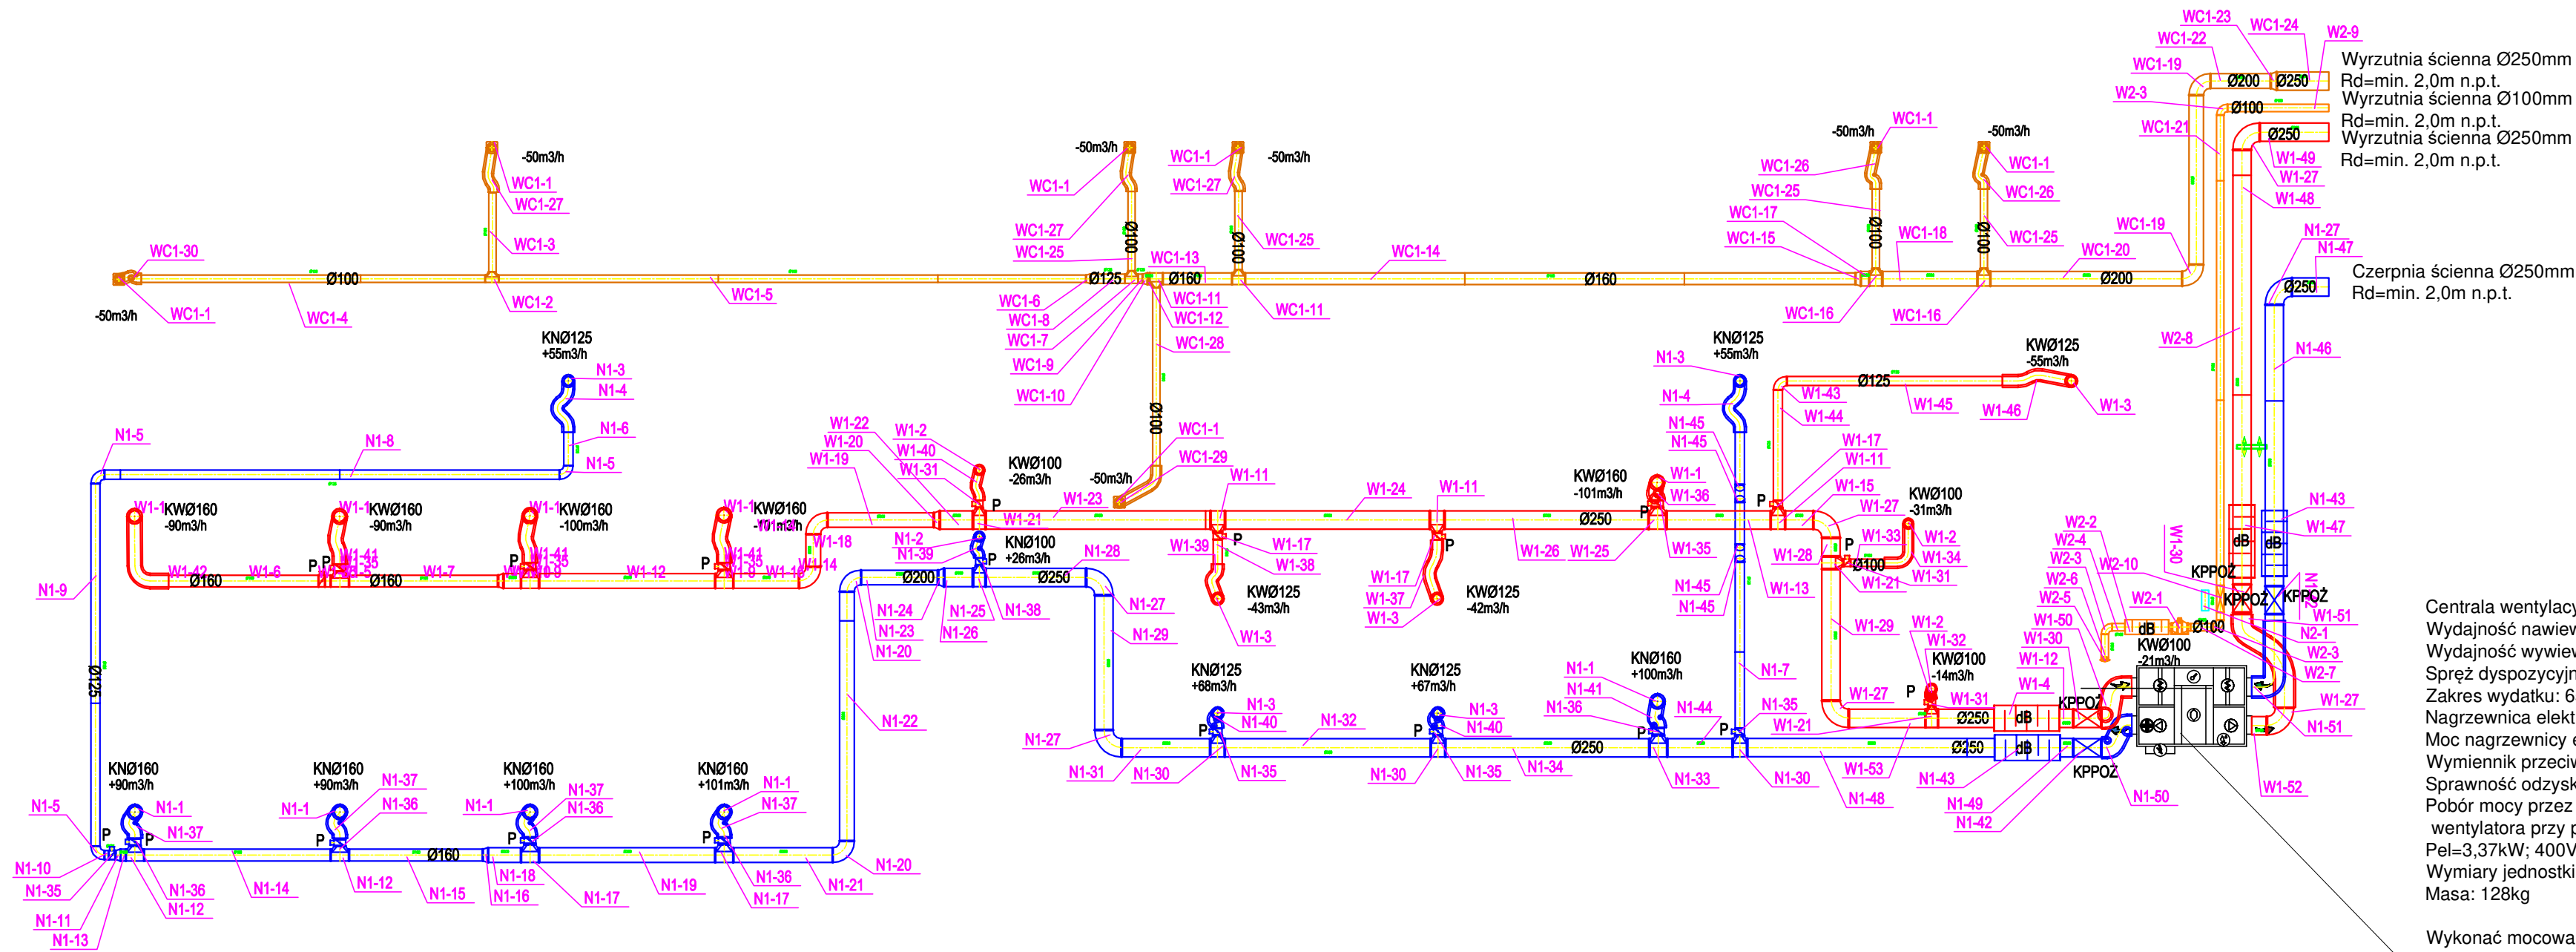

Centrala wentylacyjna C1 wisząca
Wydajność nawiewu: 742,00 m³/h
Wydajność wywiewu: 512,00 m³/h
Spręż dyspozycyjny: 250Pa
Zakres wydatku: 650-1050 m³/h
Nagrzewnica elektryczna:
Moc nagrzewnicy elektrycznej: 3kW
Wymiennik przeciwprądowy:
Sprawność odzysku 93,1%
Pobór mocy przez napęd wentylatora przy przepływie max.: 235W
Peł=3,37kW; 400V
Wymiary jednostki BxHxL (mm) 1500x400x1100
Masa: 128kg

Wykonać mocowanie pod centralę wg DTR producenta centrali.

Regulator z wyświetlaczem LCD montaż w pomieszczeniu referencyjnym - potwierdzić z inwestorem na etapie wykonawstwa.

UWAGI

Wymiary podane na rysunkach nie obejmują izolacji termicznej i akustycznej kanałów wentylacyjnych. Przebieg kanałów wentylacyjnych skoordynować w warunkach budowy z przebiegiem pozostałych instalacji. Kolor nawiewników i wywiewników skoordynować z br. architektoniczną i kolorystyką sufitów. Kanały montować zawieszając z elementami amortyzacyjnymi. Wszelkie odstępstwa wykonawstwa od rozwiązań projektowych należy uzgodnić z nadzorem autorskim. Kanały obudować G-K lub przewidzieć strop podwieszany. Należy zamontować regulatory projektowanych central wentylacyjnych - system sterowania z dostępem zdalnym przez internet. Dokładną lokalizację sterowników uzgodnić z Użytkownikiem na etapie wykonawstwa z Inwestorem i Inspektorem Nadzoru.

OZNACZENIA:

- instalacja wentylacji nawiewno-wywiewnej
- układ NW1
- KNØ... - zawór wywiewny okrągły
- KNØ... - zawór nawiewny okrągły
- instalacja wentylacji wywiewnej pom. hig.-sanitarnych i pomocniczych - układ Wc-1
- instalacja wentylacji wywiewnej z pom. węzła ciepłego - układ W2
- instalacja wentylacji nawiewnej pom. węzła ciepłego - układ N2
- P - przepustnica regulacyjna
- dB - tłumik akustyczny

Jednostka projektowa: FOTON OZE SP. Z O.O. UL. KORFANTEGO 4B/11 76-200 SŁUPSK				
Tytuł rysunku: SCHEMAT MONTAŻOWY INSTALACJI WENTYLACJI MECHANICZNEJ				
Nazwa obiektu budowlanego: BUDOWA BUDYNKU ZAMIESZKANIA ZBUDOWANEGO DLA POTRZEB MIESZKAŁNICTWA WSPOMAGANEGO I TRENINGOWEGO WRAZ Z NIEZBĘDNĄ INFRASTRUKTURĄ TECHNICZNĄ ORAZ ZAGOSPODAROWANIEM TERENU W M. BOKATYSZKOWY W GMINIE LIPNICA NA DZ. 283/3, 283/2				
Adres obiektu budowlanego: DZIAŁKA: 283/3, 283/2 OBIEKT BOKATYSZKOWY GMINA LIPNICA IDENTYFIKATOR DZIAŁKI: 228105_2.0002.203/3; 228105_2.0002.203/2				
Inwestor: Gmina Lipnica ul. Józefa Stomińskiego 19, 77-130 Lipnica				
Projektant:	mgr inż. Piotr Mikajski do projektowania bez ograniczeń w specjalności instalacyjnej - sanitarnej POM/0284/PWBS/16			Podpis:
Sprawdzający:	mgr inż. Grzegorz Łojeczek uprawnienia budowlane do projektowania bez ograniczeń w specjalności instalacyjnej - sanitarnej ZAP/0155/POOS/07			Podpis:
DATA: 02.03.2026 r.	SKALA: 1:75	BRANŻA: SANITARNIA	FAZA: PROJEKT TECHNICZNY	NR RYS: WM2