
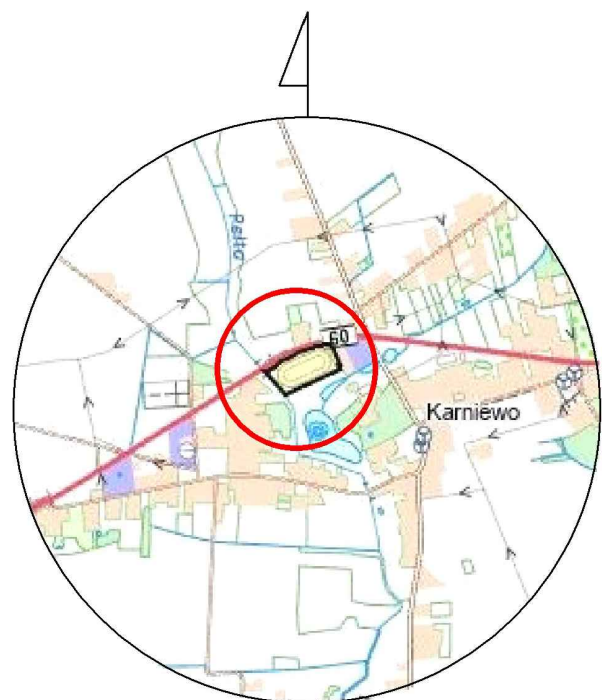


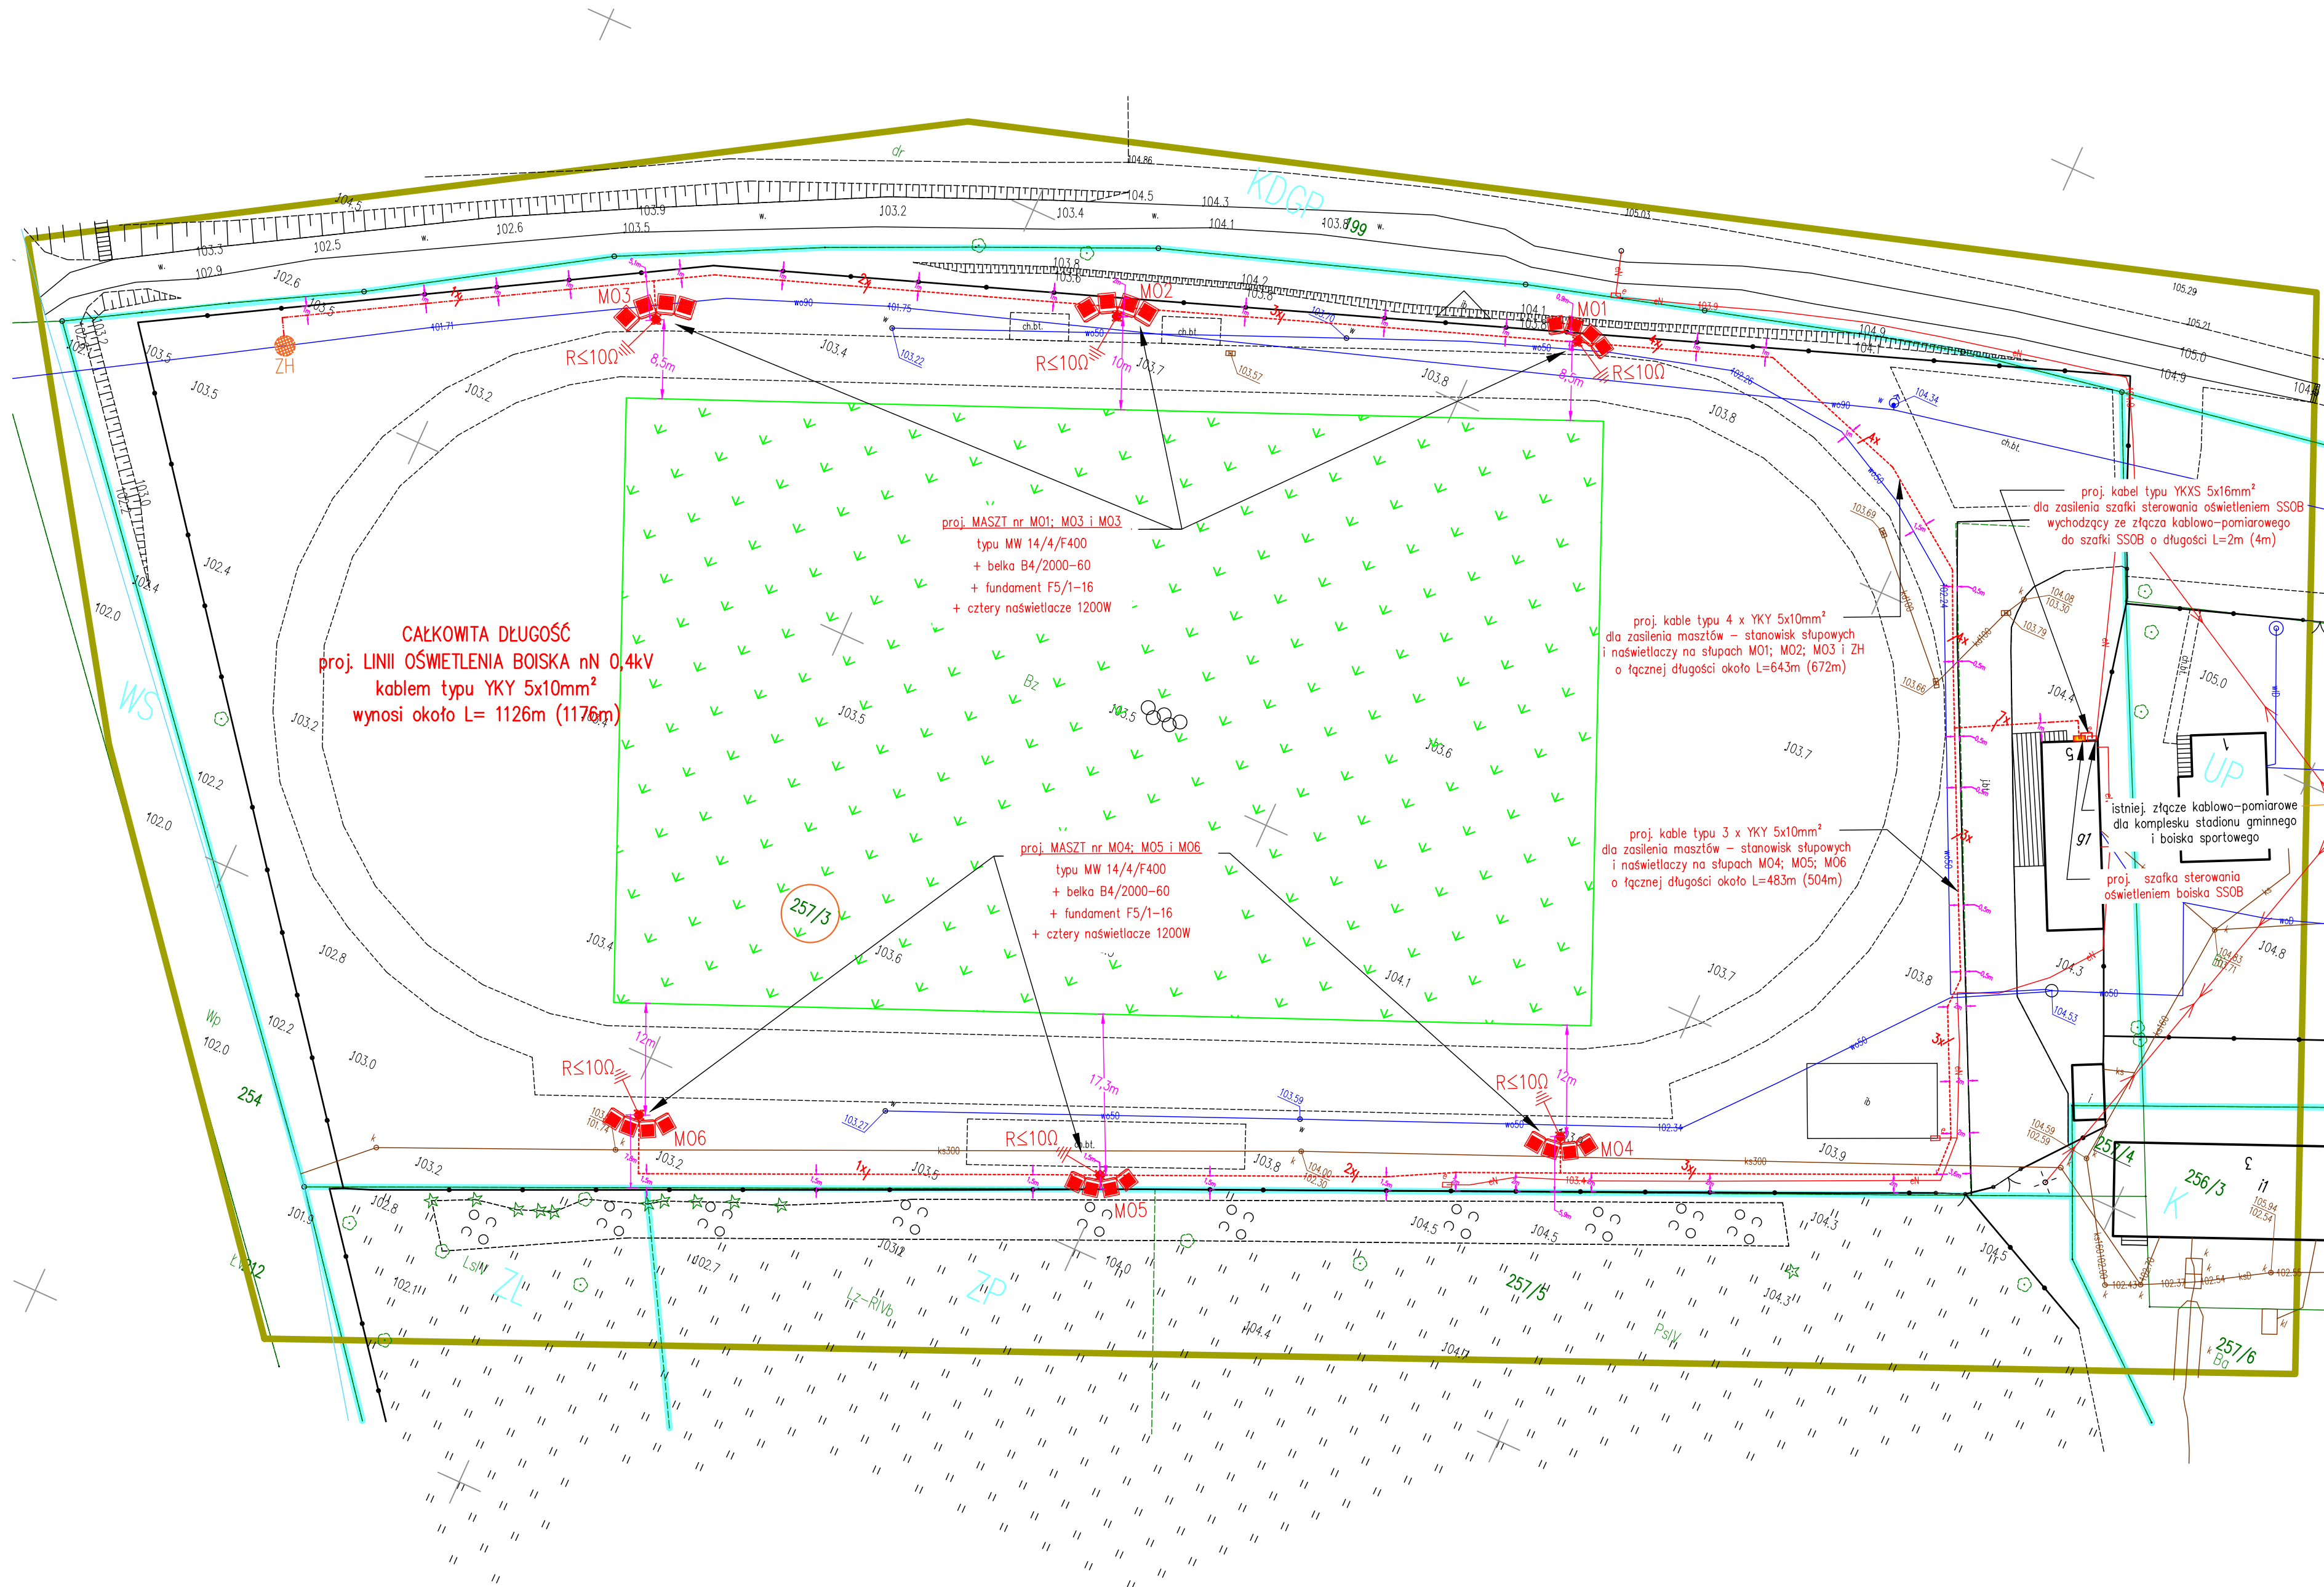

Szkic orientacyjny

MAPA DO CELÓW PROJEKTOWYCH	
Identyfikator geodezyjnej	GKN.6642.148.2026
Miejscowość	Karniewo
Nazwa Gminy	Karniewo
Obręb ewidencyjny	identyfikator 141103_2.0014 nazwa Karniewo
Skala mapy	1:500
Nazwa układu współrzędnych	prostokątnych płaskich Układ 2000 wysokości PL-EVRF2007-NH
Oznaczenie granic obszaru, który był przedmiotem aktualizacji	
USŁUGI GEODEZYJNE Hubert Dominik 06-212 Krasnosielc, Przytuły 50 REG. 363058550 tel. 604 488 530	mgr inż. Hubert Dominik geodeta uprawniony H Dominik 06-212 Krasnosielc, Przytuły 50 nr upr. zaw. 22288 19-02-2026 r., tel. 604 488 530 Imię i nazwisko, nr uprawnień oraz data i podpis geodety (z kierownika prac), który opracował mapę

Oświadczam, że operat techniczny zawierający rezultaty prac geodezyjnych w wyniku których powstał niniejszy dokument uzyskał pozytywny wynik weryfikacji. Jednocześnie informuję, że jestem świadomy odpowiedzialności karnej za złożenie fałszywych oświadczeń.

Identyfikator zgłoszenia prac geodezyjnych	GKN.6642.148.2026
Organ służby geodezyjnej, który otrzymał zgłoszenie	STAROSTA MAKOWSKI
Wykonawca pracy geodezyjnej	Usługi Geodezyjne Hubert Dominik Przytuły 50, 06-212 Krasnosielc
Numer oraz data wystawienia protokołu pracy geodezyjnej	GKN.6642.148.2026_1 z dnia 20.02.2026 r.
Imię i nazwisko, nr uprawnień zawodowych kierownika prac	Hubert Dominik, nr upr. 22288
Data i podpis kierownika prac geodezyjnych	20.02.2026 r. H Dominik

LEGENDA	
US	Tereny usług sportu i rekreacji
K	Tereny obiektów infrastruktury kanalizacyjnej
UP	Tereny usług publicznych
ZP	Tereny zieleni urządzonej
ZL	Tereny lasów
WS	Tereny wód powierzchniowych śródlądowych
KDGP	Tereny dróg publicznych klasy drogi ruchu przyspieszonego
	Linia rozgraniczająca tereny o różnym przeznaczeniu

Oświadczam, iż niniejszy projekt zagospodarowania działki o numerze ewidencyjnym: 257/3 został sporządzony na aktualnej mapie do celów projektowych, przyjętej do Państwowych Zasad w dniu 20-02-2026r. i zaewidencjonowanej pod numerem identyfikacyjnym GKN.6642.148.2026_1

ZA ZGODNOŚĆ
Z ORYGINAŁEM

mgr inż. MARIUSZ ROMAN
Uprawnienia budowlane do projektowania i kierowania, nadzorowania i kontrolowania budowy i robót budowlanych bez ograniczeń w specjalności instalacyjnej w zakresie sieci, instalacji i urządzeń elektrycznych i elektroenergetycznych nr ewid. MA2/0275/PWBE/15

LEGENDA: BRANŻA ELEKTRYCZNA

- proj. linia kablowa nN 0,4kV typu YKY 5x10mm² dla oświetlenia boiska w rurze DVR 50
- proj. linia kablowa nN 0,4kV typu YKY 5x10mm² dla zasilenia zestawu hydroforowego boiska w rurze DVR 50
- proj. linia kablowa nN 0,4kV typu YKXS 5x16mm² dla zasilenia szafki SSBO sterowania oświetleniem boiska w rurze DVR 50
- lokalizacja zestawu hydroforowego boiska dla nawodnienia płyty – według innego opracowania
- proj. szafka SSOB dla sterowania oświetleniem boiska
- proj. maszt oświetleniowy dla oświetlenia boiska; słup stalowy stożkowy o wysokości H=14m i grubości ścianki słupa 4mm; + belka montażowa dla naświetlaczy + naświetlacze LED o mocy min. 1200W, 4000K oraz 210000lm
- proj. uzziemienie stanowiska słupowego za pomocą prętów uziomowych i/lub bednarki FeZN 25x4mm²

JEDNOSTKA PROJEKTOWA: BIURO PROJEKTOWE EL-PROMID Mariusz Roman 06-425 Karniewo, ul. Pułuska 7A Tel.: 506-043-249	
INWESTOR: GMINA KARNIEWO 06-452 Karniewo, ul. Pułuska 3	
PRZEDMIOT OPRACOWANIA: BUDOWA SIECI ELEKTRYCZNEJ nN 0,4kV DLA OŚWIETLENIA BOISKA SPORTOWEGO NAZWA OBIEKTU BUDOWLANEGO: Budowa sieci - instalacji elektrycznej nN 0,4kV dla oświetlenia boiska sportowego w miejscowości KARNIEWO, gmina Karniewo	
TREŚĆ RYSUNKU: PROJEKT ZAGOSPODAROWANIA TERENU	
PROJEKTOWAŁ: mgr inż. Mariusz Roman	SPECJALNOŚĆ: INSTALACJE ELEKTRYCZNE NUMER UPRAWNIENIA: MAZ/0275/PWBE/15 PODPIS:
SPRAWDZIŁ: mgr inż. Dariusz Wiśniewski	SPECJALNOŚĆ: INSTALACJE ELEKTRYCZNE NUMER UPRAWNIENIA: MAZ/0042/PWOE/10 PODPIS:
BRANŻA: ELEKTRYCZNA	DATA: czerwiec 2026r. NR RYSUNKU: PZT SKALA: 1:500