


Lp.	Nazwa pomieszczenia	Powierzchnia użytkowa [m ²]
0.01	PRZEDSIONEK	4,90
0.02	TOALETA MĘSKA	2,52
0.03	TOALETA DLA OSÓB NIEPEŁNOSPRAWNYCH / DAMSKA	4,14
0.04	KUCHNIA	5,27
0.05	SALA WIELOFUNKCYJNA	36,67
RAZEM		53,50

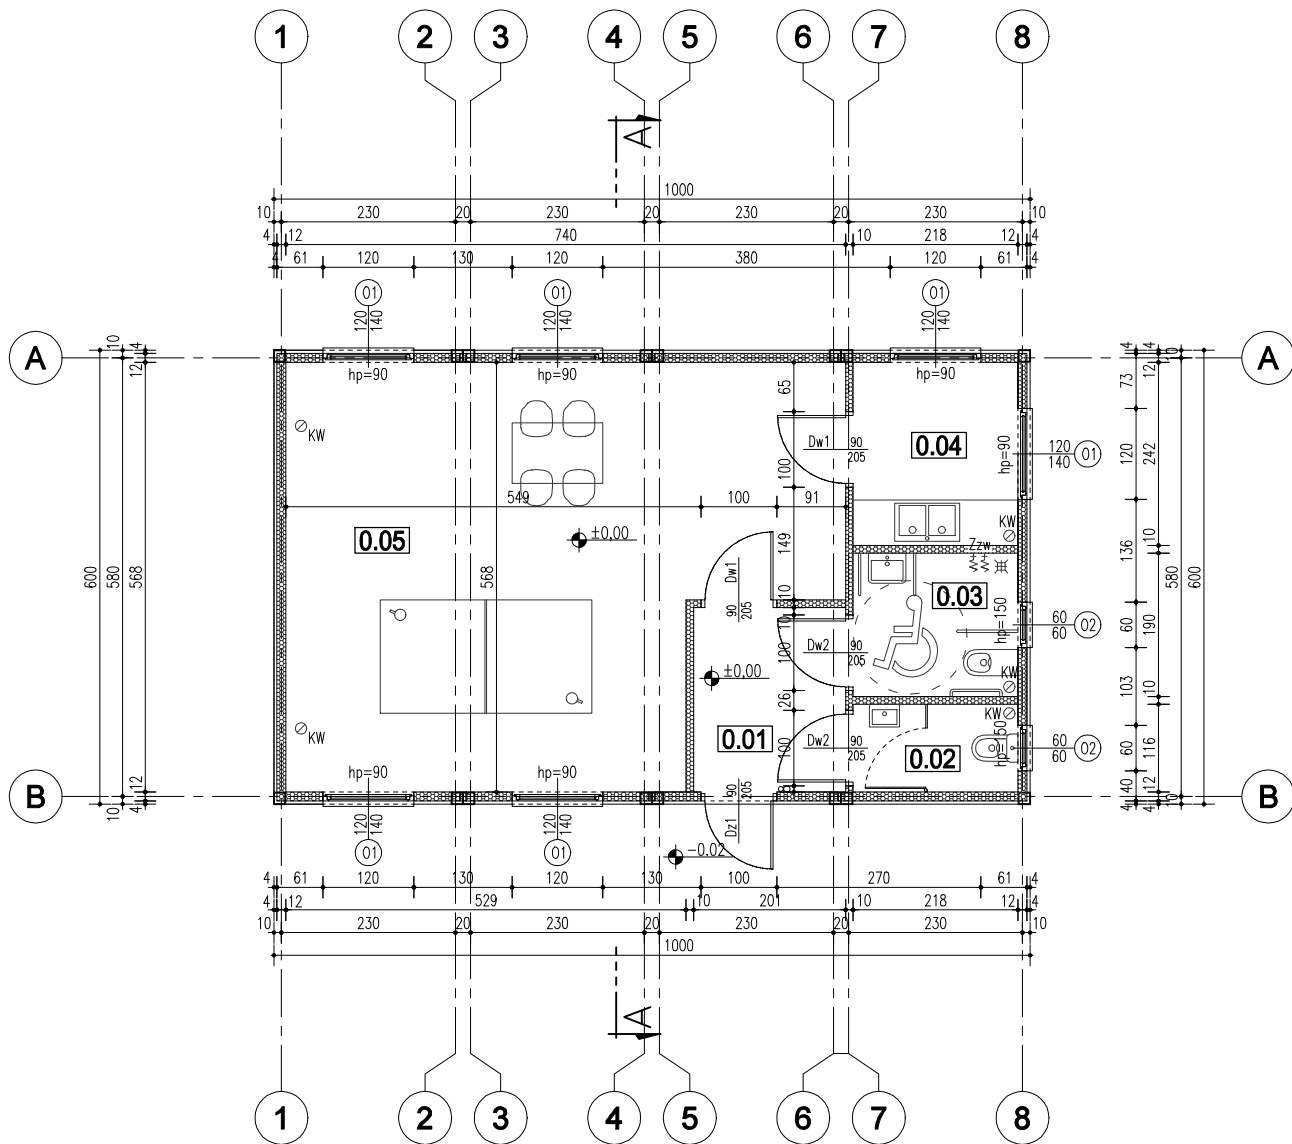

LEGENDA

KW – KANAŁ WENTYLACYJNY Ø150mm
Zzw – złącze czerpalne wody ciepłej i zimnej

BUDOWA ŚWIETLICY WIEJSKIEJ WRAZ Z INFRASTRUKTURĄ TOWARZYSZĄCĄ			
RZUT PARTERU		skala: 1:100	nr rysunku
opracował: mgr inż. arch. Tomasz Ziola		data opracowania: 10.12.2025	A1
branża: ARCHITEKTURA	projektował: mgr inż. arch. Tomasz Ziola 44/DSOKK/2016 specjalność architektoniczna do projektowania bez ograniczeń	podpis:	
branża: ARCHITEKTURA SPRAWDZAJĄCY	projektował: mgr inż. arch. Michał Urbaniak 112/DSOKK/2017 specjalność architektoniczna do projektowania bez ograniczeń	podpis:	
ARCHITEKTO PRACOWNIA PROJEKTOWA			
ul. Wąska 15/17, 57-220 Ziębice tel. 509 300 041, biuro@architekto.com.pl			