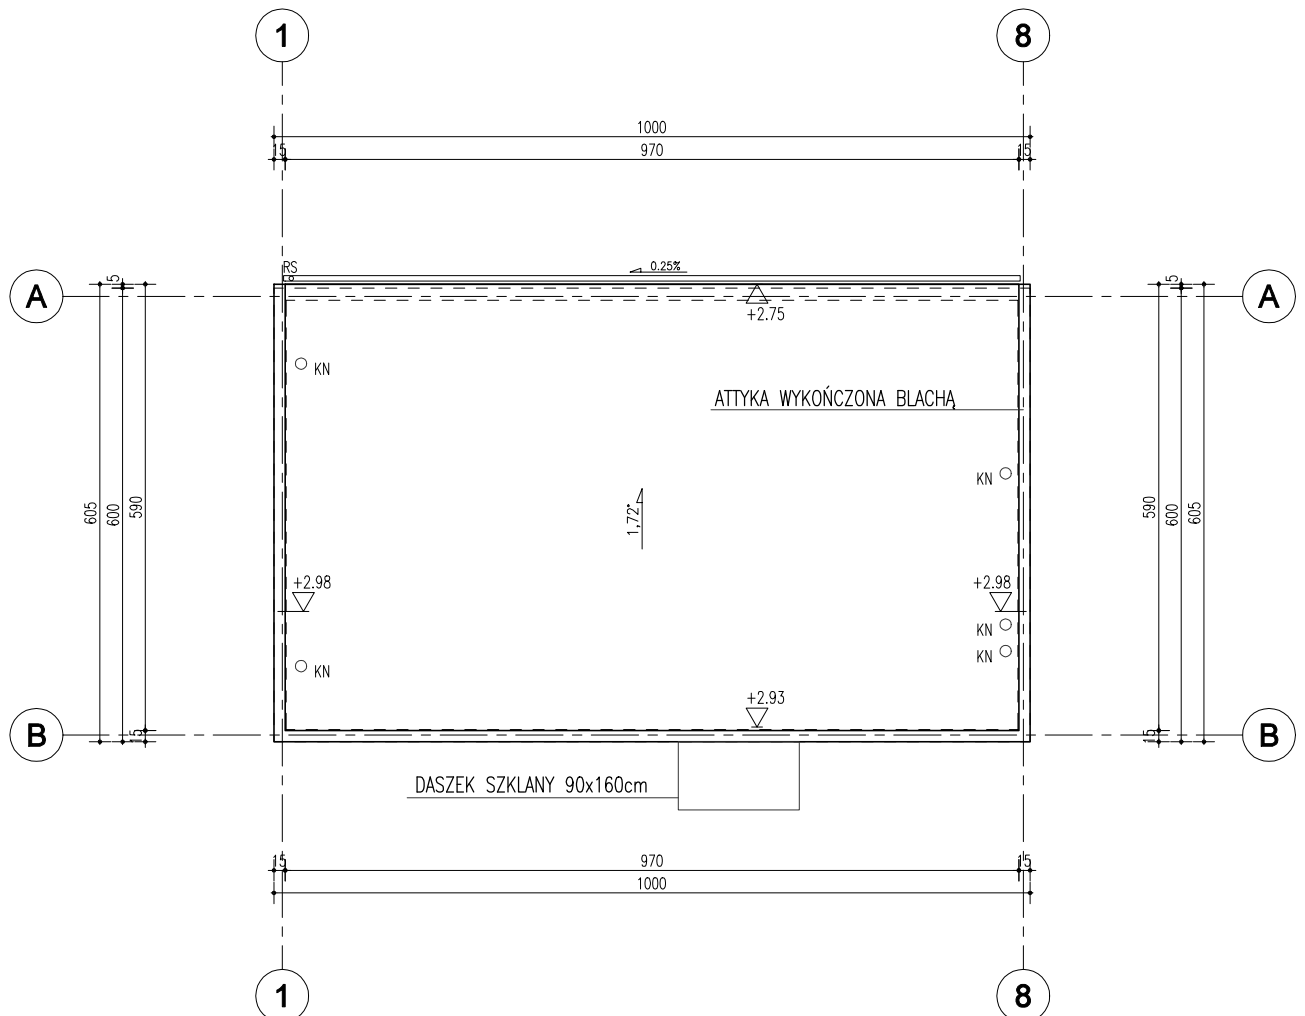


UWAGA!

Umieszczenie przebieg instalacyjnych, kanałów wentylacyjnych odczytać z odpowiednich rysunków branżowych.
Rysunek rozpatrywać łącznie z rysunkami poszczególnych branż.

**UWAGA!**

- POKRYCIE: PŁYTA WARSTWOWA W KOLORZE RAL 7016
- SYSTEM RYNNOWY 125/90
- MONTAŻ RYNIEN ZE SPADKIEM MIN. 0,25%
- WYRZUT Z RURY SPUSTOWEJ "ODSUNĄĆ" OD OBIEKTU MIN. 150cm POPRZECZ ZASTOSOWANIE NP. KORYTEK BETONOWYCH ŚCIEKOWYCH
- KN – KOMINEK WENTYLACYJNY

BUDOWA ŚWIE TLICY WIEJSKIEJ WRAZ Z INFRASTRUKTURĄ TOWARZYSZĄCĄ

RZUT DACHU		skala: 1:100	nr rysunku
opracował: mgr inż. arch. Tomasz Ziola		data opracowania: 10.12.2025	A2
branża: ARCHITEKTURA	projektował: mgr inż. arch. Tomasz Ziola 44/DSOKK/2016 specjalności architektoniczna do projektowania bez ograniczeń	podpis:	
branża: ARCHITEKTURA SPRAWDZAJĄCY	projektował: mgr inż. arch. Michał Urbaniński 112/DSOKK/2017 specjalności architektoniczna do projektowania bez ograniczeń	podpis:	
ARCHITEKTO PRACOWNIA PROJEKTOWA		ul. Wąska 15/17, 57-220 Ziębice tel. 509 300 041, biuro@architekto.com.pl	