


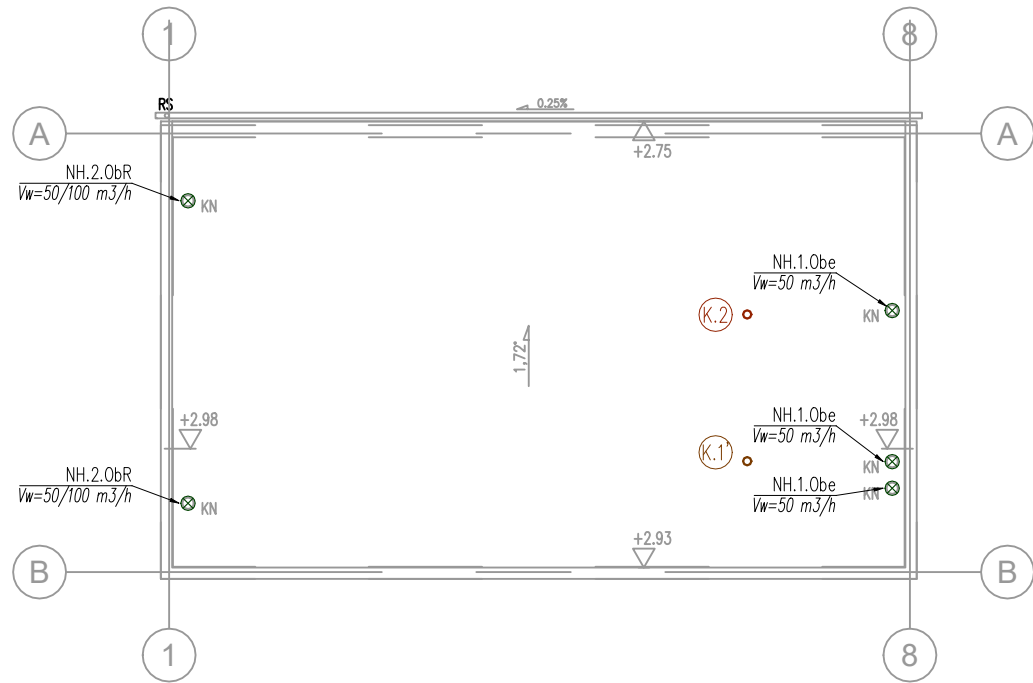

INSTALACJA WENTYLACJI WZMOŻONEJ – HYBRYDOWEJ

- NH.1... – Proj. hybrydowa, wywiewna nasada wentylacyjna
Vw-max=50 m3/h (dP=17 Pa); n=1000 1/min
- NH.2... – Proj. hybrydowa, wywiewna nasada wentylacyjna – dwubiegową na pustak wentylacyjny.
1 bieg – Vw-max=50 m3/h (dP=17 Pa); n=1000 1/min
2 bieg – Vw-max=100 m3/h (dP=20 Pa), n=1400 1/min

STEROWANIE

Sposób sterowania nasadami hybrydowymi/wentylatorami – uruchomienie sprzężone z: włącznikiem ściennym (W), włącznikiem światła (S), czujnikiem ruchu (R), czujnikiem wilgotności Higster (H), czujnik obecności (Obe); regulator obrotów (Obr). Opóźnienie wyłączenia: 15 min.

INSTALACJA KANALIZACJI SANITARNEJ

- K... / Kn... – Proj. pion kan. sanitarnej zakończony wywiewką / zaworem napowietrzającym z rur PP-HT, a poniżej posadzki na gruncie z rur PVC-u

UWAGI

1. Piony wyprowadzić ponad dach i zakończyć rurami wywiewnymi Ø110/160 mm i Ø75/110 mm.

NAZWA INWESTYCJI : BUDOWA ŚWIE TLICY WIEJSKIEJ WRAZ Z INFRASTRUKTURĄ TOWARZYSZĄCĄ			STADIUM : PT	
NAZWA RYSUNKU : RZUT DACHU. INSTALACJE SANITARNE		SKALA : 1 : 100	NR : S-03	
		DATA : 10.12.2025		
BRANŻA : SANITARNA	PROJEKTOWAŁ : MGR INŻ. RADOŚŁAW WILCZAK DOŚ/0314/PBS/16 SPECJALNOŚĆ SANITARNA BEZ OGRANICZEŃ	PODPIS :		
BRANŻA : SANITARNA SPRAWDZAJĄCY	PROJEKTOWAŁ : MGR INŻ. MILENA SŁOBODZIAN DOŚ/0173/PWBS/24 SPECJALNOŚĆ SANITARNA BEZ OGRANICZEŃ	PODPIS :		
ARCHITEKTO PRACOWNIA PROJEKTOWA		TEL. 509300041 BIURO@ARCHITEKTO.COM.PL		