


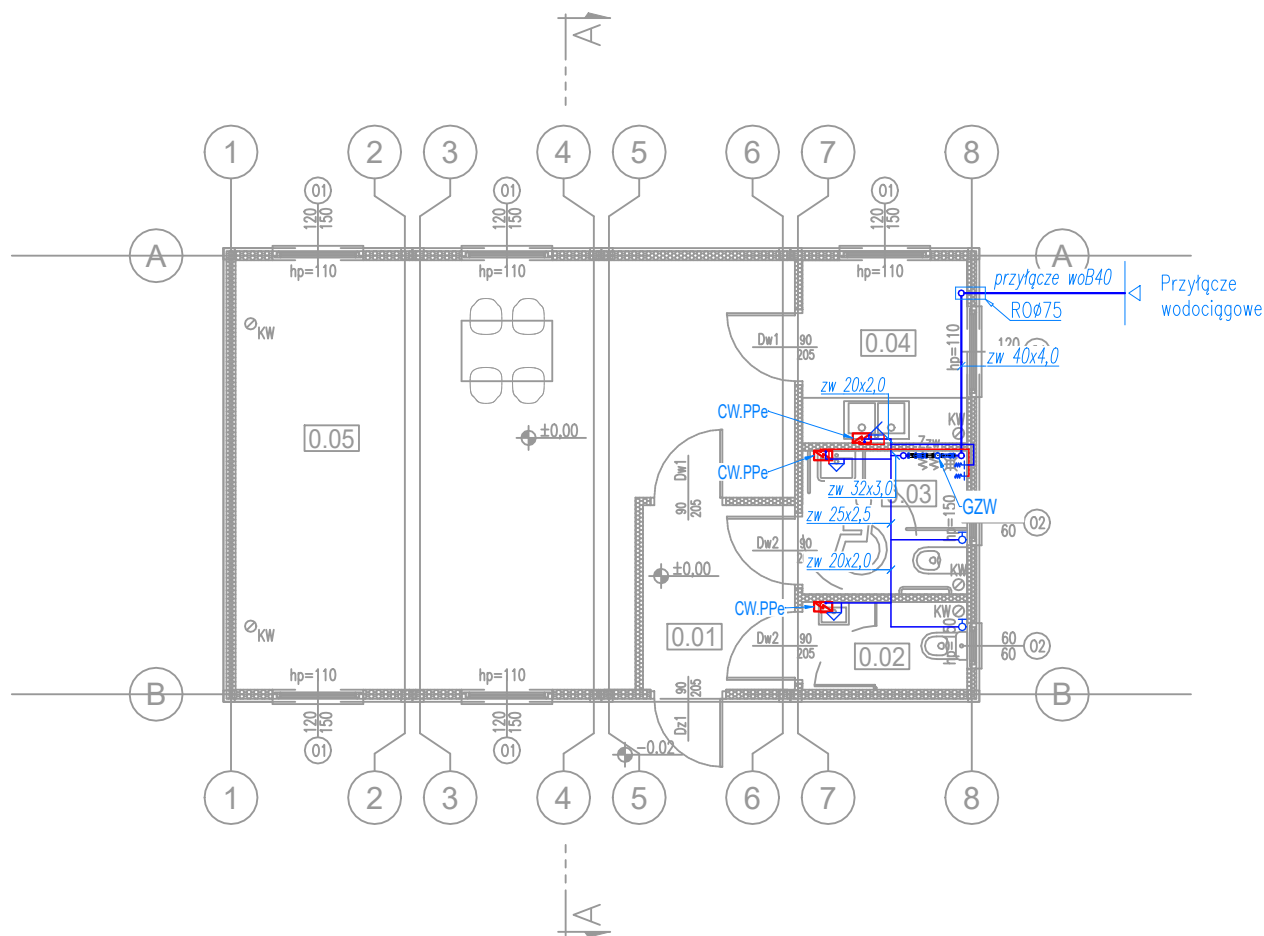


INSTALACJA WODOCIĄGOWA SOCJALNO-BYTOWA

- Proj. instalacja wody zimnej; np. z rur zaciskanych PE-RT/Al/PE-RT;
- Proj. instalacja ciepłej wody użytkowej; np. z rur PE-RT/Al/PE-RT
- $\phi_{zw}/\phi_{cw}/\phi_{cyrk}$ [prowadzona po wierzchu | w posadzce, w brzdach lub suficie podwieszonym]
- CW.PPe — Proj. podgrzewacz elektryczny ciepłej wody użytkowej, P=3,5 kW
- GZW — Proj. główny zestaw wodomierzowy: wg projektu przyłącza wodociągowego lub montaż w studni wodomierzowej
- RO... — Proj. rura ochronna

UWAGI

- Poziome przewody rozdzielcze rozprowadzić w posadzce i/lub pod stropem pomieszczeń.
- Piony prowadzić w brzdach ściennych lub obudować.
- Podejścia prowadzić w brzdach ściennych, podłogowych lub obudować.
- Przewody zaizolować oraz zabezpieczyć przed uszkodzeniami mechanicznymi.
- Armaturę i urządzenia podłączać wg wytycznych branżowych i DTR urządzenia.
- Na instalacji cyrkulacji zainstalować układ pompy cyrkulacyjnej.

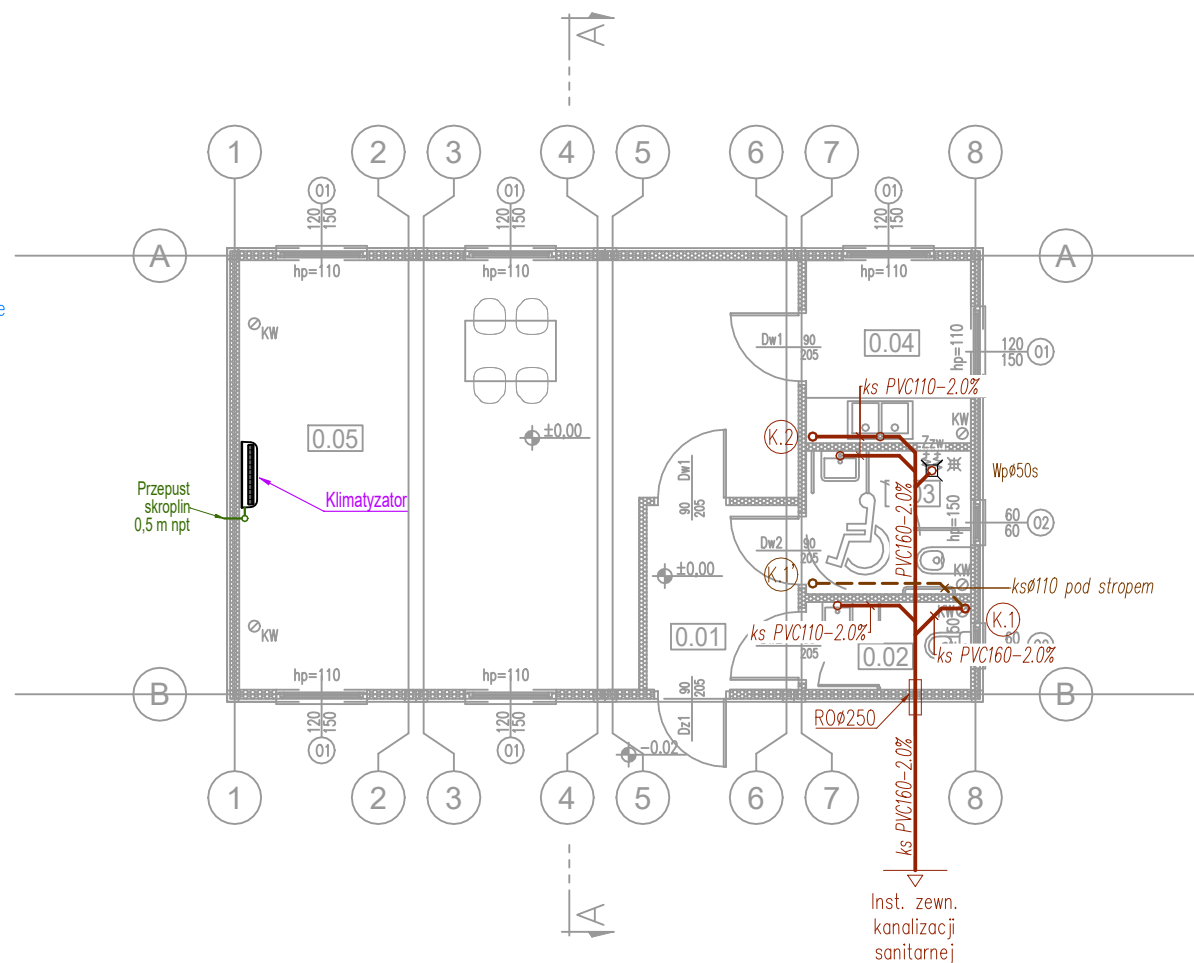

INSTALACJA KANALIZACJI SANITARNEJ

- ks_{PVC} — Proj. instalacja kanalizacji sanitarnej podposadzkowej – PVC-u
- ks — Proj. instalacja kanalizacji sanitarnej – PP-HT / prowadzona pod stropem
- sk — Proj. instalacja skroplin – PVC nibco klejone [prowadzona brzdach ściennych lub w suficie podwieszonym]
- K... / Kn... — Proj. pion kan. sanitarnej zakończony wywiewką / zaworem napowietrzającym z rur PP-HT, a poniżej posadzki na gruncie z rur PVC-u
- R — Proj. rewizja posadzkowa kanalizacji podposadzkowej; hermetyczna
- RO... — Proj. rura ochronna
- Wp.../s. — Proj. wpust podłogowy / z "suchym" syfonem

UWAGI

- Przewody odpływowe (poziomy) kanalizacji sanitarnej, prowadzone pod posadzką na gruncie należy wykonać z rur PVC do kanalizacji podposadzkowej.
- Piony kanalizacji sanitarnej prowadzić w brzdach ściennych lub po wierzchu ścian i obudować.
- Piony wyprowadzić ponad dach i zakończyć rurami wywiewnymi $\phi 110/160$ mm i $\phi 75/110$ mm.
- Na wszystkich pionach kanalizacyjnych zastosować rewizję.

NAZWA INWESTYCJI : BUDOWA ŚWIETLICY WIEJSKIEJ WRAZ Z INFRASTRUKTURĄ TOWARZYSZĄCĄ		STADIUM : PT	
NAZWA RYSUNKU : RZUT PARTERU. INSTALACJA WODOCIĄGOWA I KANALIZACJI SANITARNEJ		SKALA : 1 : 100	NR : S-01
		DATA : 10.12.2025	
BRANŻA : SANITARNA	PROJEKTOWAŁ : MGR INŻ. RADOŚŁAW WILCZAK DOŚ/0314/PBS/16 SPECJALNOŚĆ SANITARNA BEZ OGRANICZEŃ	PODPIS :	
BRANŻA : SANITARNA SPRAWDZAJĄCY	PROJEKTOWAŁ : MGR INŻ. MILENA SŁOBODZIAN DOŚ/0173/PWBS/24 SPECJALNOŚĆ SANITARNA BEZ OGRANICZEŃ	PODPIS :	
ARCHITEKTO PRACOWNIA PROJEKTOWA		TEL. 509300041 BIURO@ARCHITEKTO.COM.PL	