


RZUT 1 PIĘTRA

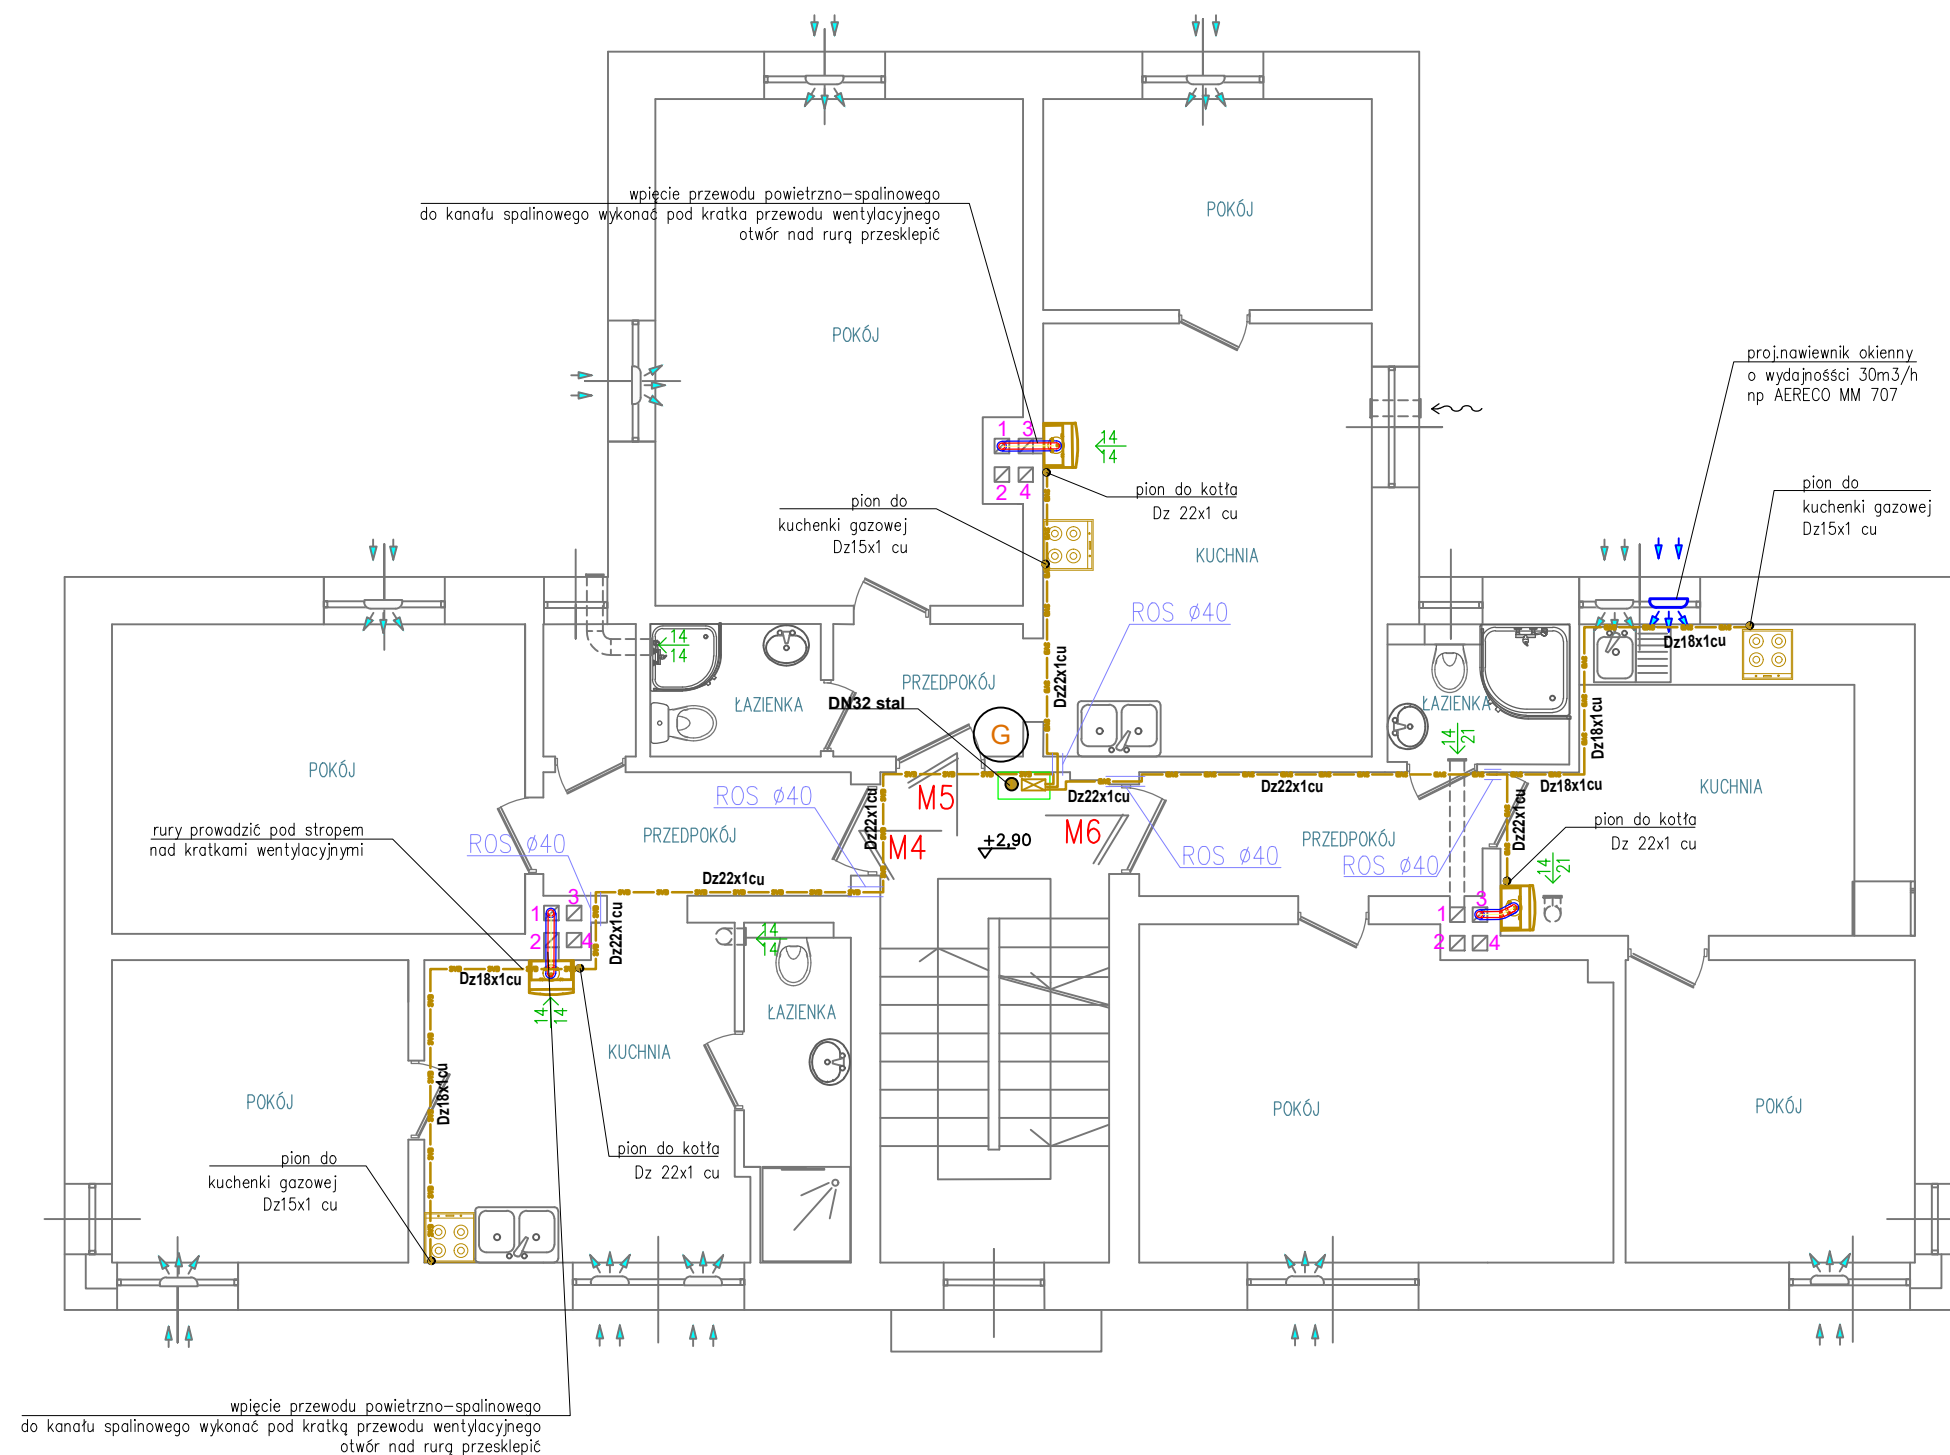

UWAGA: WSZYSTKIE NAZWY WŁASNE I MARKI HANDLOWE ELEMENTÓW BUDOWLANYCH, SYSTEMÓW I URZĄDZEŃ WYPOSAŻENIA, ZOSTAŁY UŻYTE W NINIEJSZYM OPRAWIANIU W CELU OKREŚLENIA ODPWIEDNIEGO STANDARDU WYKONANIA I WYPOSAŻENIA BUDYNKU. WYKONAWCA MA PRAWO ZASTOSOWAĆ ROZWIĄZANIA ZASTANOWIENIE NIE OBNIŻAJĄCE TEGO STANDARDU ORAZ PODSTAWOWYCH PARAMETRÓW TECHNICZNYCH DANEGO ELEMENTU.

LEGENDA :

- 


PROJEKTOWANY PION NA KLATKE SCHODOWEJ
 - 

PROJEKTOWANY GAZOMIERZ G2,5 ROSTAW
KRÓCÓW 130MM MONTOWANY NA MNOZŁĄCZACH
W WENTYLOWANEJ SKRZYŃCE TRUDNOZAPALNEJ NA
KLATKE SCHODOWEJ 3 GAZOMIERZE W UKŁADZIE
PIONOWYM
 - 

PROJEKTOWANA INSTALACJA GAZOWA
 - 

KONDENSACYJNY DWUFUNKCYJNY KOCIOŁ GAZOWY
Z ZAMKNIĘTĄ KOMORĄ SPALANIA O MODULOWANEJ
MOCY 3,2-25KW NP. VITODENS 050-W BOKA
 - 

PRZEWÓD POWIETRZNO- SPALINOWY 60/100MM
WPROWADZI DO PRZEWODÓW KOMINOWYCH
MIESZKANIE NR 1 PRZEWÓD NR2 MIESZKANIE 2
PRZEWÓD NR 4 ZGODNIE Z WSKAZANIEM W OPINII
KOMINIARSKIEJ I WYPROWADZIŁ PONAD DACH (L=8,0M)

UWAGA: NA PODEJŚCIACH DO PRZYBORÓW TJ: KOTŁA C.O. ORAZ KUCHENKI GAZOWEJ ZAMONTOWAĆ ZAWÓR ODCIĄAJĄCY DN 15 DODATKOWO PRZED KOTŁEM FILTR SIĄTKOWY.
WSZYSTKIE URZĄDZENIA MONTOWAĆ ZGODNIE Z WYTYCZNYMI PRODUCENTÓW.WYKONAĆ PRÓBĘ SZCZELNOŚCI INSTALACJI ,Z PRÓBY SPORZĄDZIĆ PROTOKÓŁ.
ROBOTY POWIERZYĆ OSOBIE LUB FIRMIE POSIADAJACEJ STOSOWNE UPRAWNIENIA.
W PRZYPADKU DOBORU INNEGO KOTŁA DOSTOSOWAĆ ŚREDNICE SYSTEMU POWIETRZNO- SPALINOWEGO.
WSZYSTKIE PRZEWODY (WENTYLACYJNE I SPALINOWE WYKONAĆ WG ZALECEŃ KOMINIARSKICH)
UWAGA : KUCHENKI GAZOWE NIE SĄ TEMATEM OPRACOWANIA JEDYNIĘ DOPROWADZENIE INSTALACJI GAZOWEJ

KRESKA Projektowanie Kosztorysowanie Wykonawstwo ul. Marka Prawego 22 , 47-100 Strzelce Opolskie tel. 604 790 223 ; biuro@kreska.org.pl ; www.kreska.org.pl		RYS NR IS-2
NAZWA INWEST:	Wewnętrzna instalacja gazowa w budynku wielorodzinnym	SKALA 1/75
LOKALIZACJA:	Strzelce Op. ul.Wawrzyńca Świerzego 50 dz nr. 2223	DATA
INWESTOR	Gmina Strzelce Opolskie Strzelce Op. Pl. Myśliwca 1	12.2025r
SPECJALNOŚĆ:	instalacja gazowa - rzut piętra	INSTALACJE SANITARNE
PROJEKTANT:	mgr inż. Grzegorz Jurowicz upr.OPL/0043/POOS/03	
SPRAWDZAJĄCY:	mgr inż. Wojciech Przybyła upr.OPL/1357/PWBS/17	
OPRACOWAŁ:	inż. Mira Makarowska	