


RZUT PARTERU

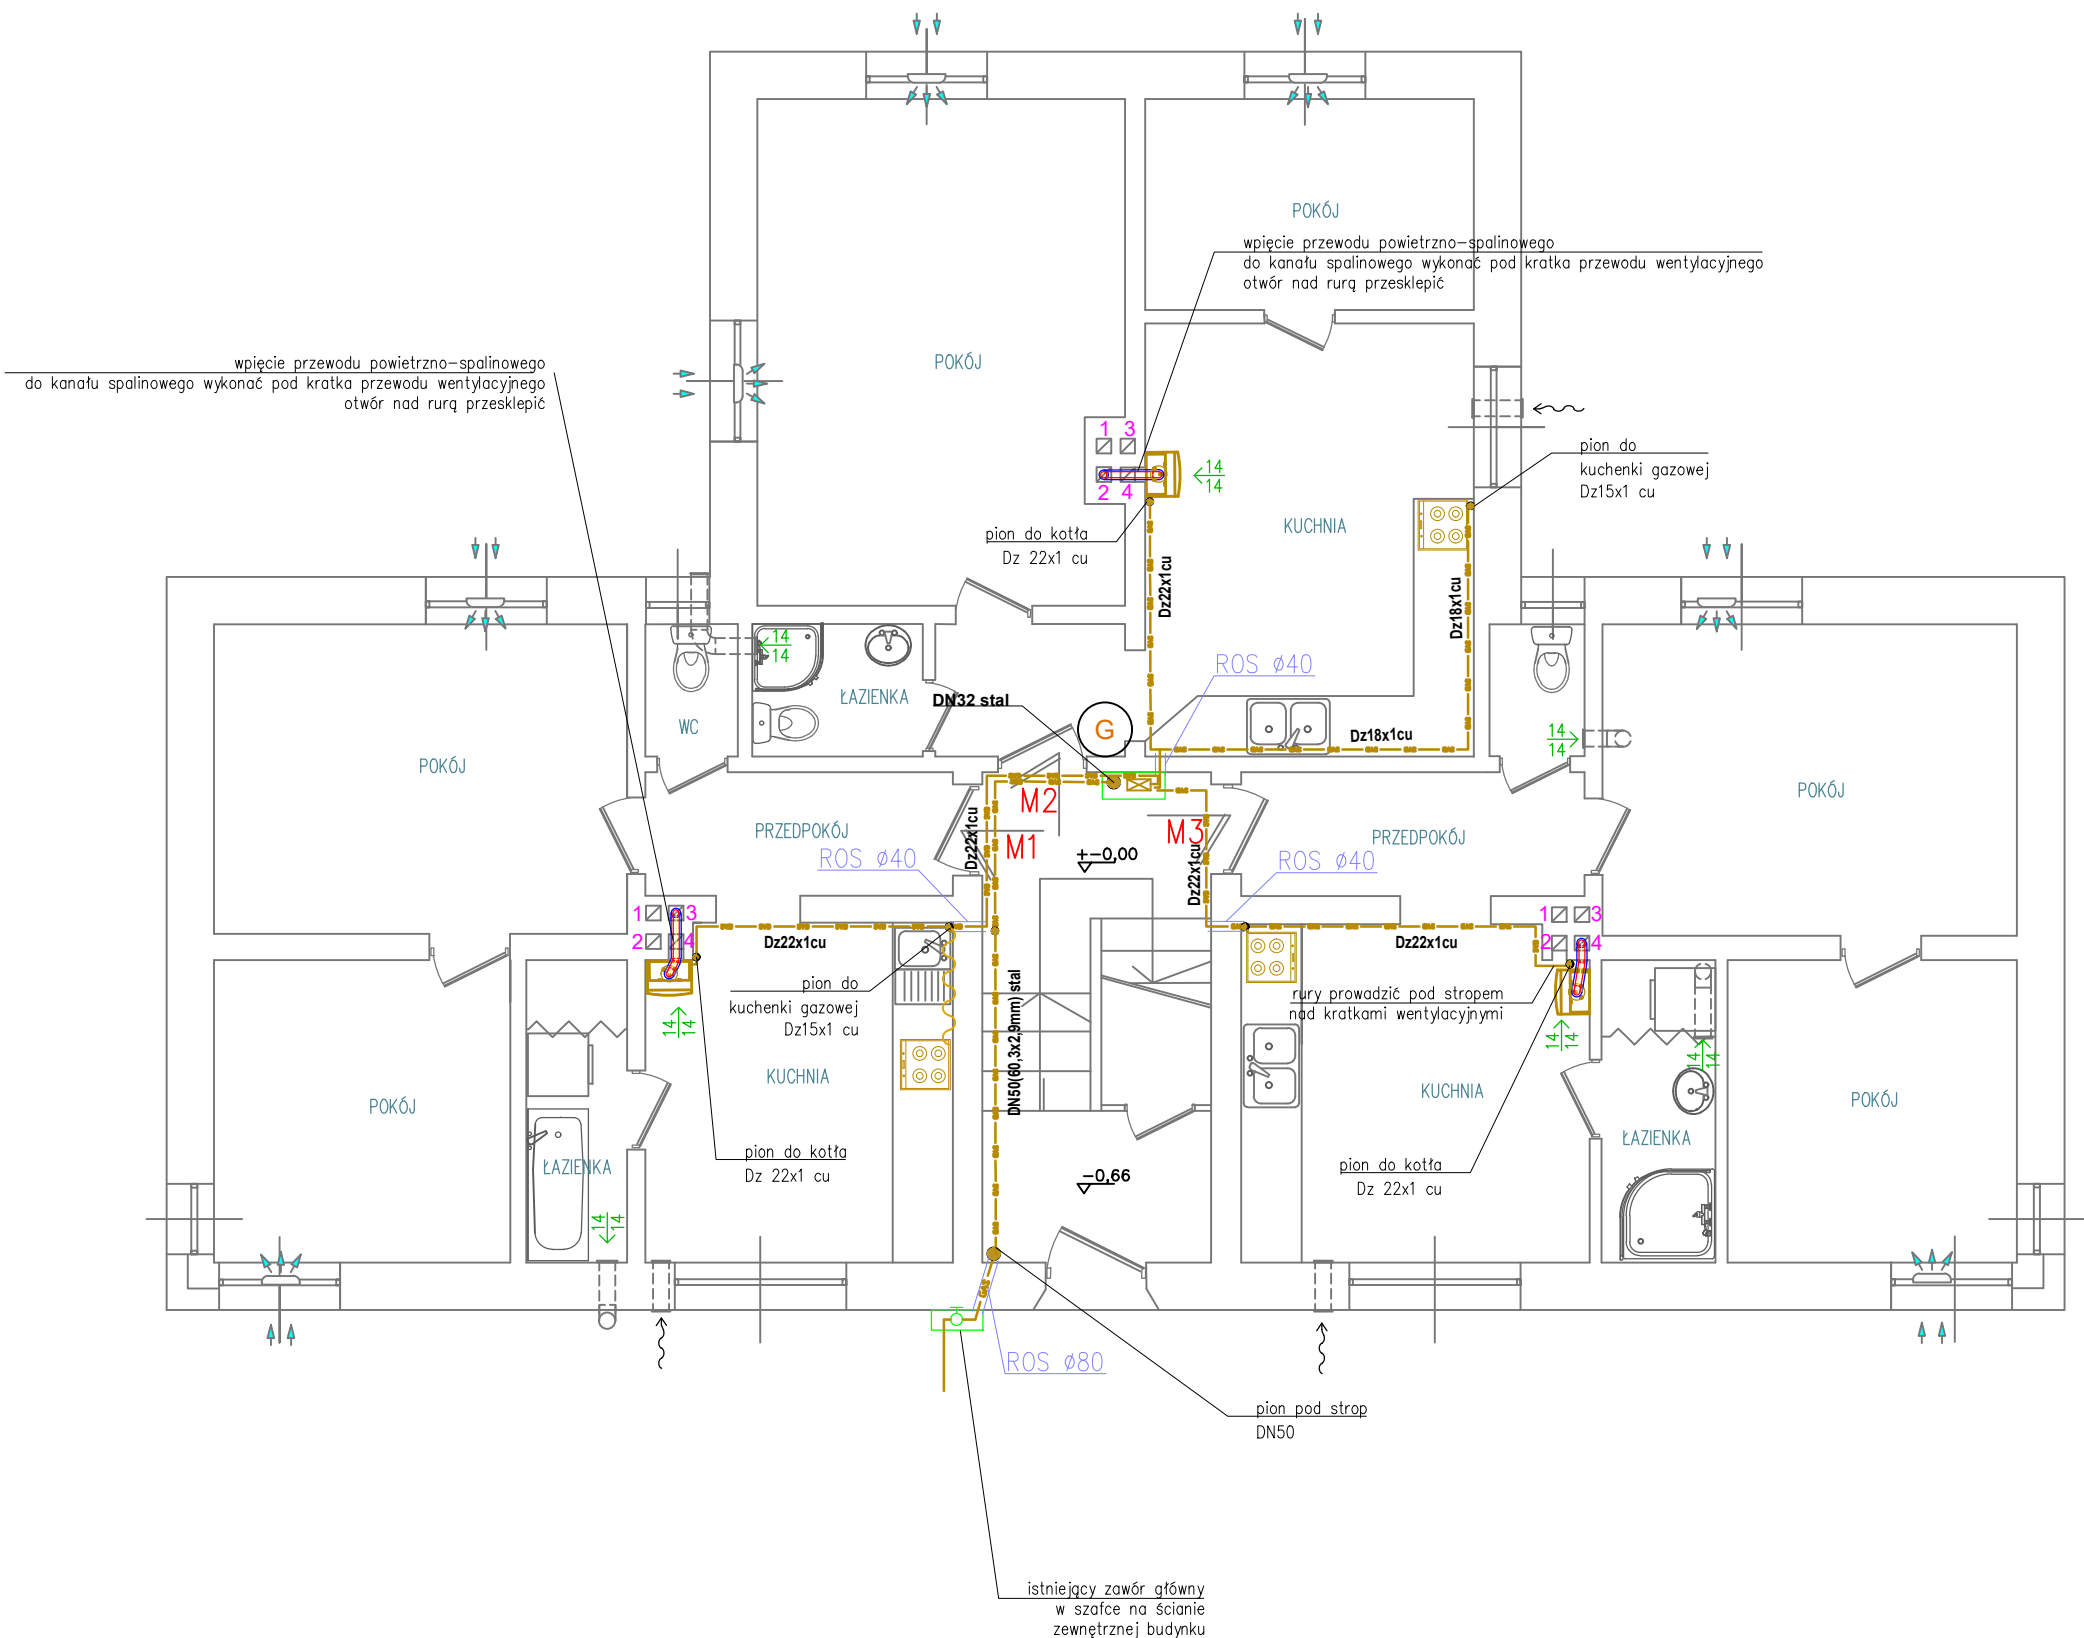

UWAGA: WSZYSTKIE NAZWY WŁASNE I MARKI HANDLOWE ELEMENTÓW BUDOWLANYCH , SYSTEMÓW I URZĄDZEŃ WYPOSAŻENIA , ZOSTAŁY UŻYTE W NINIEJSZYM OPRACOWANIU W CELU OKREŚLENIA ODPOWIEDNIEGO STANDARDU WYKONANIA I WYPOSAŻENIA BUDYNKU. WYKONAWCA MA PRAWO ZASTOSOWAĆ ROZWIĄZANIA ZAMIENNE NIE OBNIŻAJĄCE TEGO STANDARDU ORAZ PODSTAWOWYCH PARAMETRÓW TECHNICZNYCH DANEGO ELEMENTU.

LEGENDA :

- PROJEKTOWANY PION NA KLATCE SCHODOWEJ
- PROJEKTOWANY GAZOMIERZ G2.5 ROZSTAW KRÓĆCÓW 130MM MONTOWANY NA MONOZŁĄCZACH W WENTYLOWANEJ SKRZYŃCE TRUDNOZAPALNEJ NA KLATCE SCHODOWEJ 3 GAZOMIERZE W UKŁADZIE PIONOWYM
- PROJEKTOWANA INSTALACJA GAZOWA
- SZYBKOZŁĄCZKA GAZOWA
- KONDENSACYJNY DWUFUNKCYJNY KOCIOŁ GAZOWY Z ZAMKNIĘTĄ KOMORĄ SPALANIA O MODULOWANEJ MOCY 3,2-25KW NP. VITODENS 050-W BOKA
- PRZEWÓD POWIETRZNO- SPALINOWY 60/100MM WPROWADZIĆ DO PRZEWODÓW KOMINOWYCH MIESZKANIE NR 1 PRZEWÓD NR2 MIESZKANIE 2 PRZEWÓD NR 4 ZGODNIE ZE WSKAZANIEM W OPINII KOMINIARSKIEJ I WYPROWADZIĆ PONAD DACH (L=11,0M)

UWAGA: NA PODEJŚCIACH DO PRZYBORÓW TJ: KOTŁA C.O. ORAZ KUCHENKI GAZOWEJ ZAMONTOWAĆ ZAWÓR ODCINAJĄCY DN 15 DODATKOWO PRZED KOTŁEM FILTR SIATKOWY. WSZYSTKIE URZĄDZENIA MONTOWAĆ ZGODNIE Z WYTYCZNYMI PRODUCENTÓW.WYKONAĆ PRÓBĘ SZCZELNOŚCI INSTALACJI ,Z PRÓBY SPORZĄDZIĆ PROTOKÓŁ. ROBOTY POWIERZYĆ OSOBIE LUB FIRMIE POSIADAJACEJ STOSOWNE UPRAWNIENIA. W PRZYPADKU DOBORU INNEGO KOTŁA DOSTOSOWAĆ ŚREDNICE SYSTEMU POWIETRZNO- SPALINOWEGO. WSZYSTKIE PRZEWODY (WENTYLACYJNE I SPALINOWE WYKONAĆ WG ZALECEŃ KOMINIARSKICH) UWAGA : KUCHENKI GAZOWE NIE SĄ TEMATEM OPRACOWANIA JEDYNIE DOPROWADZENIE INSTALACJI GAZOWEJ

KRESKAProjektowanie Kosztorysowanie Wykonawstwo		RYS NR
ul. Marka Prawego 22 , 47-100 Strzelce Opolskie tel. 604 790 223 ; biuro@kreska.org.pl ; www.kreska.org.pl		IS-1
NAZWA INWEST:	Wewnętrzna instalacja gazowa w budynku wielorodzinnym	SKALA 1/75
LOKALIZACJA:	Strzelce Op. ul.Wawrzyńca Świerzego 50 dz nr. 2223	DATA
INWESTOR	Gmina Strzelce Opolskie Strzelce Op. Pl. Myśliwca 1	12.2025r
SPECJALNOŚĆ:	instalacja gazowa - rzut parteru	INSTALACJE SANITARNE
PROJEKTANT:	mgr inż.Grzegorz Jurowicz upr.OPL/0043/POOS/03	
SPRAWDZAJĄCY:	mgr inż.Wojciech Przybyła upr.OPL/1357/PWBS/17	
OPRACOWAŁ:	inż.Mira Makarowska	