
2

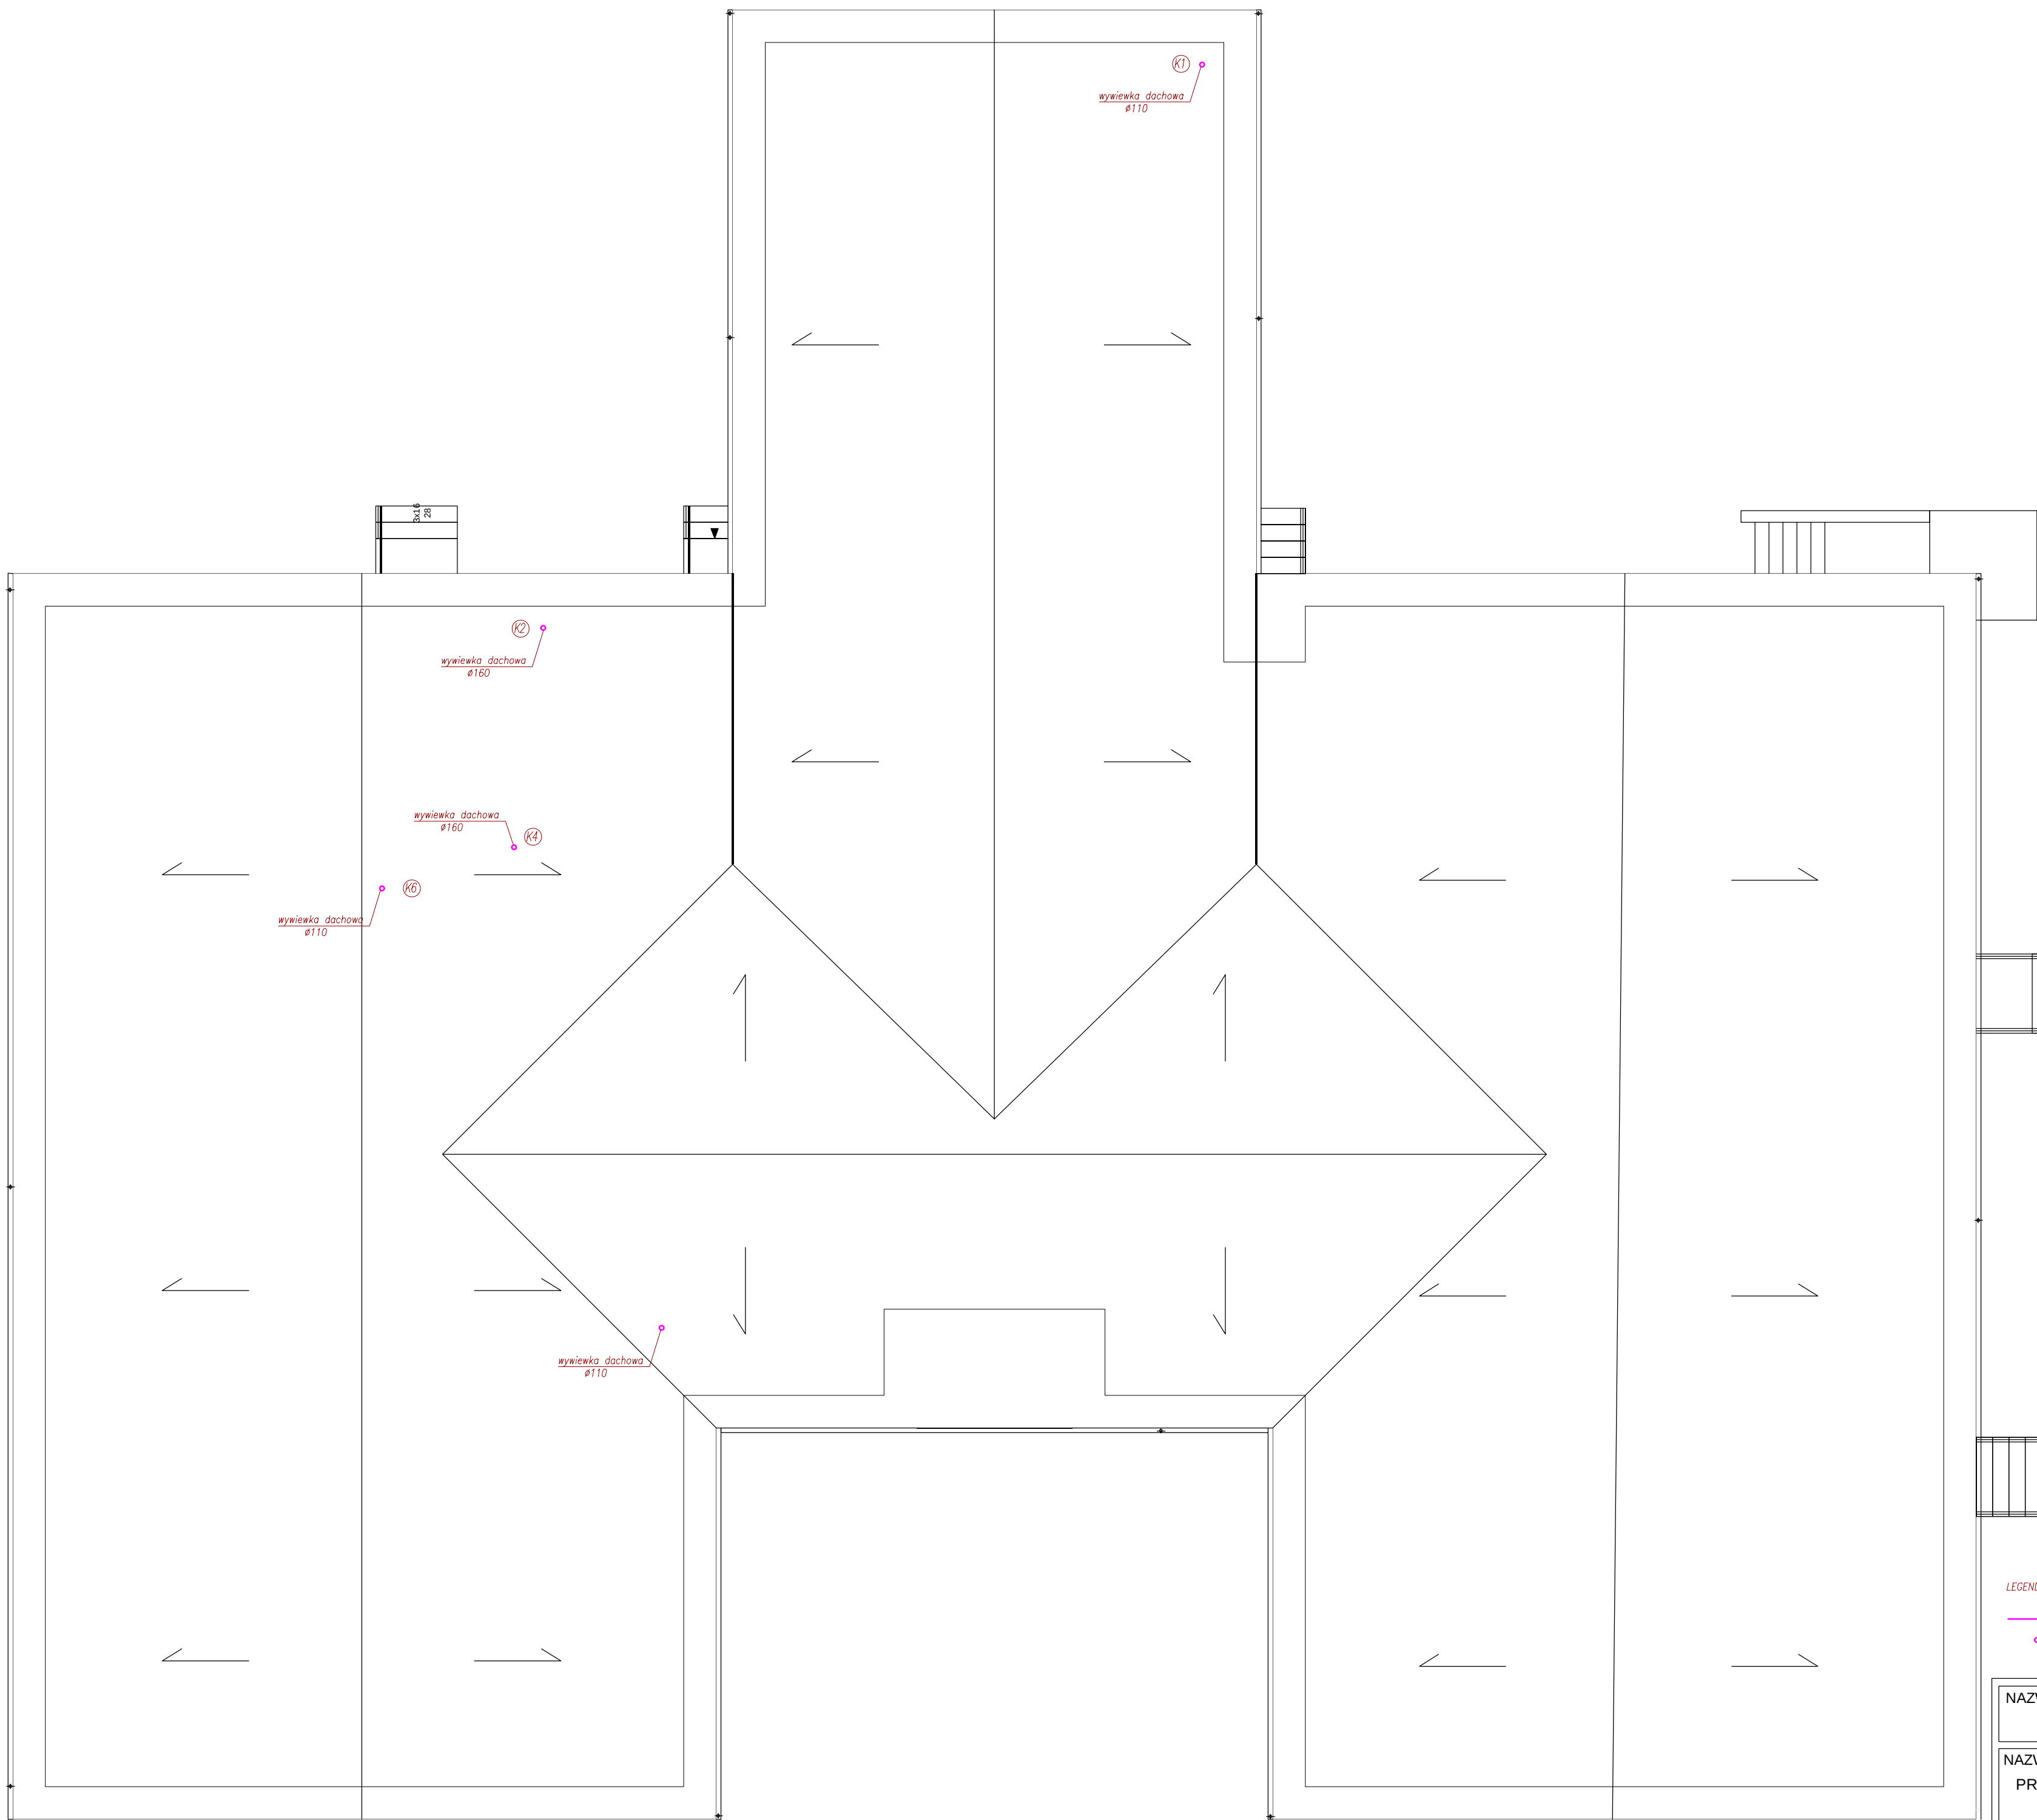


LEGENDA

— Instalacja kanalizacji sanitarnej rura PVC-U

• Pion kanalizacji sanitarnej rura PVC-U (wywiewka dachowa)

NAZWA OPRACOWANIA:					
PROJEKT TECHNICZNY - BRANŻA SANITARNA					
NAZWA I ADRES INWESTYCJI					
PRZEBUDOWA WRAZ ZE ZMIANĄ SPOSOBU UŻYTKOWANIA CZĘŚCI BUDYNKU					
SZKOŁY PODSTAWOWEJ NA BUDYNEK BIUROWO-MAGAZYNOWY					
09-414 Brudzeń, Głównia 15					
jed.ewid 141903_2, obr.ewid. 0011 Głównia					
DZIAŁKA NR EWIDENCYJNY 184/4					
JEDNOSTKA PROJEKTOWA:			INWESTOR:		
			ArchiCon		
			Usługi Projektowo-Wykonawcze		
			Marcin Zawadka		
			ul. Kurpiowska 8		
			09-408 Płock		
			tel. mob. 505 534 612		
Gmina Brudzeń Duży					
ul. Toruńska 2					
09-414 Brudzeń Duży					
ZESPÓŁ PROJEKTOWY					
IMIĘ I NAZWISKO:					
NR UPRAWNIEŃ:					
PODPIS:					
PROJEKTOWAŁ:		mgr inż.			
Tomasz Sęczkowski		NR. UPR			
ASYSTENT:		MAZ/0038/PWOS/04			
inż.					
Kamil Dobosz					
TYTUŁ RYSUNKU:					
Instalacja kanalizacji sanitarnej - rzut dachu					
FAZA PROJEKTU:		REWIZJA:		BRANŻA:	
Projekt techniczny		-		Sanitarna	
DATA		SKALA		NUMER RYS.	
04-2026		1:100		3	
WSZELKIE PRAWA AUTORSKIE ZASTRZEŻONE. KOPIOWANIE W JAKIEJKOLWIEK FORMIE (CZĘŚCI LUB W CAŁOŚCI), BEZ PISEMNEJ ZGODY AUTORA ZABRONIONE. Dz. Ust. z dn. 23.02.1994 - Nr 24 poz. 83 - Ustawa PRAWO AUTORSKIE					

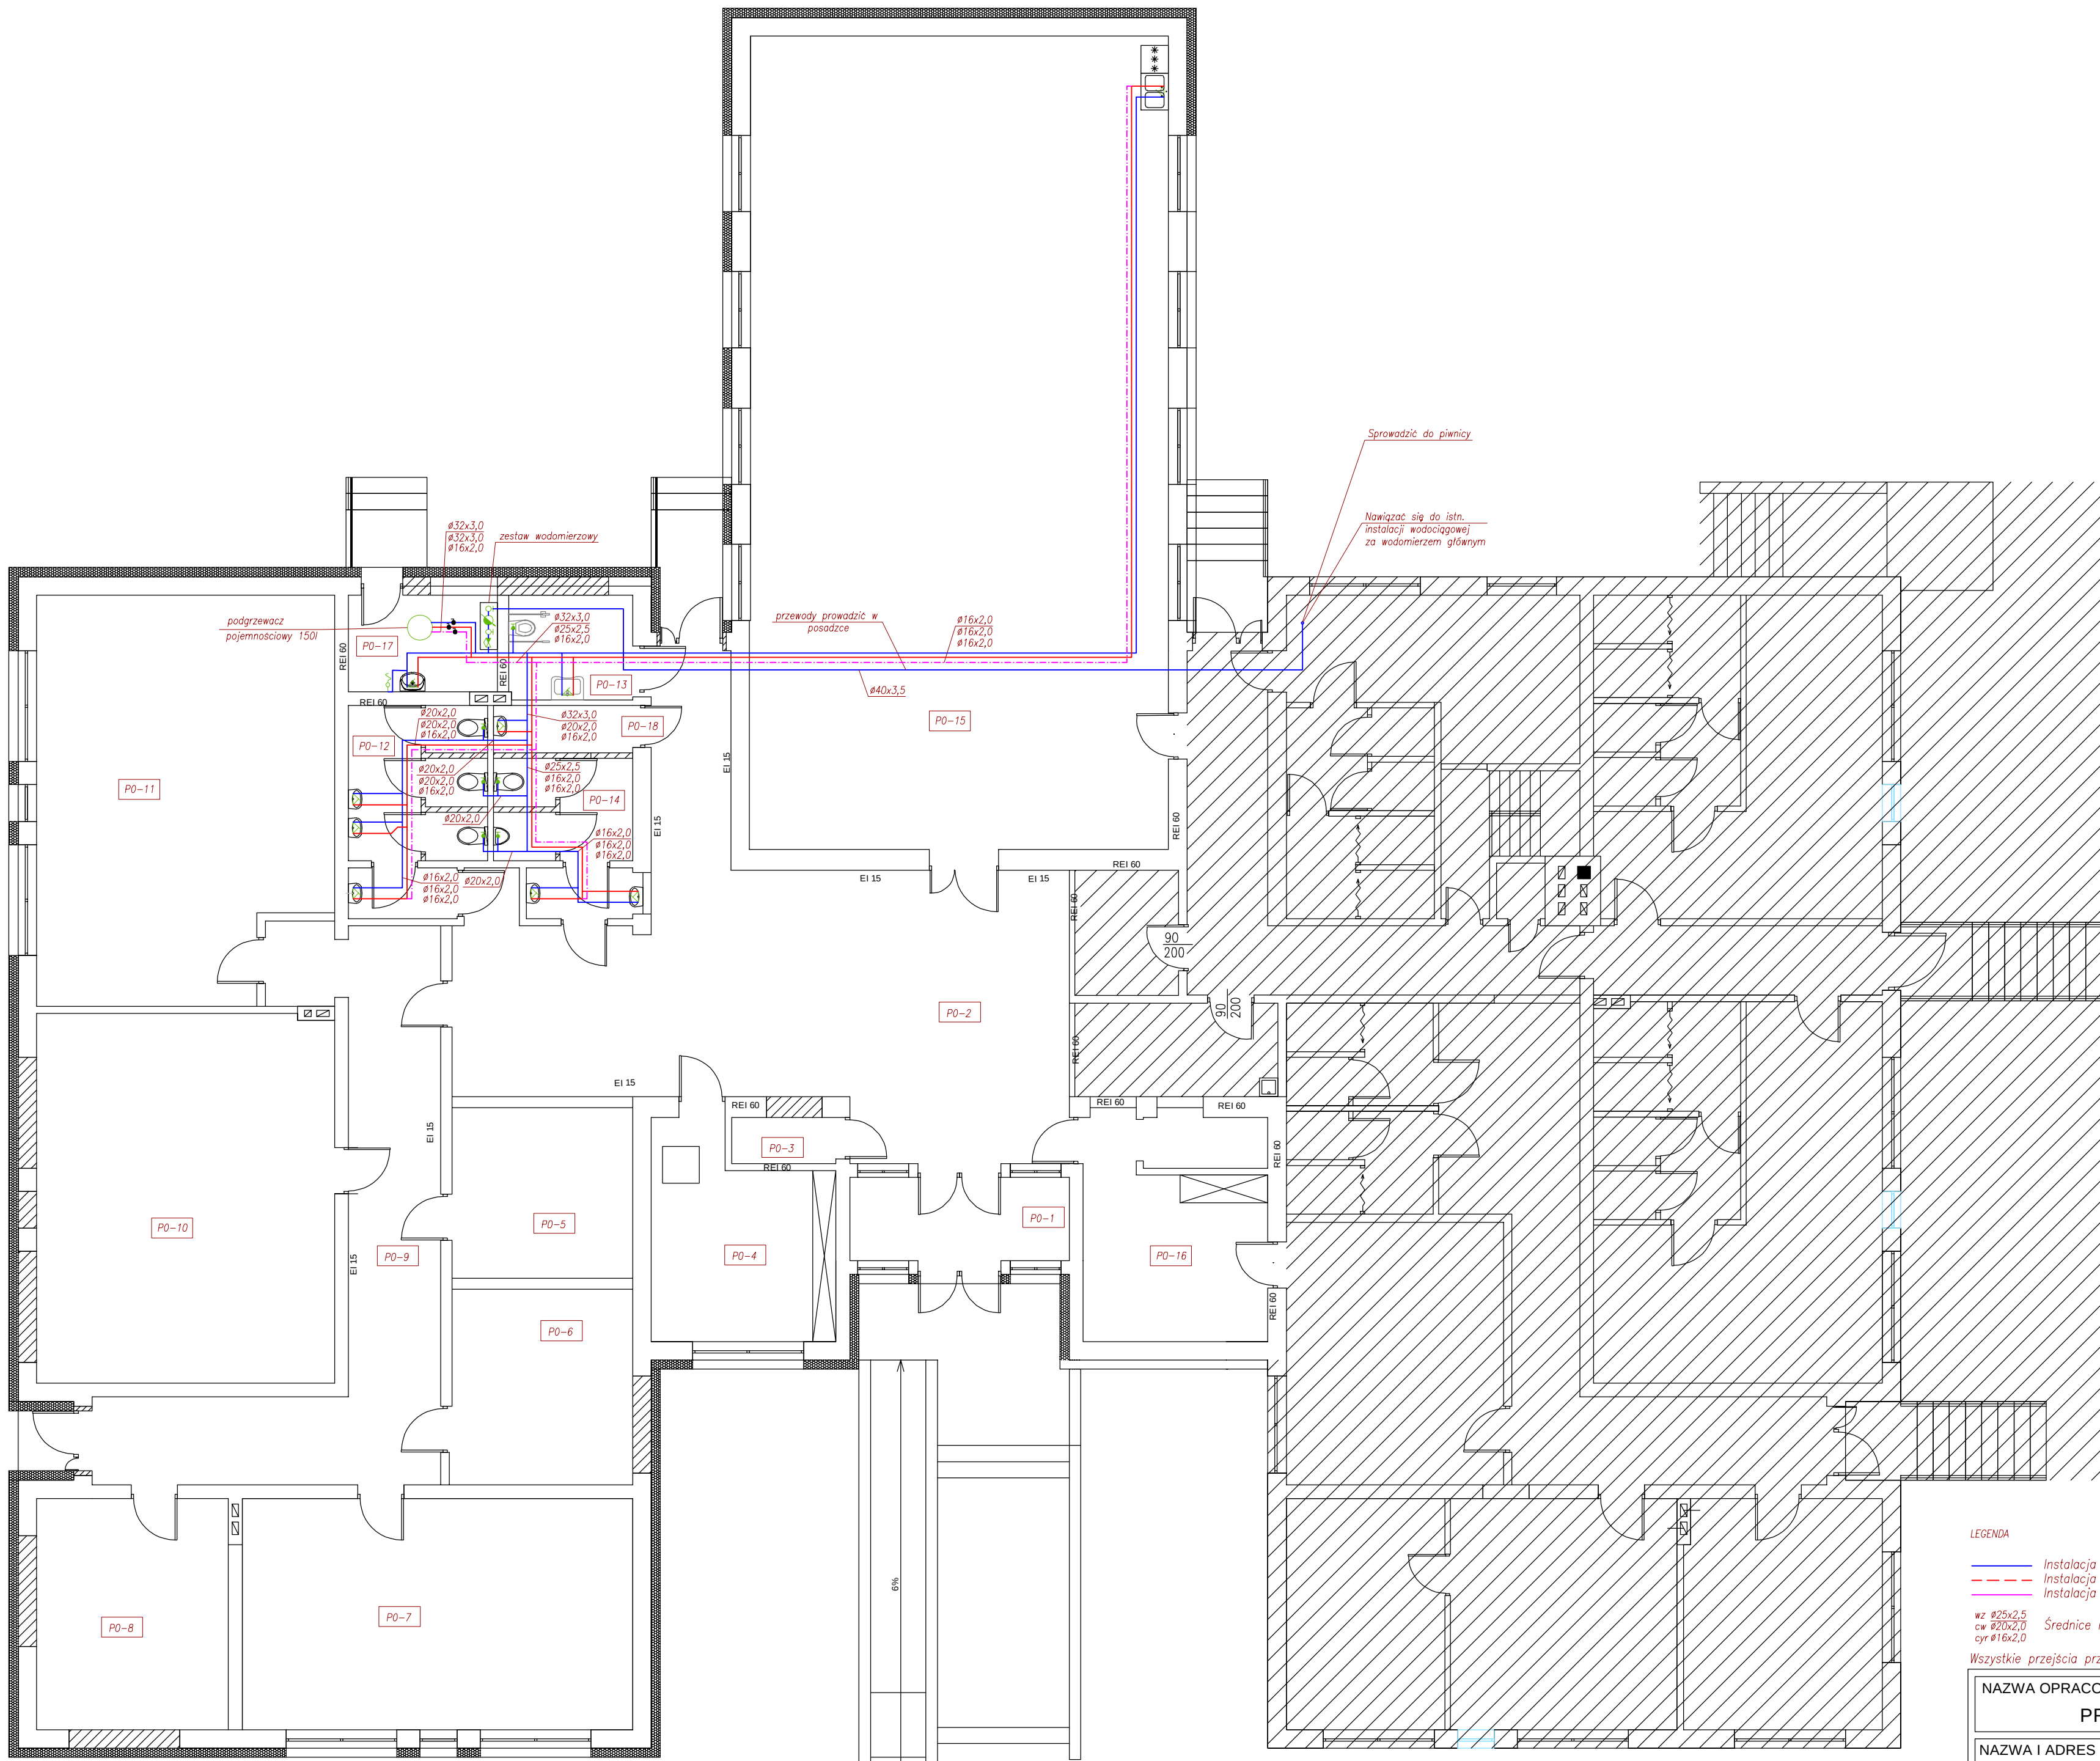

LEGENDA

- Instalacja wody zimnej (rura PE-RT/Al/PE-RT)
--- Instalacja wody ciepłej (rura PE-RT/Al/PE-RT)
--- Instalacja cyrkulacji (rura PE-RT/Al/PE-RT)

wz #25x2,5
cw #20x2,0
cyf #16x2,0

Średnice rur wodociągowych z rur PE-RT/Al/PE-RT (prowadzenie w posadzce lub w brzdach)

Wszystkie przejścia przez strefy oddzielenia pożarowego należy uszczelnić do odporności ogniowej strefy.

NAZWA OPRACOWANIA:

PROJEKT TECHNICZNY - BRANŻA SANITARNA

NAZWA I ADRES INWESTYCJI

PRZEBUDOWA WRAZ ZE ZMIANĄ SPOSOBU UŻYTKOWANIA CZĘŚCI BUDYNKU
SZKOŁY PODSTAWOWEJ NA BUDYNEK BIUROWO-MAGAZYNOWY
09-414 Brudzeń, Głównia 15
jed.ewid 141903_2, obr.ewid. 0011 Głównia
DZIAŁKA NR EWIDENCYJNY 184/4

JEDNOSTKA PROJEKTOWA:



ArchiCon
Usługi Projektowo-Wykonawcze
Marcin Zawadzka
ul. Kurpiowska 8
09-408 Płock
tel. mob. 505 534 612

INWESTOR:

Gmina Brudzeń Duży
ul. Toruńska 2
09-414 Brudzeń Duży

ZESPÓŁ PROJEKTOWY

IMIĘ I NAZWISKO:

NR UPRAWNIEN:

PODPIS:

PROJEKTOWAŁ:

mgr inż.

NR. UPR

MAZ/0038/PWOS/04

ASYSTENT:

inż.

Kamil Dobosz

TYTUŁ RYSUNKU:

Instalacja wodociągowa - rzut parteru

FAZA PROJEKTU:

Projekt techniczny

REWIZJA:

-

BRANŻA:

Arch. / Konstr.

DATA

02-2026


SKALA

1:100

NUMER RYS.


4

WŚSŁKIE PRAWA AUTORSKIE ZASTRZEŻONE. KOPIOWANIE W JAKIEJKOLWIEK FORMIE (CZĘŚCI LUB W CAŁOŚCI),
BEZ PISEMNEJ ZGODY AUTORA ZABRONIONE. Dz. Ust. z dn. 23.02.1994 - Nr 24 poz. 83 - Ustawa PRAWO AUTORSKIE

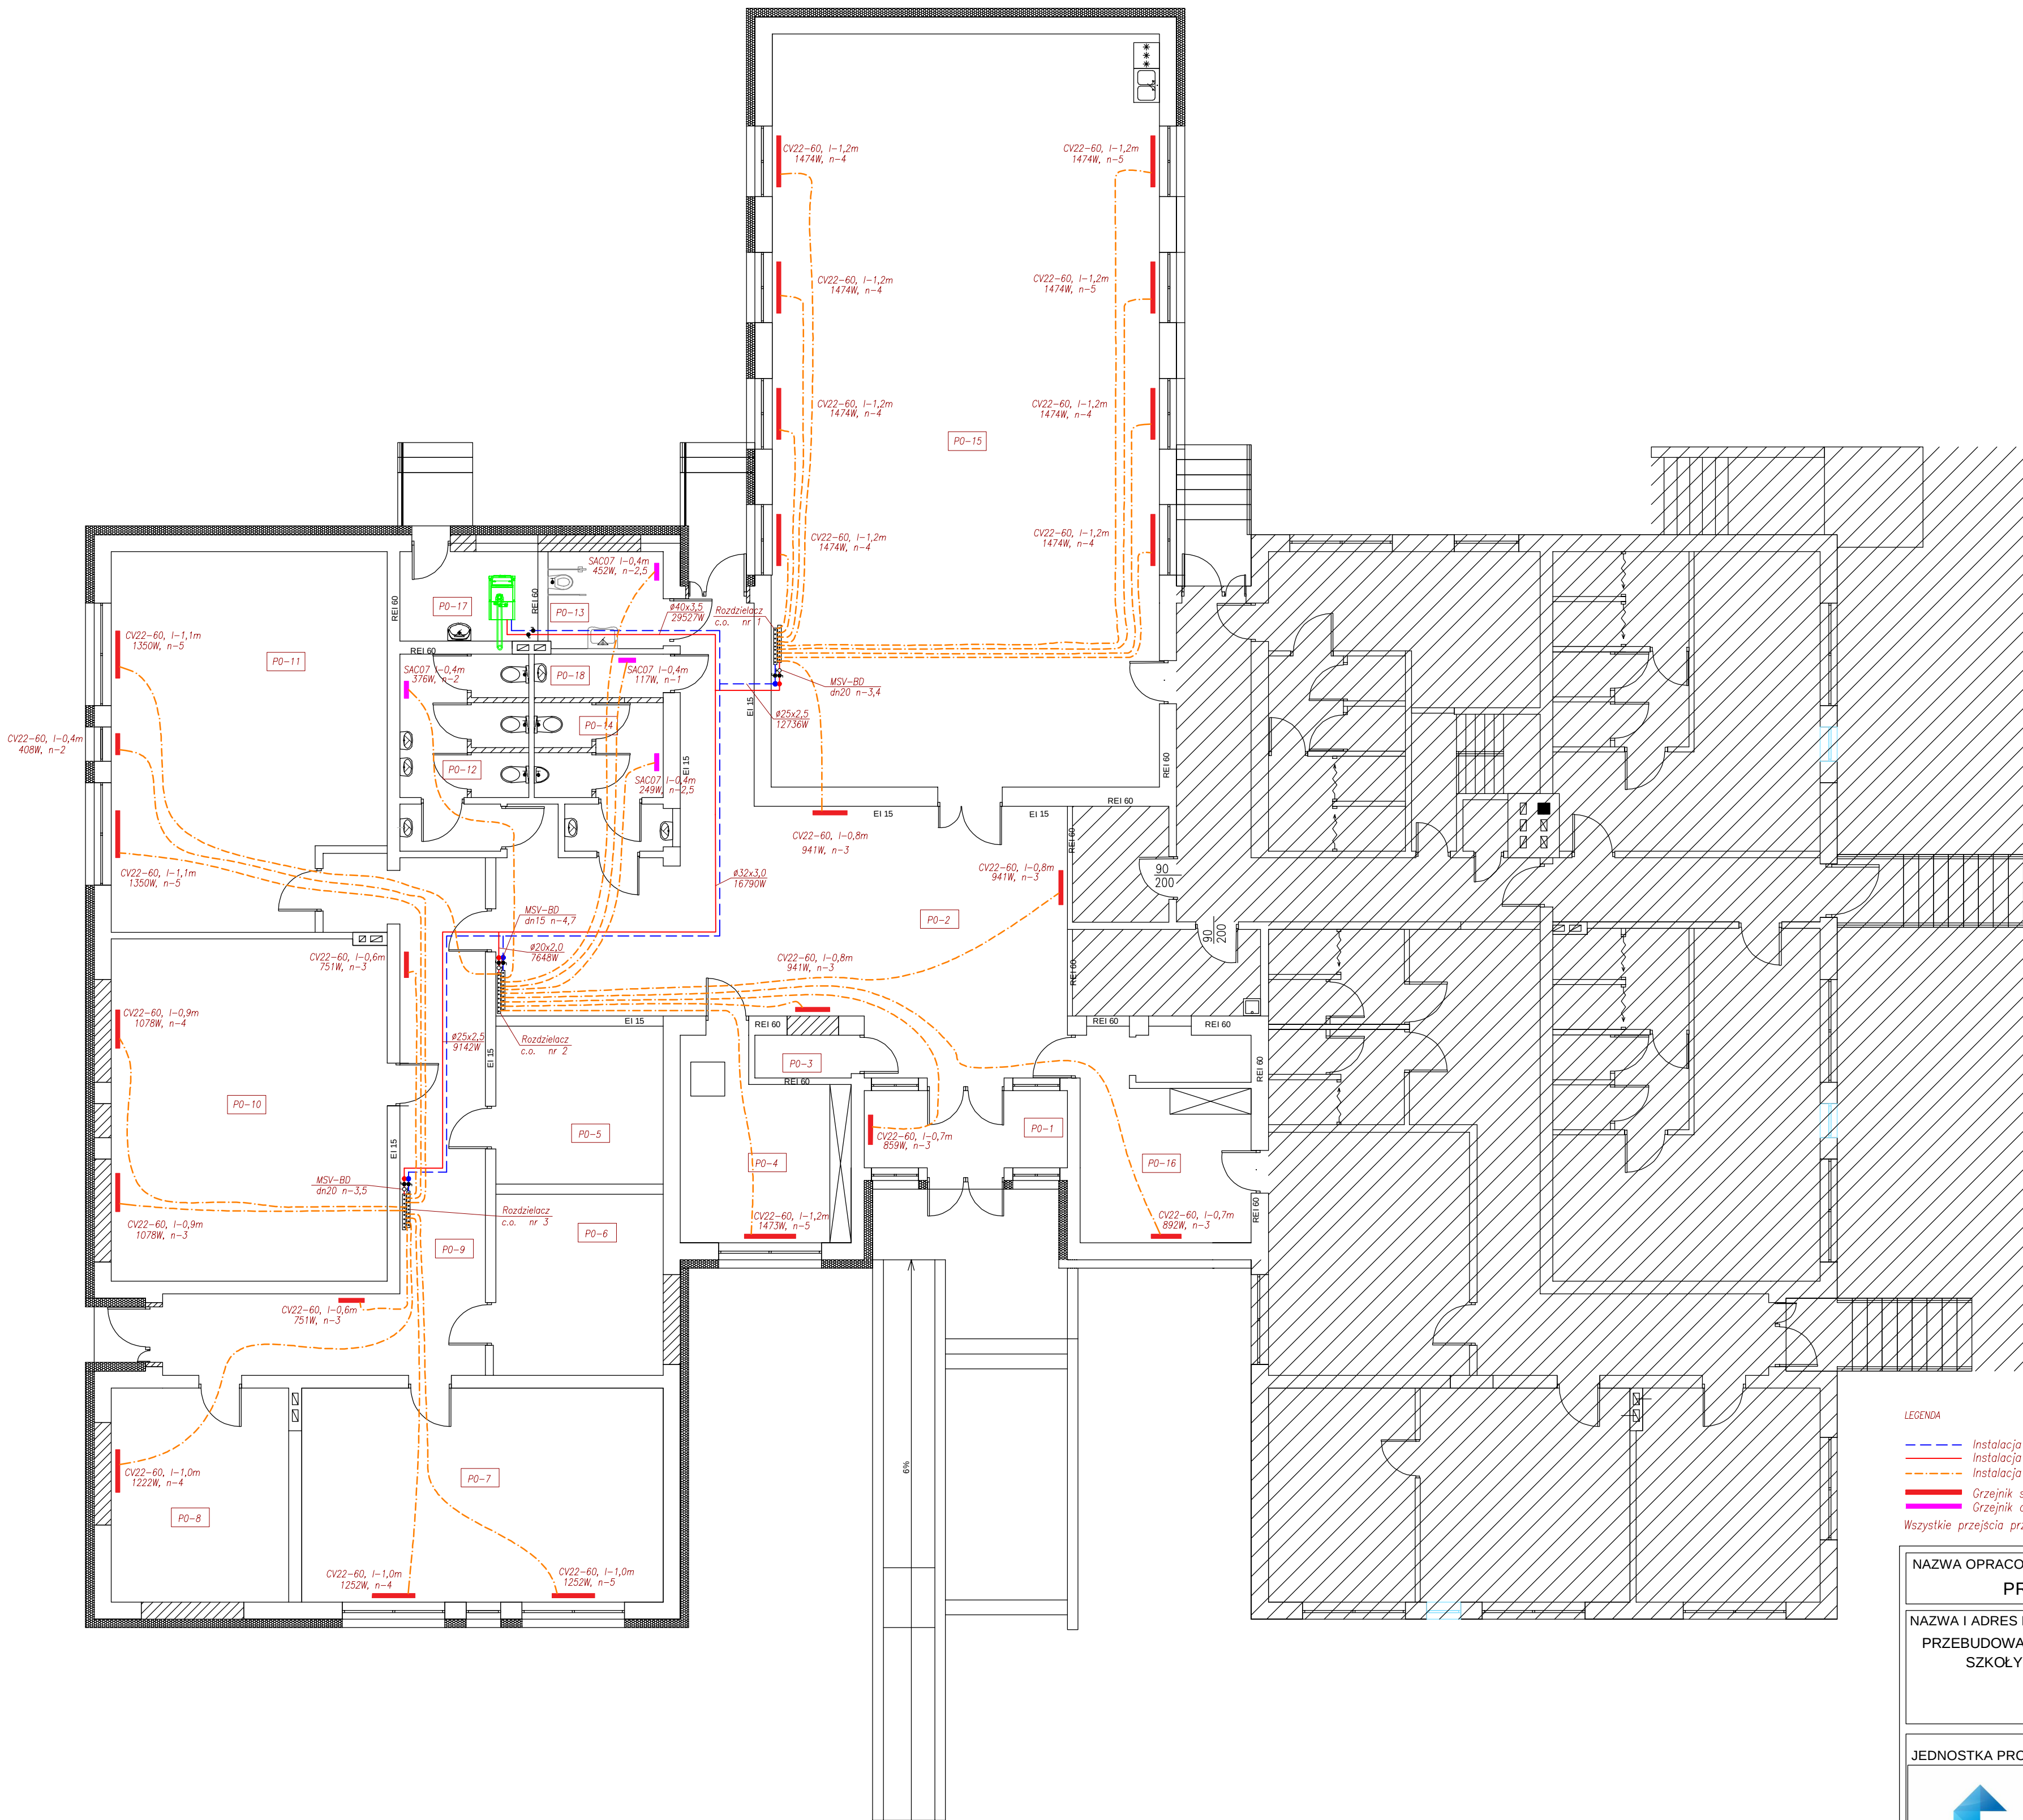

- LEGENDA
- Instalacja c.o. powrót (rura PE-RT/Al/PE-RT)
 - Instalacja c.o. zasilanie (rura PE-RT/Al/PE-RT)
 - Instalacja c.o. podłączenie grzejnika (2x rura PE-RT/Al/PE-RT 16x2,0)
 - Grzejnik stalowy płytowy CV z podłączeniem dolnym
 - Grzejnik drabinkowy łazienkowy typu SAC
- Wszystkie przejścia przez strefy oddzielenia pożarowego należy uszczelniać do odporności ogniowej strefy.

NAZWA OPRACOWANIA: PROJEKT TECHNICZNY - BRANŻA SANITARNA					
NAZWA I ADRES INWESTYCJI PRZEBUDOWA WRAZ ZE ZMIANĄ SPOSOBU UŻYTKOWANIA CZĘŚCI BUDYNKU SZKOŁY PODSTAWOWEJ NA BUDYNEK BIUROWO-MAGAZYNOWY 09-414 Brudzeń, Głównia 15 jed.ewid 141903_2, obr.ewid. 0011 Głównia DZIAŁKA NR EWIDENCYJNY 184/4					
JEDNOSTKA PROJEKTOWA:  Usługi Projektowo-Wykonawcze Marcin Zawadka ul. Kurpiowska 8 09-408 Płock tel. mob. 505 534 612	INWESTOR: Gmina Brudzeń Duży ul. Toruńska 2 09-414 Brudzeń Duży				
ZESPÓŁ PROJEKTOWY					
IMIĘ I NAZWISKO: NR UPRAWNIEN: PODPIS:					
PROJEKTOWAŁ: mgr inż. Tomasz Sęczkowski	NR. UPR MAZ/0038/PWOS/04				
ASYSTENT: inż. Kamil Dobosz					
TYTUŁ RYSUNKU: Instalacja centralnego ogrzewania - rzut parteru					
FAZA PROJEKTU: Projekt techniczny	REWIZJA: -	BRANŻA: Arch. / Konstr.	DATA: 02-2026	SKALA: 1:100	NUMER RYS. 5
WSZELKIE PRAWA AUTORSKIE ZASTRZEŻONE. KOPIOWANIE W JAKIEJKOLWIEK FORMIE (CZĘŚCI LUB W CAŁOŚCI), BEZ PISEMNEJ ZGODY AUTORA ZABRONIONE. Dz. Ust. z dn. 23.02.1994 - Nr 24 poz. 83 - Ustawa PRAWO AUTORSKIE					

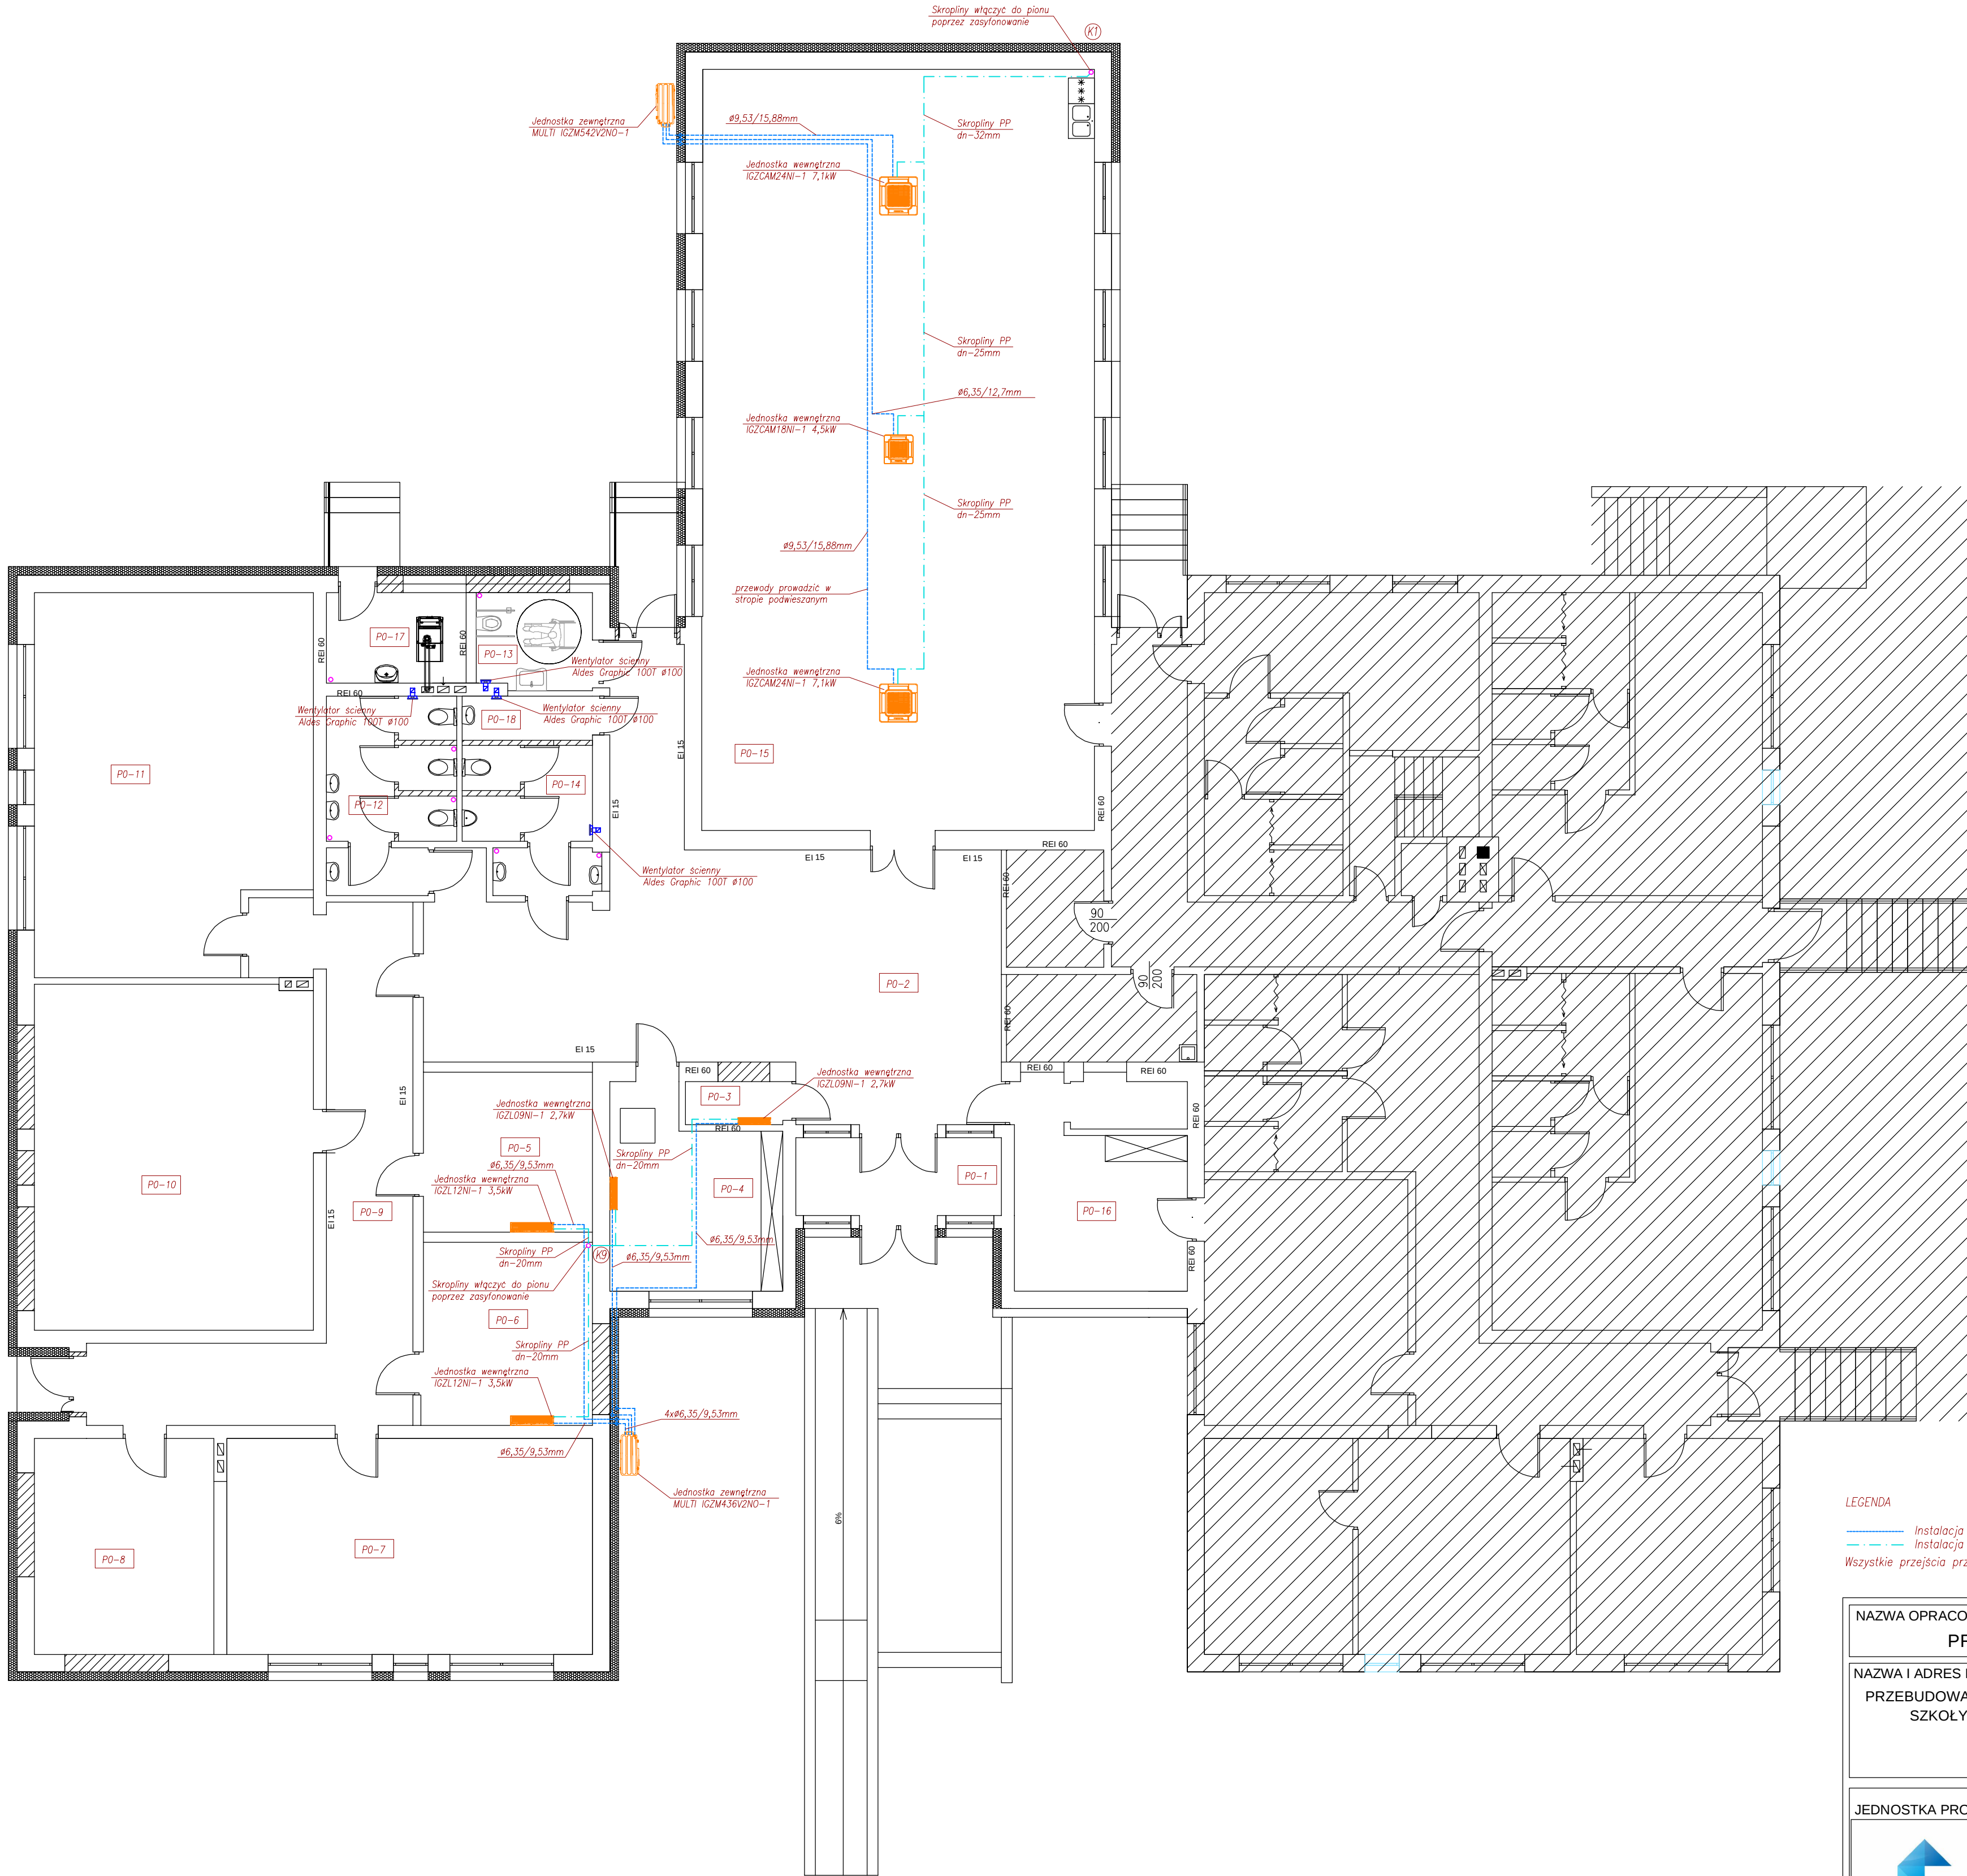


LEGENDA

— Instalacja klimatyzacji z rur miedzianych

- - - Instalacja skroplin z rur PP

Wszystkie przejścia przez strefy oddzielenia pożarowego należy uszczelnić do odporności ogniowej strefy.

NAZWA OPRACOWANIA:				
PROJEKT TECHNICZNY - BRANŻA SANITARNA				
NAZWA I ADRES INWESTYCJI				
PRZEBUDOWA WRAZ ZE ZMIANĄ SPOSOBU UŻYTKOWANIA CZĘŚCI BUDYNKU				
SZKOŁY PODSTAWOWEJ NA BUDYNEK BIUROWO-MAGAZYNOWY				
09-414 Brudzeń, Główna 15				
jed.ewid 141903 2, obr.ewid. 0011 Główna				
DZIAŁKA NR EWIDENCYJNY 184/4				
JEDNOSTKA PROJEKTOWA:		INWESTOR:		
 ArchiCon Usługi Projektowo-Wykonawcze Marcin Zawadzka ul. Kurpiowska 8 09-408 Płock tel. mob. 505 534 612		Gmina Brudzeń Duży ul. Toruńska 2 09-414 Brudzeń Duży		
ZESPÓŁ PROJEKTOWY				
IMIĘ I NAZWISKO:		NR UPRAWNIENI:		PODPIS:
PROJEKTOWAŁ:	mgr inż. Tomasz Sęczkowski	NR. UPR	MAZ/0038/PWOS/04	
ASYSTENT:	inż. Kamil Dobosz			
TYTUŁ RYSUNKU:				
Instalacja klimatyzacji i wentylacji mech. - rzut parteru				
FAZA PROJEKTU:	REWIZJA	BRANŻA:	DATA	SKALA
Projekt techniczny	-	Sanitarna	04-2026	1:100
WŚLEKIE PRAWA AUTORSKIE ZASTRZEŻONE. KOPIOWANIE W JAKIEJKOLWIEK FORMIE (CZĘŚCI LUB W CAŁOŚCI), BEZ PISEMNEJ ZGODY AUTORA ZABRONIONE. Dz. Ust. z dn. 23.02.1994 - Nr 24 poz. 83 - Ustawa PRAWO AUTORSKIE				
6				

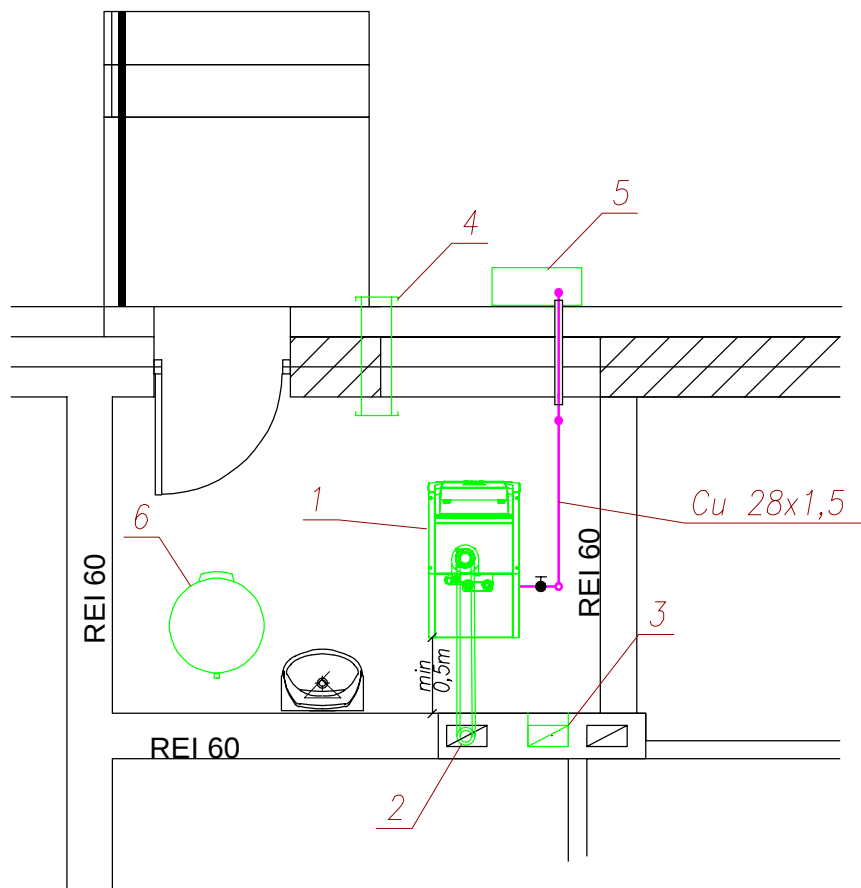

1. Kocioł gazowy o mocy 40,8 kW
2. Kanał spalinowy $\varnothing 100\text{mm}$
3. Kratka wywiewna 15x15 cm (pod stropem)
4. Kanał nawiewno – wywiewny 15x15 cm (na wysokości posadzki)
5. Szafka gazowa z kurkiem i reduktorem II stopnia
6. Podgrzewacz cwu o pojemności 150dm³

NAZWA OPRACOWANIA:

PROJEKT TECHNICZNY - BRANŻA SANITARNA

NAZWA I ADRES INWESTYCJI

PRZEBUDOWA WRAZ ZE ZMIANĄ SPOSOBU UŻYTKOWANIA CZĘŚCI BUDYNKU
SZKOŁY PODSTAWOWEJ NA BUDYNEK BIUROWO-MAGAZYNOWY
09-414 Brudzeń, Głównia 15
jed.ewid 141903_2, obr.ewid. 0011 Głównia
DZIAŁKA NR EWIDENCYJNY 184/4

JEDNOSTKA PROJEKTOWA:



ArchiCon
Usługi Projektowo-Wykonawcze
Marcin Zawadka
ul. Kurpiowska 8
09-408 Płock
tel. mob. 505 534 612

INWESTOR:

Gmina Brudzeń Duży
ul. Toruńska 2
09-414 Brudzeń Duży

ZESPÓŁ PROJEKTOWY

IMIĘ I NAZWISKO:

NR UPRAWNIENI:

PODPIS:

PROJEKTOWAŁ:

mgr inż.

Tomasz Sęczkowski

NR. UPR

MAZ/0038/PWOS/04

ASYSTENT:

inż.

Kamil Dobosz

TYTUŁ RYSUNKU:

Rzut instalacji gazowej wewnątrz budynku

FAZA PROJEKTU:

Projekt techniczny

REWIZJA

-

BRANŻA:

Sanitarna

DATA

04-2026

SKALA


1:50

NUMER RYS.


7

WSZELKIE PRAWA AUTORSKIE ZASTRZEŻONE. KOPIOWANIE W JAKIEJKOLWIEK FORMIE (CZĘŚCI LUB W CAŁOŚCI),
BEZ PISEMNEJ ZGODY AUTORA ZABRONIONE. Dz. Ust. z dn. 23.02.1994 - Nr 24 poz. 83 - Ustawa PRAWO AUTORSKIE

TABELA KRÓTICÓW I.							
		POJEMNOŚĆ [litr]					
	PRZEZNACZENIE	2700		4850		6400	
		wielkość	ilość	wielkość	ilość	wielkość	ilość
I	napelnienie	1 1/4" NPT	1	1 1/4" NPT	1	1 1/4" NPT	1
II	odbiór fazy gazowej	3/4"NPT	1	3/4"NPT	1	3/4"NPT	1
III	odbiór fazy ciekłej	3/4"NPT	1	3/4"NPT	1	3/4"NPT	1
IV	wskaźnik napelnienia	Ø35mm	1	Ø35mm	1	Ø35mm	1
V	zawór bezpieczeństwa	3/4"NPT	1	3/4"NPT	1	3/4"NPT	2

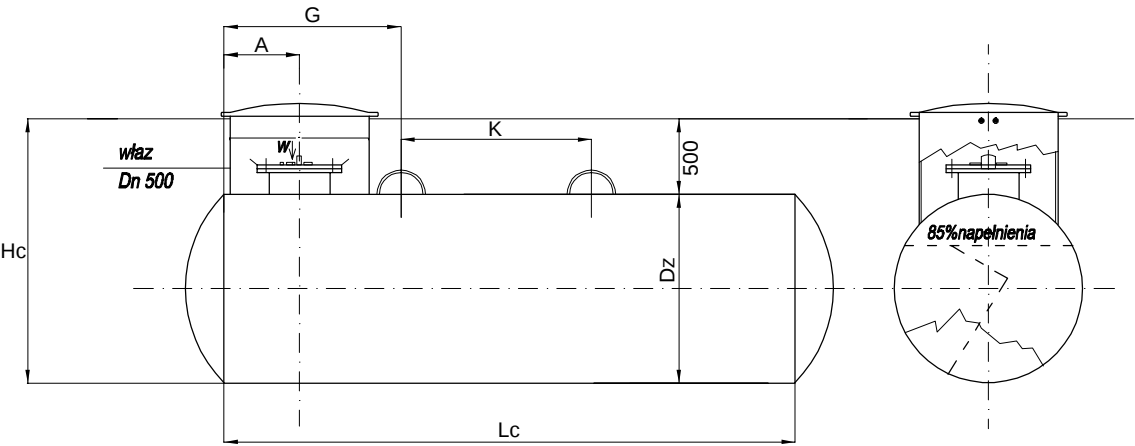

PODSTAWOWE WYMIARY							
Pojemność [litr]	Dz [mm]	Lc [mm]	Hc [mm]	A [mm]	G [mm]	K [mm]	Masa [kg]
2700	1250	2495	1900	300	900	900	850
4850	1250	4290	1900	500	1170	1260	1150
6400	1250	5915	1900	500	1170	1900	1450

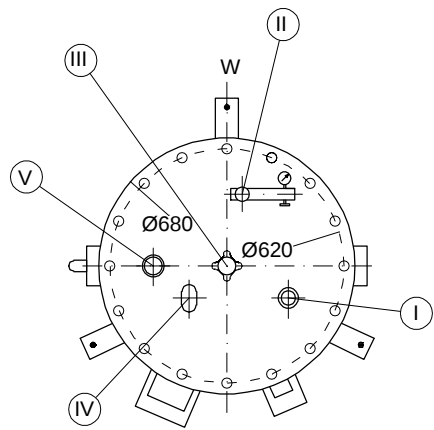

NAZWA OPRACOWANIA:
PROJEKT TECHNICZNY - BRANŻA SANITARNA

NAZWA I ADRES INWESTYCJI
PRZEBUDOWA WRAZ ZE ZMIANĄ SPOSOBU UŻYTKOWANIA CZĘŚCI BUDYNKU SZKOŁY PODSTAWOWEJ NA BUDYNEK BIUROWO-MAGAZYNOWY
 09-414 Brudzeń, Głównia 15
 jed.ewid 141903_2, obr.ewid. 0011 Głównia
 DZIAŁKA NR EWIDENCYJNY 184/4

ArchiCon
URZĄD PROJEKTOWO-WYKONAWCZY
 MARCIN ZAWADKA

ArchiCon
 Usługi Projektowo-Wykonawcze
 Marcin Zawadka
 ul. Kurpiowska 8
 09-408 Płock
 tel. mob. 505 534 612

INWESTOR:
Gmina Brudzeń Duży
 ul. Toruńska 2
 09-414 Brudzeń Duży


ZESPÓŁ PROJEKTOWY

IMIĘ I NAZWISKO: NR UPRAWNIENÍ: PODPIS:

PROJEKTOWAŁ:	mgr inż. Tomasz Sęczkowski	NR. UPR MAZ/0038/PWOS/04	
ASYSTENT:	inż. Kamil Dobosz		

TYTUŁ RYSUNKU:
Zbiornik podziemny - rysunek poglądowy

FAZA PROJEKTU: Projekt techniczny	REWIZJA -	BRANŻA: Sanitarna	DATA 04-2026	SKALA 1:100	NUMER RYS. 8
WSZELKIE PRAWA AUTORSKIE ZASTRZEŻONE. KOPIOWANIE W JAKIEJKOLWIEK FORMIE (CZĘŚCI LUB W CAŁOŚCI), BEZ PISEMNEJ ZGODY AUTORA ZABRONIONE. Dz. Ust. z dn. 23.02.1994 - Nr 24 poz. 83 - Ustawa PRAWO AUTORSKIE					

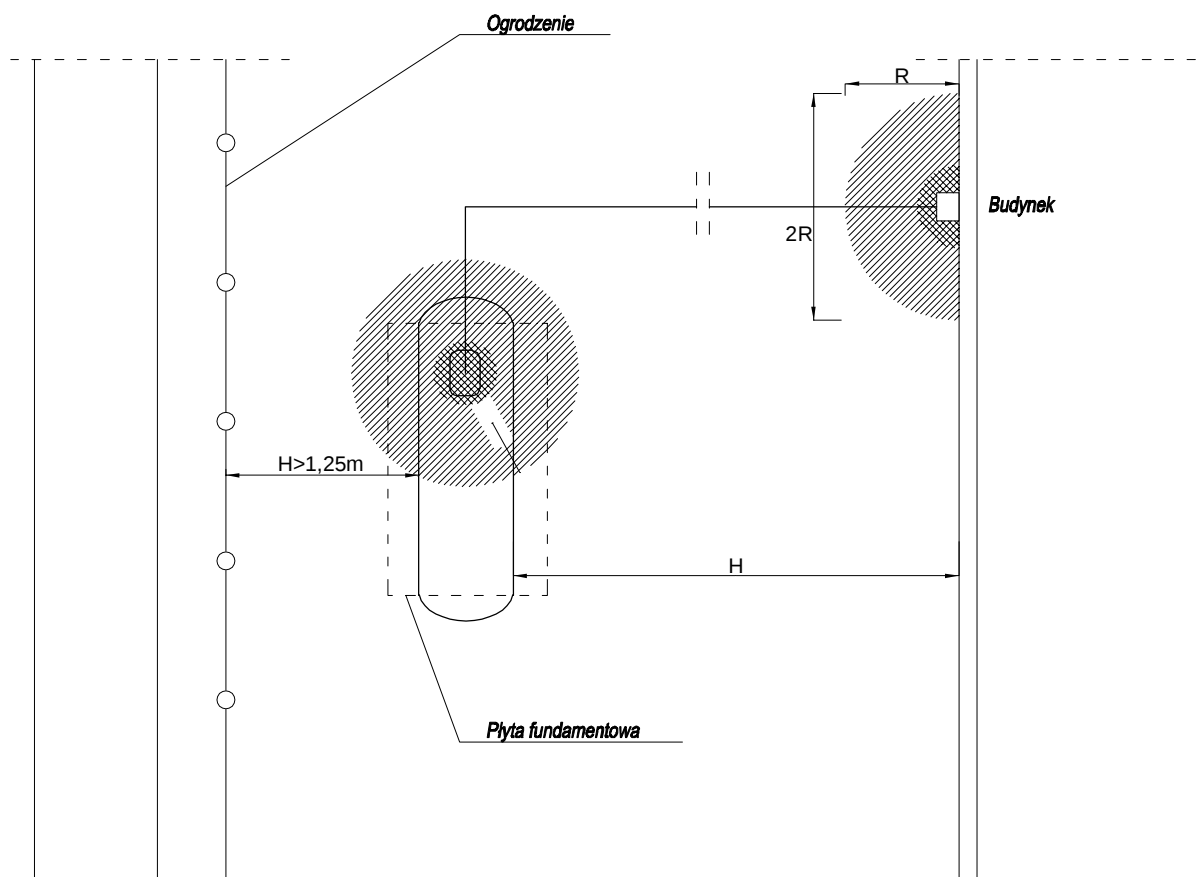

Zbiornik	R [m]	H [m]
V=2.700 l	1,5	>1,00
V=4.850 l	1,5	>3,00
V=6.400 l	1,5	>3,00

UWAGA:

R=1,5m we wszystkich kierunkach od otworów normalnie zamkniętych, od pokrywy, od zworów do napełniania i poboru gazu, od zaworów bezpieczeństwa i reduktorów gazu.

Ogrodzenie zbiornika wykonać w przypadku gdy posesja jest nieogrodzona.

NAZWA OPRACOWANIA:

PROJEKT TECHNICZNY - BRANŻA SANITARNA

NAZWA I ADRES INWESTYCJI

PRZEBUDOWA WRAZ ZE ZMIANĄ SPOSOBU UŻYTKOWANIA CZĘŚCI BUDYNKU SZKOŁY PODSTAWOWEJ NA BUDYNEK BIUROWO-MAGAZYNOWY
09-414 Brudzeń, Głównia 15
jed.ewid 141903_2, obr.ewid. 0011 Głównia
DZIAŁKA NR EWIDENCYJNY 184/4

JEDNOSTKA PROJEKTOWA:



ArchiCon
Usługi Projektowo-Wykonawcze
Marcin Zawadka
ul. Kurpiowska 8
09-408 Płock
tel. mob. 505 534 612

INWESTOR:

Gmina Brudzeń Duży
ul. Toruńska 2
09-414 Brudzeń Duży

ZESPÓŁ PROJEKTOWY

IMIĘ I NAZWISKO:

NR UPRAWNIENI:

PODPIS:

PROJEKTOWAŁ:

mgr inż.

Tomasz Sęczkowski

NR. UPR

MAZ/0038/PWOS/04

ASYSTENT:

inż.

Kamil Dobosz

TYTUŁ RYSUNKU:

Zbiornik podziemny - odległości

FAZA PROJEKTU:

Projekt techniczny

REWIZJA

-

BRANŻA:

Sanitarna

DATA


04-2026

SKALA

NUMER RYS.

WSZELKIE PRAWA AUTORSKIE ZASTRZEŻONE. KOPIOWANIE W JAKIEJKOLWIEK FORMIE (CZĘŚCI LUB W CAŁOŚCI), BEZ PISEMNEJ ZGODY AUTORA ZABRONIONE. Dz. Ust. z dn. 23.02.1994 - Nr 24 poz. 83 - Ustawa PRAWO AUTORSKIE

9

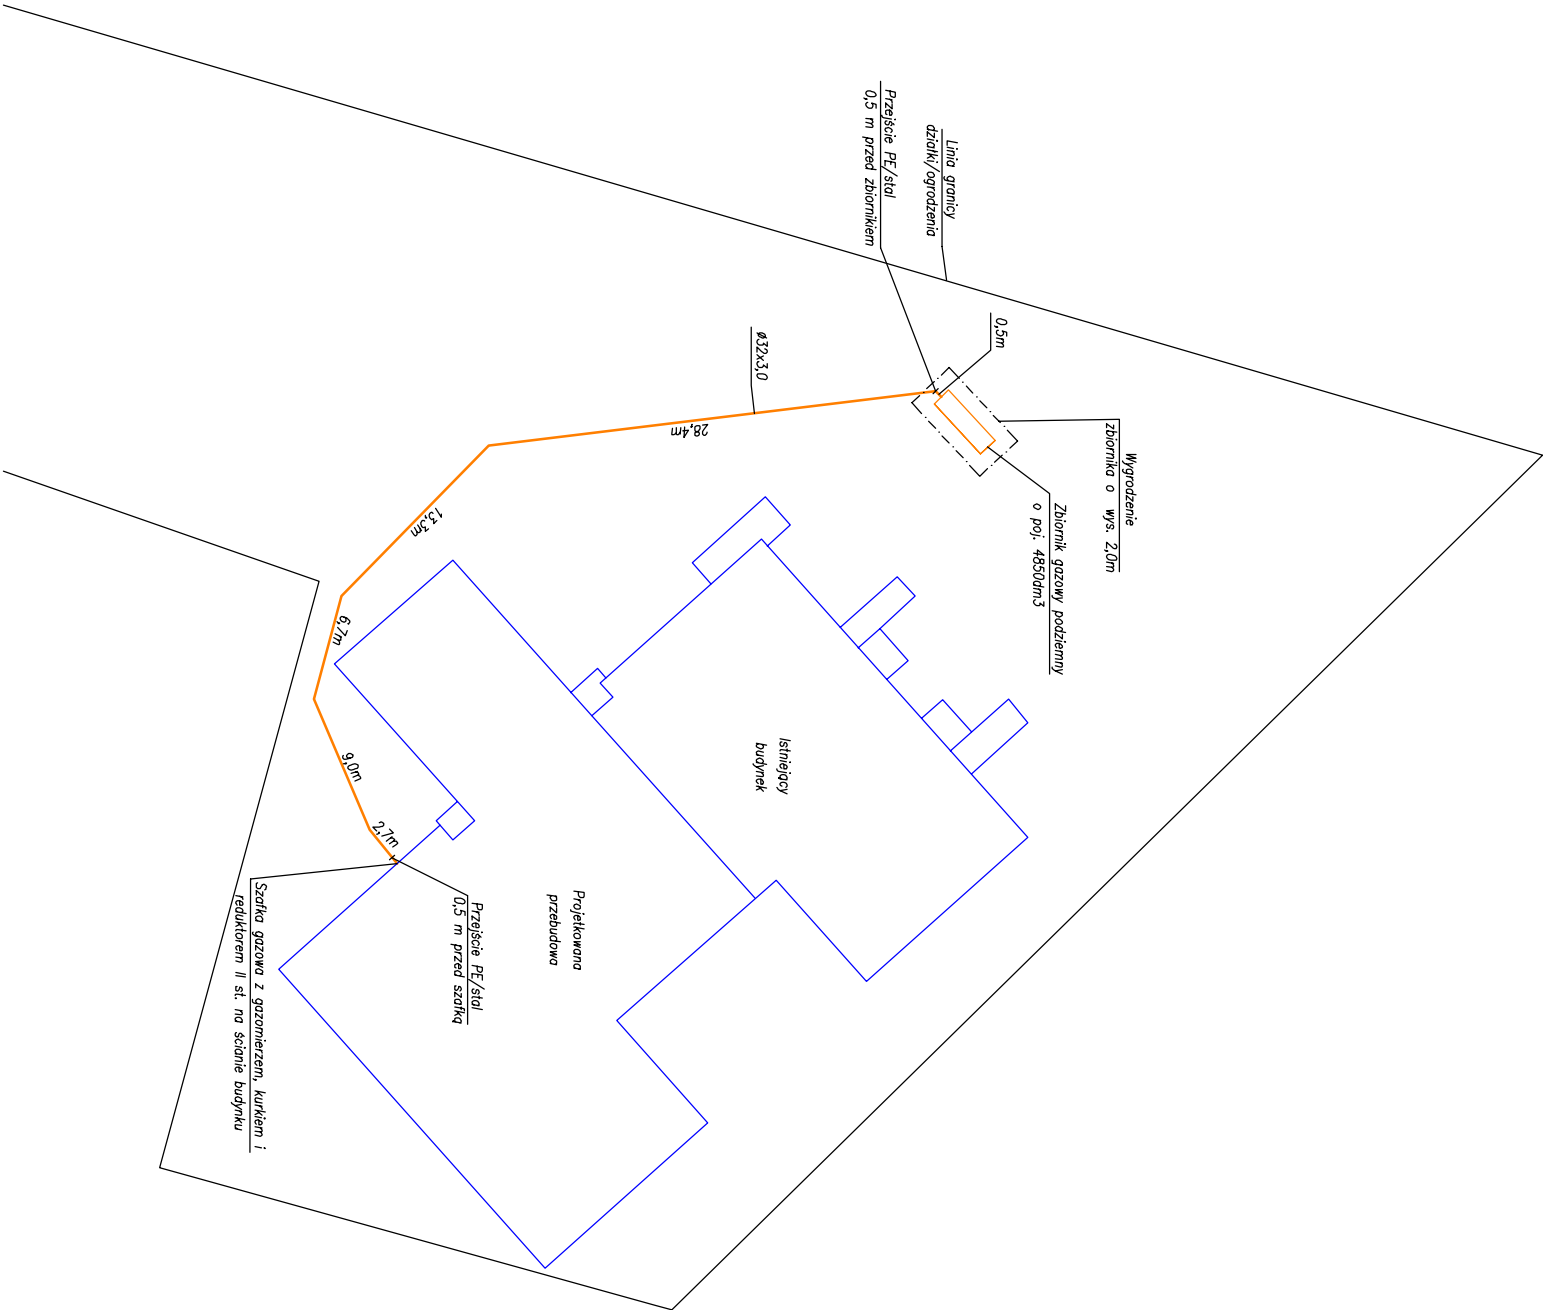

NAZWA OPRACOWANIA:

PROJEKT TECHNICZNY - BRANŻA SANITARNA

NAZWA I ADRES INWESTYCJI

PRZEBUDOWA WRAZ ZE ZMIANĄ SPOSOBU UŻYTKOWANIA CZĘŚCI BUDYNKU
SZKOŁY PODSTAWOWEJ NA BUDYNEK BIUROWO-MAGAZYNOWY
09-414 Brudzeń, Główna 15
jed. ewid. 141903_2, obr. ewid. 0011 Główna
DZIAŁKA NR EWIDENCYJNY 184/4

JEDNOSTKA PROJEKTOWA:



Archicon
Usługi Projektowo-Wykonawcze
Marcin Zawadzka
ul. Kurpiowska 8
09-408 Płock
tel. mob. 505 534 612

INWESTOR:
Gmina Brudzeń Duży
ul. Toruńska 2
09-414 Brudzeń Duży

ZESPÓŁ PROJEKTOWY

IMIĘ I NAZWISKO: NR UPRAWNIENI: PODPIS:

PROJEKTOWAŁ: mgr inż. Tomasz Sęczkowski NR. UPR MAZ/0038/PWOS/04

ASYSTENT: inż. Kamil Dobosz


TYTUŁ RYSUNKU:


Rzut zewnętrznej instalacji gazowej

FAZA PROJEKTU: REWIZJA: BRANŻA: DATA: SKALA: NUMER RYS.


WSZELKIE PRAWA AUTORSKIE ZASTRZEŻONE. KOPIOWANIE W JAKIEJKOLWIEK FORMIE (CZĘŚCI LUB W CAŁOŚCI), BEZ PISEMNEJ ZGODY AUTORA ZABRONIONE. Dz. Ust. z dn. 23.02.1994 - Nr 24 Poz. 83 - Ustawa PRAWO AUTORSKIE

10

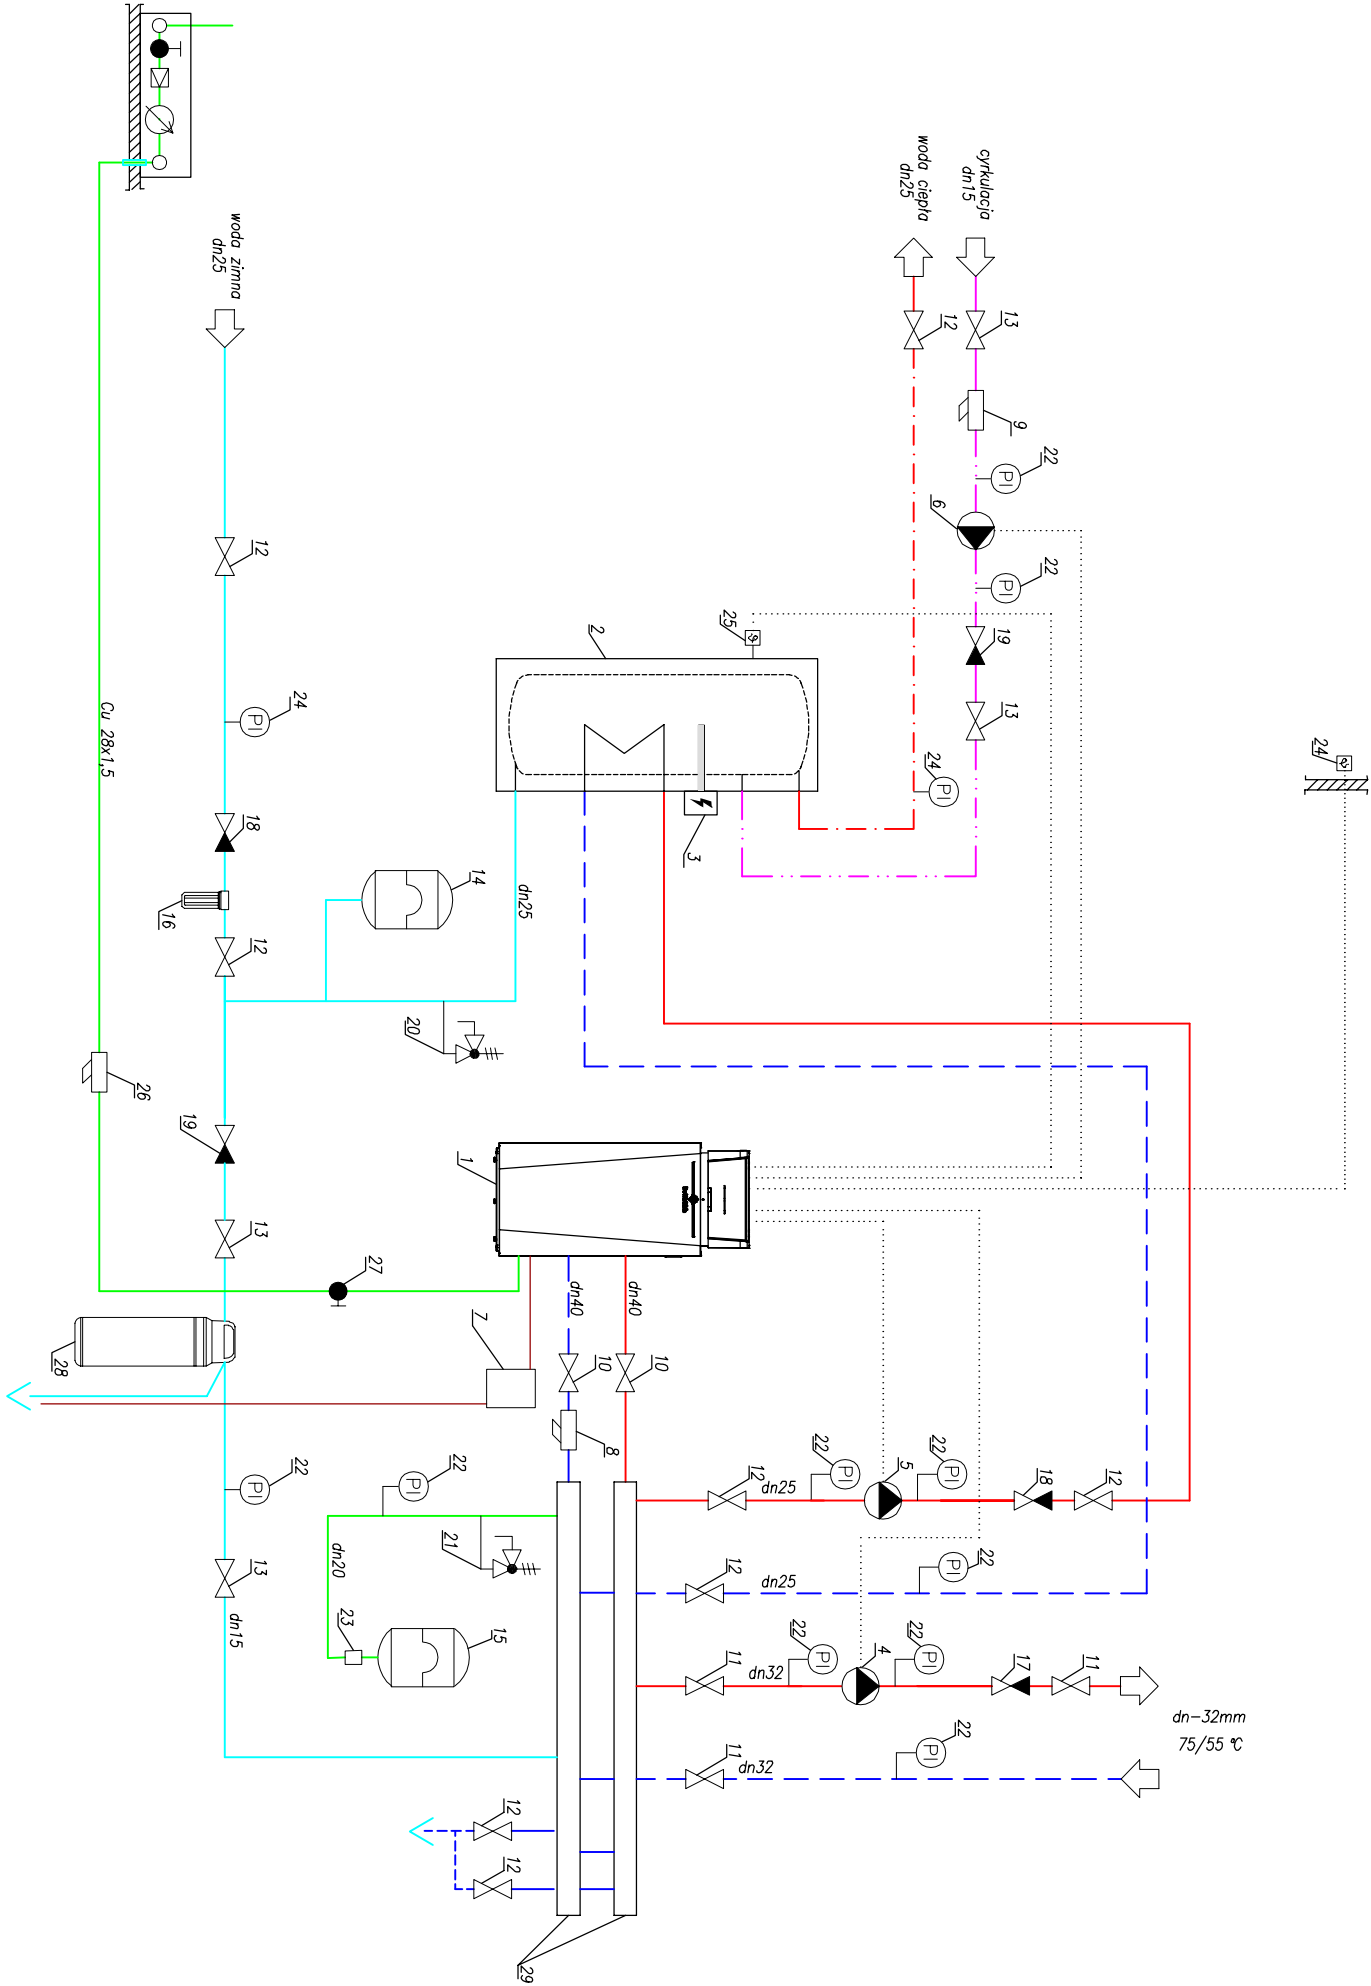

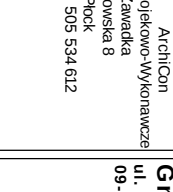
NAZWA OPRACOWANIA: PROJEKT TECHNICZNY - BRANŻA SANITARNA			
NAZWA I ADRES INWESTYCJI PRZEBUDOWA WRAZ ZE ZMIANĄ SPOSOBU UŻYTKOWANIA CZĘŚCI BUDYNKU SZKOŁY PODSTAWOWEJ NA BUDYNEK BIUROWO-MAGAZYNOWY 09-414 Brudzeń, Głównia 15 jed.ewid. 141903. 2., obr. ewid. : 0011 Głównia DZIAŁKA NR EWIDENCYJNY 184/4			
JEDNOSTKA PROJEKTOWA:  ArchCon Usługi Projektowo-Wykonawcze Marcin Zawadzka ul. Kupiowska 8 09-408 Płock tel. mob. 505 534 612		INWESTOR: Gmina Brudzeń Duży ul. Toruńska 2 09-414 Brudzeń Duży	
ZESPÓŁ PROJEKTOWY			
IMIĘ I NAZWISKO:		NR UPRAWNIENI:	
PROJEKTOWAŁ: mgr inż. Tomasz Sęczkowski		NR. UPR MAZ/0038/PWOS/04	
ASYSTENT: inż. Kamil Dobosz			
TYTUŁ RYSUNKU:			

FAZA PROJEKTU:	REWIZJA	BRANŻA:	DATA	SKALA	NUMER RYS.
Projekt techniczny	-	Sanitarna	04-2026		11
WSZELKIE PRAWA AUTORSKIE ZASTRZEŻONE. KOPLOWANIE W JAKIEJKOLWIEK FORMIE (CZĘŚCI LUB W CAŁOŚCI) BEZ PISEMNEJ ZGODY AUTORA ZABRONIONE. DZ. Usł. z dn. 23.02.1994. Nr 24 poz. 83 - Ustawa PRAWO AUTORSKIE					

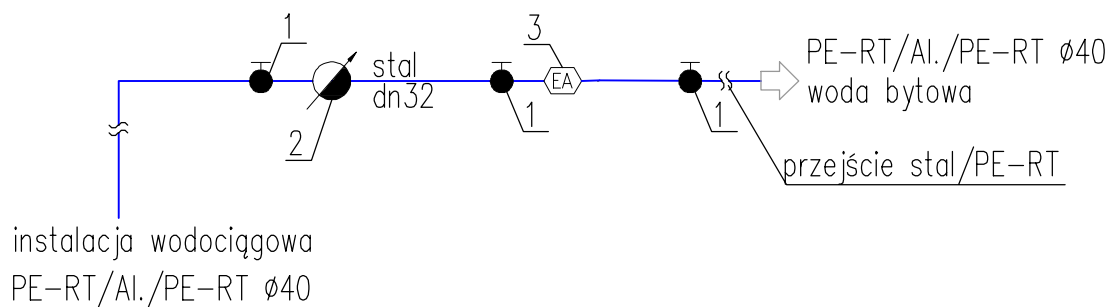

1. Zawór kulowy mufowany dn-32mm
2. Wodomierz wody zimnej dn-15 Qn-1,6m³/h
3. Zawór antyskażeniowy typu EA, dn-25mm

NAZWA OPRACOWANIA:				
PROJEKT TECHNICZNY - BRANŻA SANITARNA				
NAZWA I ADRES INWESTYCJI				
PRZEBUDOWA WRAZ ZE ZMIANĄ SPOSOBU UŻYTKOWANIA CZĘŚCI BUDYNKU SZKOŁY PODSTAWOWEJ NA BUDYNEK BIUROWO-MAGAZYNOWY 09-414 Brudzeń, Głównia 15 jed.ewid 141903_2, obr.ewid. 0011 Głównia DZIAŁKA NR EWIDENCYJNY 184/4				
JEDNOSTKA PROJEKTOWA:			INWESTOR:	
 ArchiCon Usługi Projektowo-Wykonawcze Marcin Zawadka ul. Kurpiowska 8 09-408 Płock tel. mob. 505 534 612			Gmina Brudzeń Duży ul. Toruńska 2 09-414 Brudzeń Duży	
ZESPÓŁ PROJEKTOWY				
IMIĘ I NAZWISKO:		NR UPRAWNIENI:		PODPIS:
PROJEKTOWAŁ:	mgr inż. Tomasz Sęczkowski	NR. UPR MAZ/0038/PWOS/04		
ASYSTENT:	inż. Kamil Dobosz			
TYTUŁ RYSUNKU:				
Schemat montażu układu wodomierzowego				
FAZA PROJEKTU: Projekt techniczny	REWIZJA -	BRANŻA: Sanitarna	DATA 04-2026	SKALA
WSZELKIE PRAWA AUTORSKIE ZASTRZEŻONE. KOPIOWANIE W JAKIEJKOLWIEK FORMIE (CZĘŚCI LUB W CAŁOŚCI), BEZ PISEMNEJ ZGODY AUTORA ZABRONIONE. Dz. Ust. z dn. 23.02.1994 - Nr 24 poz. 83 - Ustawa PRAWO AUTORSKIE				
				12

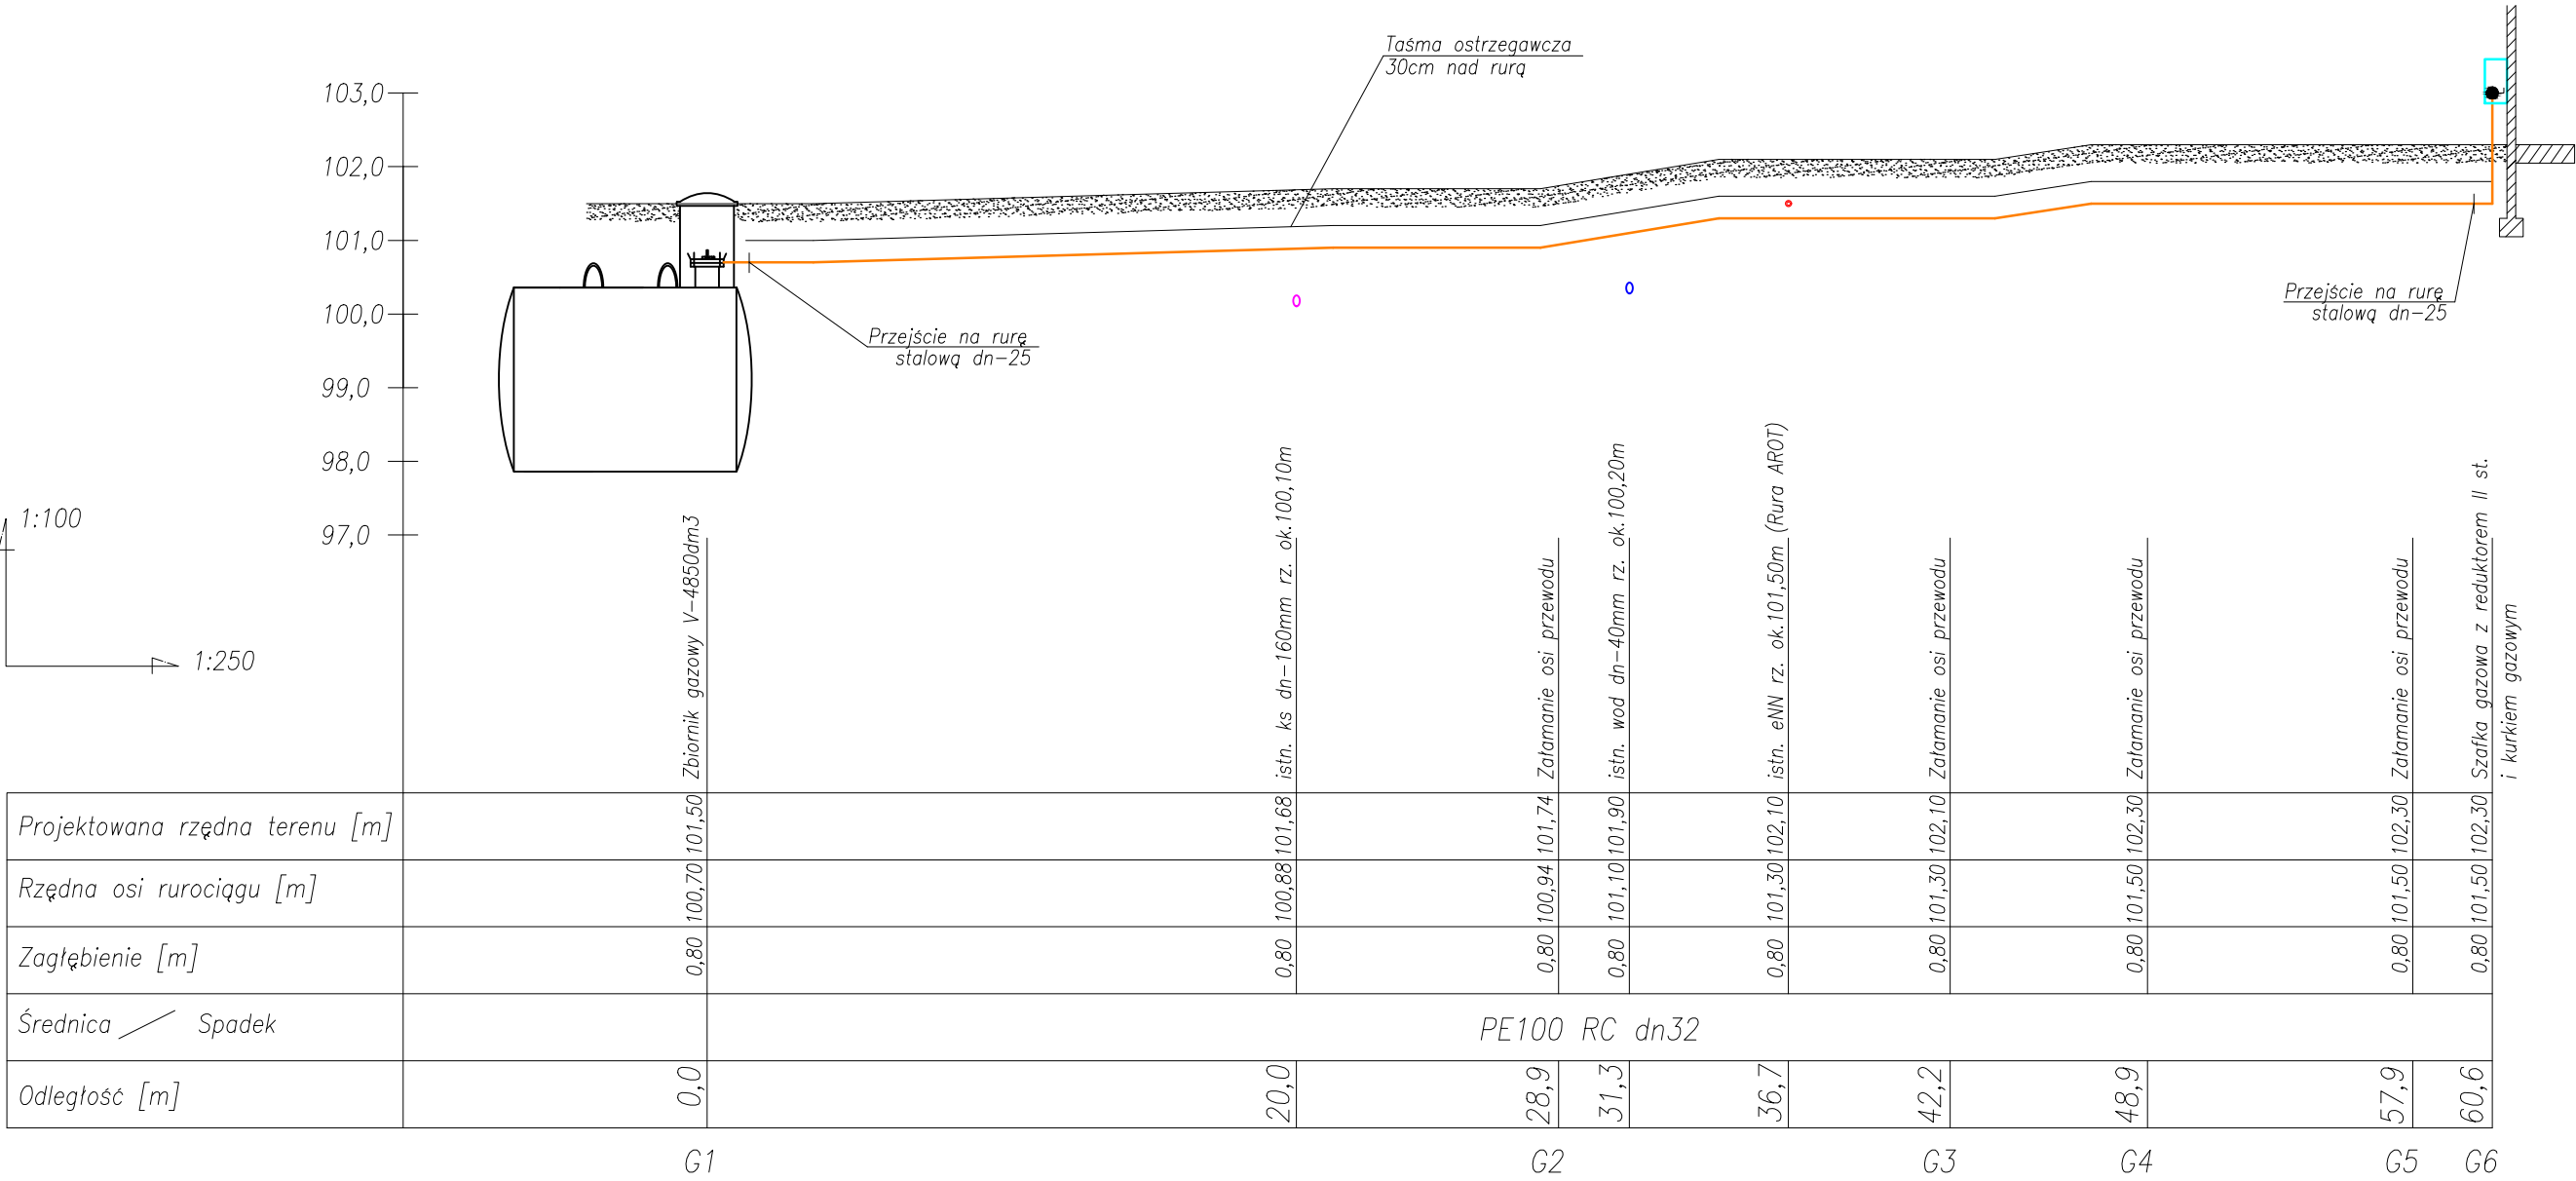

NAZWA OPRACOWANIA: PROJEKT TECHNICZNY - BRANŻA SANITARNA				
NAZWA I ADRES INWESTYCJI PRZEBUDOWA WRAZ ZE ZMIANĄ SPOSOBU UŻYTKOWANIA CZĘŚCI BUDYNKU SZKOLE PODSTAWOWEJ NA BUDYNEK BIUROWO-MAGAZYNOWY 09-414 Brudzeń, Główna 15 jed.ewid 141903_2, obr.ewid. 0011 Główna DZIAŁKA NR EWIDENCYJNY 184/4				
JEDNOSTKA PROJEKTOWA:  Usługi Projektowo-Wykonawcze Marcin Zawadka ul. Kurpiowska 8 09-408 Płock tel. mob. 505 534 612		INWESTOR: Gmina Brudzeń Duży ul. Toruńska 2 09-414 Brudzeń Duży		
ZESPÓŁ PROJEKTOWY				
IMIĘ I NAZWISKO:		NR UPRAWNIENI:		PODPIS:
PROJEKTOWAŁ:	mgr inż. Tomasz Sęczkowski	NR. UPR	MAZ/0038/PWOS/04	
OPRACOWAŁ:	inż. Kamil Dobosz			
TYTUŁ RYSUNKU: Profil podłużny instalacji gazowej				
FAZA PROJEKTU: Projekt techniczny	REWIZJA —	BRANŻA: Sanitarna	DATA 04-2026	SKALA 1:100/250
WSZELKIE PRAWA AUTORSKIE ZASTRZEŻONE. KOPIOWANIE W JAKIEJKOLWIEK FORMIE (CZĘŚCI LUB W CAŁOŚCI), BEZ PISEMNEJ ZGODY AUTORA ZABRONIONE. Dz. Ust. z dn. 23.02.1994 – Nr 24 poz. 83 – Ustawa PRAWO AUTORSKIE.				NUMER RYS 13