


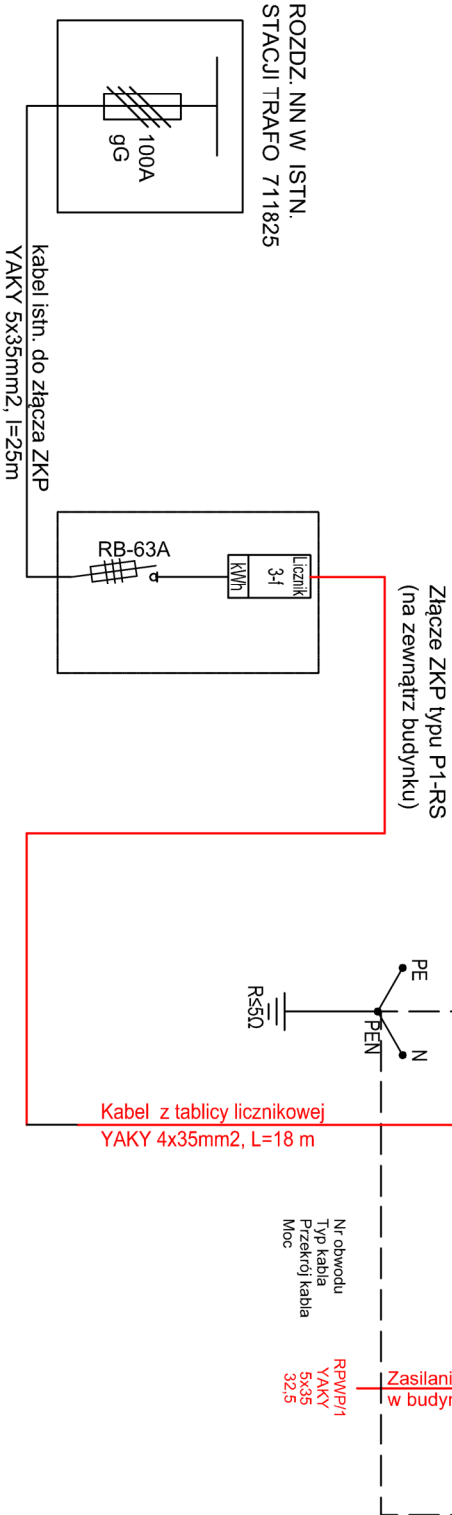

ROZDZIELNICA PRZECIWOPOŻ. WYŁĄCZNIKA PRĄDU - RPWP
DH-PWP
Lokalizacja: Na zewnątrz budynku
Moc szczytowa Ps=32,5kW

DANE OGÓLNE ROZDZIELNICYTABLICY	
SYMBOL ROZDZIELNICYTABLICY	RPWP
OBUDOWA	DH-PWP
DANE SIECI ZASILAJĄCEJ	
ILUŚĆ FAZ	3
NAPIĘCIE SIECI	3x230/400V 50Hz
UKŁAD SIECI	TN-C-S
OCHRONA PRZECIWOPOŻAROWA SAMOCZYNNIE WYŁĄCZENIE	
DANE TECHNICZNE ROZDZIELNICY	
PRĄD ZNAMIONOWY	400A
PRĄD ZWARCIOWY	10kA
PRĄD UDAROWY	16kA
TYP REZERWY	-
ZASILANIE GWARANTOWANE	-
STOPIEN OCHRONNY	IP 54



UKŁAD SIECI TN-S

NAZWA I ADRES INWESTYCJI
PRZEBUDOWA WRAZ ZE ZMIANĄ SPOSOBU UŻYTKOWANIA BUDYNKU PO BYŁEJ SZKOLE PODSTAWOWEJ NA BUDYNEK BIUROWO- MAGAZYNOWY
09-414 Brudzeń, Głównia 15
jed.ewid 141903_2, obr.ewid. 0011 Głównia
DZIAŁKA NR EWIDENCYJNY 184/4

JEDNOSTKA PROJEKTOWA:
Archicon
Usługi Projektowo-Wykonawcze
Marcin Zawadka
ul. Kurpiowska 8
09-408 Płock
tel. mob. 505 534 612

INWESTOR:
Gmina Brudzeń Duży
ul. Toruńska 2
09-414 Brudzeń Duży

IMIE I NAZWISKO:


PROJEKTOWAŁ: inż. Izabela Sikora

NR UPRAWNIENI: 107/82
PODPIS:

TYTUŁ RYSUNKU:
Schemat ideowy rozd. przeciwpożarowego wyłącznika prądu RPWP

FAZA PROJEKTU: Projekt techniczny
REWIZJA: -
BRANŻA: Elektryczna
DATA: 03-2026
SKALA: 1:100
NUMER RYS.: E-2

TABLICA TG
OBUDOWA: NATYNKOWA XL3 3x24mod.
Lokalizacja : pom. P0-3
MOC SZCZYTOWA Ps=32,5kW

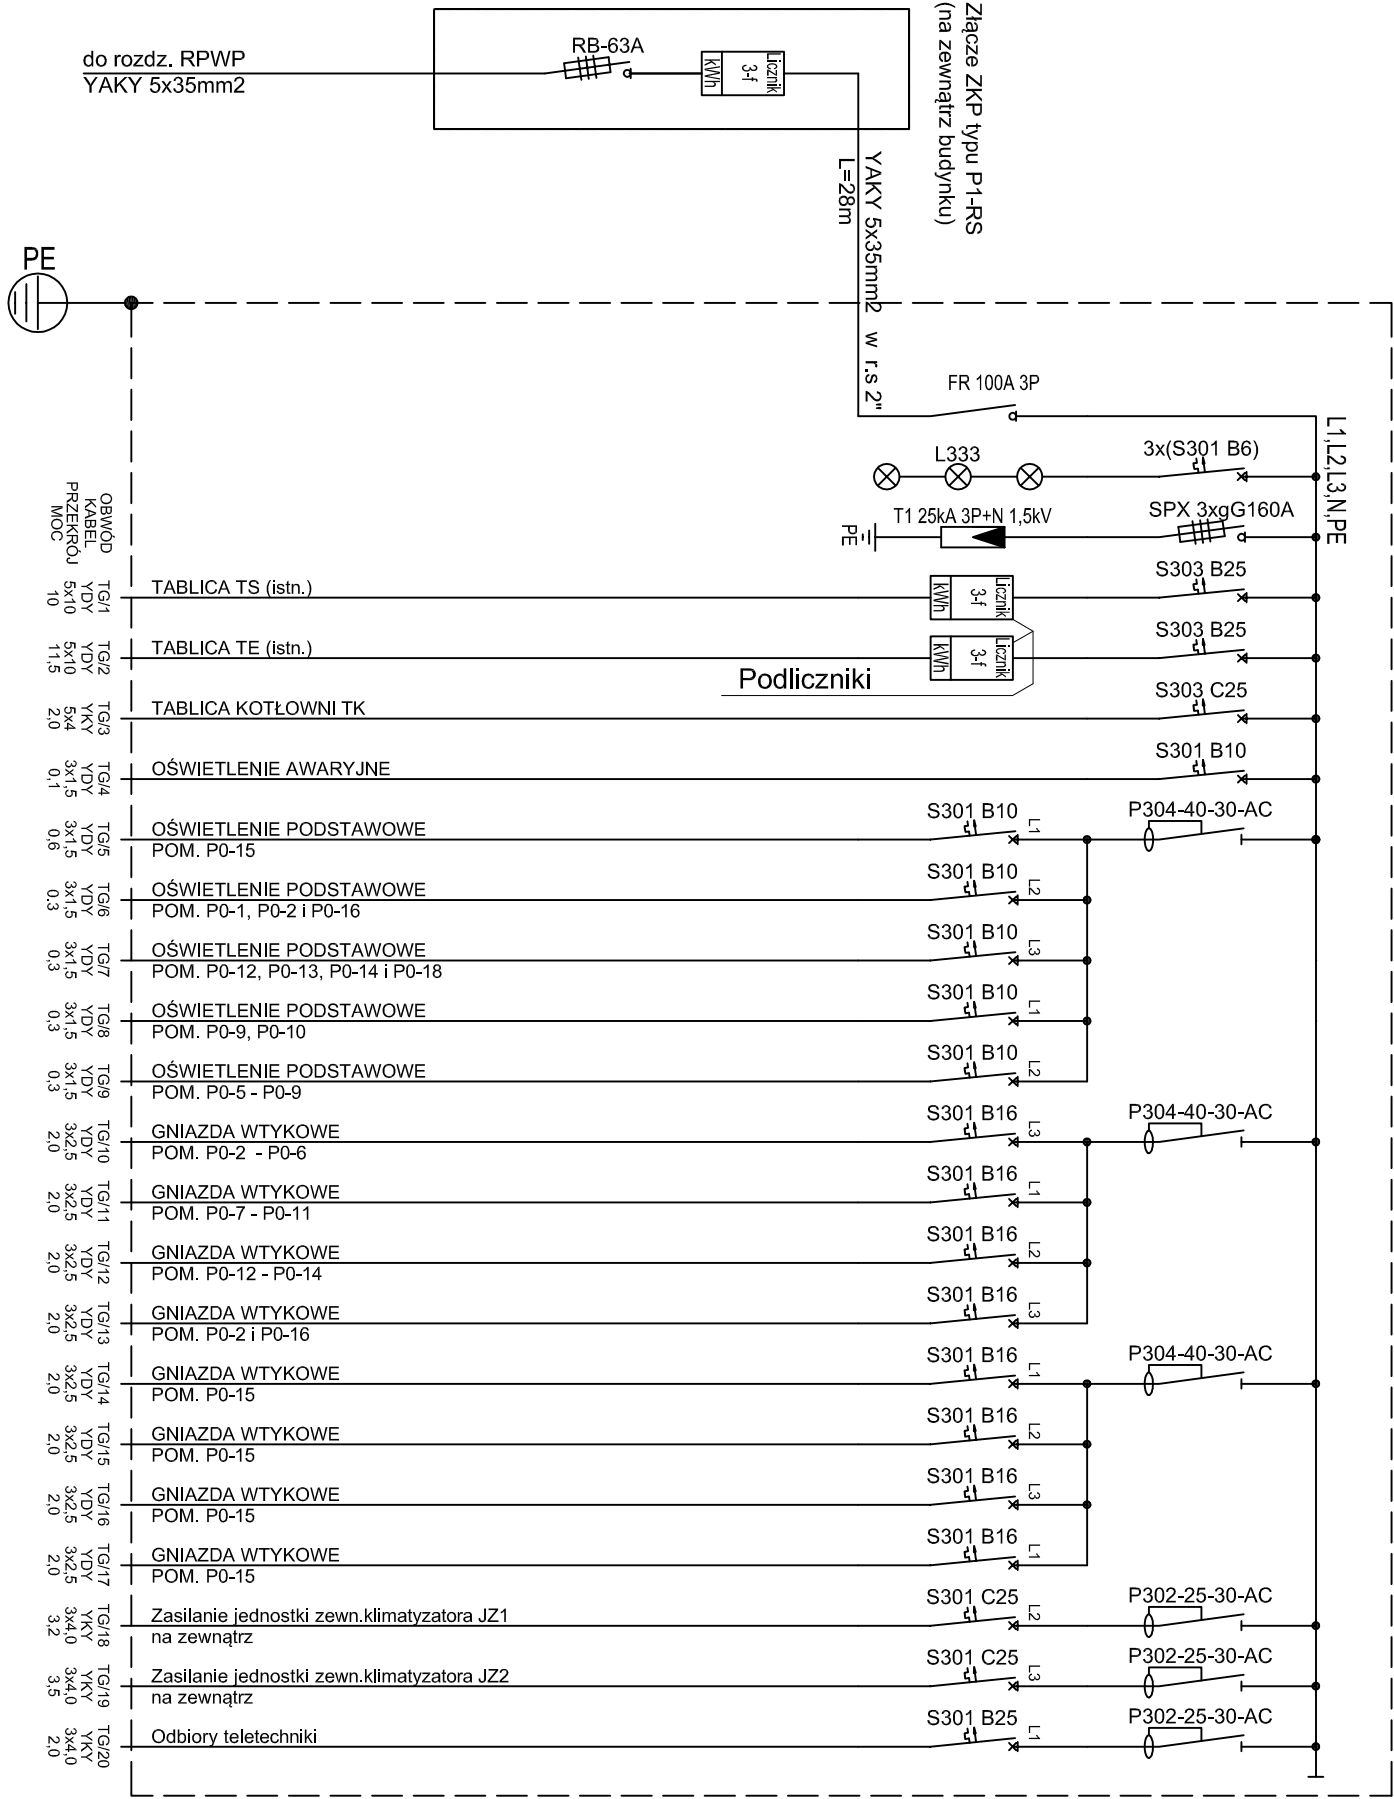

UKŁAD SIECI TN-S

NAZWA I ADRES INWESTYCJI
PRZEBUDOWA WRAZ ZE ZMIANĄ SPOSOBU UŻYTKOWANIA BUDYNKU PO BYŁEJ
SZKOLE PODSTAWOWEJ NA BUDYNEK BIUROWO-MAGAZYNOWY
09-414 Brudzeń, Głównia 15
jed.ewid 141903_2, obr.ewid. 0011 Głównia
DZIAŁKA NR EWIDENCYJNY 184/4

JEDNOSTKA PROJEKTOWA: ArchiCon
Usługi Projektowo-Wykonawcze
Marcin Zawadka
ul. Kurpiowska 8
09-408 Płock
tel. mob. 505 534 612

INWESTOR: Gmina Brudzeń Duży
ul. Toruńska 2
09-414 Brudzeń Duży

IMIĘ I NAZWISKO: _____
NR UPRAWNIENI: _____
PODPIS: _____

PROJEKTOWAŁ: inż. Izabela Sikora


107/82

TYTUŁ RYSUNKU:
Schemat ideowy tablicy głównej TG nN

FAZA PROJEKTU: Projekt techniczny
REWIZJA: -
BRANŻA: Elektryczna
DATA: 03-2026
SKALA: 1:100
NUMER RYS.: E-3

WSZELKIE PRAWA AUTORSKIE ZASTRZEŻONE. KOPIOWANIE W JAKIEJKOLWIEK FORMIE (CZĘŚCI LUB W CAŁOŚCI),
BEZ PISEMNEJ ZGODY AUTORA ZABRONIONE. Dz. Ust. z dn. 23.02.1994 - Nr 24 poz. 83 - Ustawa PRAWO AUTORSKIE

TABLICA KOTŁOWNI TK nN 0,4 kV
OBUDOWA: NAŚCIENNA 3X18 IP65
LOKALIZACJA: POMIESZCZENIE KOTŁOWNI P0-17
MOC ZAINSTALOWANA P_i=3,3kW, MOC SZCZYTOWA P_s=2kW

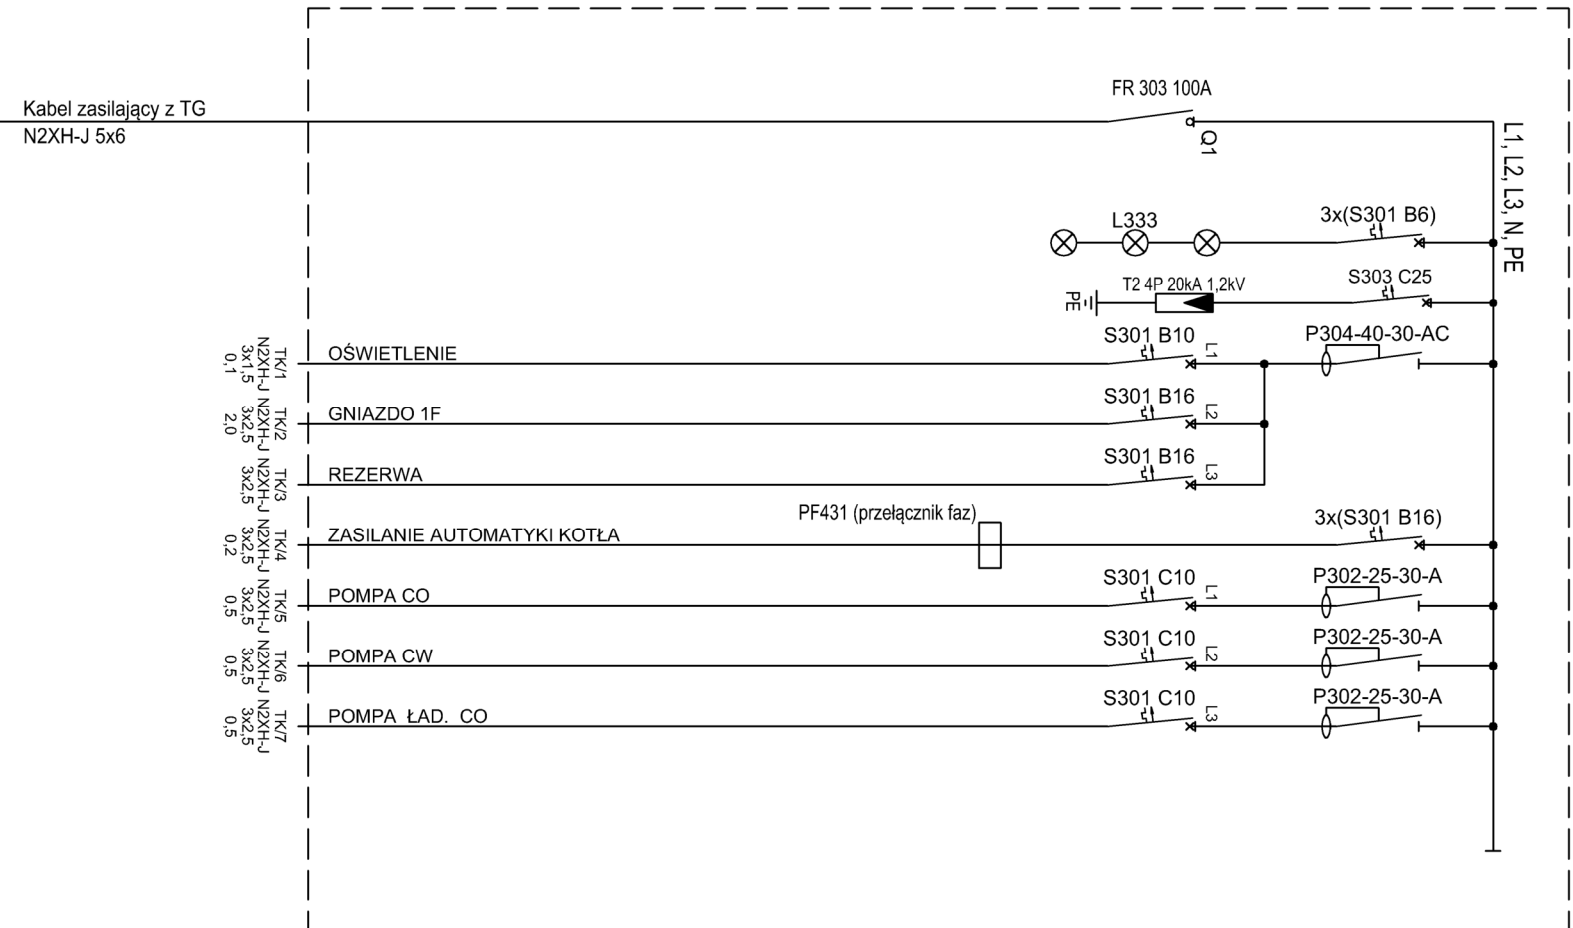

DANE OGÓLNE ROZDZIELNICZY/TABLICY	
SYMBOL ROZDZIELNICZY/TABLICY	####
OBUDOWA	####
WYMIARY	####
STOPIEN OCHRONNY	###
DANE SIECI ZASILAJACEJ	
ILUŚĆ FAZ	3
NAPIĘCIE SIECI	3x230/400V 50Hz
UKŁAD SIECI	TN-S
OCHRONA PRZECIWPORAŻENIOWA	SAMOCZYNNIE WYŁĄCZENIE
PRĄD ZNAMIONOWY	####A
PRĄD ZWARCIOWY	####kA
PRĄD UDAROWY	####kA
TYP REZERWY	BRĄK
ZASILANIE GUMANTOWANE	BRĄK

UKŁAD SIECI TN-S

NAZWA I ADRES INWESTYCJI
PRZEBUDOWA WRAZ ZE ZMIANĄ SPOSOBU UŻYTKOWANIA BUDYNKU PO BYŁEJ
SZKOLE PODSTAWOWEJ NA BUDYNEK BIUROWO-MAGAZYNOWY
09-414 Brudzeń, Głównia 15
jed.ewid 141903, 2, obr.ewid. 0011 Głównia
DZIAŁKA NR EWIDENCYJNY 184/4

JEDNOSTKA PROJEKTOWA:
ArchCon
Usługi Projektowo-Wykonawcze
Marcin Zawadzka
ul. Kurpiowska 8
09-408 Płock
tel. mob. 505 534 612

INWESTOR:
Gmina Brudzeń Duży
ul. Toruńska 2
09-414 Brudzeń Duży

IMIĘ I NAZWISKO:
NR UPRAWNIENI: PODPIS:

PROJEKTOWAŁ: inż. Izabela Sikora

107/82

TYTUŁ RYSUNKU:

Schemat ideowy tablicy kotłowni TK

FAZA PROJEKTU: REWIZJA BRANŻA: Elektryczna DATA: 03-2026 SKALA: 1:100

Projekt techniczny

WSEŁKIE PRAWA AUTORSKIE ZASTRZEŻONE. KOPIOWANIE W JAKIEJKOLWIEK FORMIE (CZĘŚCI LUB W CAŁOŚCI), BEZ PISEMNEJ ZGODY AUTORA ZABRONIONE. Dz. Ust. z dn. 23.02.1994 - Nr 24 poz. 83 - Ustawa PRAWO AUTORSKIE


E-4

NUMER RYS.

OBSZAR PROJEKTOWANY

zestawienie powierzchni

NR POM.	RODZAJ POMIESZCZENIA	RODZAJ POSADZKI	POWIERZCHNIA [m2]	STREFA POŻAROWA
PC-1	Wiatrołap	Gres	8,55	Strefa 1
PC-2	Korytarz	Gres	73,75	
PC-3	Pomieszczenie techniczne - rozdzielnicę gres	Gres	2,55	
PC-4	Biuro	Gres	16,60	
PC-5	Pom. chłoni	Gress	13,80	Strefa 1
PC-6	Pom. chłoni	Gress	15,70	
PC-7	Magazyn (odzież, maski itp)	Gress	42,25	Strefa 3
PC-8	ARCHIWUM	Gress	20,75	
PC-9	Korytarz	Gress	37,80	
PC-10	Magazyn (odzież, maski itp)	Posadzka betonowa	51,60	
PC-11	Magazyn (art. budowlane) ,	Posadzka betonowa	54,00	Strefa 1
PC-12	Toaleta damska	Gres	12,05	
PC-13	Toaleta dla niepełnosprawnych	Gres	7,20	
PC-14	Toaleta męska	Gres	8,90	
PC-15	Biuro - open space	Gres	159,70	Strefa 4
PC-16	Pom. gospodarcze	Gres	19,00	
PC-17	Kotłownia gazowa	Gres	6,75	Strefa 1
PC-18	Mopownik	Gres	3,00	
Suma			567,90	

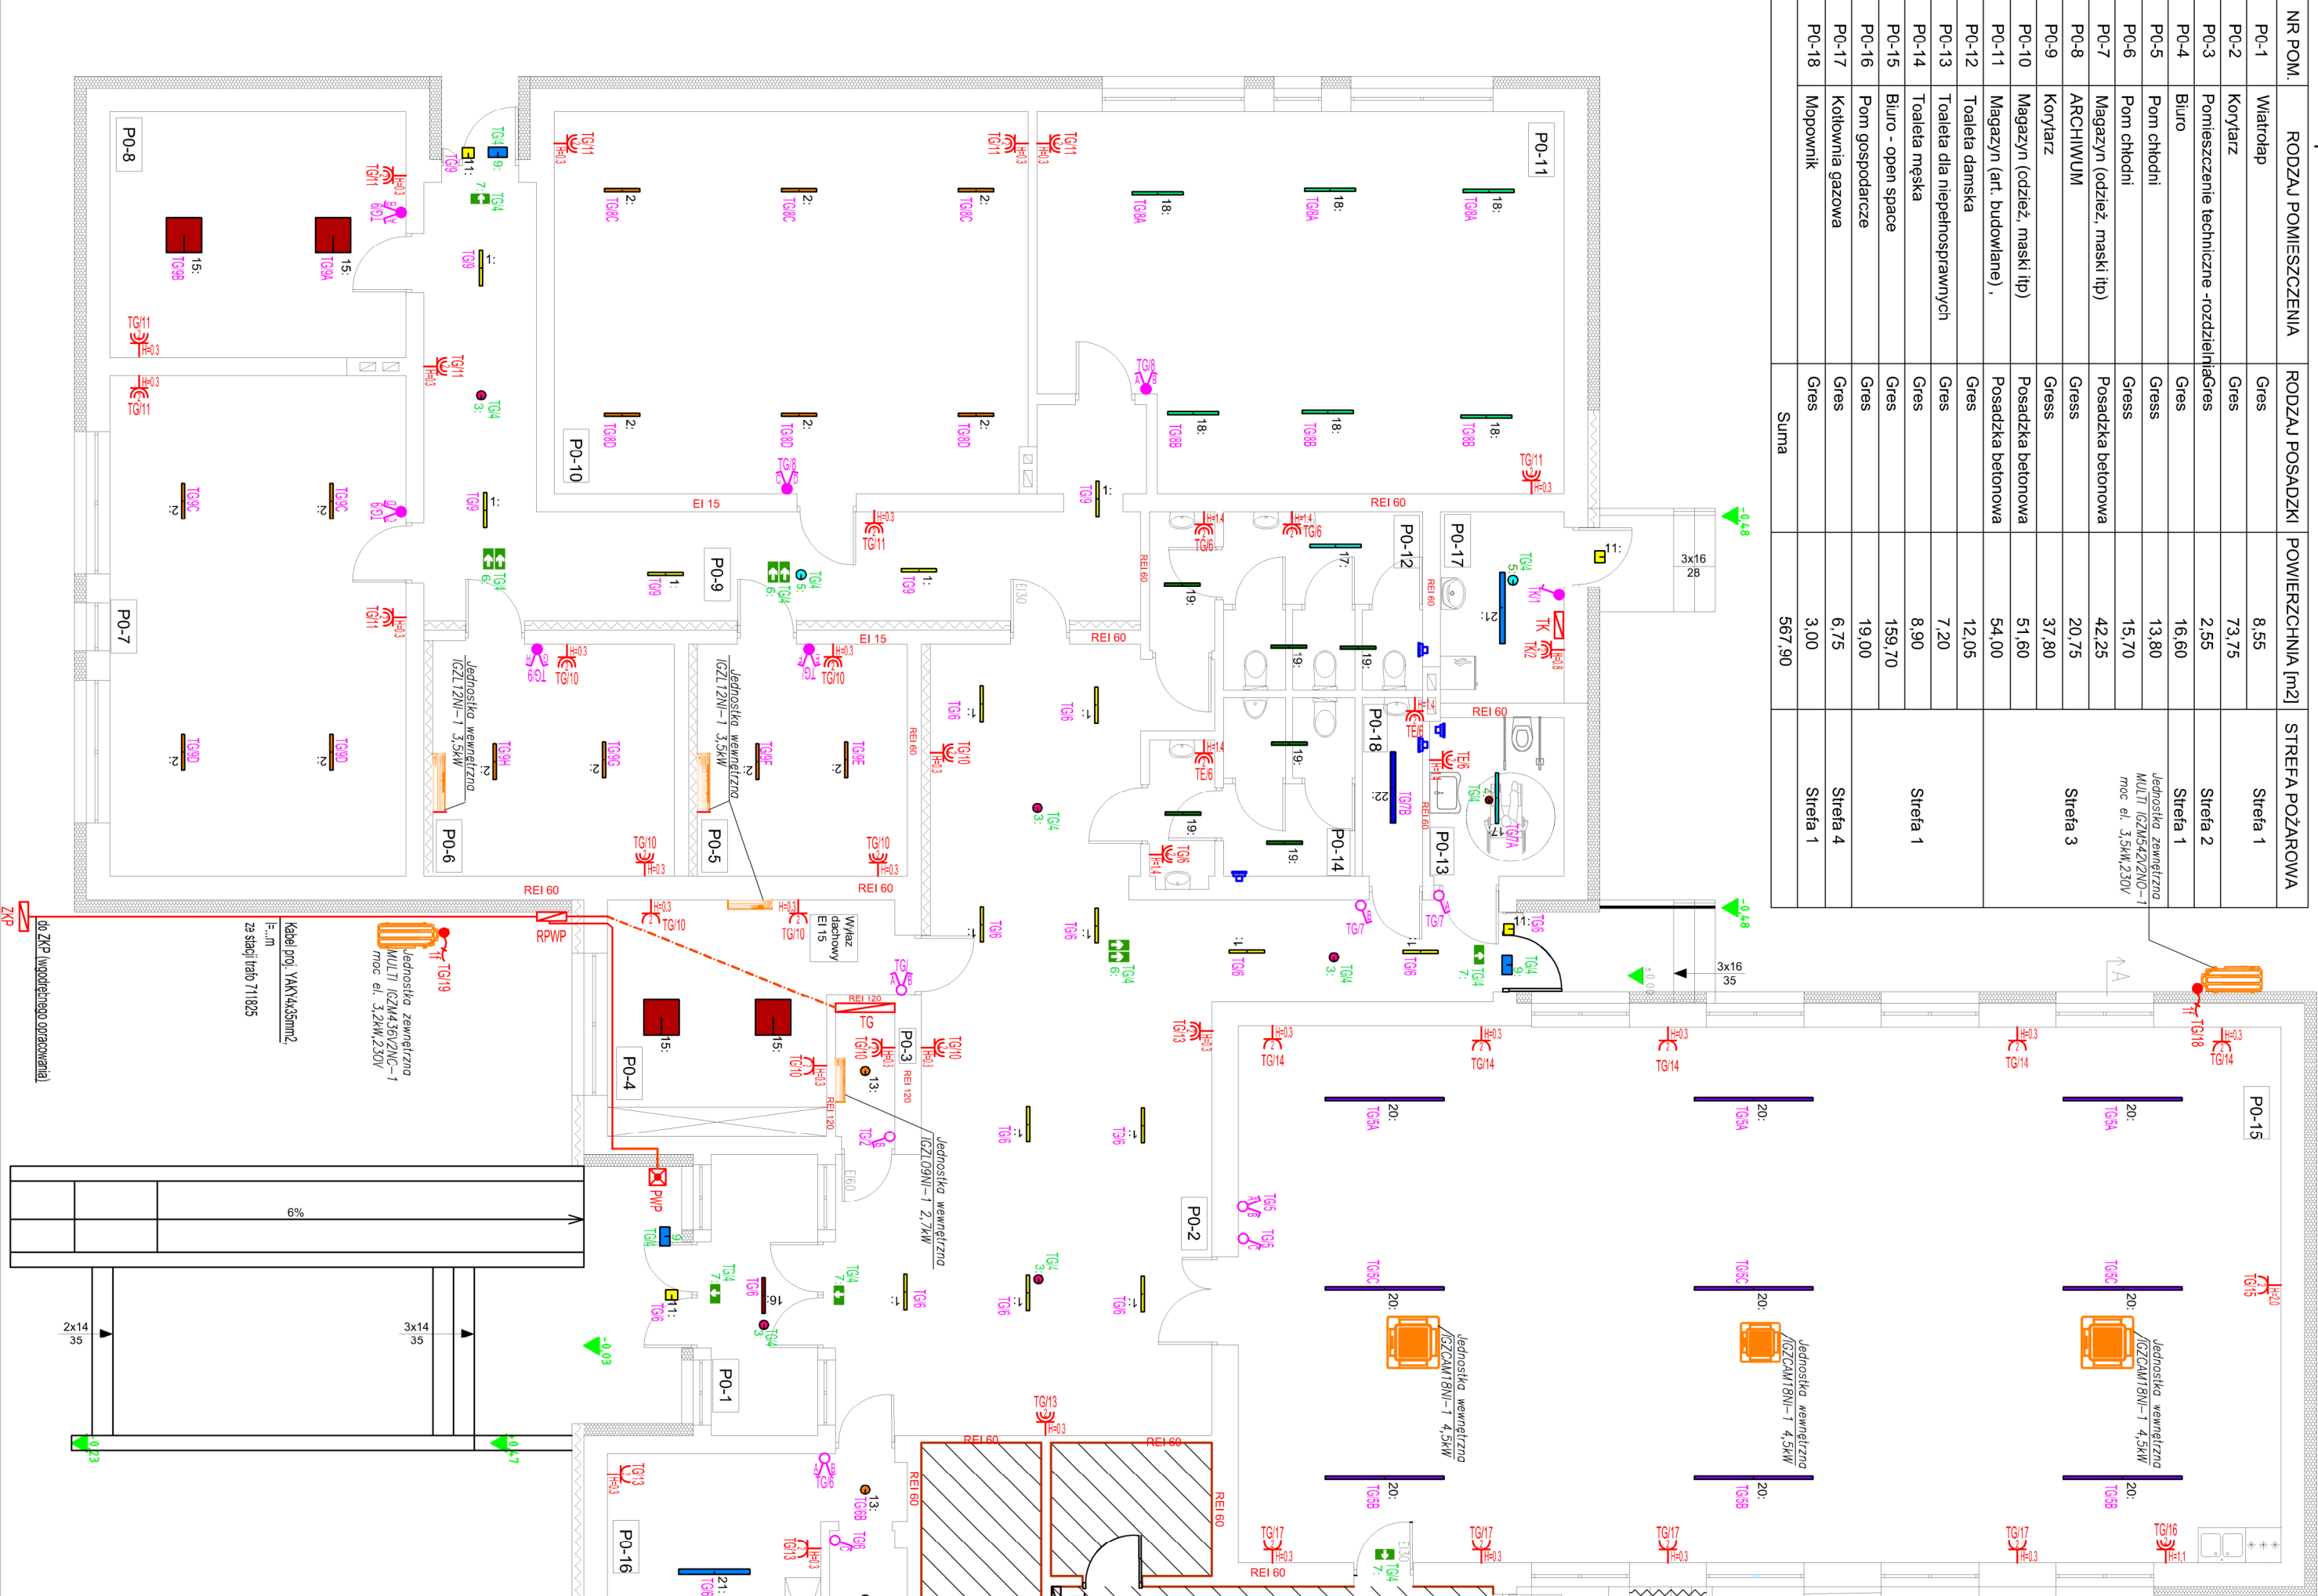


1. Nie należy odmierzać wymiarów z rysunku, ani używać go jako szablonu.

Przed przystąpieniem do prac budowlanych wszystkie wymiary należy sprawdzić w naturze. W przypadku stwierdzenia niezgodności należy niezwłocznie zwrócić się do projektanta. W przypadku rozbieżności wymiarowych pomiędzy rysunkami detali i całości projektowanego elementu podstawa wymiarowania są rysunki detali.

2. Wszelkie roboty budowlane należy prowadzić zgodnie z obowiązującymi warunkami technicznymi oraz przepisami techniczno - budowlanymi.

OBSZAR WYLĄCZONY Z OPRACOWANIA

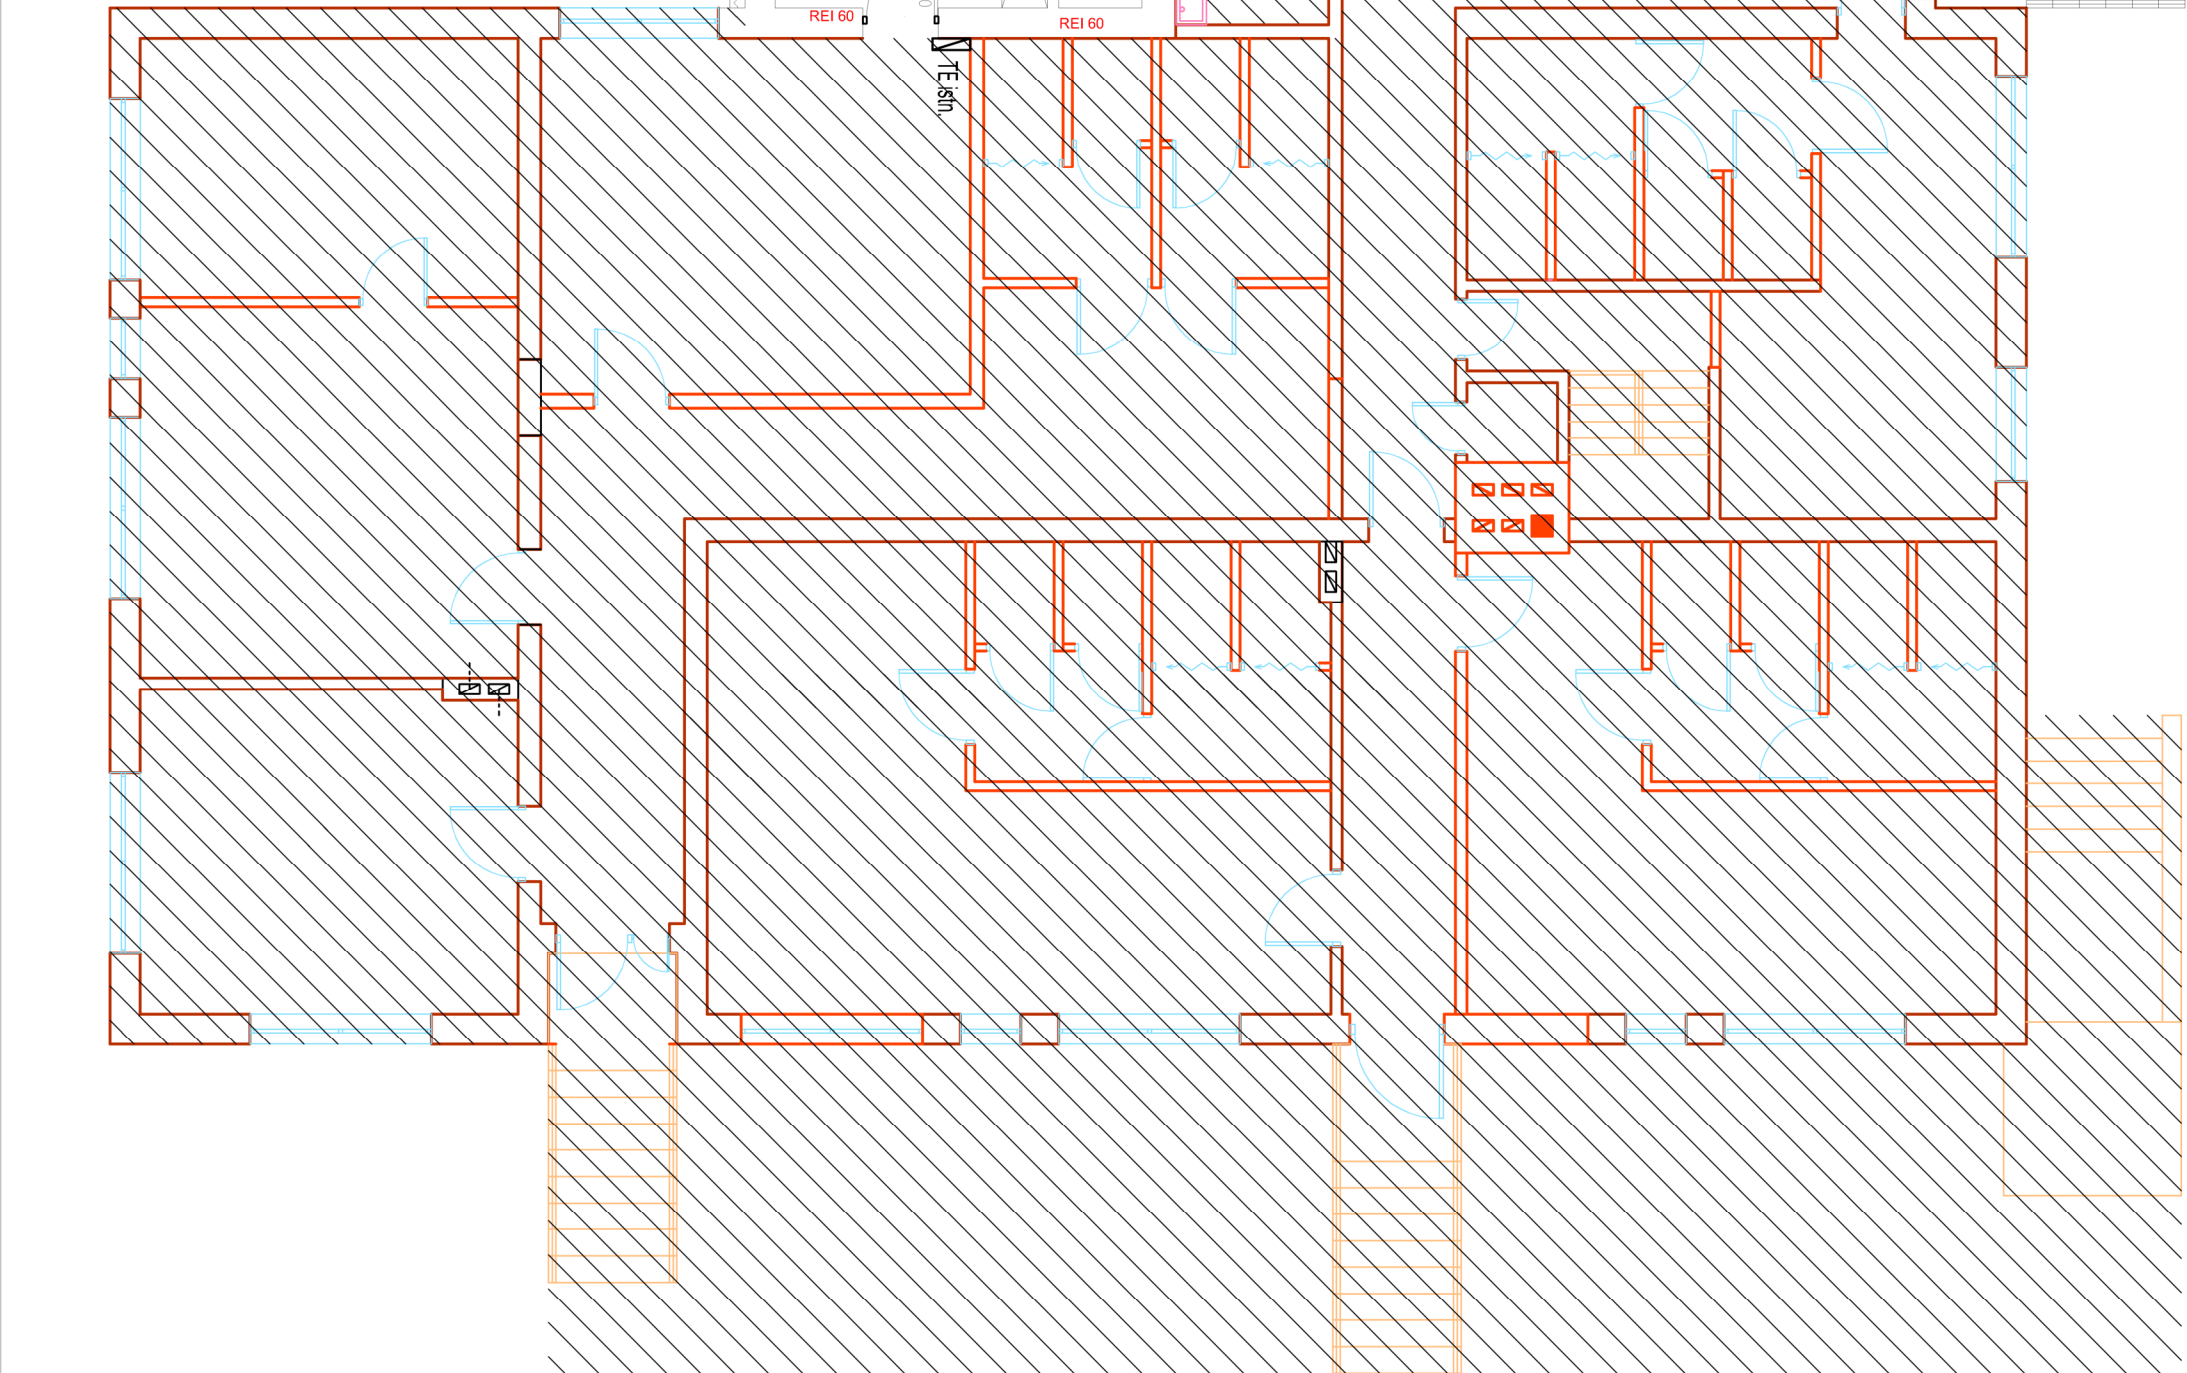


Symbol	Typ	Nazwa	Ilość
1	OPR. HIT ALU LED WPUST 18W OPAL z czujnikiem ruchu STEP DIM		16
2	OPR. HIT ALU LED WPUST 18W OPAL		14
16	OPR. HIT ALU LED WPUST 25W OPAL z czujnikiem ruchu STEP DIM		1
3	OPR. DSW. DISCRET W. 1 LED OP. area 160. 1h (DIN-L)		5
4	OPR. DSN. DISCRET N. 1 LED OP. area 160. 1h (DIN-L)		1
5	OPR. DLW. DISCRET LD W. 1 LED KOR. konf.az. long-distance 160. 1h (DIN-L)		1
6	OPR. ALFA III ewakuacyjna ewakuacja jednostoma		6
7	OPR. ALFA III ewakuacyjna ewakuacja dwustoma		3
8	OPR. ALFA III ewakuacyjna ewakuacja dwustoma		4
9	OPR. ALFA III ewakuacyjna ewakuacja dwustoma		4
10	OPR. ALFA III ewakuacyjna ewakuacja dwustoma		4
11	OPR. ALFA III ewakuacyjna ewakuacja dwustoma		4
12	OPR. ALFA III ewakuacyjna ewakuacja dwustoma		4
13	OPR. ALFA III ewakuacyjna ewakuacja dwustoma		4
14	OPR. ALFA III ewakuacyjna ewakuacja dwustoma		4
15	OPR. ALFA III ewakuacyjna ewakuacja dwustoma		4
16	OPR. ALFA III ewakuacyjna ewakuacja dwustoma		4
17	OPR. ALFA III ewakuacyjna ewakuacja dwustoma		4
18	OPR. ALFA III ewakuacyjna ewakuacja dwustoma		4
19	OPR. ALFA III ewakuacyjna ewakuacja dwustoma		4
20	OPR. ALFA III ewakuacyjna ewakuacja dwustoma		4
21	OPR. ALFA III ewakuacyjna ewakuacja dwustoma		4
22	OPR. ALFA III ewakuacyjna ewakuacja dwustoma		4

NAZWA OPRACOWANIA:			
PROJEKT TECHNICZNY			
NAZWA I ADRES INWESTYCJI			
PRZEBUDOWA WRAZ ZE ZMIANĄ SPOSOBU UŻYTKOWANIA BUDYNKU PO BYŁEJ SZKOLE PODSTAWOWEJ NA BUDINEK BIUROWO-MAGAZYNOWY			
09-414 Brudzeń, Główna 15			
jed ewid. 141903.2, obr. ewid. 0011 Główna			
DZIAŁKA NR EWIDENCYJNY 184/4			
JEDNOSTKA PROJEKTOWA:			
ArchIcon			
Usługi Projektowo-Wykonawcze			
Marcin Zawacka			
ul. Kurpiowska 8			
09-408 Płock			
tel. mob. 505 534 612			
INWESTOR:			
Gmina Brudzeń Duży			
ul. Toruńska 2			
09-414 Brudzeń Duży			
IMIE I NAZWISKO:			
NR UPRAWNIENI:			
PODPIS:			
PROJEKTOWAŁ:			
inż. Izabella Sikora			
107/82			
Tytuł rysunku:			
Rzut parteru - instalacje elektryczne			
FAZA PROJEKTU:			
Projekt techniczny			
REWIZJA:			
BRANŻA:			
Elektryczna			
DATA:			
03-2026			
SKALA:			
1:100			
NUMER RYS.			
E-5			

LEGENDA

	Zaciski probiercze zlokalizowane na elewacji budynku wysokość 0,3m od poziomu terenu - w puszkach PCV 150x150 zlicowanych ze ścianą
	Przewód odprowadzający - DFeZn fi 8 prowadzić w rurze grubościennej w warstwie ocieplenia ścian
	Uziom szpilkowy typu Galmar R<=10 omów
	Połączenie spawane lub skęcane

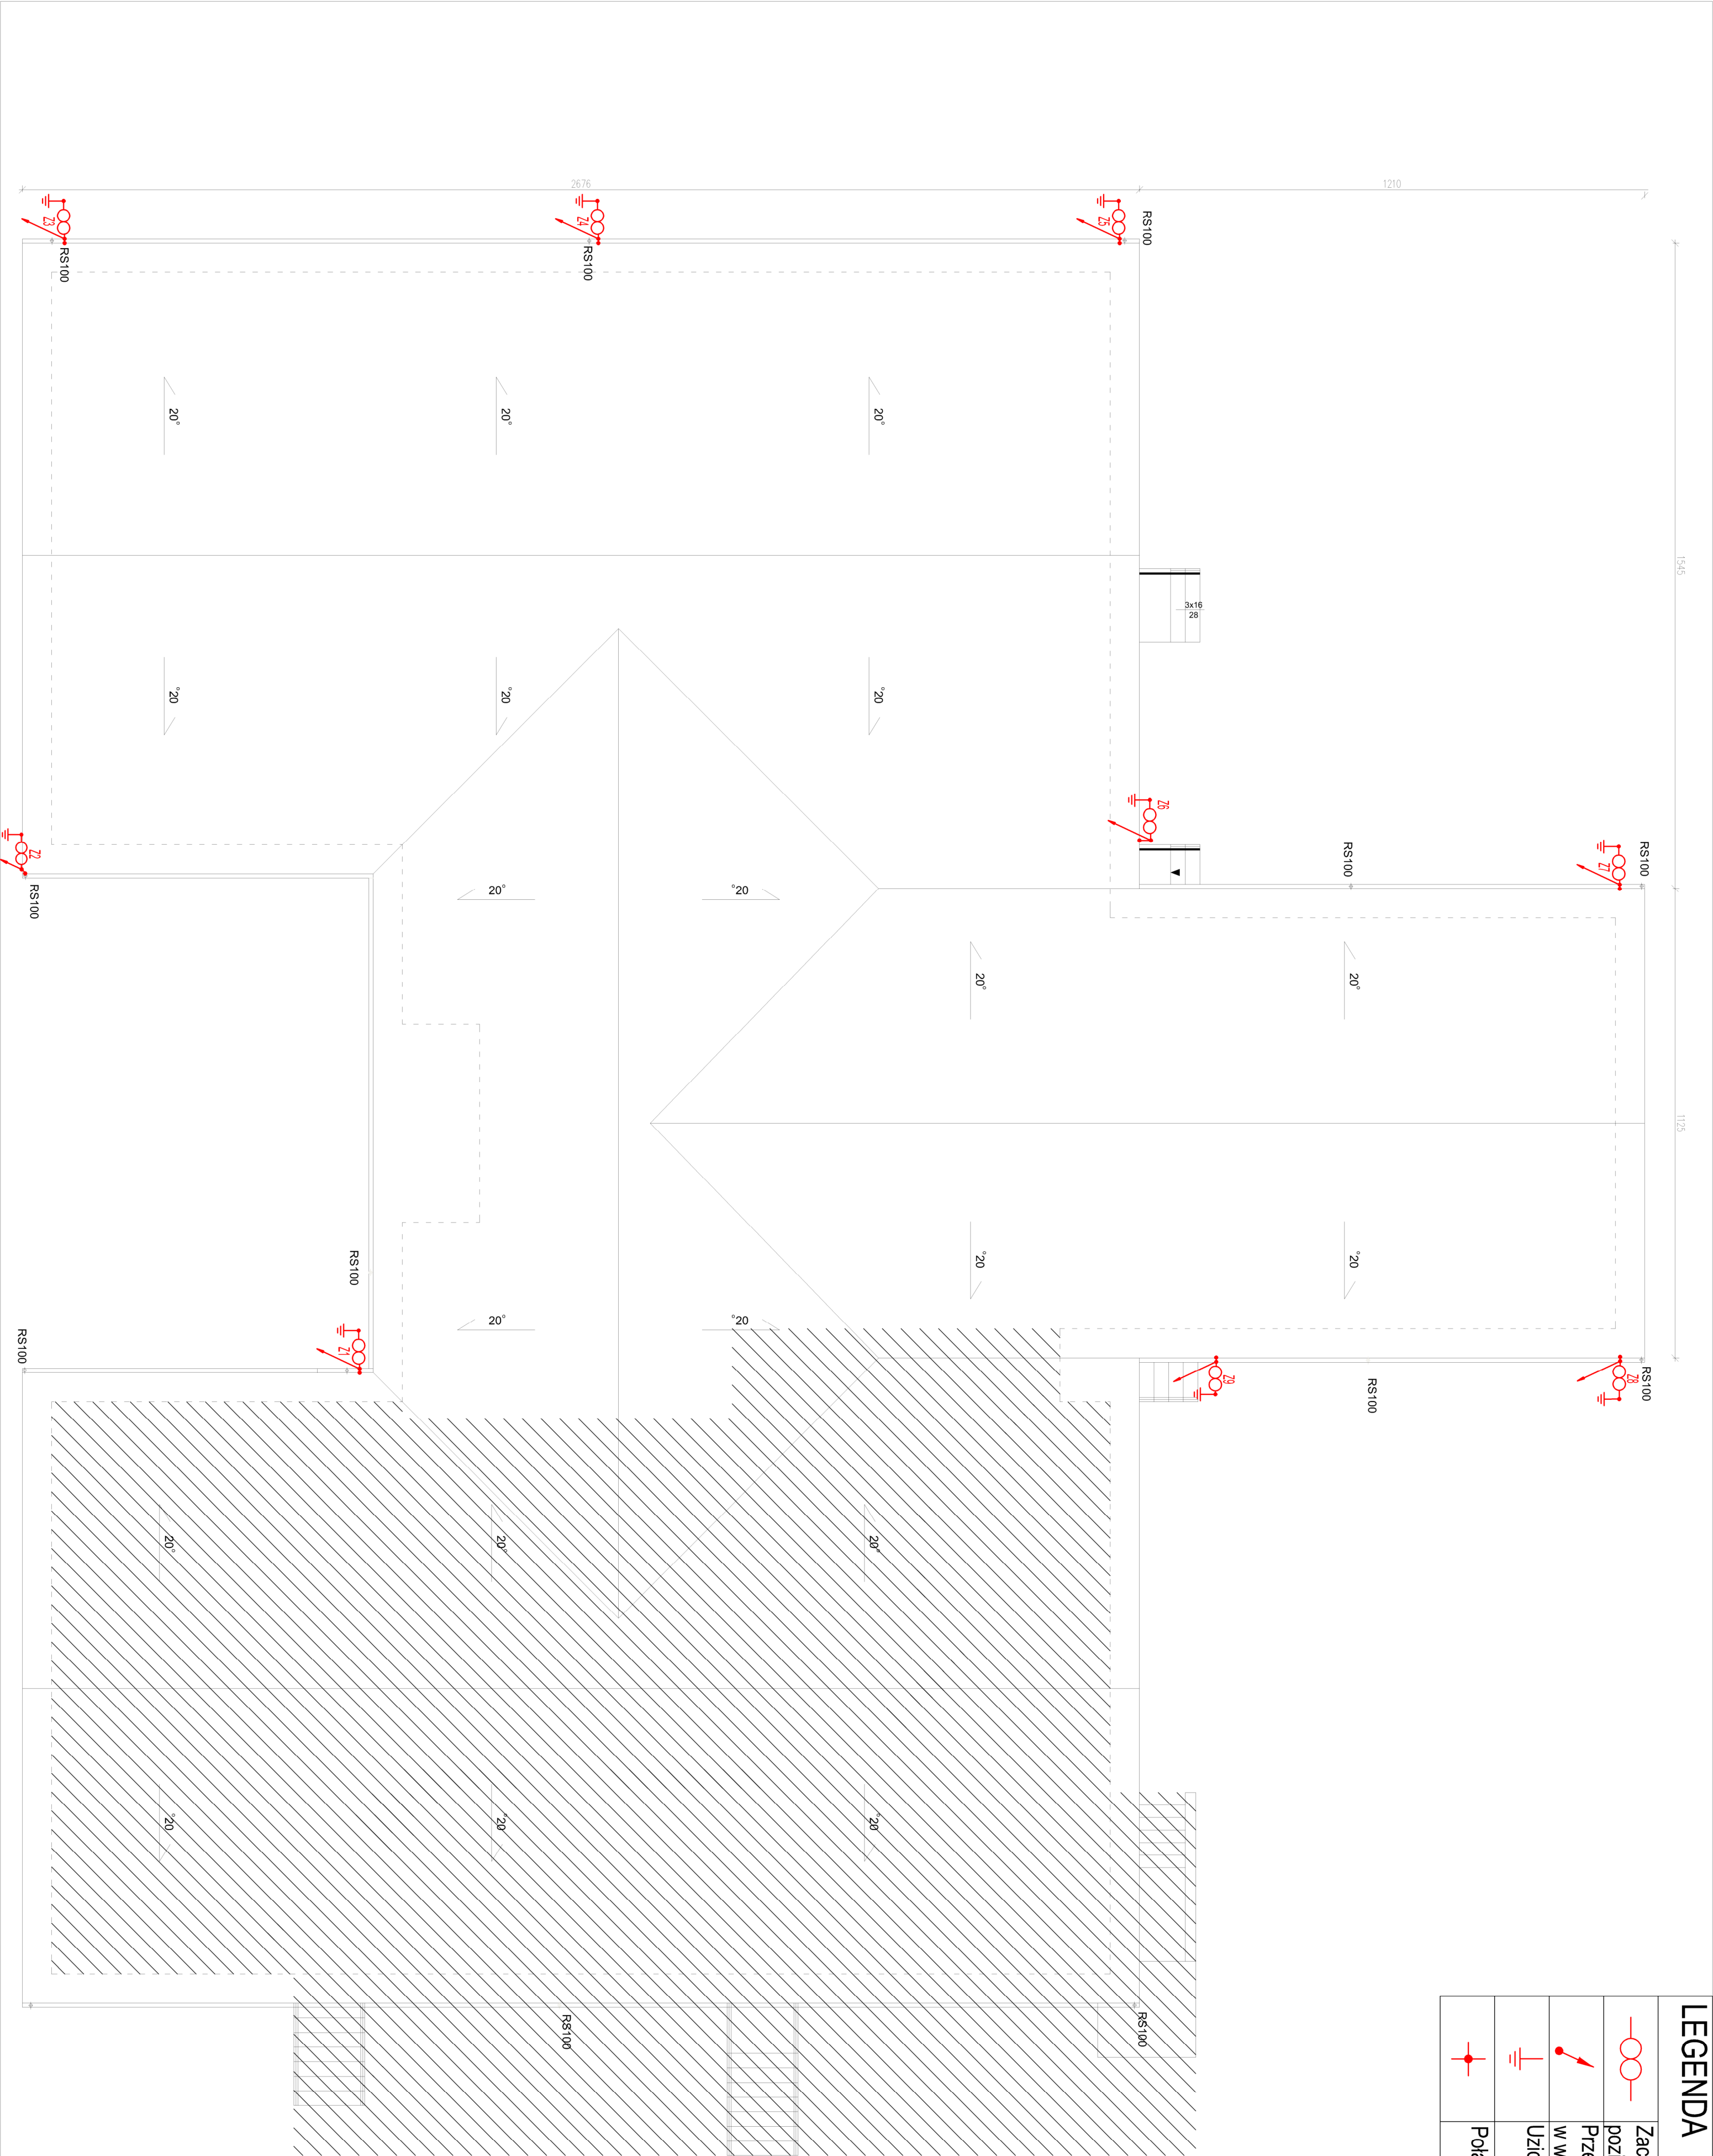

UKŁAD SIECI TN-S

NAZWA OPRACOWANIA:				PROJEKT TECHNICZNY			
NAZWA I ADRES INWESTYCJI				PRZEBUDOWA WRAZ ZE ZMIANĄ SPOSOBU UŻYTKOWANIA BUDYNKU PO BYŁEJ SZKOLE PODSTAWOWEJ NA BUDYNEK BIUROWO-MAGAZYNOWY			
09-414 Brudzeń, Główna 15 jed ewid 141903, 2, obr. ewid. 0011 Główna DZIAŁKA NR EWIDENCYJNY 184/4				INWESTOR:			
JEDNOSTKA PROJEKTOWA:				INWESTOR:			
ArchIcon Usługi Projektowo-Wykonawcze Marcin Zawadzka ul. Kurpiowska 8 09-408 Płock tel. mob. 505 534 612				Główna Brudzeń Duży ul. Toruńska 2 09-414 Brudzeń Duży			
IMIE I NAZWISKO:				NR UPRAWNIENI:			
PROJEKTOWAŁ: inż. Izabella Sikora				107/82			
Tytuł rysunku:				Podpis:			
Rzut dachu - instalacja odgromowa							
FAZA PROJEKTU:		REWIZJA		BRANŻA:		DATA	
Projekt techniczny		-		Elektryczna		03-2026	
WSZELKIE PRAWA AUTORSKIE ZASTRZEŻONE. KOPLOWANIE W JAKIEKOLWIEK FORMIE (CZĘŚCI LUB W CAŁOŚCI), BEZ PISEMNEJ ZGODY AUTORA ZABRONIONE. DZ. Urz. Tr. in. 23.02.1994 - Nr 24 poz. 83 - Ustawa PRAWO AUTORSKIE				SKALA		NUMER RYS.	
				1:100		E-6	