


arkusz: 297x420mm

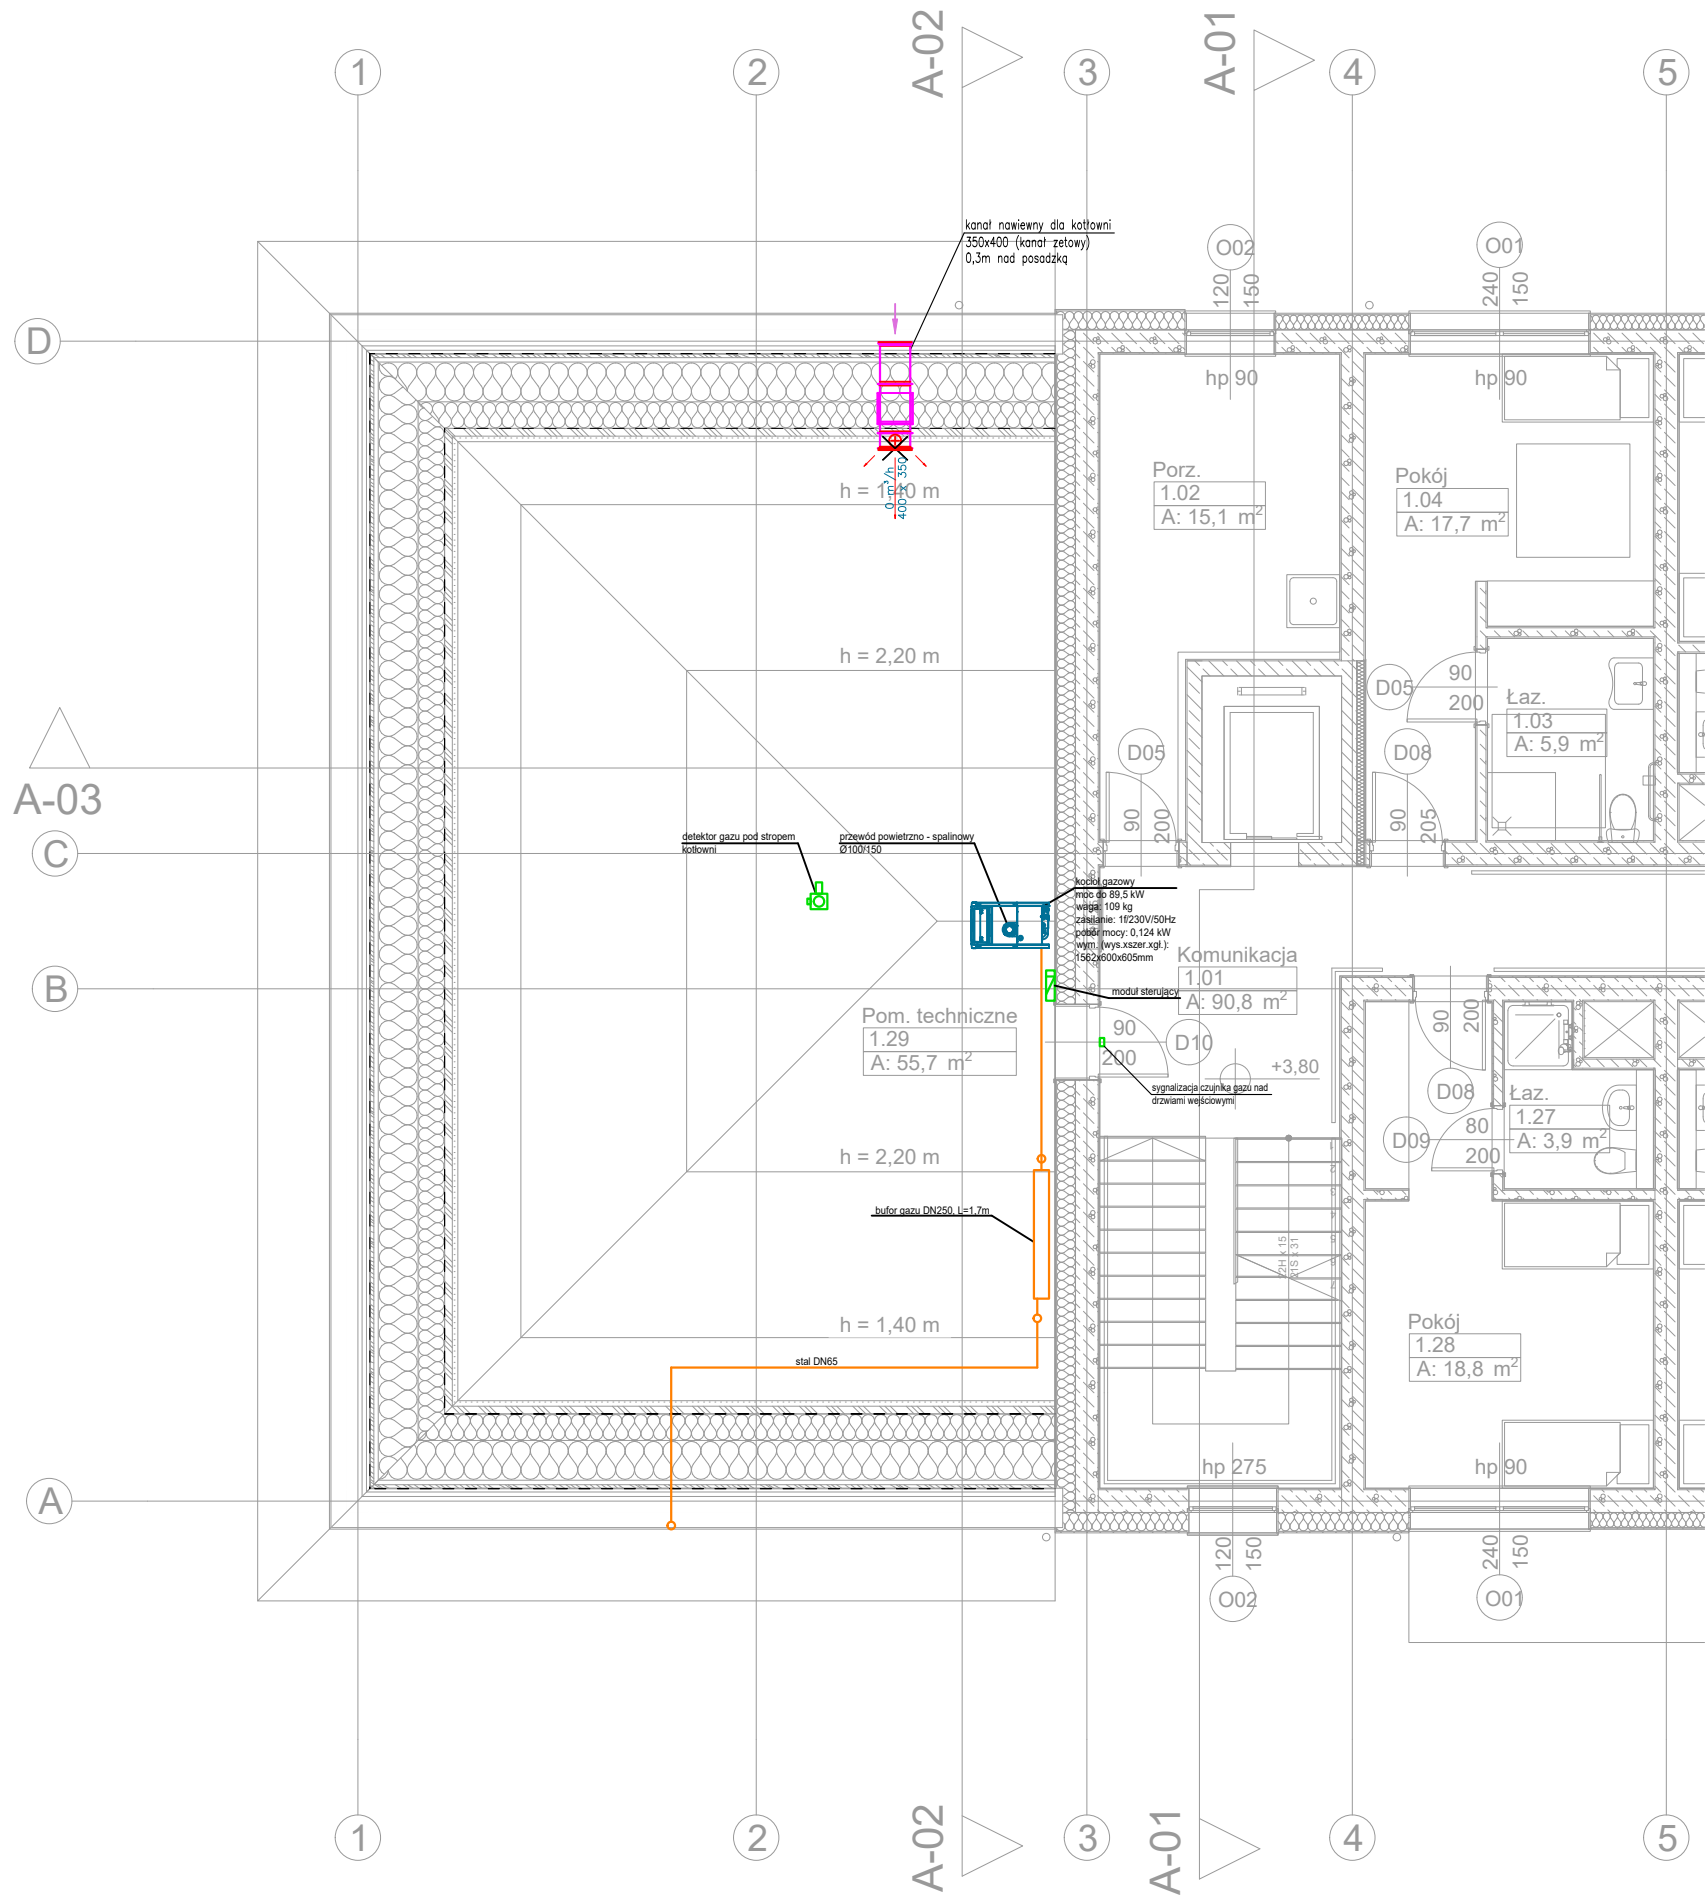

form ARCHITEKCI ul. Chmielów 1B/413, 32-600 Chmielów; tel. 518 948 155; biuro@n-form.pl	INWESTOR: Zespół Szkół Centrum Kształcenia Rolniczego Klecie 125, 39-230 Brzostek		
	INWESTYCJA: Budowa budynku zamieszkania zbiorowego przy ZSCKR w Brzostku wraz z niezbędną infrastrukturą techniczną Klecie 125, 39-230 Brzostek jednostka 180302_5 Brzostek, obręb 0011 Klecie, działka 64		
	PROJEKTANT: Krzysztof Drąg mgr inż.	UPRAWNIENIA: DO PROJ. B.O. W SPECJALN. SANITARNEJ NR: PDK/0163/POOS/05	PODPIS:
	SPRAWDZIŁ: Piotr Ważny mgr inż.	UPRAWNIENIA: DO PROJ. B.O. W SPECJALN. SANITARNEJ NR: PDK/0126/POOS/15	PODPIS:
	OPRACOWAŁA: Gabriela Pach mgr inż.	NR PROJEKTU:	BRANŻA: G-02
SKALA: 1:100			REV.
TYTUŁ RYSUNKU: INSTALACJA GAZOWA - RZUT PIĘTRA I			NR STRONY: