


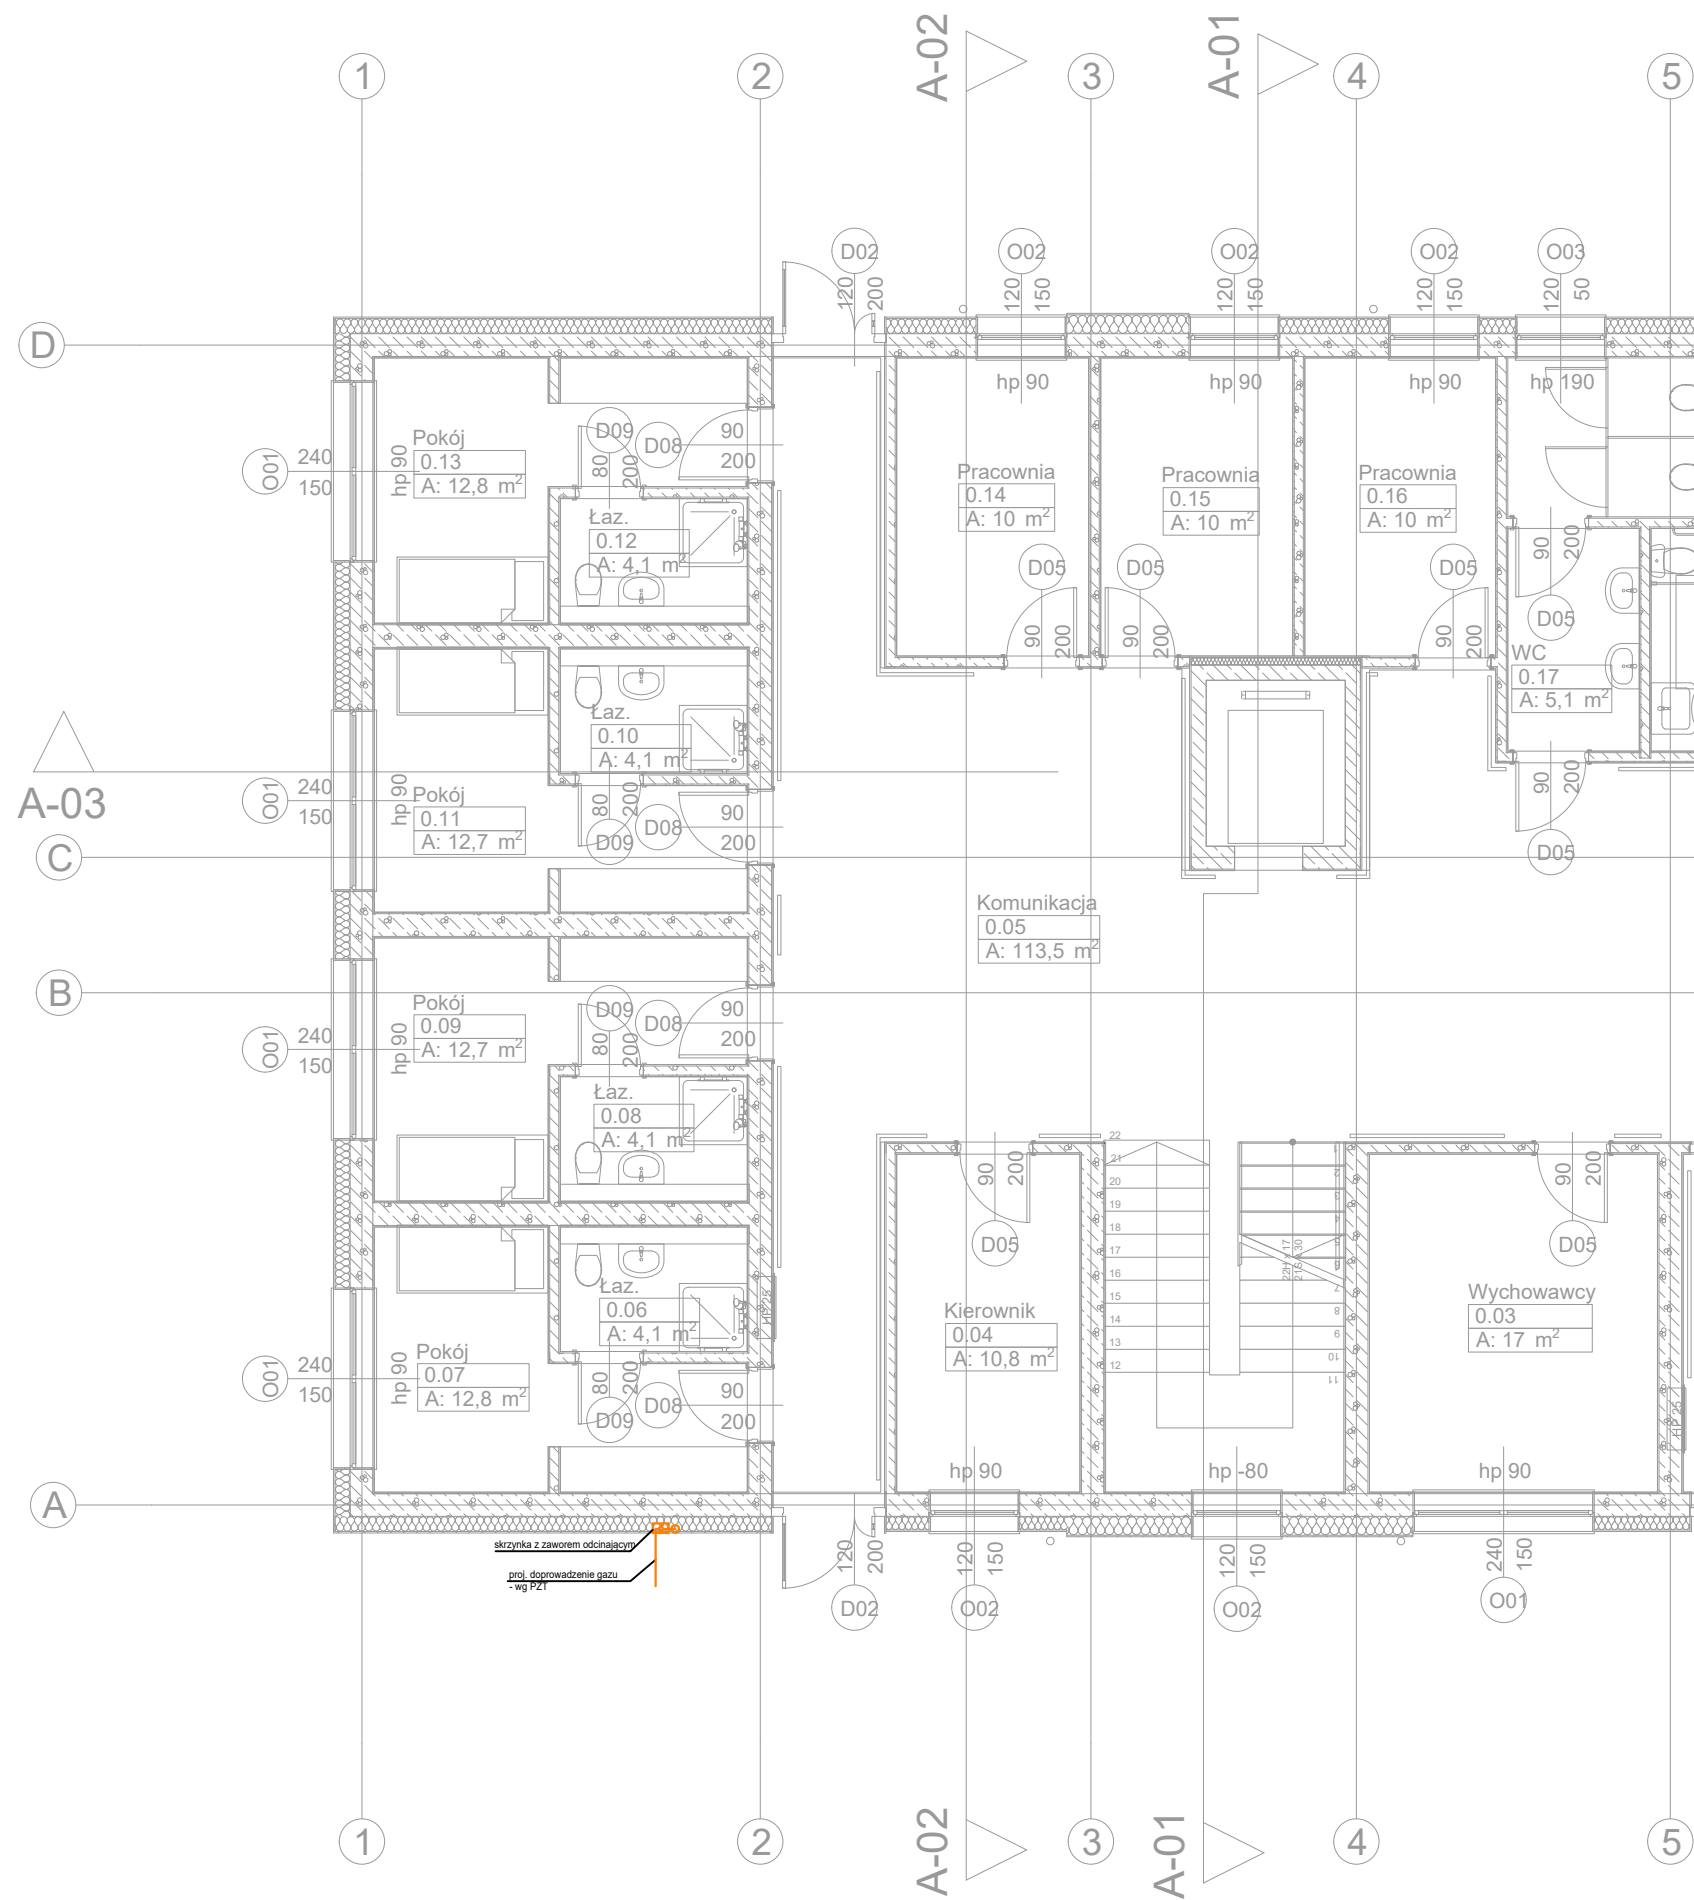

form ARCHITEKCI	INWESTOR: Zespół Szkół Centrum Kształcenia Rolniczego Klecie 125, 39-230 Brzostek			
	INWESTYCJA: Budowa budynku zamieszkania zbiorowego przy ZSCKR w Brzostku wraz z niezbędną infrastrukturą techniczną Klecie 125, 39-230 Brzostek jednostka 180302_5 Brzostek, obręb 0011 Klecie, działka 64			
PROJEKTANT: Krzysztof Drąg mgr inż.	UPRAWNIENIA: DO PROJ. B.O. W SPECJALN. SANITARNEJ	NR: PDK/0163/ POOS/05	PODPIS:	
SPRAWDZIŁ: Piotr Ważny mgr inż.	UPRAWNIENIA: DO PROJ. B.O. W SPECJALN. SANITARNEJ	NR: PDK/0126/ POOS/15	PODPIS:	
OPRACOWAŁA: Gabriela Pach mgr inż.	NR PROJEKTU:	BRANŻA:	G-01	
SKALA: 1:100	FORMAT: 297x420	STADIUM: PW	KREŚLIŁ: GP	DATA: 09.2025
TYTUŁ RYSUNKU: INSTALACJA GAZOWA - RZUT PARTERU				NR STRONY: