


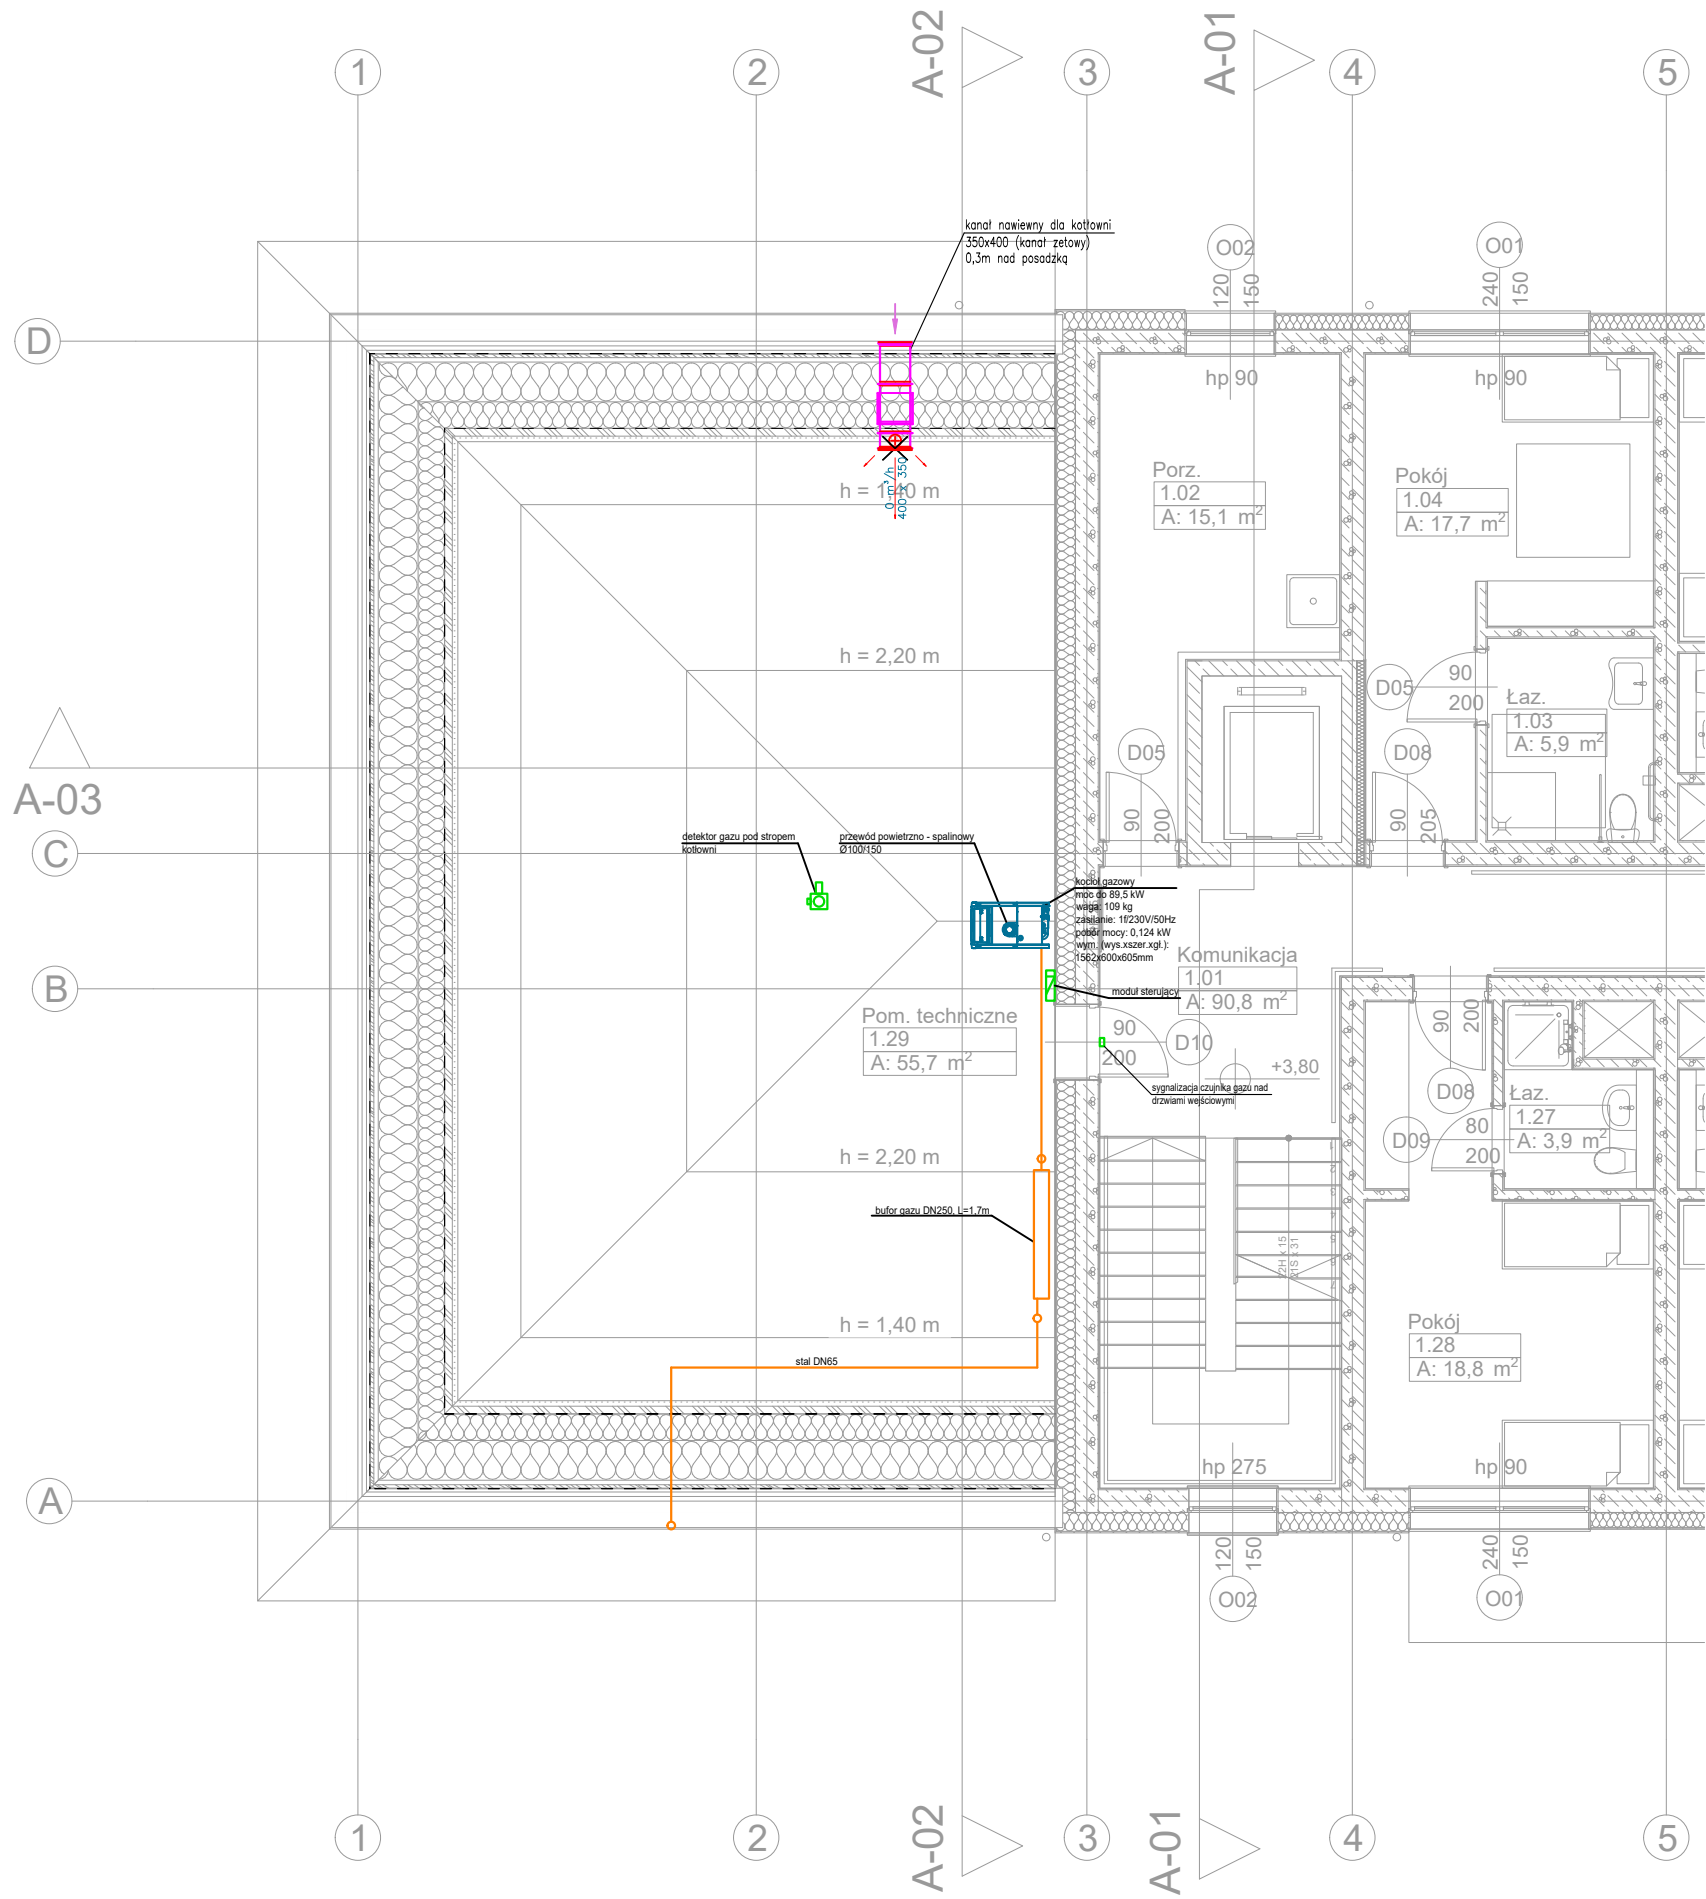

form ARCHITEKCI		INWESTOR: Zespół Szkół Centrum Kształcenia Rolniczego Klecie 125, 39-230 Brzostek	
		INWESTYCJA: Budowa budynku zamieszkania zbiorowego przy ZSCKR w Brzostku wraz z niezbędną infrastrukturą techniczną Klecie 125, 39-230 Brzostek jednostka 180302_5 Brzostek, obręb 0011 Klecie, działka 64	
PROJEKTANT: Krzysztof Drąg mgr inż.	UPRAWNIENIA: DO PROJ. B.O. W SPECJALN. SANITARNEJ	NR: PDK/0163/POOS/05	PODPIS:
SPRAWDZIŁ: Piotr Ważny mgr inż.	UPRAWNIENIA: DO PROJ. B.O. W SPECJALN. SANITARNEJ	NR: PDK/0126/POOS/15	PODPIS:
OPRACOWAŁA: Gabriela Pach mgr inż.	NR PROJEKTU:	BRANŻA:	REV.
SKALA: 1:100	FORMAT: 297x420	STADIUM: PW	DATA: 09.2025
TYTUŁ RYSUNKU: INSTALACJA GAZOWA - RZUT PIĘTRA I		NR STRONY:	