


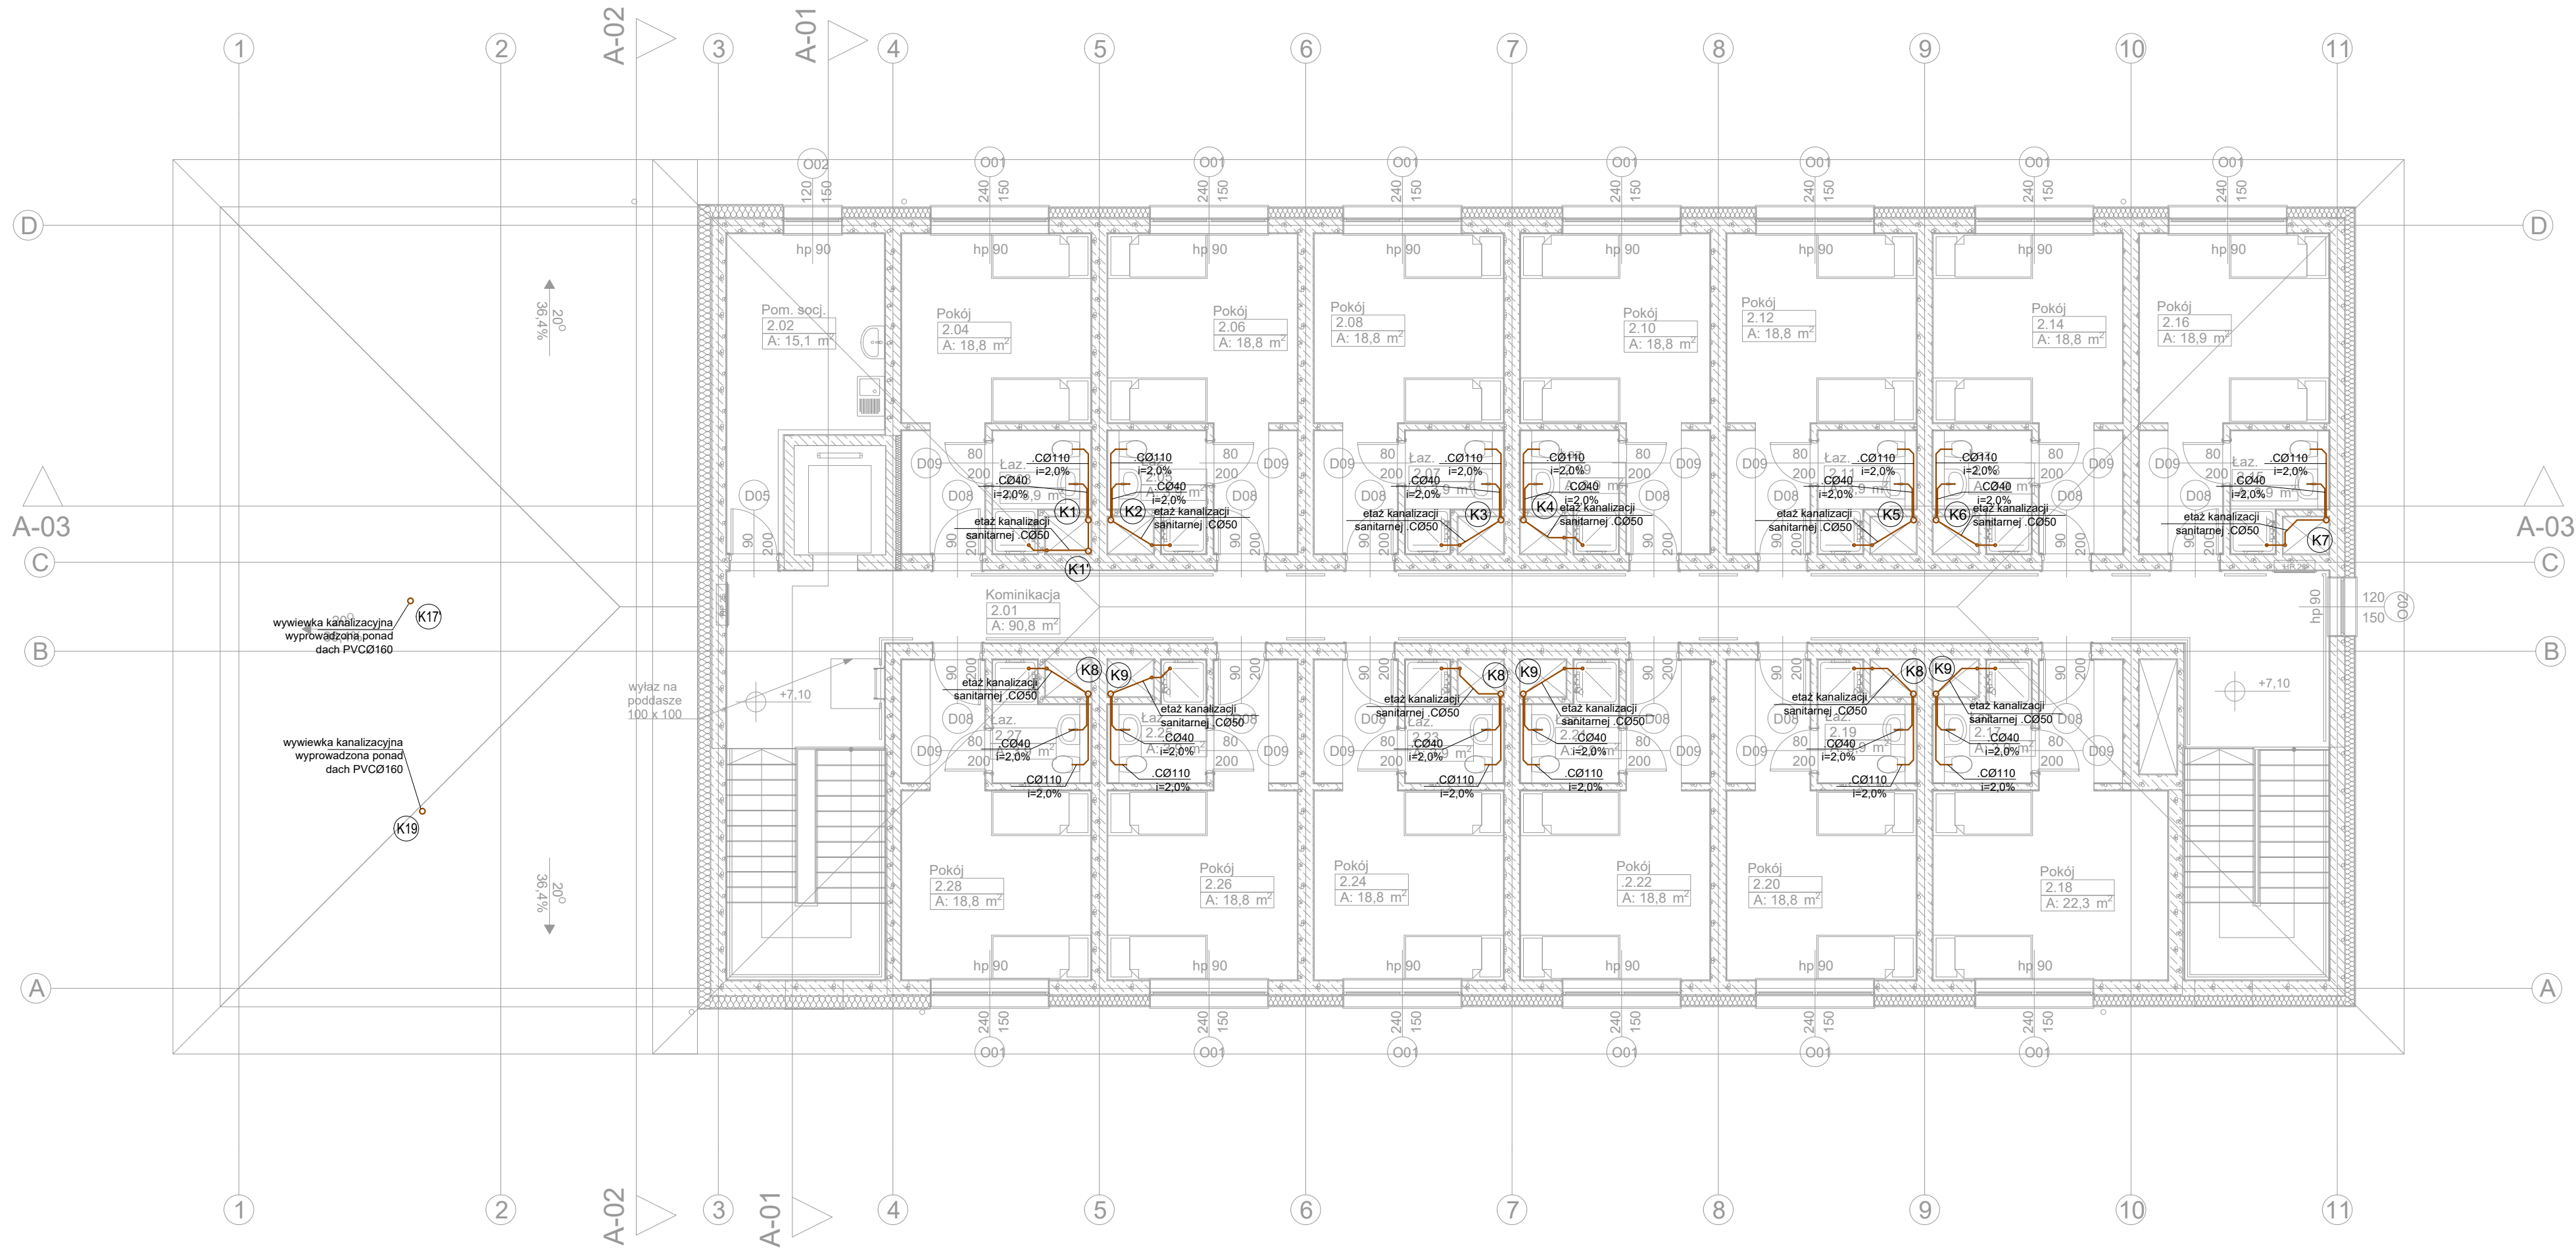

Uwaga:

- Niniejszy rysunek należy rozpatrywać łącznie z całym wielobranowym projektem technicznym, którego jest integralną częścią. Każdy składnik projektu należy rozpatrywać i rozpoznawać w kontekście wszystkich rysunków, które do tego składnika się odnoszą z uwzględnieniem wszystkich opisów technicznych i zasad sztuki budowlanej.
- Należy pracować tylko na podstawie danych podanych na rysunku. Przed przystąpieniem do robót Wykonawca powinien sprawdzić na budowie wszystkie rzędne wysokościowe oraz wymiary poziome. Rozwiązania wynikające z różnic wymiarów podanych na rysunku i wymiarów rzeczywistych należy uzgodnić z Projektantem.
- Wszystkie prace należy wykonywać, a specyfikowane materiały stosować zgodnie z właściwymi regulacjami prawnymi i normatywnymi oraz zgodnie ze sztuką budowlaną. Wszystkie wbudowywane wyroby muszą posiadać: aprobatę techniczną, obowiązkowy certyfikat zgodności i oznaczenie znakiem bezpieczeństwa „B” lub świadectwo dopuszczenia Urzędu Dozoru Technicznego dla urządzeń podduszorowych albo: dobrowolny certyfikat zgodności i oznaczenie nadanymi znakami zgodności („PN”, „E”, „O”) lub deklarację zgodności z obowiązującymi przepisami oraz Polskimi Normami i aprobatą techniczną.
- Wskazane produkty należy rozumieć jako komplet elementów i dodatków niezbędnych do właściwego montażu oraz do ich poprawnego funkcjonowania zgodnie z zaleceniami producentów.
- Wszystkie prace przygotowawcze, podstawowe, wykończeniowe, użytkowe, eksploatacyjne i konserwacyjne związane z zastosowaniem wskazanych produktów, należy wykonywać zgodnie z instrukcjami, procedurami i metodami wymaganymi i przewidzianymi przez producentów danych produktów i powinny być poprzedzone zapoznaniem się przez Wykonawcę z właściwymi kartami katalogowymi i instrukcjami producentów.
- Brak wskazania na rysunkach technicznych elementu, którego zastosowanie wynika ze znanych lub powszechnie przyjętych rozwiązań w zakresie sztuki budowlanej, nie zwalnia wykonawcy z konieczności skalkulowania i zastosowania takiego elementu w porozumieniu z Inwestorem oraz projektantem i za jego zgodą.
- Niniejszy rysunek nie obejmuje wszystkich aspektów technicznych zagadnienia. Szczegółowe informacje dotyczące sposobu stosowania i dane techniczne produktów znajdują się w aktualnych instrukcjach technicznych.
- W razie wątpliwości, niejasności czy wręcz nieścisłości należy niezwłocznie skontaktować się z projektantem.
- Wykonać zabezpieczenie p.poz. w miejscach przejścia przewodów przez strefy pożarowe.
- Z uwagi na brak dokumentacji stanu istniejącego mogą wystąpić różnice, które powinny być zgłaszane do Biura Projektowego i rozwiązywane na bieżąco.

LEGENDA:

- instalacja kanalizacji sanitarnej prowadzona pod posadzką
- instalacja kanalizacji sanitarnej prowadzona pod sufitem
- odprowadzenie skroplin z jednostki wewnętrznej klimatyzacji
- pion kanalizacji deszczowej
- pion kanalizacji sanitarnej
- zawór napowietrzający

form

ARCHITEKCI

INWESTOR:

Zespół Szkół Centrum Kształcenia Rolniczego
Klecie 125, 39-230 Brzostek

INWESTYCJA:

Budowa budynku zamieszkania zbiorowego przy ZSCKR
w Brzostku wraz z niezbędną infrastrukturą techniczną
Klecie 125, 39-230 Brzostek
jednostka 180302_5 Brzostek, obręb 0011 Klecie, działka 64

PROJEKTANT:

Krzysztof Drag
mgr inż.

UPRAWNIENIA:

NR: PDK/0163/
W SPECJALN. SANITARNEJ
POOS/05

PODPIS:

SPRAWDZIŁ:

Piotr Ważny
mgr inż.

UPRAWNIENIA:

NR: PDK/0126/
W SPECJALN. SANITARNEJ
POOS/15

PODPIS:

OPRACOWAŁA:

Gabriela Pach
mgr inż.

NR PROJEKTU:

BRANŻA:

REW.

SKALA:

1:100 297x700 PW GP

KREŚLIŁ:

DATA:

09.2025

WK-06

TYTUŁ RYSUNKU:

INSTALACJA KANALIZACJI SANITARNEJ - RZUT PIĘTRA II

NR STRONY:

ul. Chłopska 10/11A, 32-000 Chłopska, tel. 69 939 580, biuro@form-arch.pl