

Prezydent Miasta Konina

plac Wolności 1
62-500 Konin

Znak: GM.6642.1.777.2025

Godlo sekciji: 6.172.23.02.1.1, 6.172.23.02.1.3

Województwo: wielkopolskie


Powiat: Miasto Konin

Jednostka ewidencyjna: 306201_1 Miasto Konin

Obwód ewidencyjny: 0015 PAWLÓWEK

Kopia mapy zasadniczej

Skala 1:500

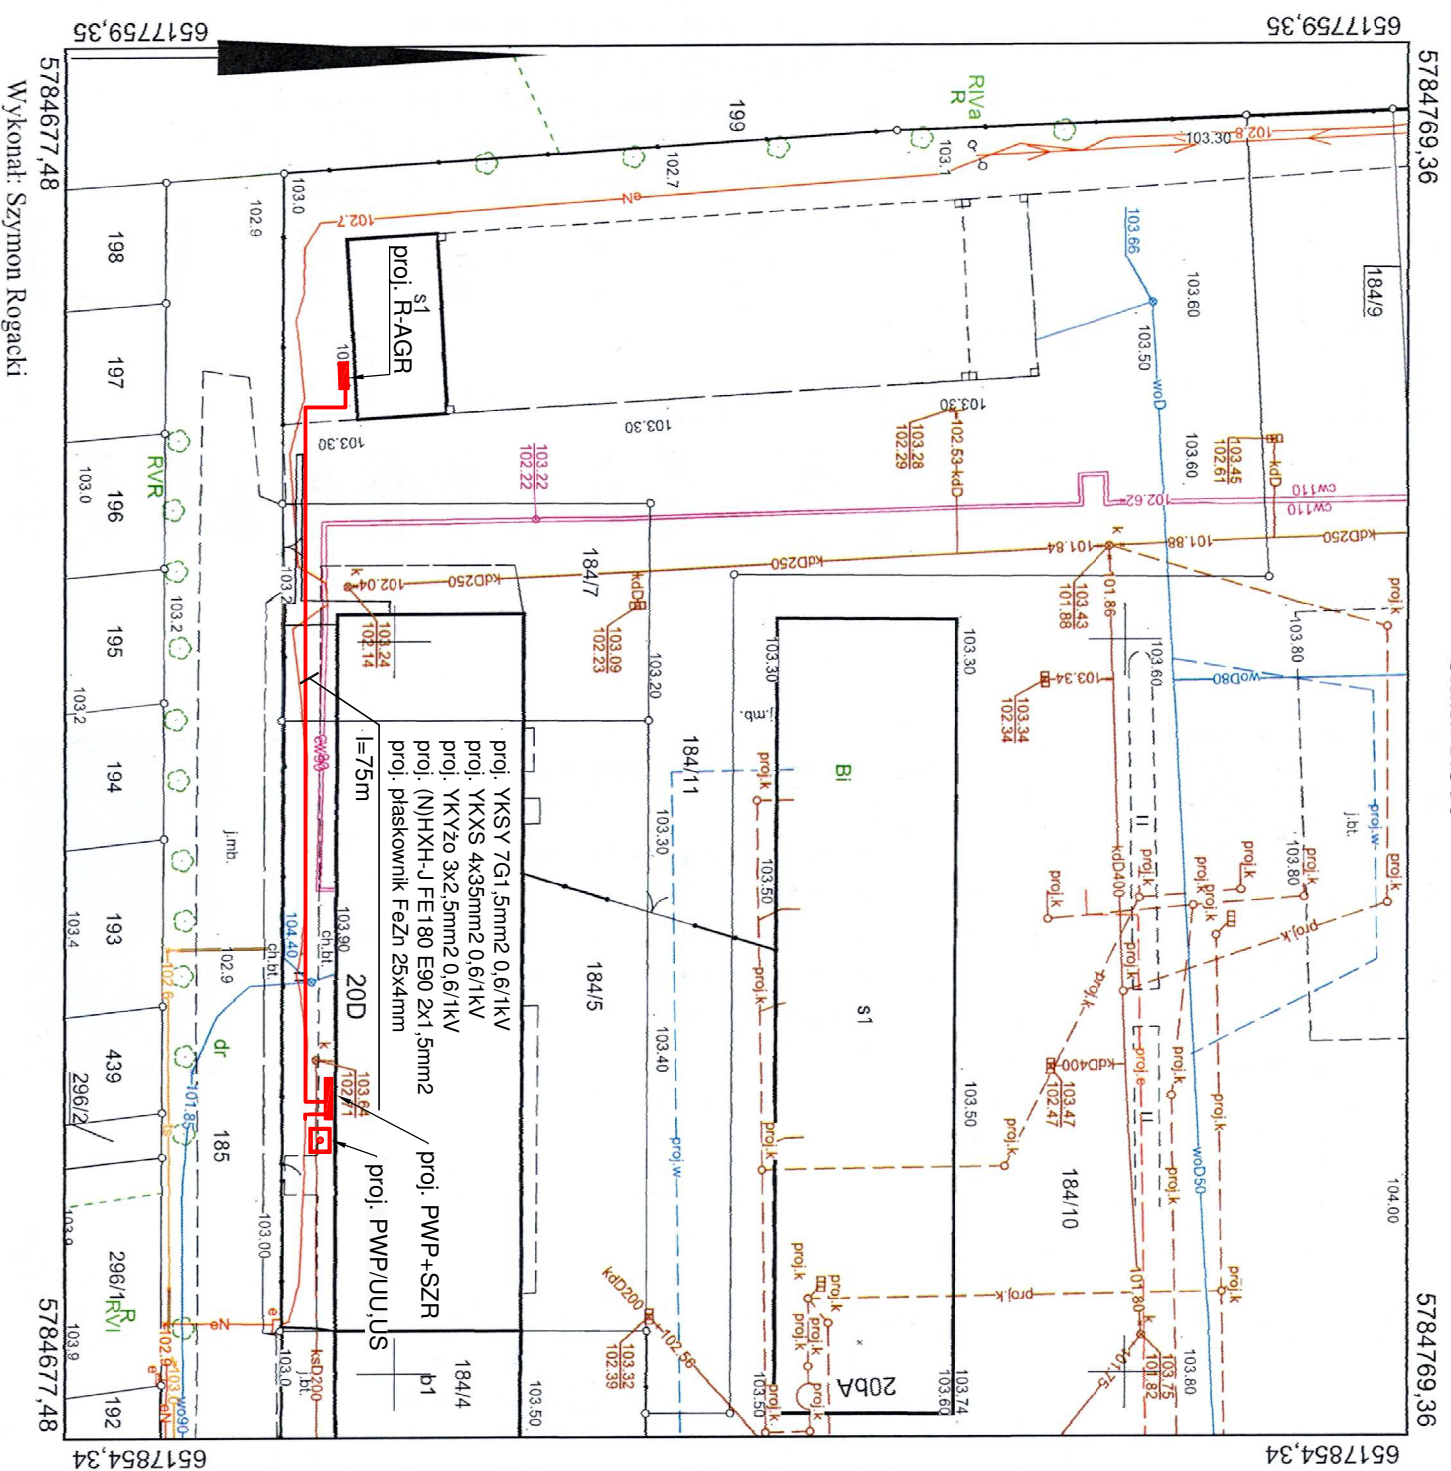

Wykonał: Szymon Rogacki

UWAGI:

PROJEKTOWANE KABELE UKŁADAĆ W RURZE OCHRONNEJ GRUBOŚCIENNEJ 450kN, fi 160mm

Poswiadcza się zgodność niniejszej kopii z treścią

materiału państwowego zasobu geodezyjnego i kartograficznego

PREZYDENT MIASTA KONINA

(Nazwa materiału zasobu)

04-12-2025

(Data wykonania kopii)

P.3062.20

(Identifikator evidencyjny materiálu zásobu)

Podpis jest prawidłowy

Dokument podpisany przez
Szymon Rogacz, Miasto Konin
Data: 2025.12.04 12:57:27 CET

(imię, nazwisko i podpis osoby reprezentującej organ)

TEMAT		Zasilanie awaryjne budynków ZDP w Koninie.		ZAKŁAD ELEKTROTECHNICZNY elprokon @gmail.com
LOKALIZACJA		Zarząd Drog Powiatowych w Koninie, ul. Świętojańska 20 d, 62-500 Konin		
INWESTOR		Starostwo Powiatowe w Koninie, Aleje 1 Maja 9, 62-510 Konin		
TREŚĆ RYS.		Mapa sytuacyjna - instalacja elektryczna zewnętrzna		
	IMIĘ NAZWISKO	NR UPRAWNIENI	PODPIS	
PROJEKTOWAŁ:		inż. W. MALIŃSKI G.P.B.I. 7342-91/98 SECI I INSTAL. ELEKTR.		
OPRACOWAŁ:		inż. P. MALIŃSKI WKP /0205/2006/23 SECI I INSTAL. ELEKTR.		
		NR RYS.		Inż. Piotr Malinowski 12.2025 IE-1