


OŚWIETLENIE I GNIAZDA RZUT PARTER

Skala 1:50

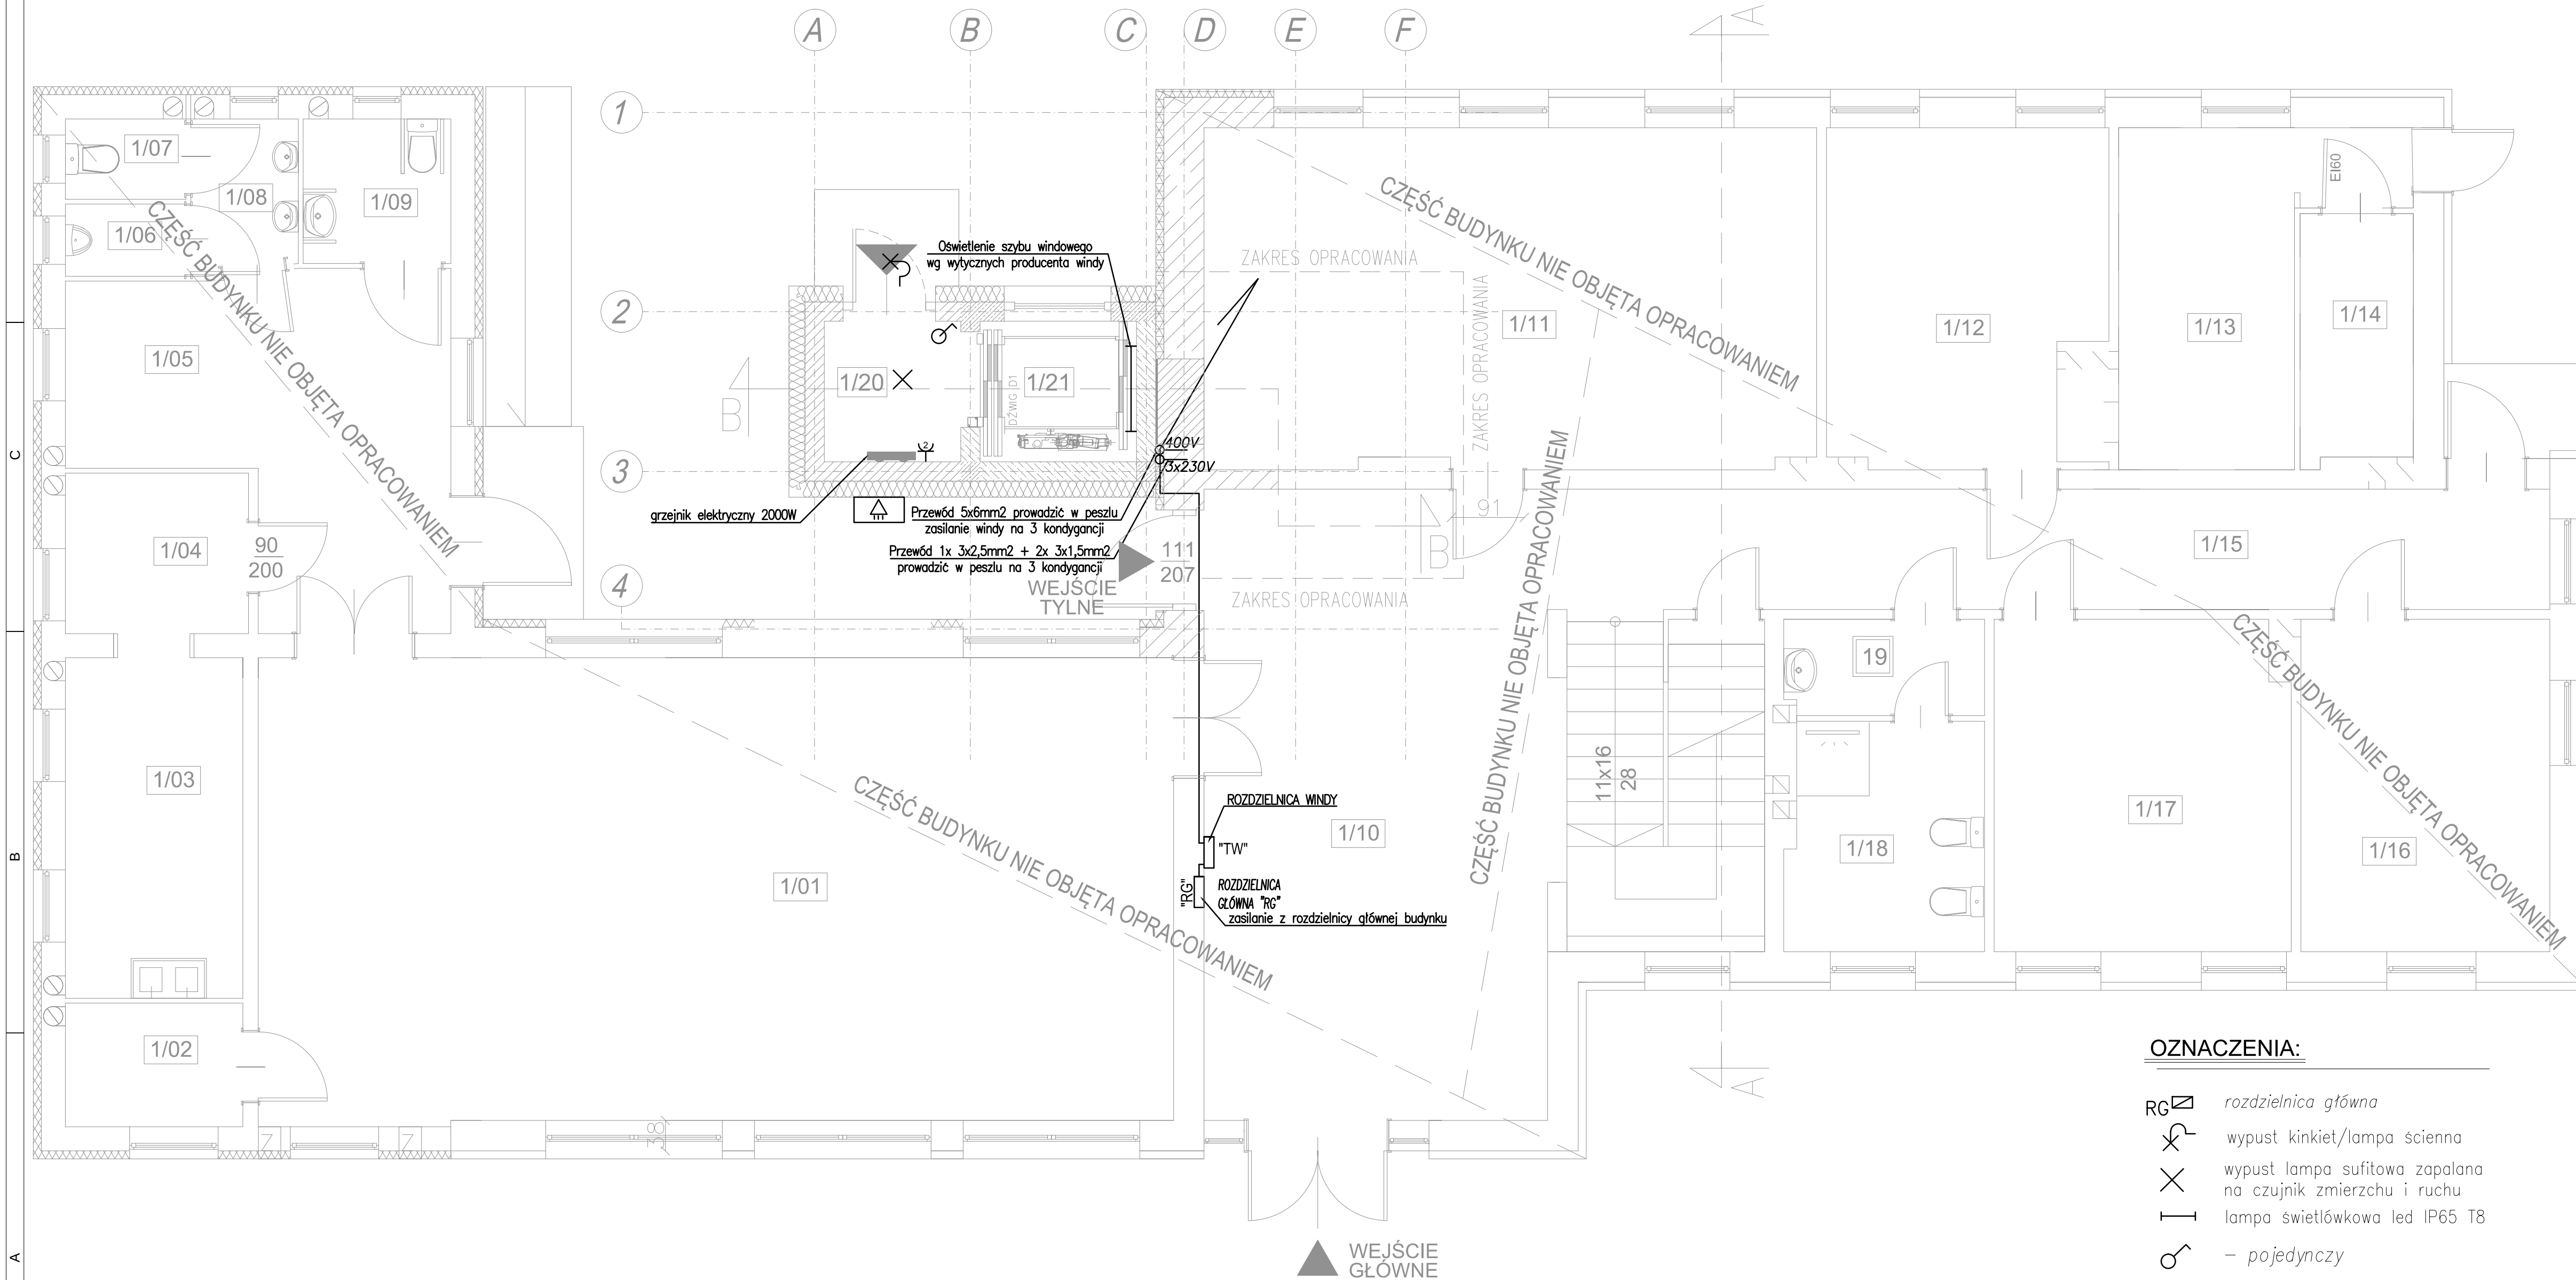

UWAGA:
SZCZEGÓŁOWĄ LOKALIZACJĘ GNIAZD ORAZ WYPUSTÓW OŚWIETLENIOWYCH
NALEŻY USTALIĆ Z INWESTOREM PODCZAS REALIZACJI INWESTYCJI

OZNACZENIA:

- RG rozdzielnica główna
- wypust kinkiet/lampa ścienna
- wypust lampa sufitowa zapalana na czujnik zmierzchu i ruchu
- lampa świetlówkowa led IP65 T8
- pojedynczy
- 2xgniazdo 230V pojedyncze
- halogen zewnętrzny LED 30W, 4500lm z czujnikiem ruchu IP65

Zestawienie powierzchni parteru			
Nr	Nazwa pomieszczenia	Rodzaj posadzki	Pow.
1/01	SALA KONFERENCYJNA	pl. ceramiczne	
1/02	POM. GOSPODARCZE	pl. ceramiczne	
1/03	POM. SOCJALNE	pl. ceramiczne	
1/04	POM. POMOCNICZE	pl. ceramiczne	
1/05	KOMUNIKACJA	pl. ceramiczne	
1/06	WC	pl. ceramiczne	
1/07	WC	pl. ceramiczne	
1/08	UMYWALNIA	pl. ceramiczne	
1/09	WC DLA NIEPEŁNOSPRAWNYCH	pl. ceramiczne	
1/10	KORYTARZ	pl. ceramiczne	
1/11	POM. BIUROWE	panele	
1/12	POM. BIUROWE	panele	
1/13	KOTŁOWNIA	pl. ceramiczne	
1/14	ZBIORNIKI OLEJU OPAŁOWEGO	pl. ceramiczne	
1/15	KOMUNIKACJA	pl. ceramiczne	
1/16	POM. BIUROWE	panele	
1/17	POM. BIUROWE	panele	
1/18	POM. SANITARNE	pl. ceramiczne	
1/19	PRZEDSIONEK	pl. ceramiczne	
1/20	PRZEDSIONEK	pl. ceramiczne	2,97 m²
1/21	SZYB WINDOWY	pl. ceramiczne	3,41 m²

1. PRAWA AUTORSKIE DO TEGO RYSUNKU PRZYSŁUGUJĄ SAG.PROJEKT BIURO PROJEKTÓW I REALIZACJI INWESTYCJI I BEZ JEJ ZGODY RYSUNEK NIE MOŻE BYĆ WYKORZYSTYWANY LUB REPRODUKOWANY.
2. PRZYJĘTE WYMIARY SPRAWDZIĆ NA BUDOWIE. EWENTUALNE ROZBIŻNOŚCI I ICH KONSEKWENCJE WYKONAWCZE WYMAGAJĄ ROZWIĄZANIA W POROZUMIENIU Z PROJEKTANTEM.

JEDYNOŚĆ PROJEKTOWA:



s a g . p r o j e k t
biuro projektów
i realizacji inwestycji
tel. 48 508 190 634 e-mail: sag.projekt@o2.pl

INWESTOR: **PGL LP Nadleśnictwo Turek**
ul. Chopina 70,
62-700 Turek

PROJEKT: **Rozbudowa i przebudowa budynku administracyjno-biurowego
w miejscowości Turek
działka ewid.nr 5150/49, obręb Obrębiczna, gmina Turek**

FAZA PROJEKTU: **PROJEKT BUDOWLANY** BRANŻA: **INSTALACJE ELEKTRYCZNE**

PROJEKTANT: **mgr inż. Ryszard Walczak**
uprawnienia nr WKP/0320/PW/OE/08
w specjalności instalacyjnej w zakresie sieci,
instalacji i urządzeń elektrycznych i
elektroenergetycznych bez ograniczeń

NAZWA RYSUNKU: **INSTALACJE ELEKTRYCZNE - RZUT PARTERU
INSTALACJA GNIAZD, OŚWIETLENIE**

DATA: **08.06.2026** SKALA: **1:50** NUMER RYSUNKU: **S-PB-139-2-IE-01**