


OŚWIETLENIE I GNIAZDA

RZUT PIĘTRA 2

Skala 1:50

STAN PROJEKTOWANY

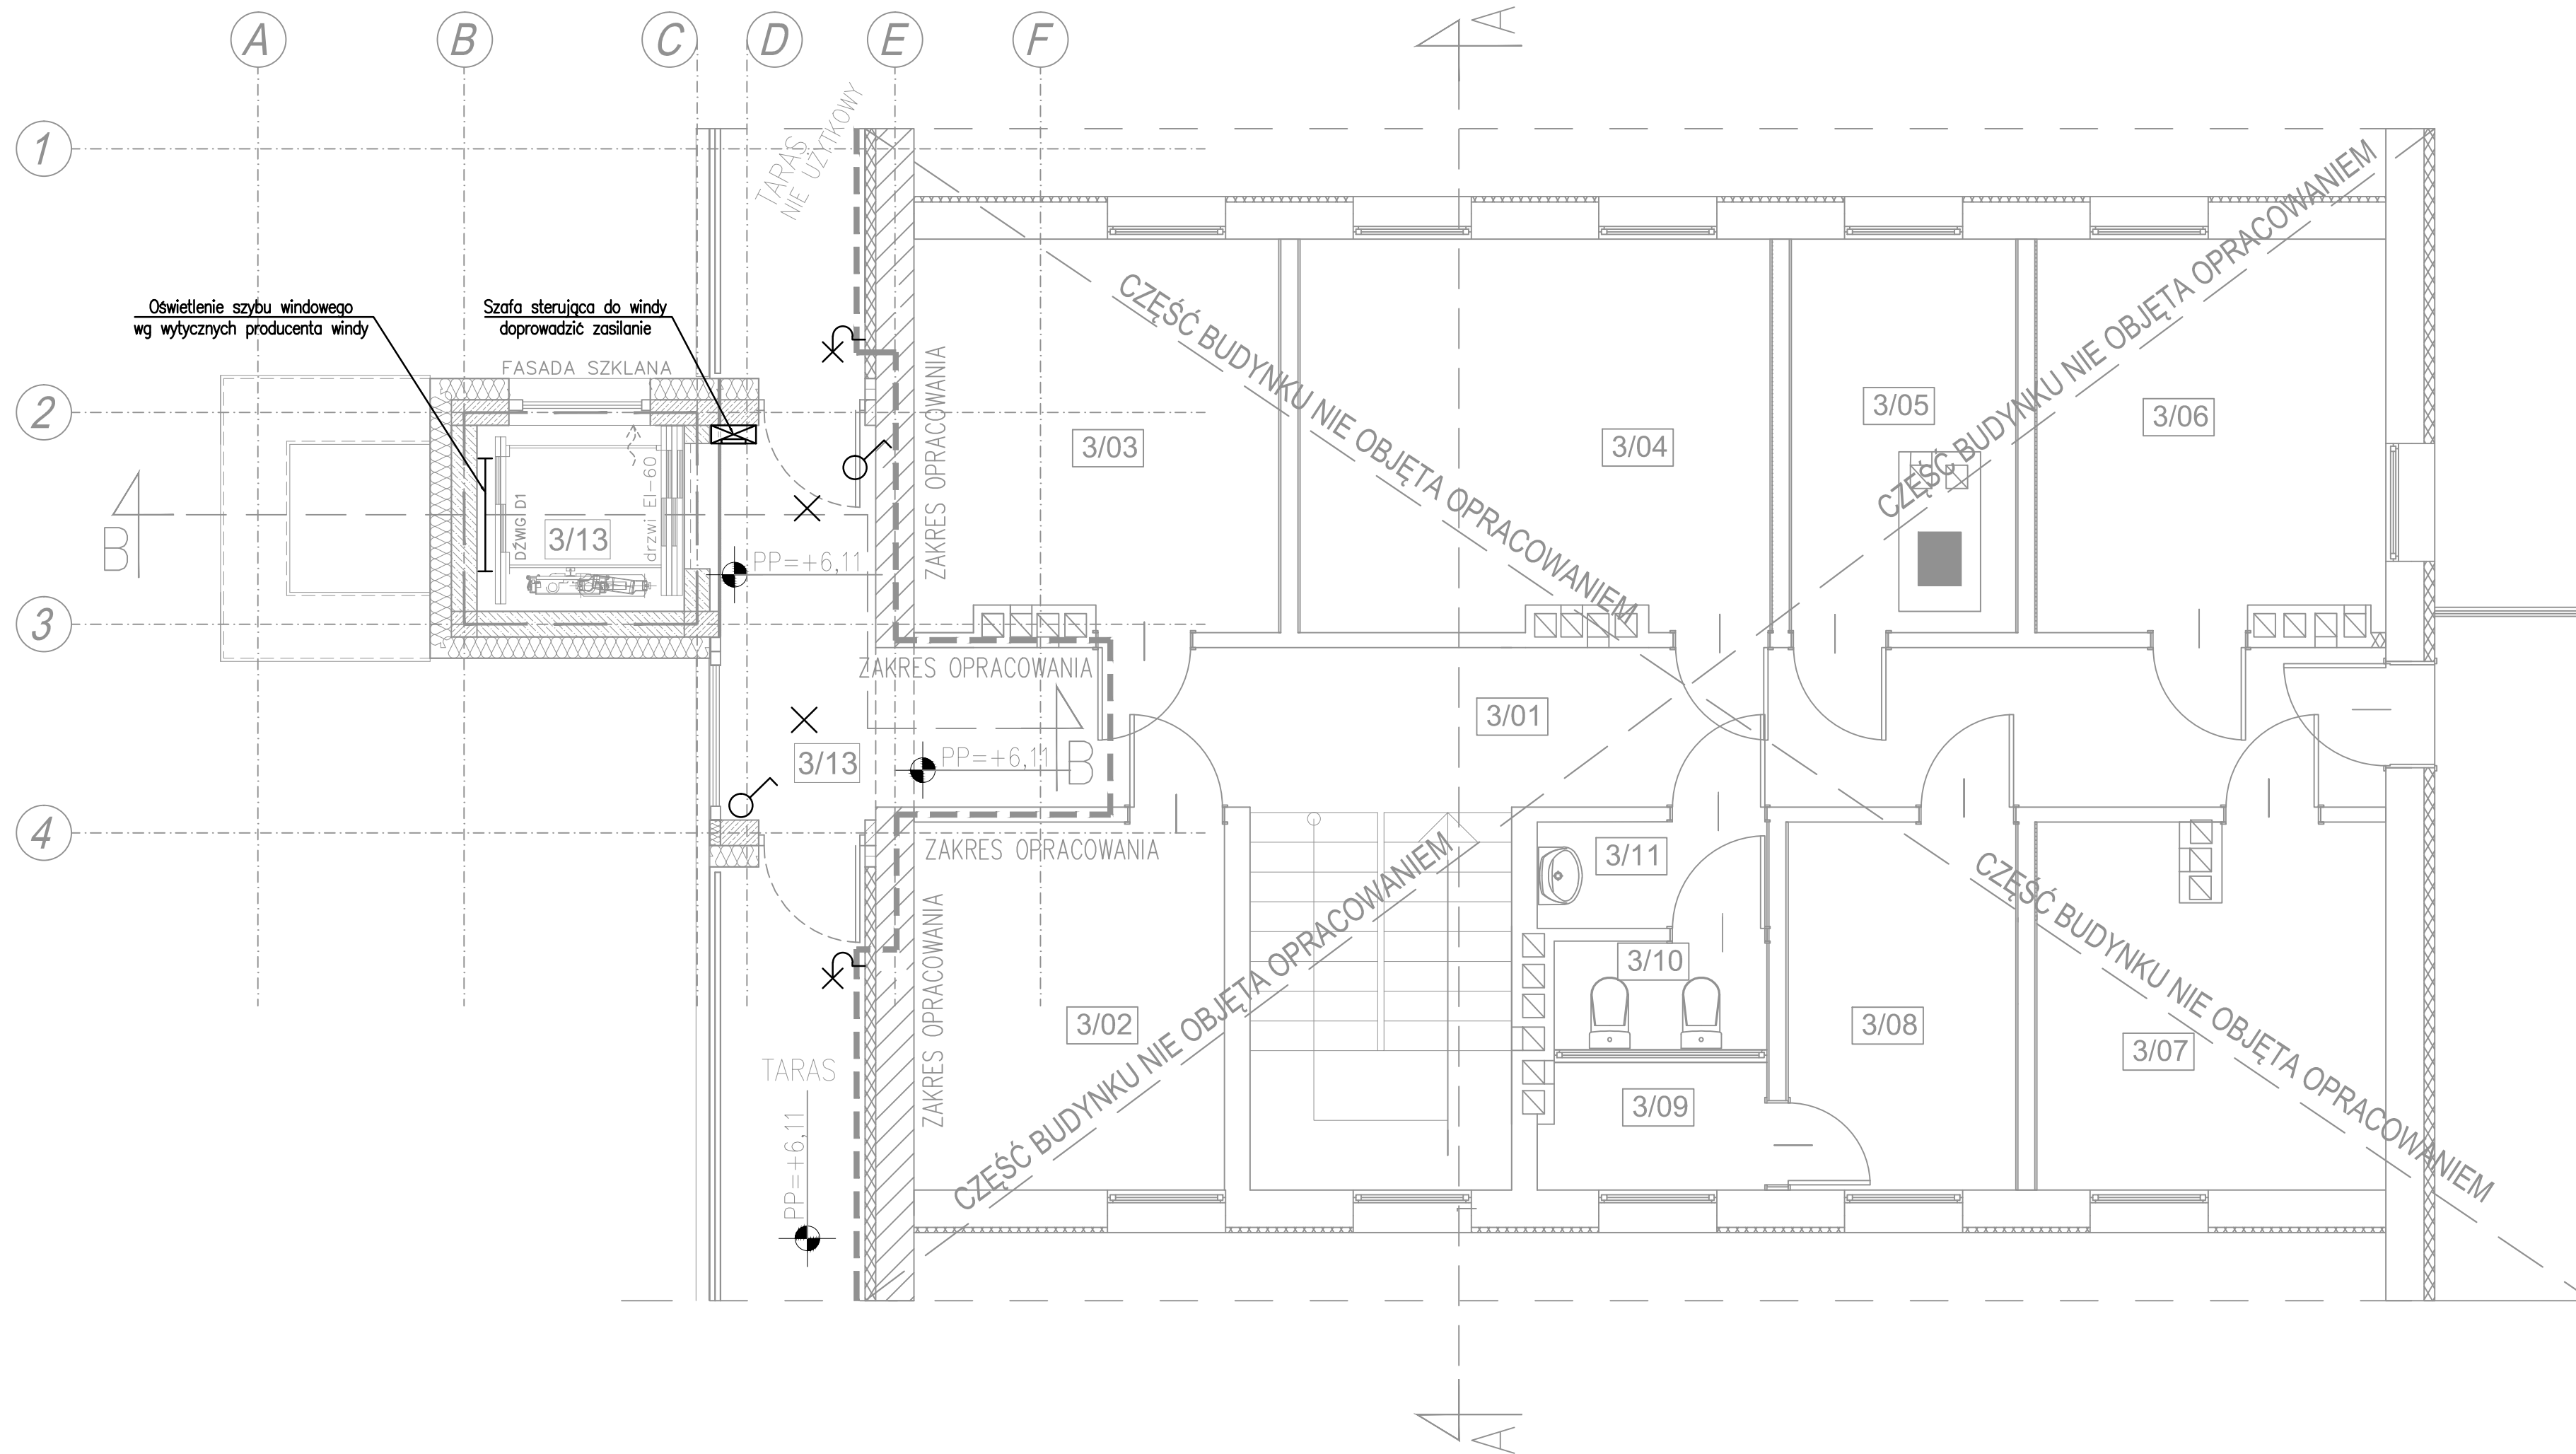

UWAGA:

SZCZEGÓŁOWĄ LOKALIZACJĘ GNIAZD ORAZ WYPUSTÓW OŚWIETLENIOWYCH
NALEŻY USTALIĆ Z INWESTOREM PODCZAS REALIZACJI INWESTYCJI

OZNACZENIA:

- RG rozdzielnica główna
- wypust kinkiet/lampa ścienna
- wypust lampa sufitowa zapalana
na czujnik zmierzchu i ruchu
- lampa świetłkowa led IP65 T8
- pojedynczy
- 2xgniazdo 230V pojedyncze
- halogen zewnętrzny LED 30W, 4500lm
z czujnikiem ruchu IP65

Zestawienie powierzchni 2 piętra			
Nr	Nazwa pomieszczenia	Rodzaj posadzki	Pow.
3/01	KOMUNIKACJA	pt. ceramiczne	
3/02	POM. BIUROWE	panele	
3/03	POM. BIUROWE	panele	
3/04	POM. BIUROWE	panele	
3/05	POM. BIUROWE	panele	
3/06	POM. BIUROWE	panele	
3/07	POM. BIUROWE	panele	
3/08	POM. BIUROWE	panele	
3/09	POM. SOCJALNE	pt. ceramiczne	
3/10	WC	pt. ceramiczne	
3/11	PRZEDSIONEK	pt. ceramiczne	
3/12	KOMUNIKACJA	pt. ceramiczne	6,13 m²
3/13	SZYB WINDOWY	pt. ceramiczne	3,41 m²

1. PRAWA AUTORSKIE DO TEGO RYSUNKU PRZYSŁUGUJĄ SAG.PROJEKT BIURO PROJEKTÓW I REALIZACJI INWESTYCJI
INWESTYCJI I BEZ JEJ ZGODY RYSUNEK NIE MOŻE BYĆ WYKORZYSTYWANY LUB REPRODUKOWANY.
2. PRZYJĘTE WYMIARY SPRAWDZIĆ NA BUDOWIE. EWENTUALNE ROZBIEŻNOŚCI I ICH KONSEKWENCJE
WYKONAWCZE WYMAGAJĄ ROZWIĄZANIA W PORÓZUMIENIU Z PROJEKTANTEM.

JEDNOSTKA PROJEKTOWA :



sag.projekt
biuro projektów
i realizacji inwestycji
tel. 48 508 190 634 e-mail: sagprojekt@o2pl

INWESTOR: **PGL LP Nadleśnictwo Turek**
ul. Chopina 70,
62-700 Turek

PROJEKT :
Rozbudowa i przebudowa budynku administracyjno-biurowego
w miejscowości Turek
działka ewid.nr 5150/49, obręb Obrębiczna, gmina Turek

FAZA PROJEKTU : **PROJEKT BUDOWLANY** BRANŻA: **INSTALACJE ELEKTRYCZNE**

PROJEKTANT: **mgr inż. Ryszard Walczak**
uprawnienia nr WKP/0320/PWOE/08
w specjalności instalacyjnej w zakresie sieci,
instalacji i urządzeń elektrycznych i
elektroenergetycznych bez ograniczeń

PODPIS:

NAZWA RYSUNKU: **INSTALACJE ELEKTRYCZNE - RZUT 2 PIĘTRA**
INSTALACJA GNIAZD, OŚWIETLENIE

DATA: **08.06.2026** SKALA: **1:50** NUMER RYSUNKU: **S-PB-139-2-IE-02**