


C

B

A

SCHEMAT JEDNOKRESKOWY ZASILANIA WINDY
WRAZ Z PRZEBUDOWĄ

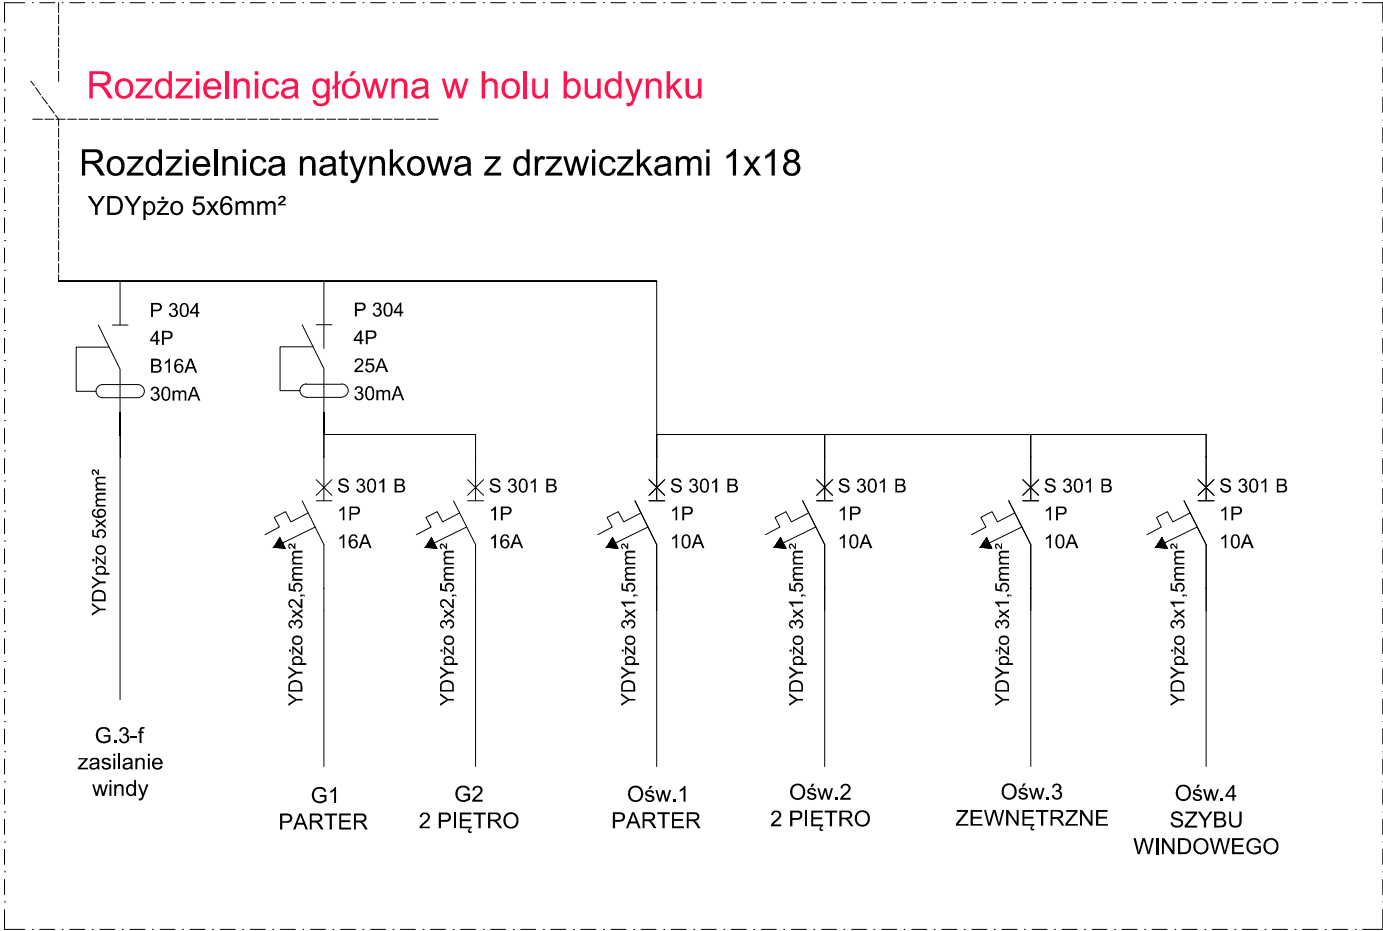

1. PRAWA AUTORSKIE DO TEGO RYSUNKU PRZYSŁUGUJĄ SAG.PROJEKT BIURO PROJEKTOW I REALIZACJI INWESTYCJI I BEZ JEJ ZGODY RYSUNEK NIE MOŻE BYĆ WYKORZYSTYWANY LUB REPRODUKOWANY.
2. PRZYJĘTE WYMIARY SPRAWDZIĆ NA BUDOWIE. EWENTUALNE ROZBIEŻNOŚCI I ICH KONSEKWENCJE WYKONAWCZE WYMAGAJĄ ROZWIĄZANIA W POROZUMIENIU Z PROJEKTANTEM.

JEDNOSTKA PROJEKTOWA :



s a g . p r o j e k t

biuro projektów
i realizacji inwestycji

tel. 48 508 190 634 e-mail: sag.projekt@o2.pl

INWESTOR: **PGL LP Nadleśnictwo Turek**
ul. Chopina 70,
62-700 Turek

PROJEKT :
**Rozbudowa i przebudowa budynku administracyjno-biurowego
w miejscowości Turek
działka ewid.nr 5150/49, obręb Obrębizna, gmina Turek**

FAZA PROJEKTU :	BRANŻA:
PROJEKT BUDOWLANY	INSTALACJE ELEKTRYCZNE

PROJEKTANT: mgr inż. Ryszard Walczak uprawnienia nr WKP/0320/PWOE/08 w specjalności instalacyjnej w zakresie sieci, instalacji i urządzeń elektrycznych i elektroenergetycznych bez ograniczeń	PODPIS:
---	---------

NAZWA RYSUNKU: **SCHEMAT ZASILANIA WINDY WRAZ
Z PRZEBUDOWĄ
Z ROZDZIELNICY GŁÓWNEJ**

DATA: 08.06.2026	SKALA: 1:50	NUMER RYSUNKU: S-PB-139-2-IE-03
----------------------------	-----------------------	---