


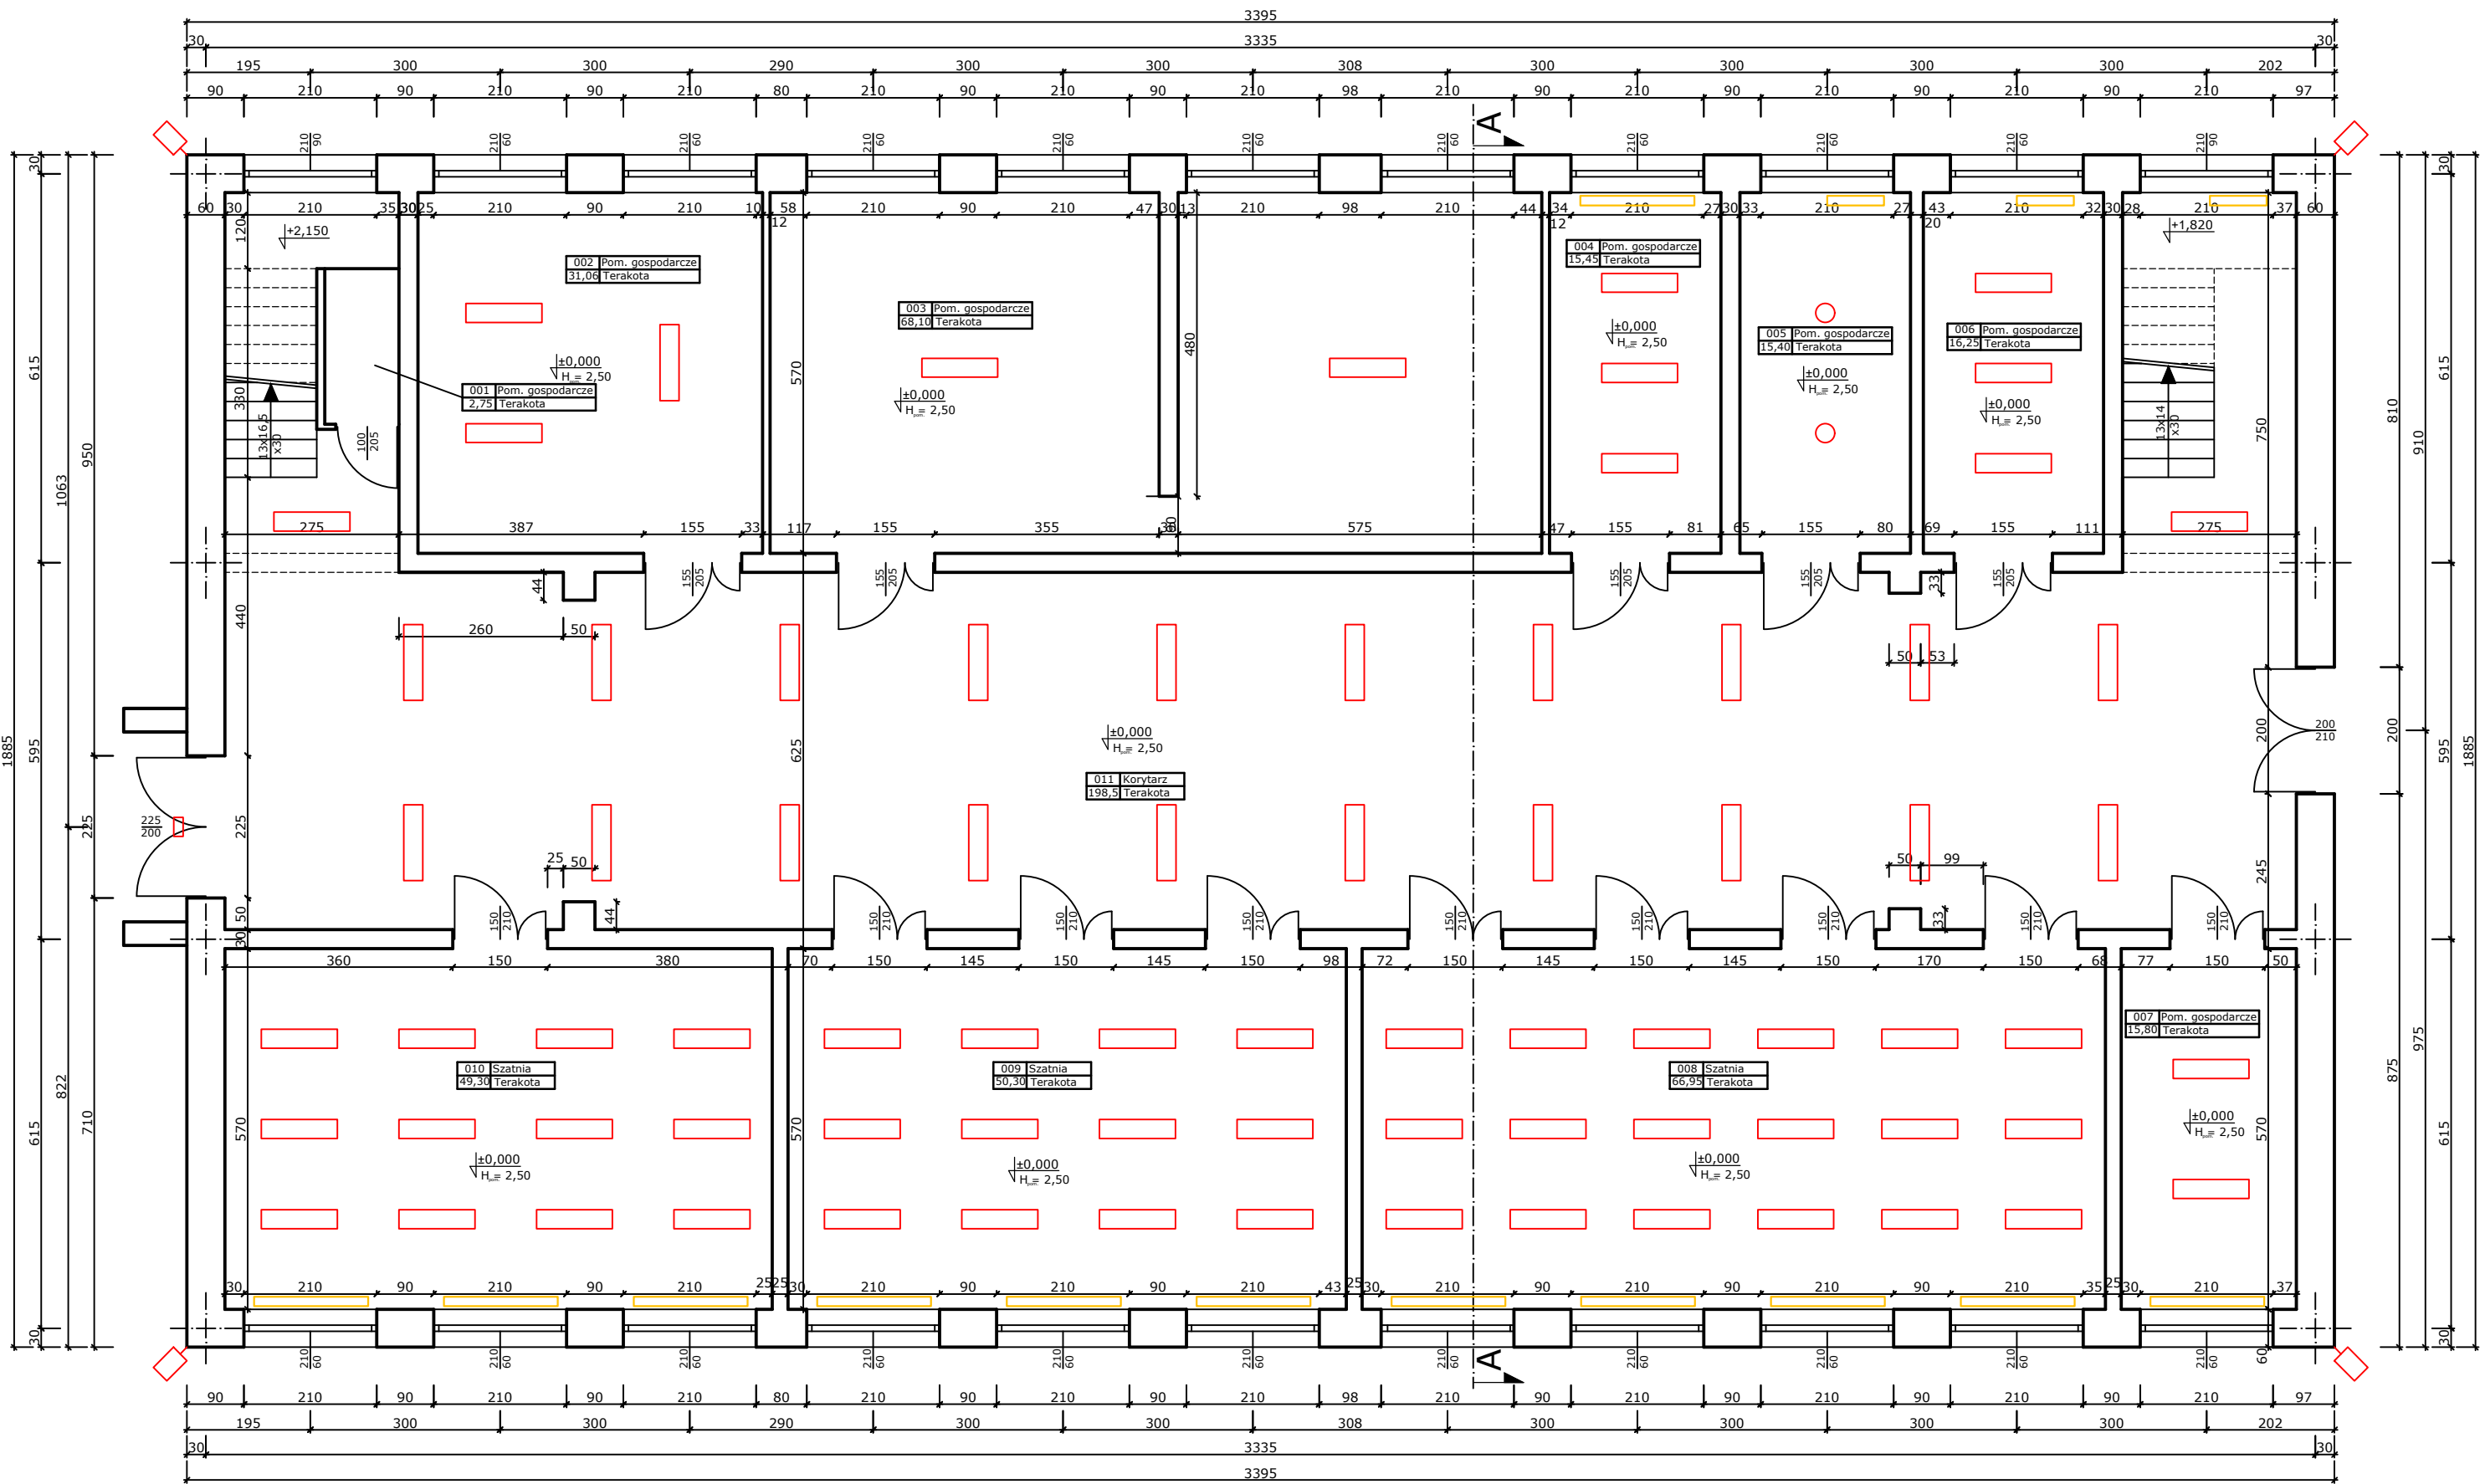

001	Pom. gospodarcze
2,75	Terakota
002	Pom. gospodarcze
31,06	Terakota
003	Pom. gospodarcze
68,10	Terakota
004	Pom. gospodarcze
15,45	Terakota
005	Pom. gospodarcze
15,40	Terakota
006	Pom. gospodarcze
16,25	Terakota
007	Pom. gospodarcze
15,80	Terakota
008	Szatnia
66,95	Terakota
009	Szatnia
50,30	Terakota
010	Szatnia
49,30	Terakota
011	Korytarz
198,5	Terakota

istniejące oprawy oświetleniowe
istniejący grzejnik żeliwny

	Imię i nazwisko	Nr Upr.	Podpis	
Projektował	mgr inż. Emil Rojewski	ZAP/0209/PWBE/21		Data
	mgr inż. Łukasz Maksajda	ZAP/0155/PWBS/22		
Opracował	mgr inż. Bartosz Salata			09.2025
Inwestor	Miasto Sławno ul. Marii Curie-Skłodowskiej 9, 76-100 Sławno			Format 297x620
Obiekt	Termomodernizacja budynku C Szkoły Podstawowej nr 3 w Sławnie na dz. nr 77, obr.ew. Sławno 2, Miasto Sławno			Skala 1:100
Temat	Rzut parteru - inwentaryzacja instalacje			Nr rys. 18