


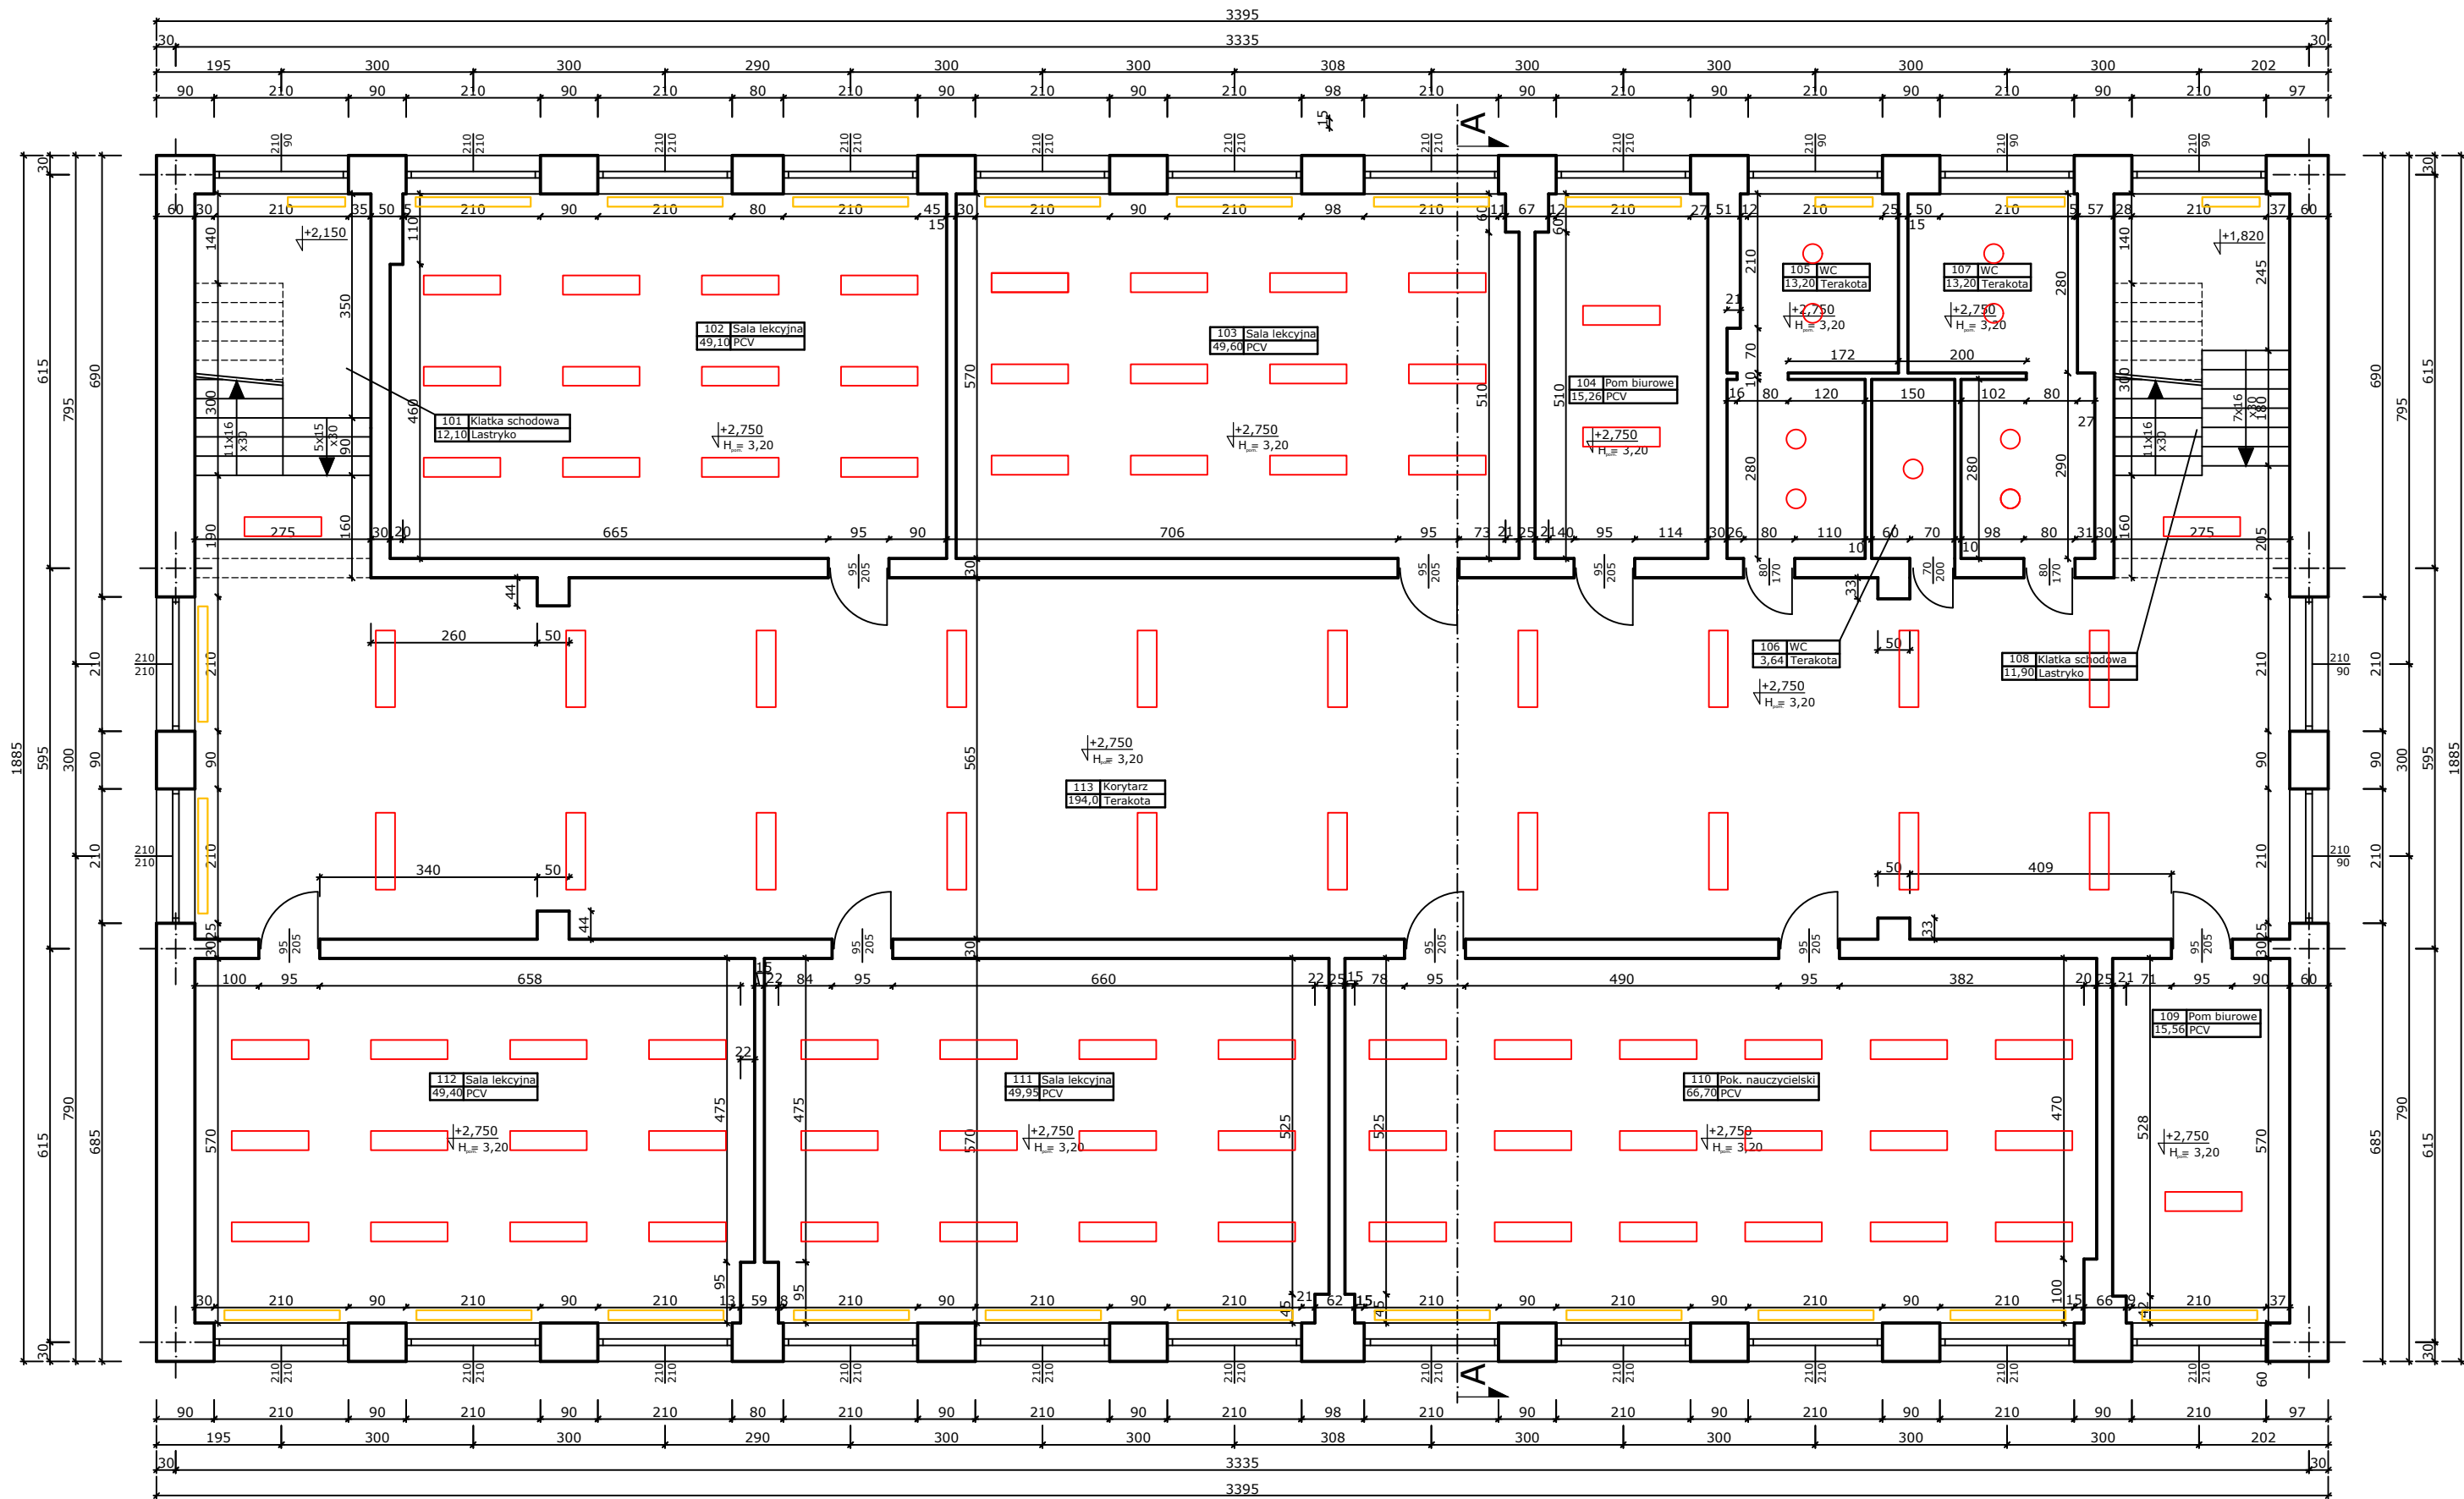

101	Klatka schodowa
12,10	Lastryko
102	Sala lekcyjna
49,10	PCV
103	Sala lekcyjna
49,60	PCV
104	Pom biurowe
15,26	PCV
105	WC
13,20	Terakota
106	WC
3,64	Terakota
107	WC
13,20	Terakota
108	Klatka schodowa
11,90	Lastryko
109	Pom biurowe
15,56	PCV
110	Pok. nauczycielski
66,70	PCV
111	Sala lekcyjna
49,95	PCV
112	Sala lekcyjna
49,40	PCV
113	Korytarz
194,0	Terakota

   istniejące oprawy oświetleniowe
 istniejący grzejnik żeliwny

	Imię i nazwisko	Nr Upr.	Podpis	
Projektował	mgr inż. Emil Rojewski	ZAP/0209/PWBE/21		Data
	mgr inż. Łukasz Maksajda	ZAP/0155/PWBS/22		
Opracował	mgr inż. Bartosz Salata			09.2025
Inwestor	Miasto Sławno ul. Marii Curie-Skłodowskiej 9, 76-100 Sławno			Format 297x620
Obiekt	Termomodernizacja budynku C Szkoły Podstawowej nr 3 w Sławnie na dz. nr 77, obr.ew. Sławno 2, Miasto Sławno			Skala 1:100
Temat	Rzut piętra - inwentaryzacja instalacje			Nr rys. 19