


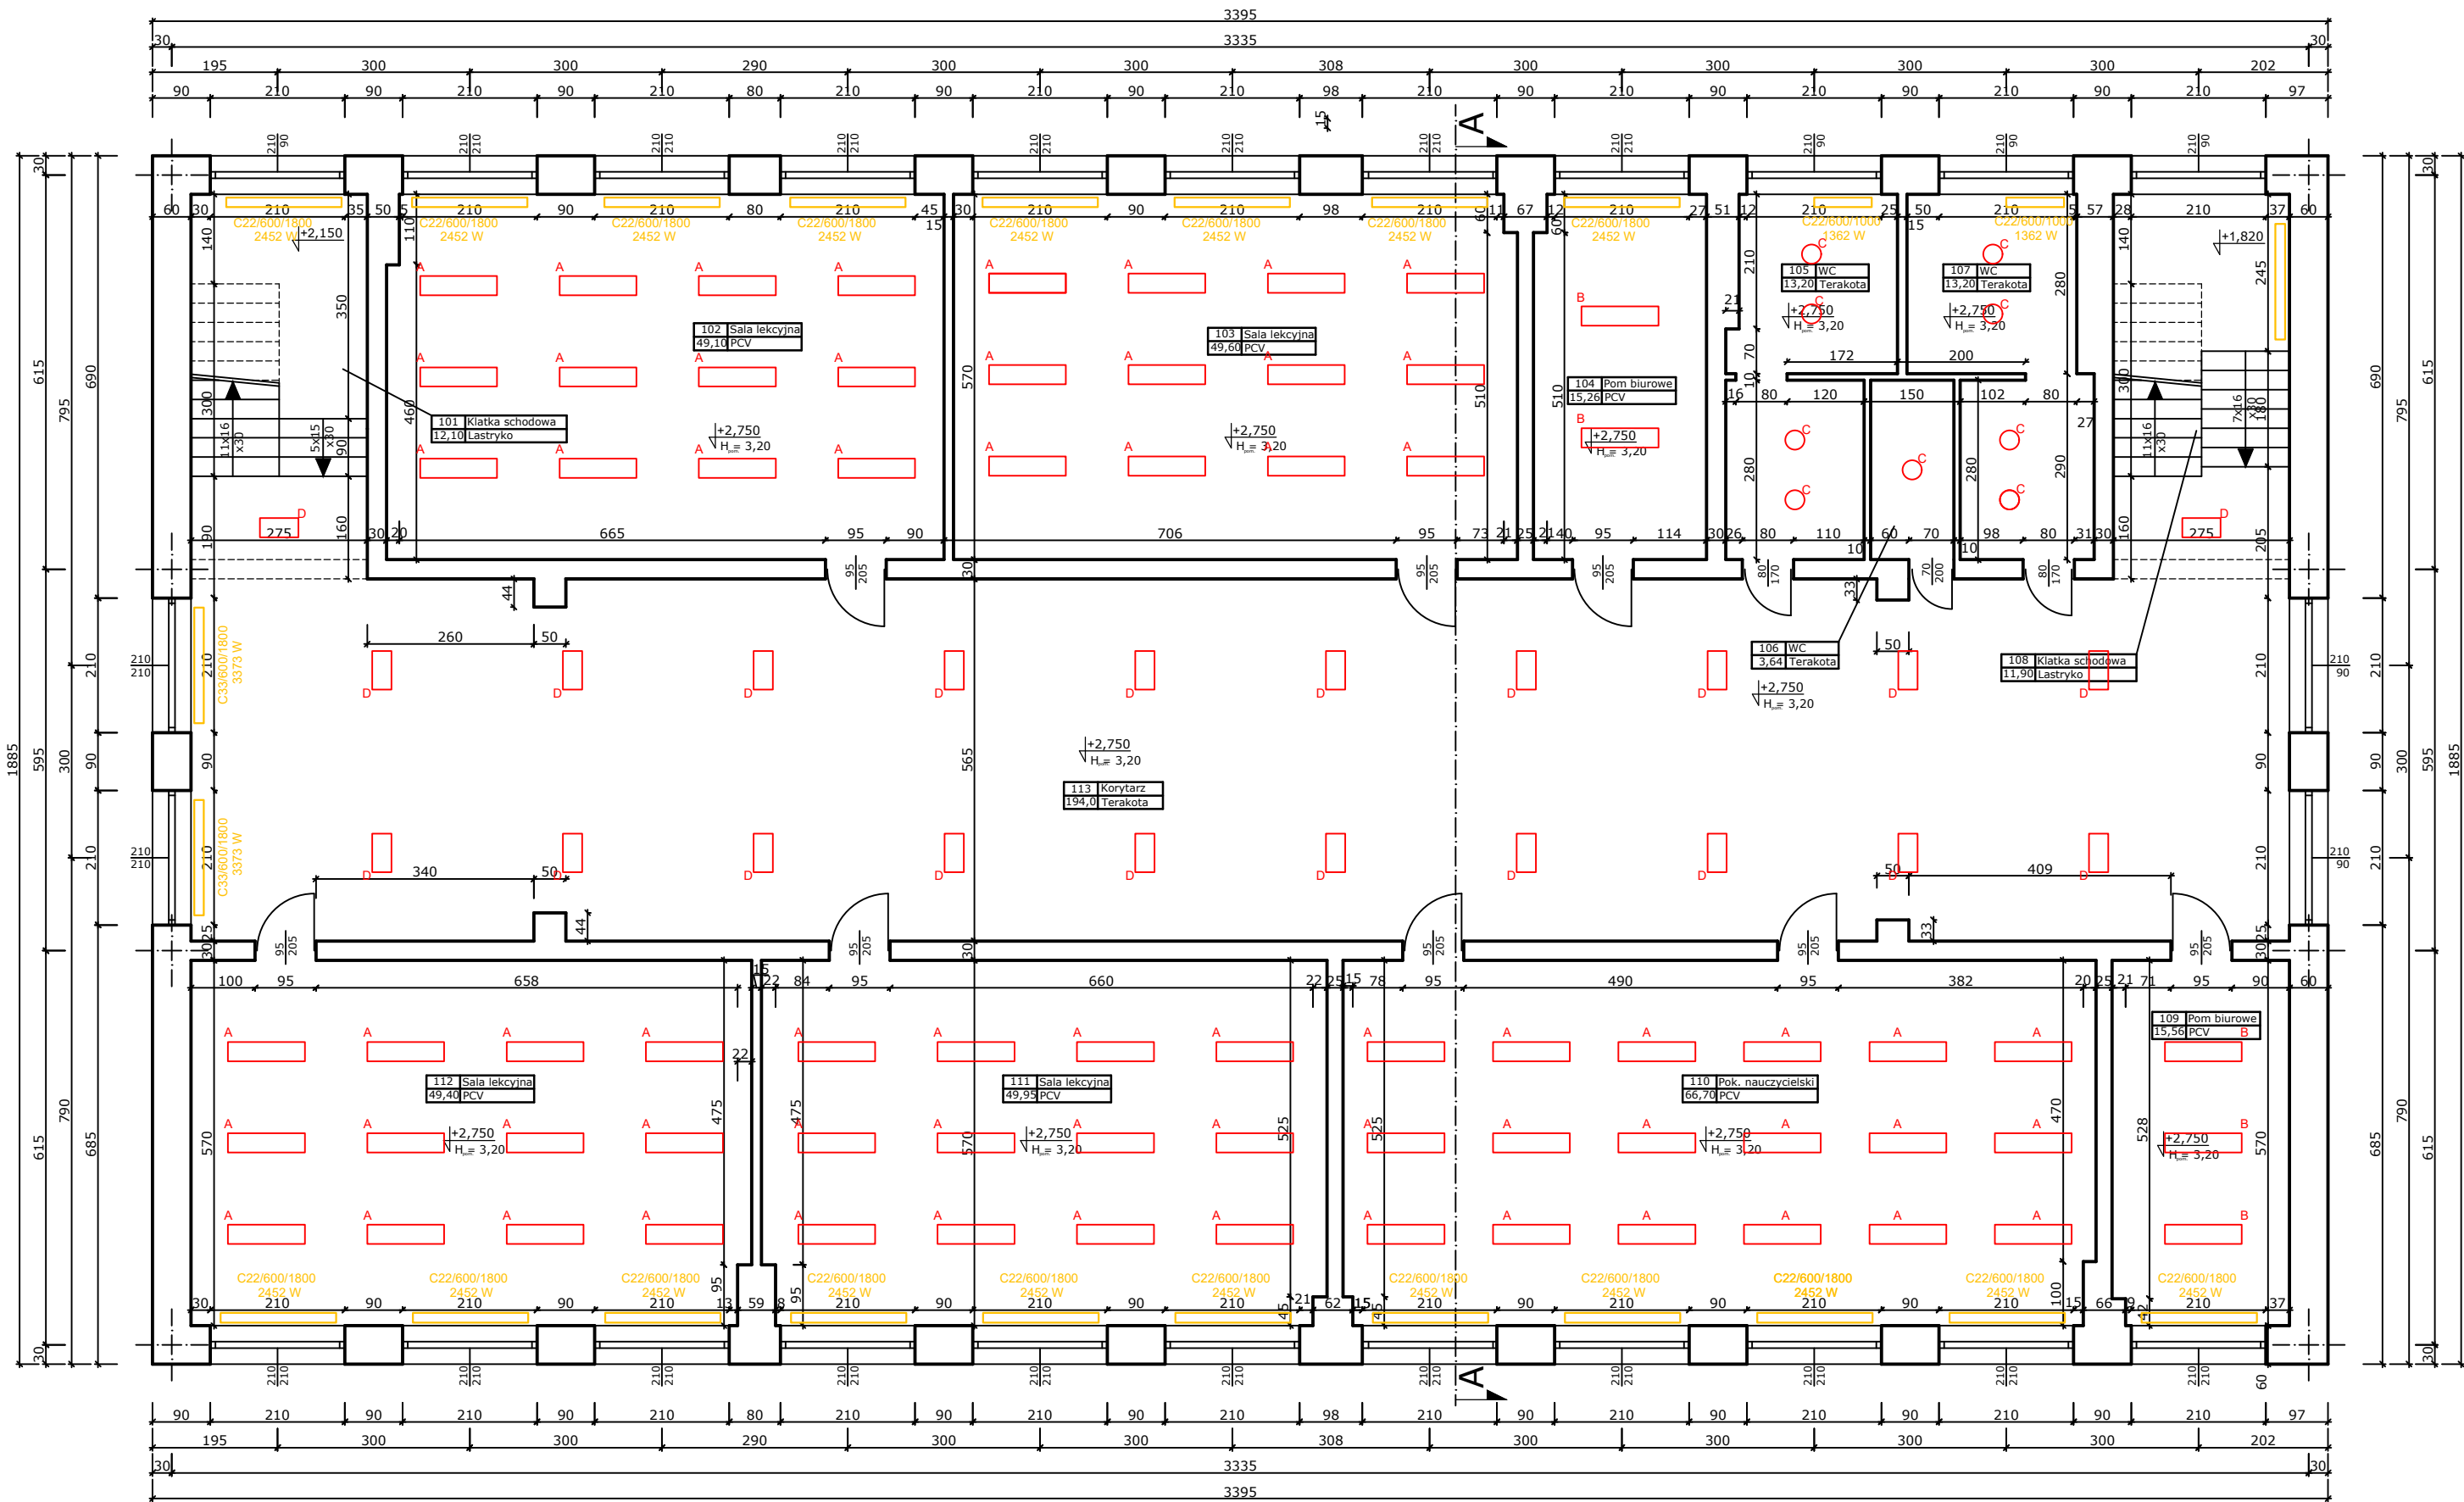

101	Klatka schodowa
12,10	Lastryko
102	Sala lekcyjna
49,10	PCV
103	Sala lekcyjna
49,60	PCV
104	Pom biurowe
15,26	PCV
105	WC
13,20	Terakota
106	WC
3,64	Terakota
107	WC
13,20	Terakota
108	Klatka schodowa
11,90	Lastryko
109	Pom biurowe
15,56	PCV
110	Pok. nauczycielski
66,70	PCV
111	Sala lekcyjna
49,95	PCV
112	Sala lekcyjna
49,40	PCV
113	Korytarz
194,0	Terakota

- LEGENDA**
- A Oprawa LED, 32W, 4000K, 3000lm, nastropowa, klosz akrylowy opalowy, IP 20
 - B Oprawa LED, 35W, 4000K, 4600lm, nastropowa, klosz akrylowy opalowy, IP 20
 - C Oprawa LED plafoniera, 24W, 4000K, 2200lm, nastropowa, klosz akrylowy opalowy, IP 65
 - D Oprawa LED, 24W, 4000K, 1900lm, nastropowa, klosz akrylowy opalowy, IP 20
 - E Naświetlacz LED 50W, 4500lm, IP65,
 - F Naświetlacz LED 10W, 1200lm, IP65, czujnik ruchu wbudowany w urządzenie
 - C33/600/1800 3373 W Grzejnik płytowy stalowy, wysokość 600, długość 1800, moc 3373 W, podłączenie boczne
 - C22/600/1800 2452 W Grzejnik płytowy stalowy, wysokość 600, długość 1800, moc 2452 W, podłączenie boczne
 - C22/600/1000 1362 W Grzejnik płytowy stalowy, wysokość 600, długość 1000, moc 1362 W, podłączenie boczne

	Imię i nazwisko	Nr Upr.	Podpis	
Projektował	mgr inż. Emil Rojewski	ZAP/0209/PWBE/21		Data
	mgr inż. Łukasz Maksajda	ZAP/0155/PWBS/22		
Opracował	mgr inż. Bartosz Salata			09.2025
Inwestor	Miasto Sławno ul. Marii Curie-Skłodowskiej 9, 76-100 Sławno			Format 297x620
Obiekt	Termomodernizacja budynku C Szkoły Podstawowej nr 3 w Sławnie na dz. nr 77, obr.ew. Sławno 2, Miasto Sławno			Skala 1:100
Temat	Rzut piętra - instalacje			Nr rys. IS2