
 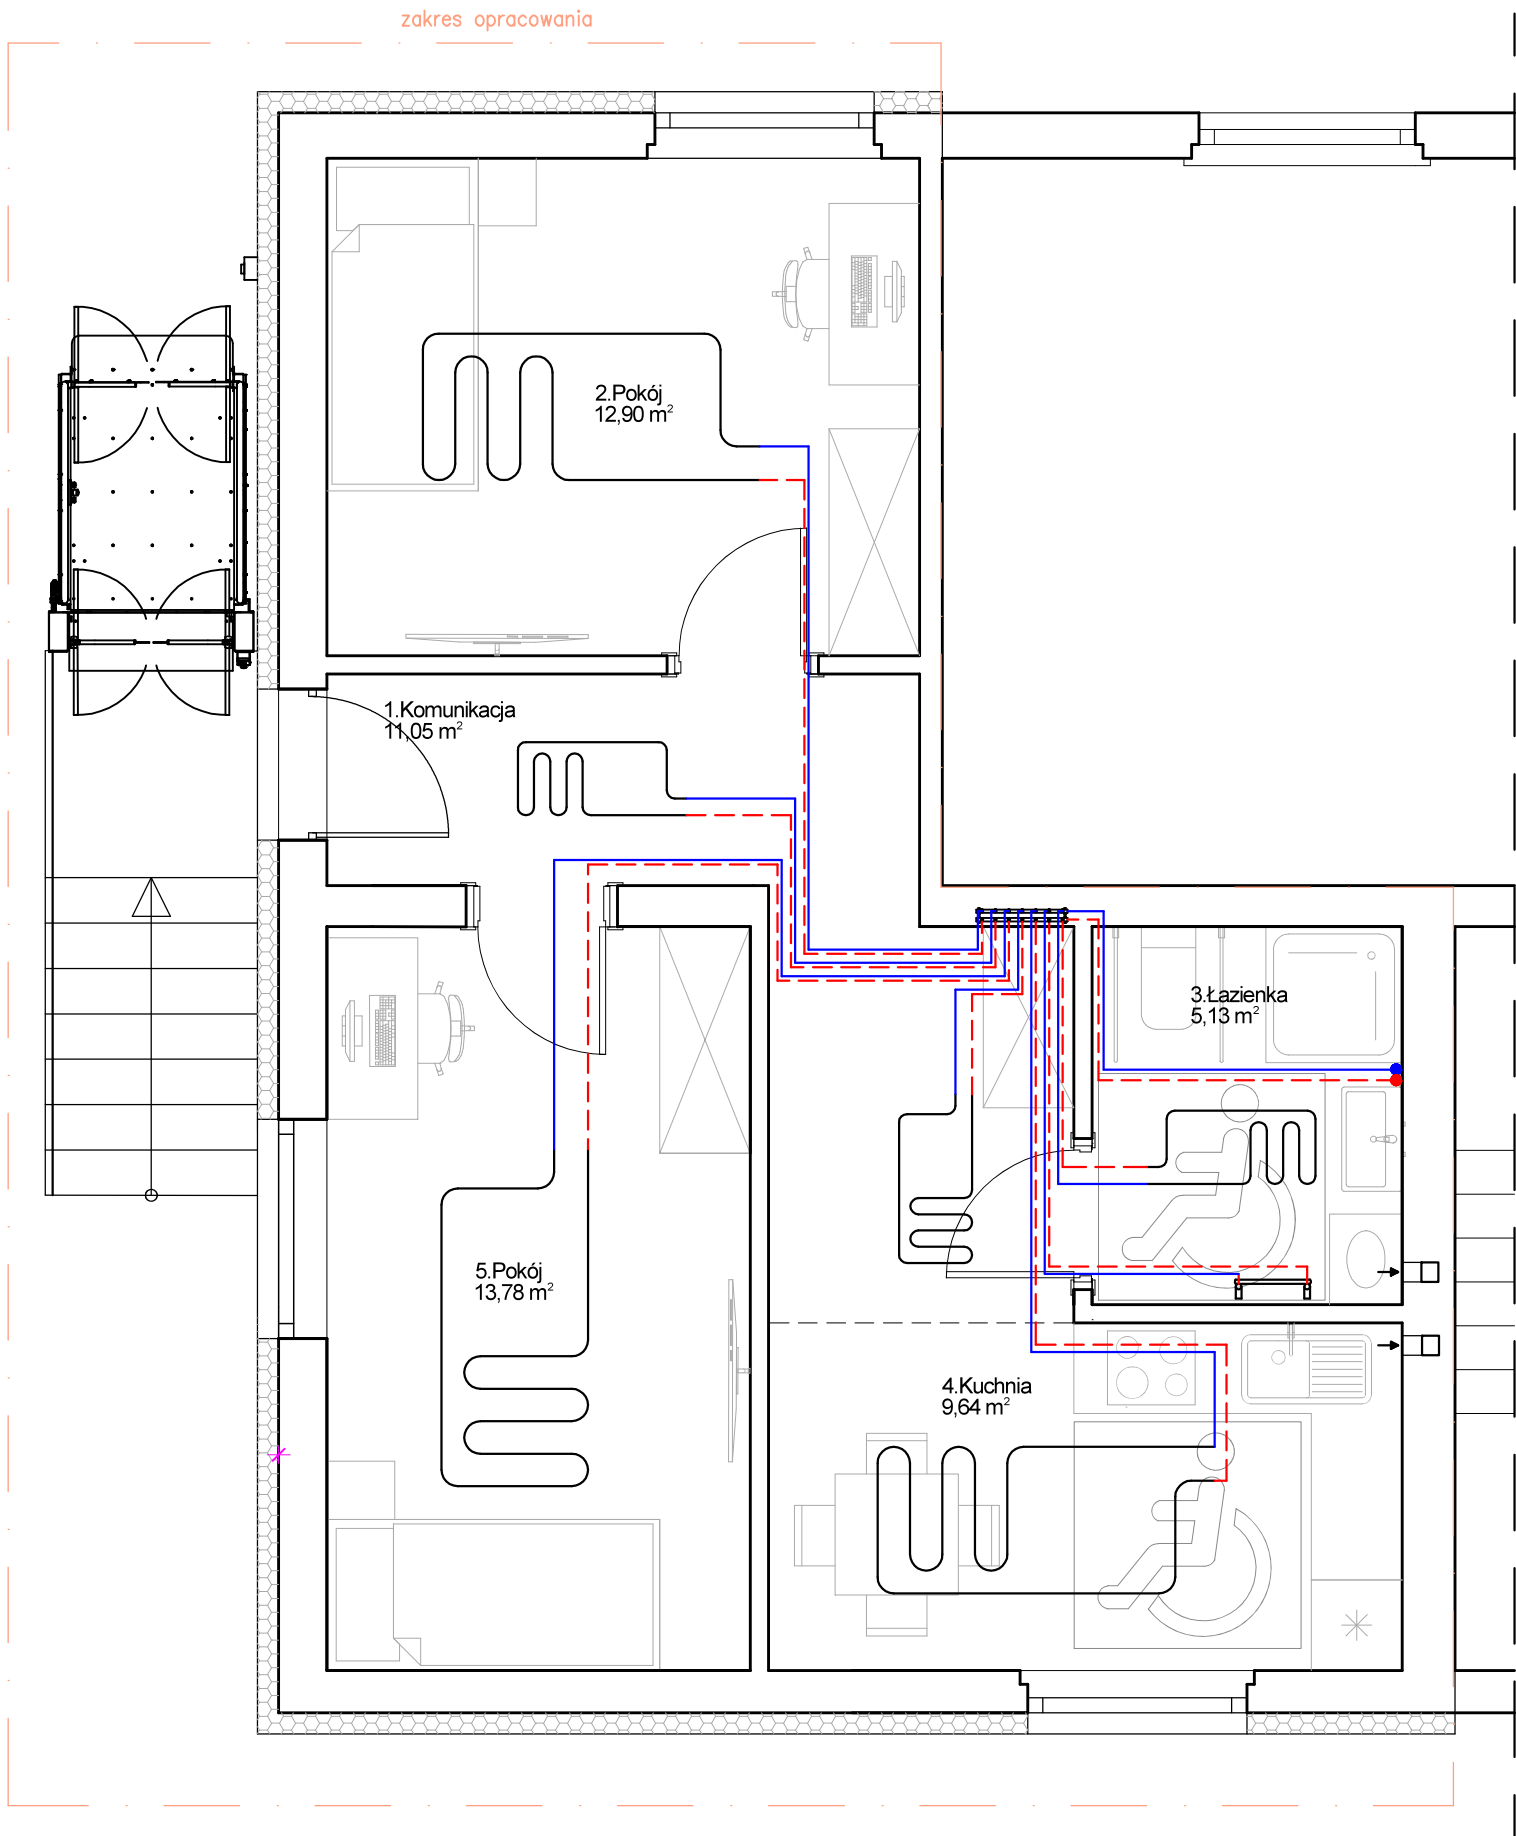
 




Legenda:

- 

Obieg ogrzewania podłogowego
- 

Grzejnik
Typ: Skalar/714/400
Moc: 300W
- 

Rozdzielacz 7-obiegowy

Prawa autorskie zastrzeżone. Wykorzystywanie, kopiowanie i rozpowszechnianie dokumentacji bez zgody projektanta - zabronione. Projektant zastrzega sobie prawo wprowadzania zmian.

JEDNOSTKA PROJEKTOWA:	PRACOWNIA PROJEKTOWA "ZIBI" Joanna Prucnal 44 - 280 Rydułtowy, ul. Karola Miarki 13 Regon: 240664961, NIP: 647 217 56 32 tel. 692 303 105, 698 411 069, e-mail: prucnal@go2.pl	
INWESTOR:	Gmina Kuźnia Raciborska ul. Słowackiego 4 47-420 Kuźnia Raciborska	
TEMAT:	Przebudowa lokalu użytkowego wraz ze zmianą sposobu użytkowania na mieszkanie wspomagane	
ADRES INWESTYCJI:	dz. nr: 265/44 i 265/50, ul. Kościuszki 6B/1, 47-420 Kuźnia Raciborska	
FAZA OPACOWANIA:	PROJEKT ARCHITEKTONICZNO- BUDOWLANY	
NAZWA RYSUNKU:	Rzut parteru - projekt - instalacja C.O.	
PROJEKTANT:	mgr inż. Adam REBIZAK upr. nr SLK/2626/POOS/09, SLK/BO/9055/03 upr. bud w spec. instal. w zakresie sieci, instal. i urządzeń ciepłych, wentyl., gaz., wod. i kan.	podpis:
nr rys.:	CO1	data: Lipiec 2026
	skala: 1:50	