


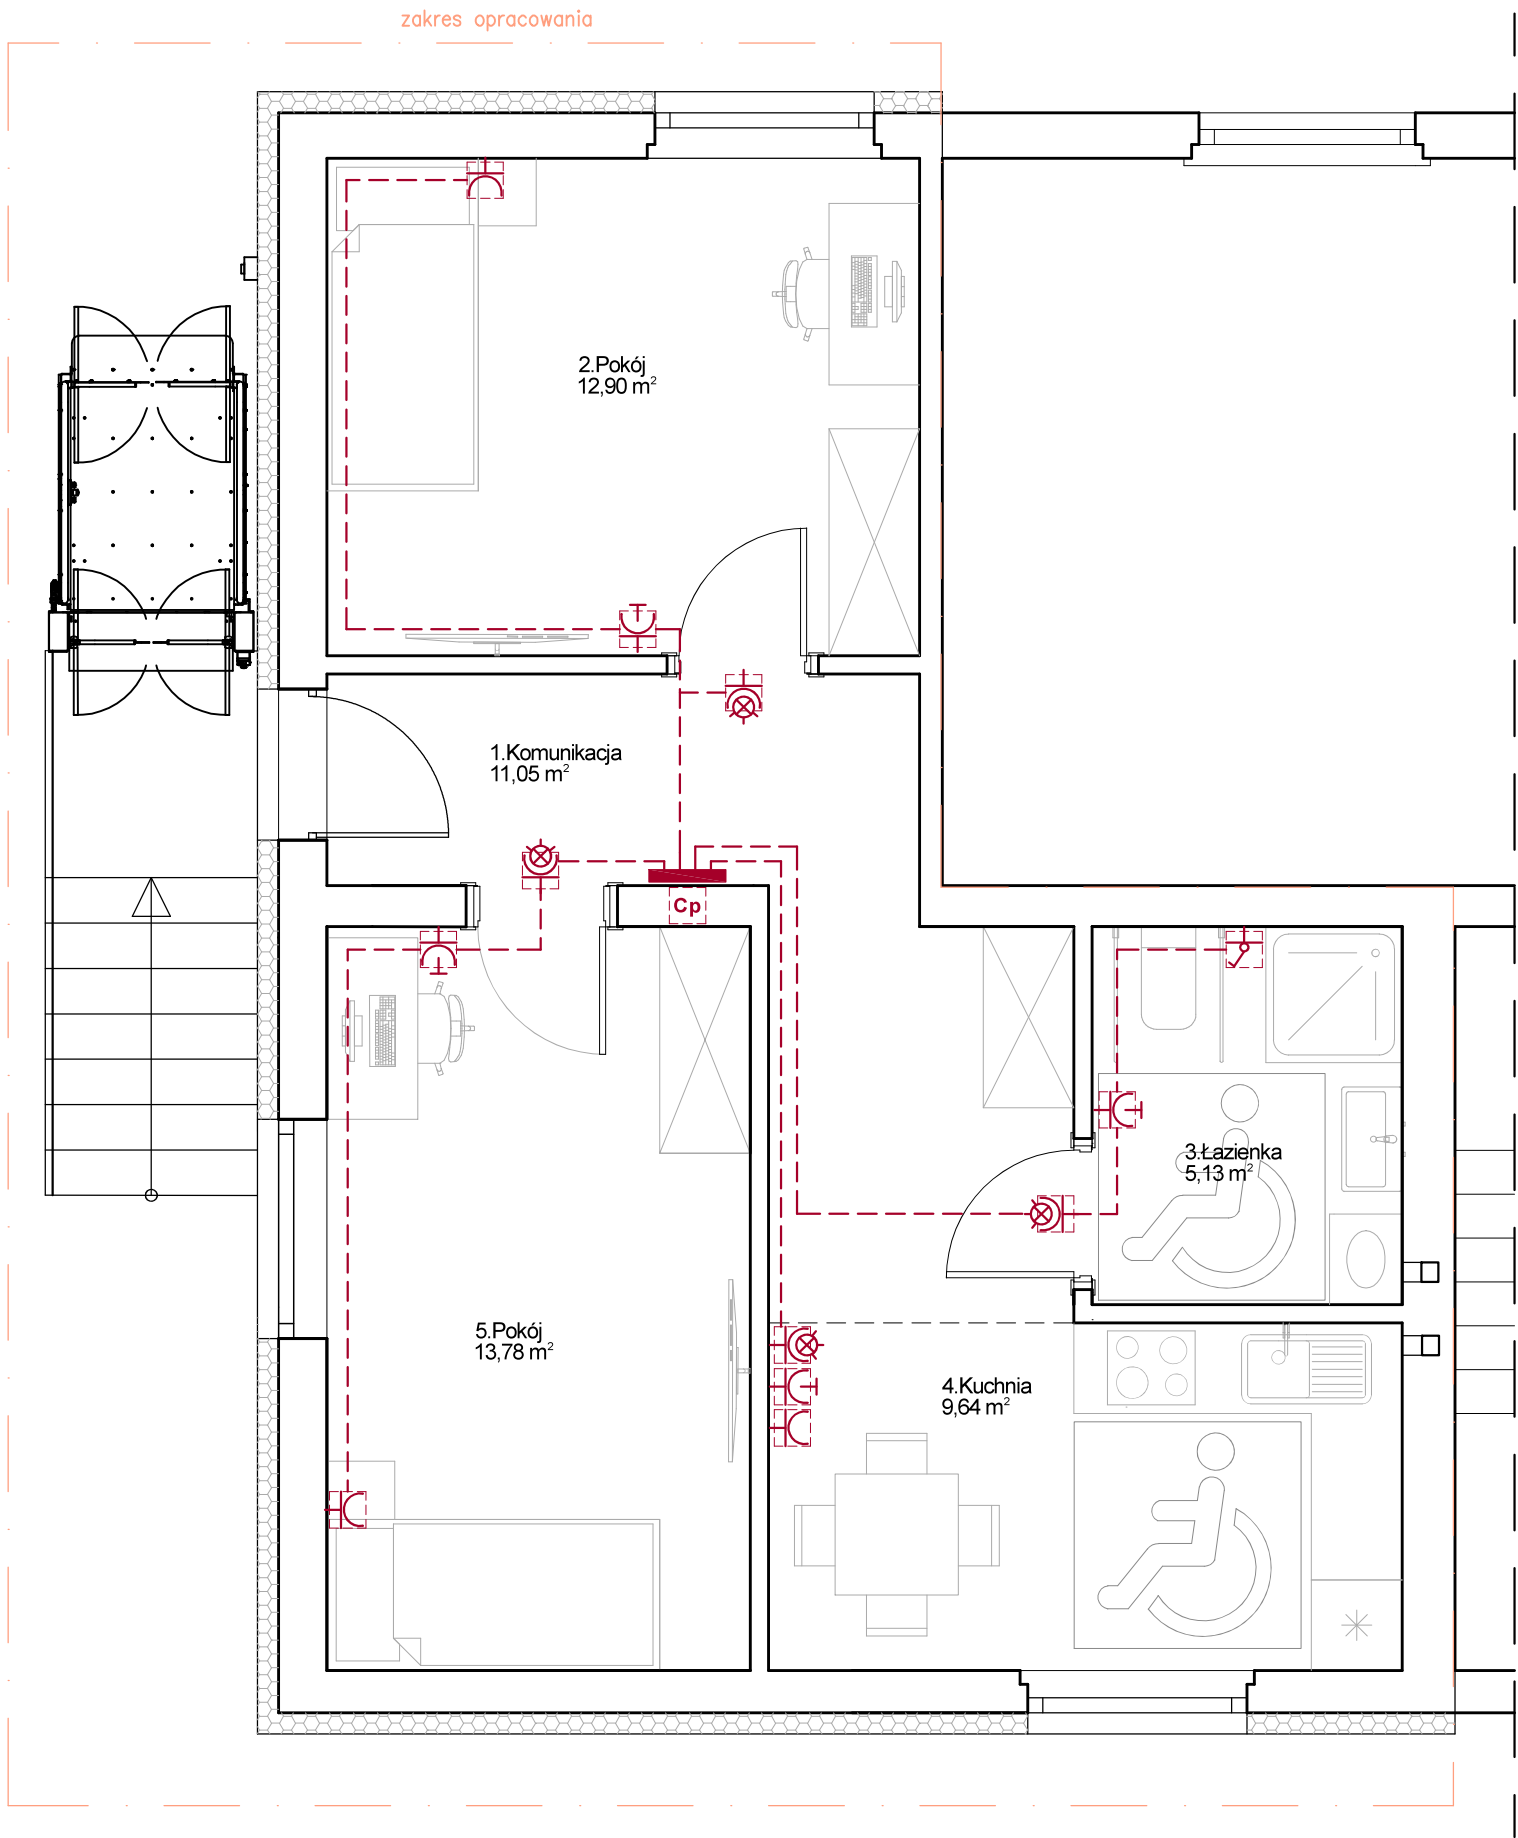

LEGENDA:

- Centralka systemu przywoławczego
- FAP 3002 - Wyłącznik pociągowy w łazience
- FOT 3103 - Gniazdo Jack 6,3 - Gniazdo przycisku ręcznego
- FIM 1000 - Lampka sygnałowa czerwona
- FEH 1001 - Kasownik przy drzwiach

Prawa autorskie zastrzeżone. Wykorzystywanie, kopiowanie i rozpowszechnianie dokumentacji bez zgody projektanta - zabronione. Projektant zastrzega sobie prawo wprowadzania zmian.

JEDNOSTKA PROJEKTOWA:	PRACOWNIA PROJEKTOWA "ZIBI" Joanna Prucnal 44 - 280 Rydułtowy, ul. Karola Miarki 13 Regon: 240664961, NIP: 647 217 56 32 tel. 692 303 105, 698 411 069, e-mail: prucnal@go2.pl	
INWESTOR:	Gmina Kuźnia Raciborska ul. Słowackiego 4 47-420 Kuźnia Raciborska	
TEMAT:	Przebudowa lokalu użytkowego wraz ze zmianą sposobu użytkowania na mieszkanie wspomagane	
ADRES INWESTYCJI:	dz. nr: 265/44 i 265/50, ul. Kościuszki 6B/1, 47-420 Kuźnia Raciborska	
FAZA OPRAWOWANIA:	PROJEKT ARCHITEKTONICZNO- BUDOWLANY	
NAZWA RYSUNKU:	Rzut parteru - projekt - instalacja przyzywowa	
PROJEKTANT:	inż. Andrzej MAZURCZYK upr. nr SLK/1104/PWOT/05, SLK/BT/4079/06 upr. bud. do projektowania i kierowania robotami bud. bez ograniczeń w spec. telekomunikacyjnej	podpis:
nr rys.:	T1	data: Lipiec 2026
	skala: 1:50	