
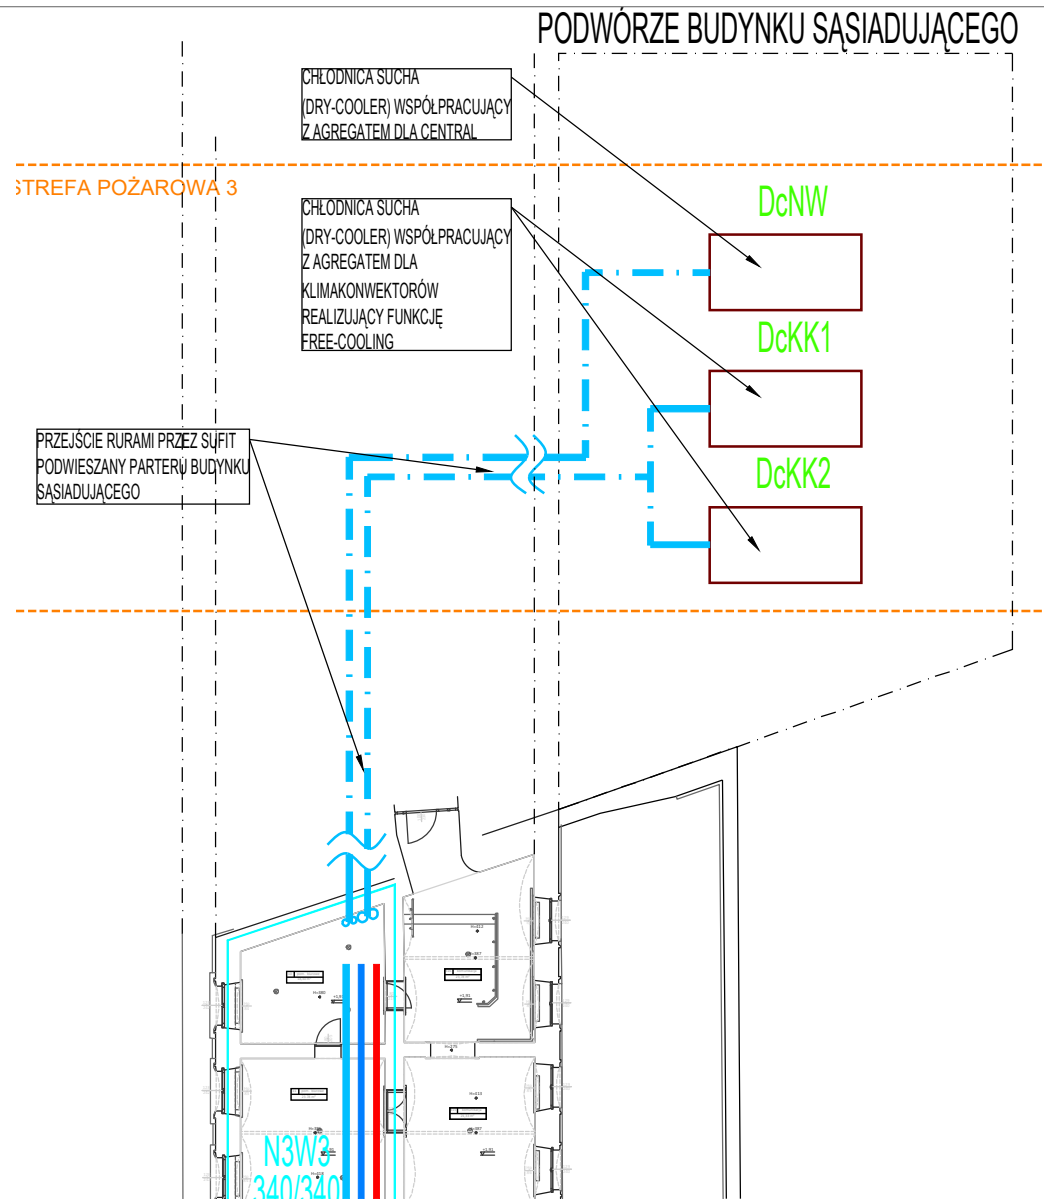
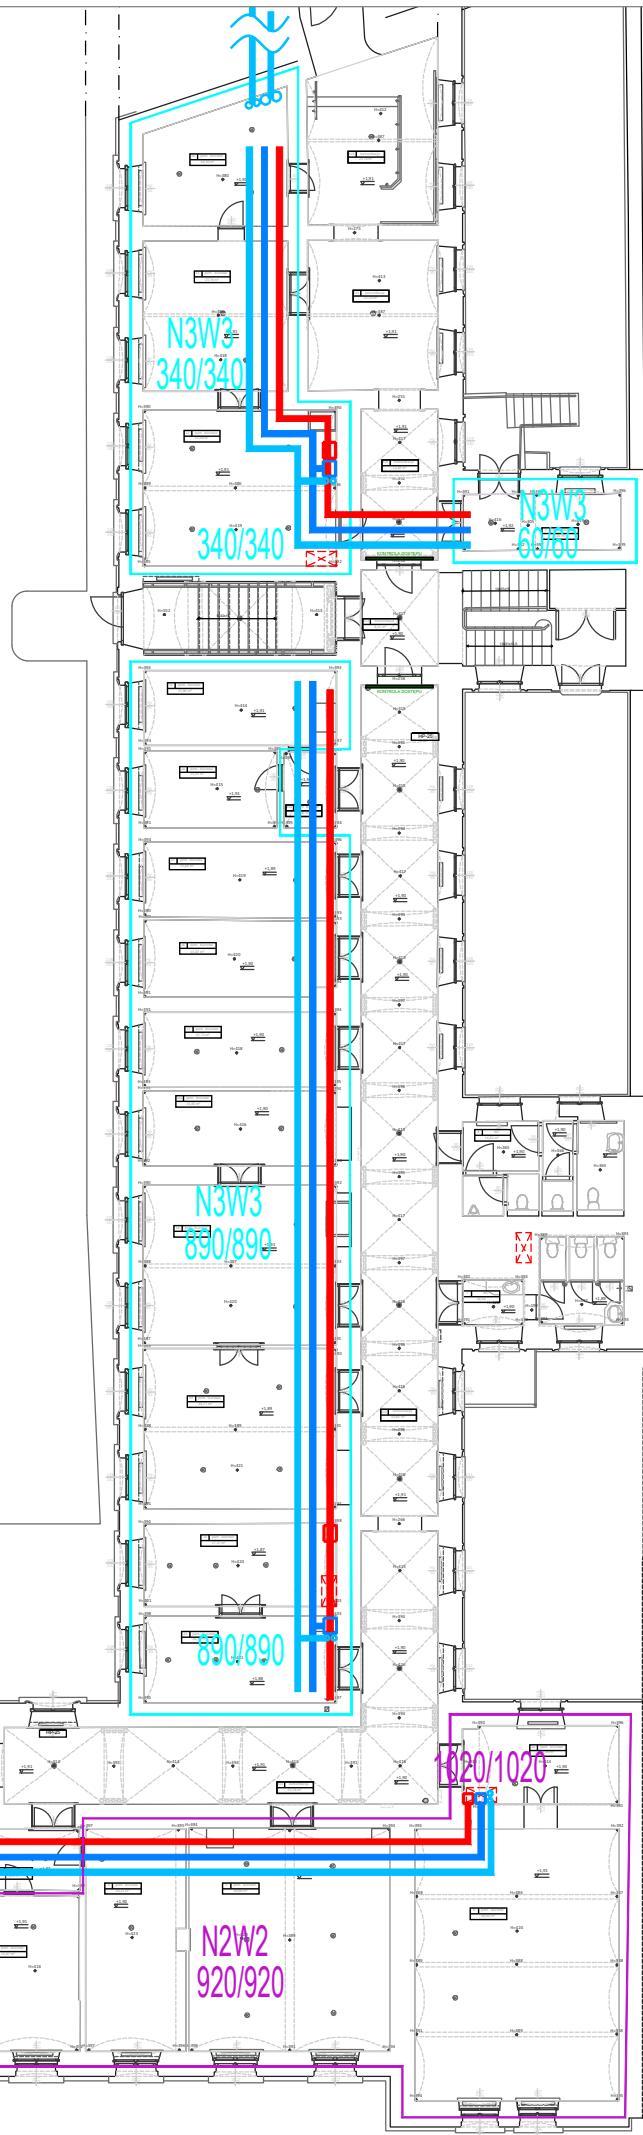


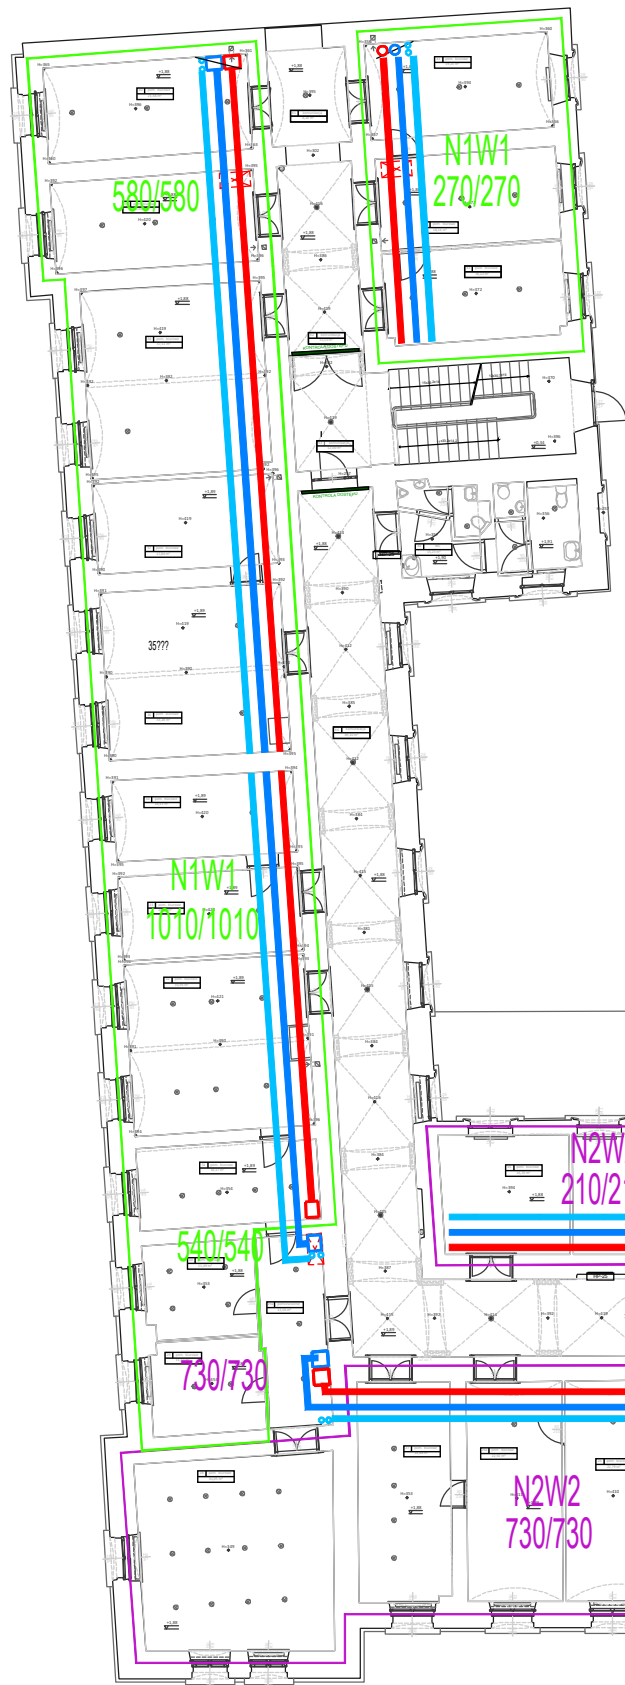

LEGENDA

- KANAŁY POWIETRZA NAWIEWANEGO
- KANAŁY POWIETRZA WYWIEWANEGO
- KANAŁY POWIETRZA ŚWIEŻEGO
- KANAŁY POWIETRZA USUWANEGO
- RUROCIĄGI CHŁŁÓD WODA LODOWA
- RUROCIĄGI CHŁŁÓD 35% ROZTWÓR GLIKOLU ETYLENOWEGO
- URZĄDZENIA

ENSUI STUDIO

ŁUKASZ STOŻEK

30-381 KRAKÓW UL. BOBROWA 34 A

tel. 603333301, e-mail: lukasztozek@gmail.com

Nazwa inwestycji:

OPRACOWANIE KONCEPCYJNO-PROJEKTOWE W ZAKRESIE MODERNIZACJI BUDYNKU BIUROWEGO URZĘDU PRZY UL. BASZTOWEJ 22 W KRAKOWIE

Adres inwestycji:

dz. nr 155 , obr. 8 Śródmieście
ul. Basztowa 22, 31-156 Kraków

Identyfikator działki:

126105_9_0008.155

Inwestor :

Małopolski Urząd Wojewódzki, ul. Basztowa 22, 31-156 Kraków

Faza/Branża :

PROJEKT KONCEPCYJNY/
WENTYLACJA I KLIMATYZACJA

Projektant:

mgr inż. Adam Kopacz,
Upr.: MAP/0437/POOS/10, w specjalności Sanitarnej

Zespół projektowy:

mgr inż. Adam Kopacz
mgr inż. Rafał Dąbrowa

Sprawdzający :

mgr inż. Rafał Dąbrowa,
Upr.: MAP/0585/PWBS/18, w specjalności Sanitarnej

Temat :

RZUT PARTERU - WENTYLACJA I KLIMATYZACJA

Data :

06.2026

Skala :

1:250

Nr. rys :

WM.01