


BUDYNEK USŁUGOWY/SZATNIA					
1.1	ZAPLECZE	14,13	1.7	NATRYSK	6,19
1.2	WC	1,45	1.8	WC	0,88
1.3	WC	0,64	1.9	WC	0,88
1.4	NATRYSK	5,10	1.10	MAGAZYM	1,93
1.5	SALA	47,49	1.11	MAGAZYN	6,18
1.6	SZATNIA	13,73	1.12	KORYTARZ	4,85

RAZEM 103,45

-  GNIAZDO ZEWNĘTRZNE (1x400V 16A,)
-  WPUST ZASILAJĄCY TRÓJFAZOWY
-  WPUST ZASILAJĄCY JEDNOFAZOWY
-  GNIAZDO WTYKOWE 1FAZ+0 PT.

INSTALACJA GNIAZD WTYKOWYCH WYKONANA PRZEWODEM N2XH 3x2.5mm2
INSTALACJA WYKONANA JAKO PODTYNKOWA
GNIAZDA W ŁAZIENKACH BRYZGOSZCZELNE NA WYS. 1.4m OD POSADZKI
POZOSTAŁE GNIAZDA ZAMONTOWAĆ NA WYS. 0.3m OD POSADZKI
LOKALIZACJE WYPUSTÓW POD: ZASILANIE MAT GRZEJNYCH, BOJLERÓW
USTALIĆ NA ETAPIE WYKONYWANIA PRAC INSTALACYJNYCH

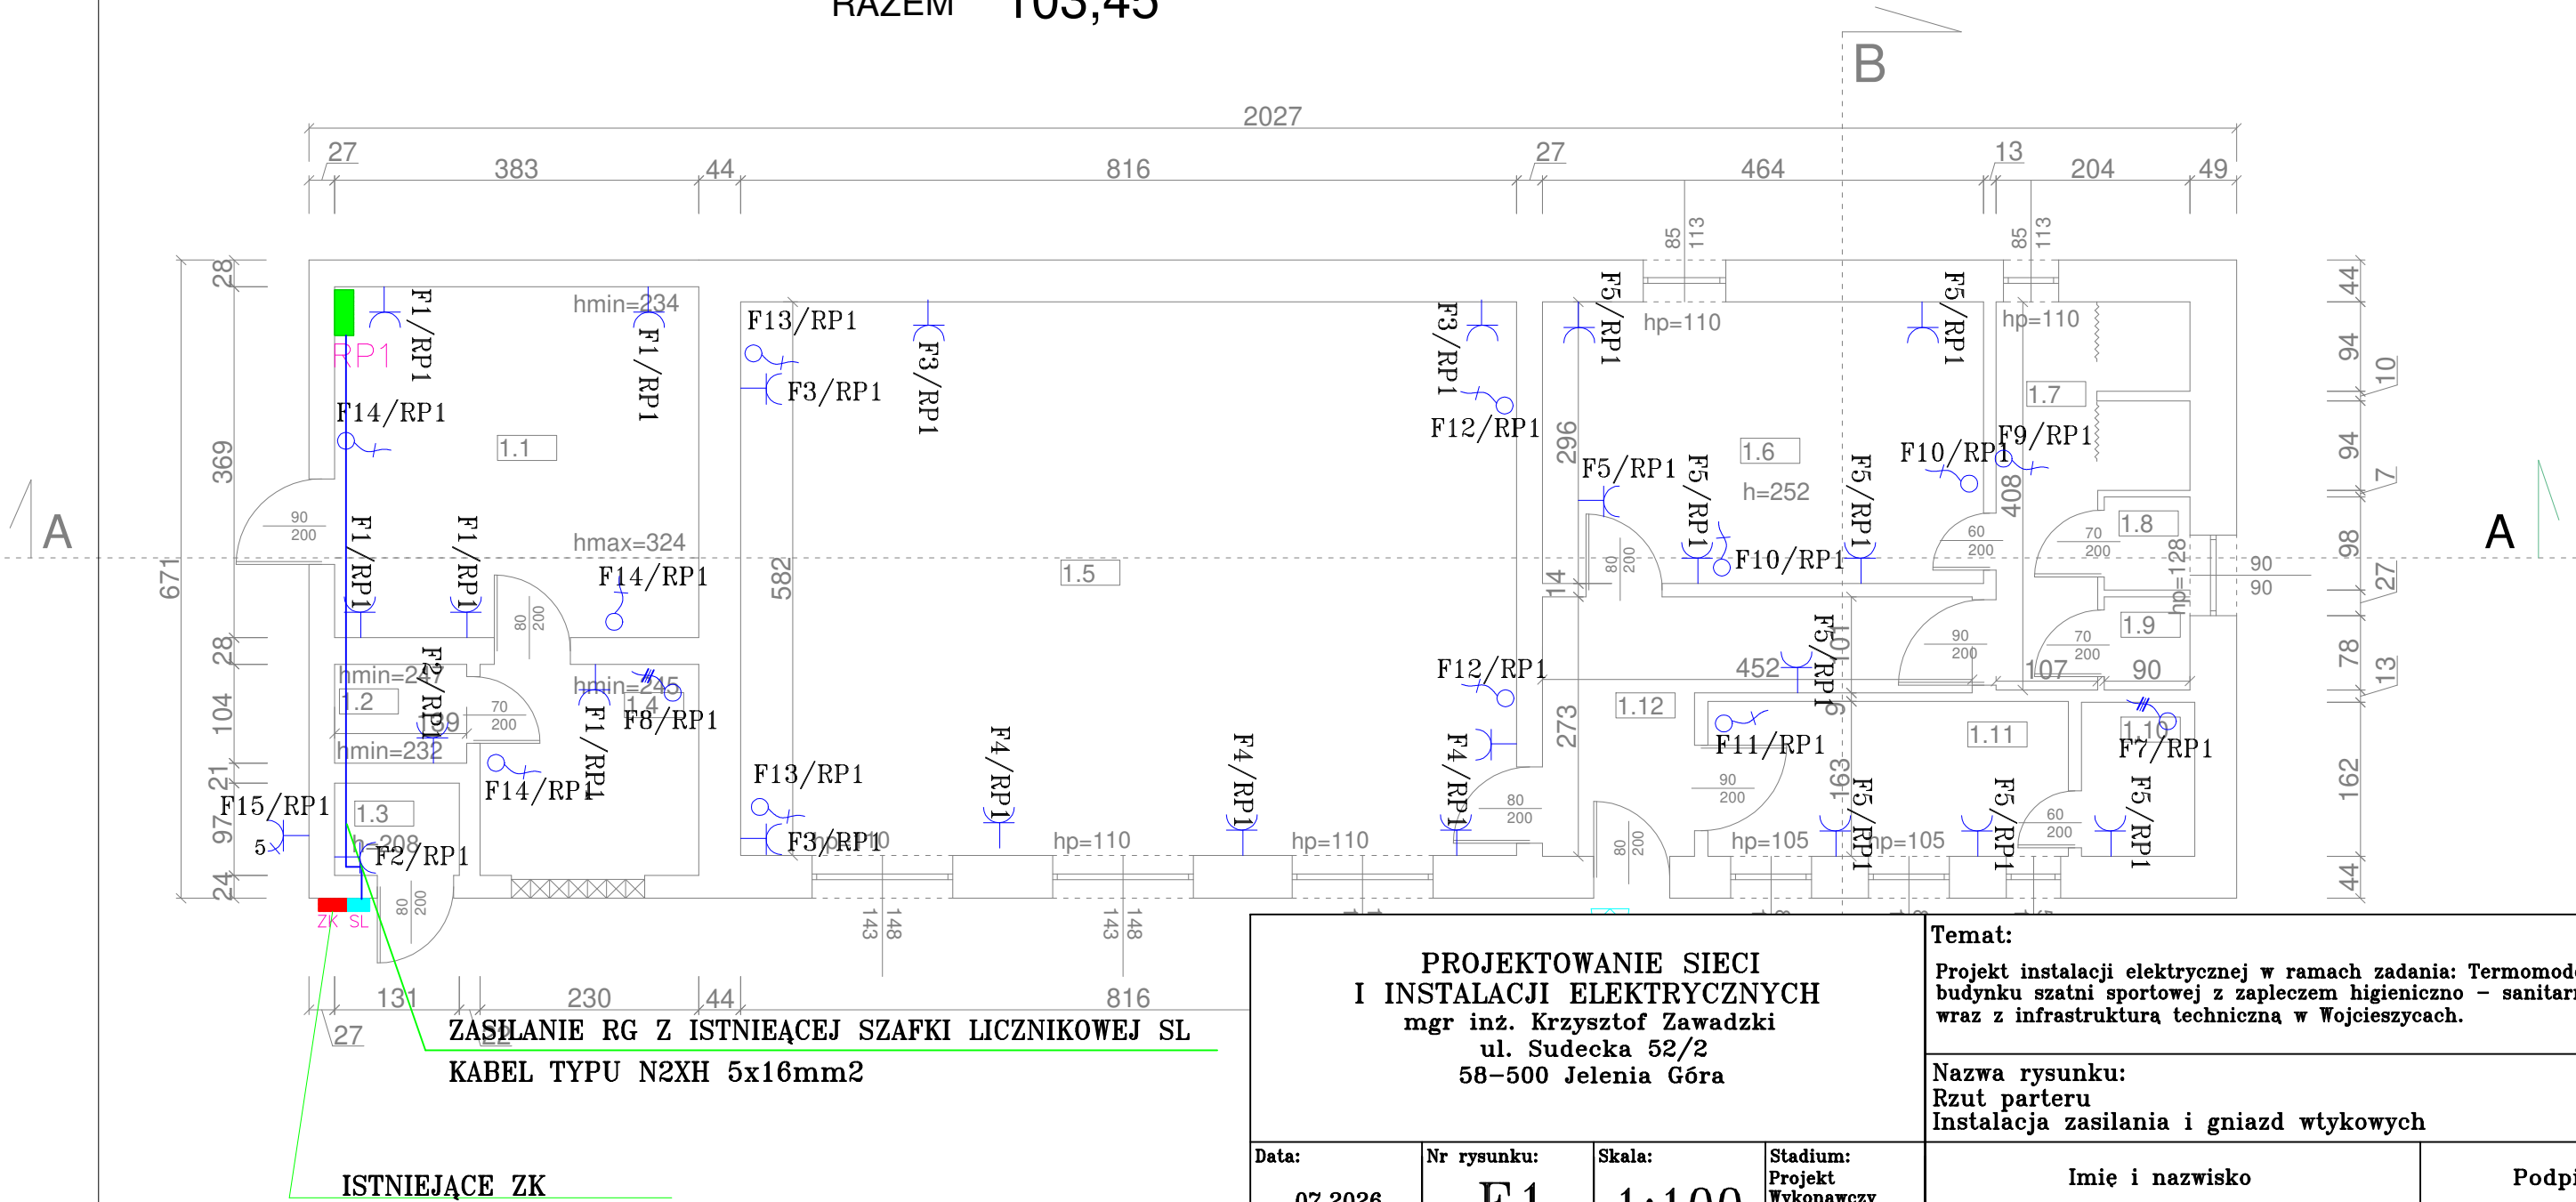

PROJEKTOWANIE SIECI I INSTALACJI ELEKTRYCZNYCH mgr inż. Krzysztof Zawadzki ul. Sudecka 52/2 58-500 Jelenia Góra				Temat: Projekt instalacji elektrycznej w ramach zadania: Termomodernizacja budynku szatni sportowej z zapleczem higieniczno – sanitarnym wraz z infrastrukturą techniczną w Wojcieszycach.	
				Nazwa rysunku: Rzut parteru Instalacja zasilania i gniazd wtykowych	
Data: 07.2026	Nr rysunku: E1	Skala: 1:100	Stadium: Projekt Wykonawczy	Imię i nazwisko	Podpis
Inwestor: GMINA STARA KAMIENICA ul. Kamieniecka 11 58-512 Stara Kamienica			Projektant: mgr inż. Krzysztof Zawadzki upr. budowlane w specjalności inst. i urządzeń elektrycznych i elektroenergetycznych do projektowania i do kierowania robotami budowlanymi bez ograniczeń nr upr. 173/DOŚ/13, nr izby DOŚ/IE/0282/13		
			Sprawdzający:	mgr inż. Jakub Rożek upr. budowlane w specjalności inst. i urządzeń elektrycznych i elektroenergetycznych do projektowania i do kierowania robotami budowlanymi bez ograniczeń nr upr. 171/DOŚ/14, nr izby DOŚ/IE/0370/14	