


BUDYNEK USŁUGOWY/SZATNIA					
1.1	ZAPLECZE	14,13	1.7	NATRYSK	6,19
1.2	WC	1,45	1.8	WC	0,88
1.3	WC	0,64	1.9	WC	0,88
1.4	NATRYSK	5,10	1.10	MAGAZYM	1,93
1.5	SALA	47,49	1.11	MAGAZYN	6,18
1.6	SZATNIA	13,73	1.12	KORYTARZ	4,85

RAZEM 103,45

INSTALACJA OŚWIETLENIOWA WYKONANA JAKO PODTYNKOWA
PRZEWODY ZASILAJĄCE TYPU N2XH 3x2.5mm2
PRZEWODY DO LAMP I WYŁĄCZNIKÓW TYPU N2XH 3x1.5mm2
OPRAWY:
A.1 – OPRAWA LED 36W
A.2 – OPRAWA LED 36W
B.1 – OPRAWA LED 16W
B.2 – OPRAWA LED 26W
C.1 – OPRAWA LED 43W
D.1 – OPRAWA LED 5W
E.1 – NAŚWIETLACZ LED 20W 4K Z CZUJNIKIEM RUCHU

EW1 EW2 OPRAWA EWAKUACYJNA Z PIKTOGRAMEM
AW1 AW2 OPRAWA AWARYJNA
AWZ OPRAWA AWARYJNA ZEWN.

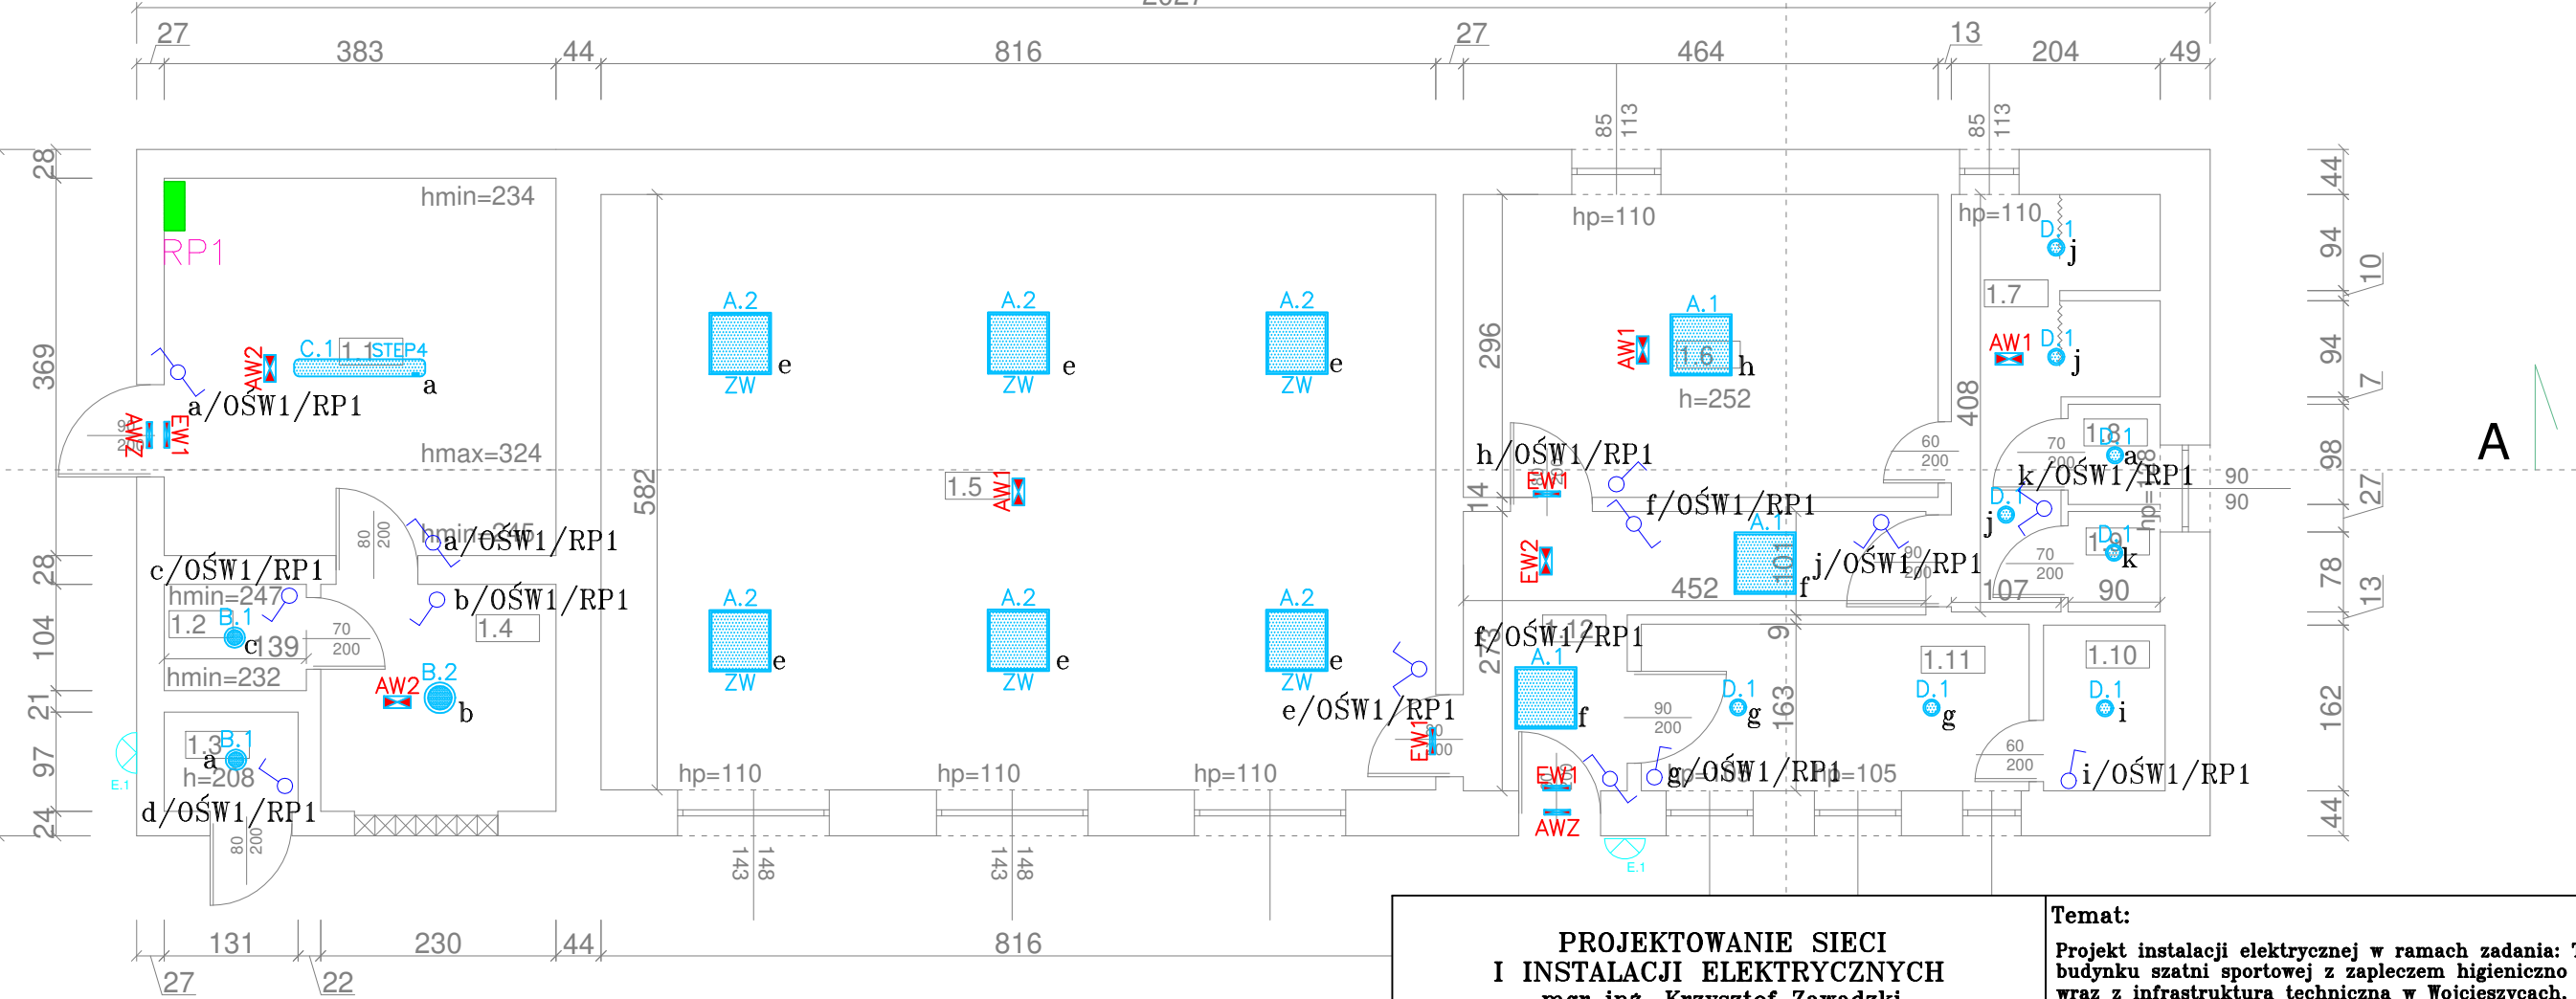

PROJEKTOWANIE SIECI I INSTALACJI ELEKTRYCZNYCH mgr inż. Krzysztof Zawadzki ul. Sudecka 52/2 58-500 Jelenia Góra				Temat: Projekt instalacji elektrycznej w ramach zadania: Termomodernizacja budynku szatni sportowej z zapleczem higieniczno – sanitarnym wraz z infrastrukturą techniczną w Wojcieszycach.	
				Nazwa rysunku: Rzut parteru Instalacja oświetlenia	
Data: 07.2026	Nr rysunku: E2	Skala: 1:100	Stadium: Projekt Wykonawczy	Imię i nazwisko	Podpis
Inwestor: GMINA STARA KAMIENICA ul. Kamieniecka 11 58-512 Stara Kamienica			Projektant:	mgr inż. Krzysztof Zawadzki upr. budowlane w specjalności inst. i urządzeń elektrycznych i elektroenergetycznych do projektowania i do kierowania robotami budowlanymi bez ograniczeń nr upr. 173/DOŚ/13, nr isby DOŚ/IE/0282/13	
			Sprawdzający:	mgr inż. Jakub Rożek upr. budowlane w specjalności inst. i urządzeń elektrycznych i elektroenergetycznych do projektowania i do kierowania robotami budowlanymi bez ograniczeń nr upr. 171/DOŚ/14, nr isby DOŚ/IE/0370/14	