


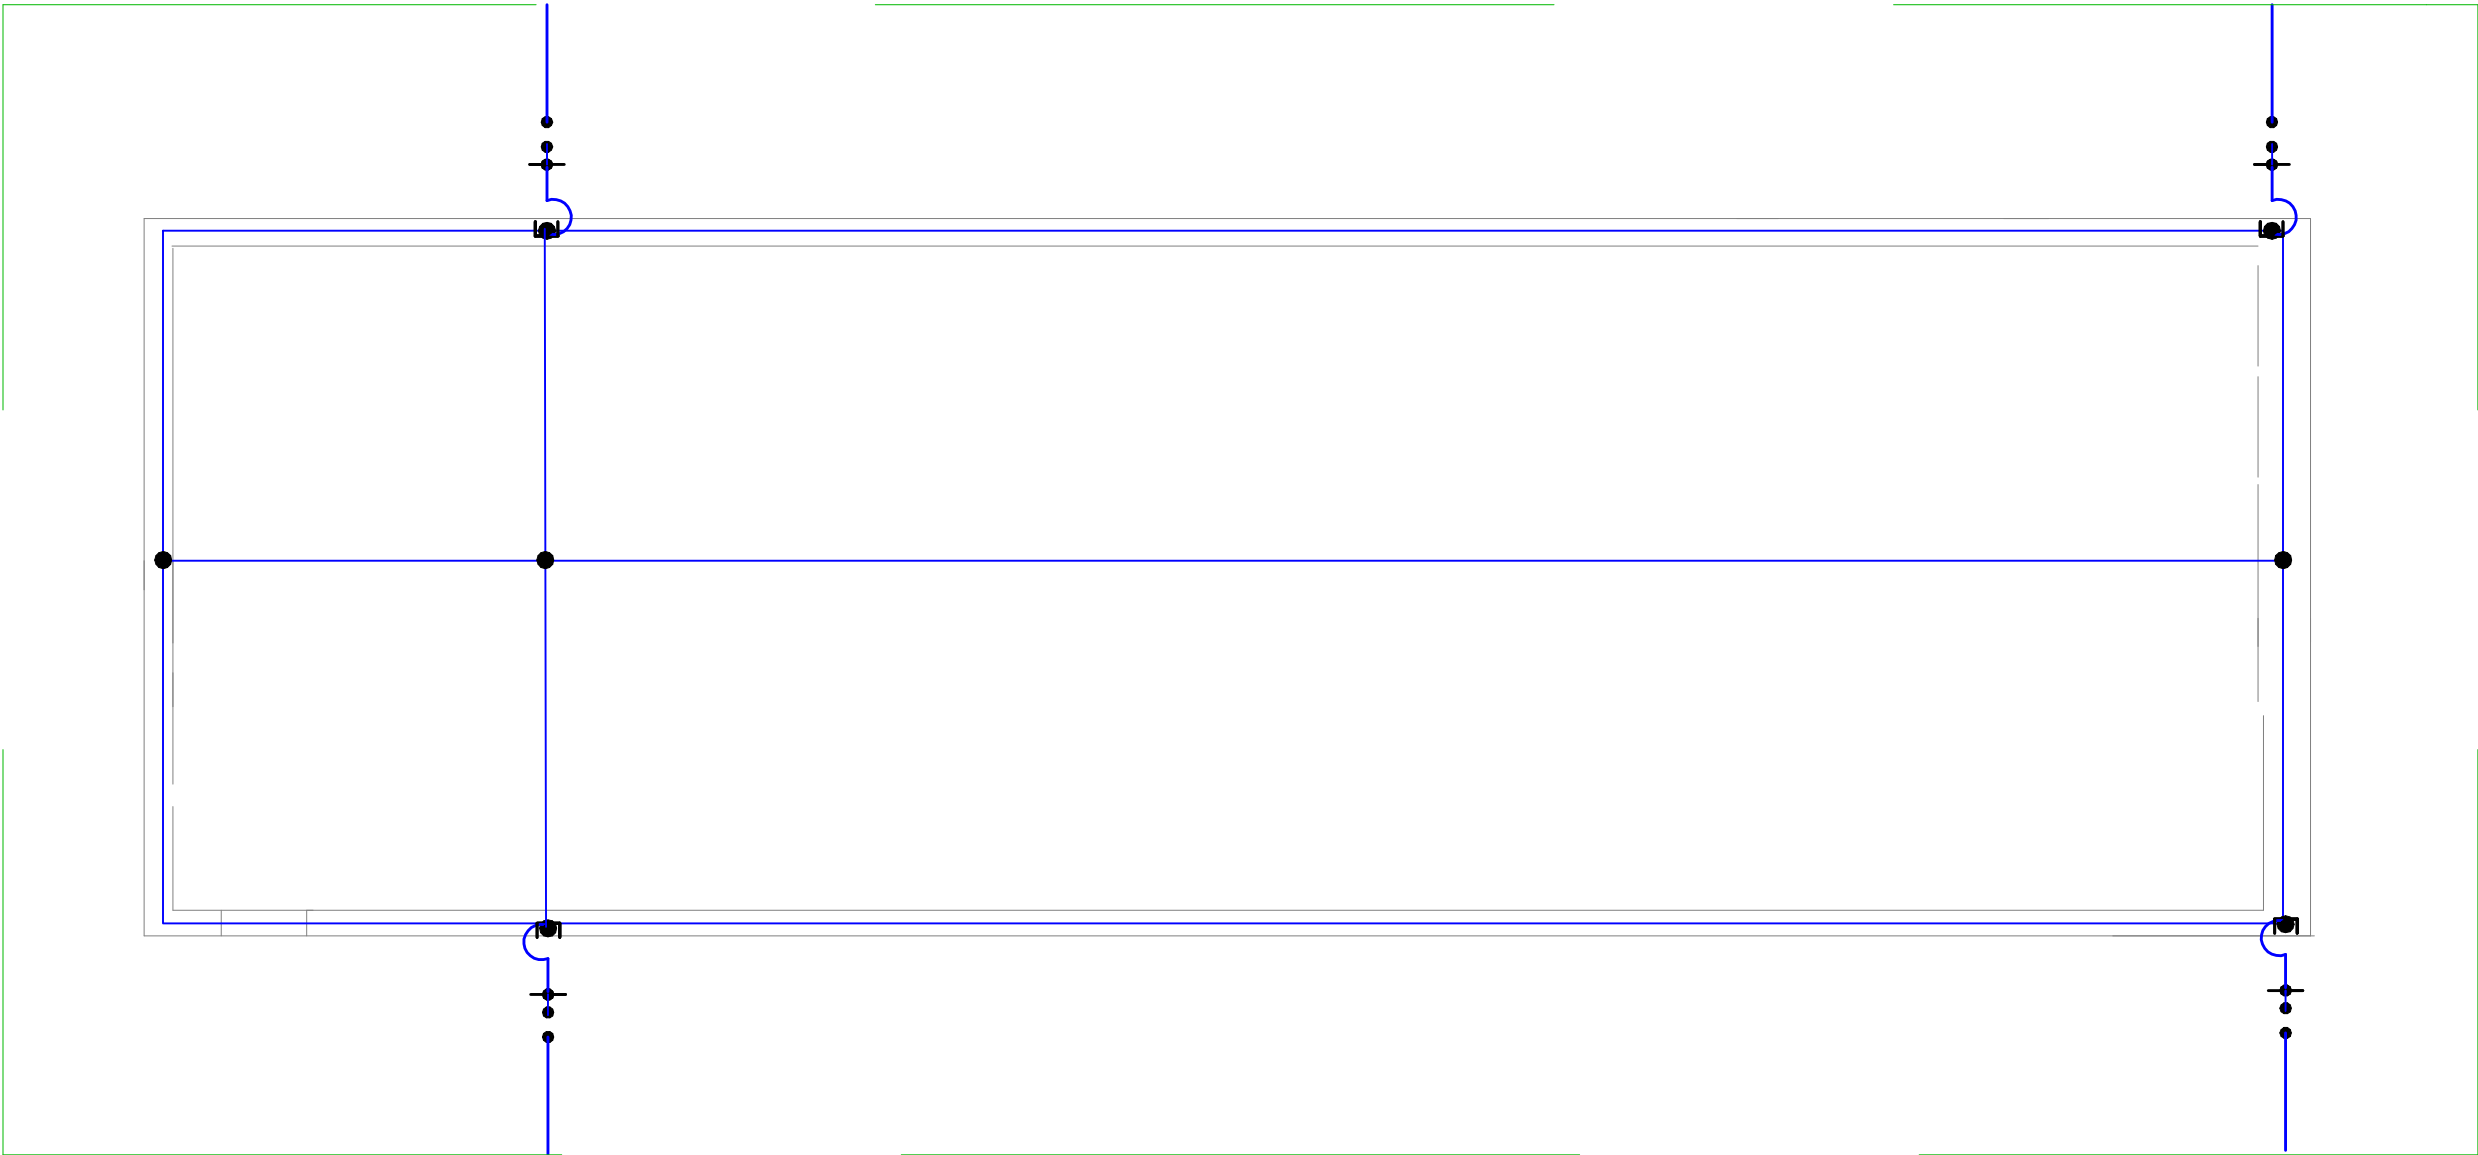

- 1

Instalację piorunochronną wykonać w postaci zwodów poziomych nienaprzężanych na uchwytych przy pomocy drutu Fe/Zn fi 8mm.
- 2

Zwody pionowe wykonać drutem Fe/Zn fi 8mm.
- 3

Zwody pionowe mocować za pomocą śrub naciagowych.
- 4

 K-422 zacisk kontrolny na wys.ok.1.5m.
- 5

Przewód uziemiający Fe/Zn 30x4mm połączyćw otok
- 6

Połączenia przewodów uziemiających należy wykonać poprzez spawanie, przy czym długość spawu powinna być równa co najmniej podwójnej szerokości taśmy
- 7

 na kominie wykonać różki
- 8

Przewód uziemiający Fe/Zn 30x4mm połączyć z PEN w złączu
- 9

 Przewód uziemiający Fe/Zn 30x4mm

PROJEKTOWANIE SIECI I INSTALACJI ELEKTRYCZNYCH mgr inż. Krzysztof Zawadzki ul. Sudecka 52/2 58-500 Jelenia Góra				Temat: Projekt instalacji elektrycznej w ramach zadania: Termomodernizacja budynku szatni sportowej z zapleczem higieniczno – sanitarnym wraz z infrastrukturą techniczną w Wojcieszycach.	
				Nazwa rysunku: Rzut dachu Instalacja odgromowa	
Data: 07.2026	Nr rysunku: E3	Skala: 1:100	Stadium: Projekt Wykonawczy	Imię i nazwisko	Podpis
Inwestor: GMINA STARA KAMIENICA ul. Kamieniecka 11 58-512 Stara Kamienica			Projektant:	mgr inż. Krzysztof Zawadzki upr. budowlane w specjalności inst. i urządzeń elektrycznych i elektroenergetycznych do projektowania i do kierowania robotami budowlanymi bez ograniczeń nr upr. 173/DOŚ/13, nr izby DOŚ/IE/0282/13	
			Sprawdzający:	mgr inż. Jakub Rożek upr. budowlane w specjalności inst. i urządzeń elektrycznych i elektroenergetycznych do projektowania i do kierowania robotami budowlanymi bez ograniczeń nr upr. 171/DOŚ/14, nr izby DOŚ/IE/0370/14	