

MAPA DO CELÓW PROJEKTOWYCH

Skala 1:500

Sekcja 6.126.25.25.1.3.4 – układ 200

Układ wysokościowy PL-EVRF2007-NH

woj. śląskie

powiat: M.Rybnik

jedn. ewid. 247301-1 Rybnik

obreb ewid. 0089 Rybnik AR3; AR 6

Pszdów: 19.10.2022 r.


G-II.6640.14.337.2022

Ks.rob. 157/2022

Mapa do celów projektowych została wykonana bez usidlenia obciążen. Sprawdzone projekty ZUD. Nie wyklucza się istnienia w terenie innych nie wskazanych na niniejszej mapie urządzeń podziemnych, które nie były zgłoszone do inwentaryzacji lub o których brak jest informacji w instytucjach branżowych.

- Legenda:
- sieć kablowa energetyczna
 - sieć wodociągowa
 - sieć gazowa
 - sieć kanalizacyjna
 - sieć ciepłownicza
 - sieć telekomunikacyjna

- linia z mppz
- 201.79 — rzeźno terenu

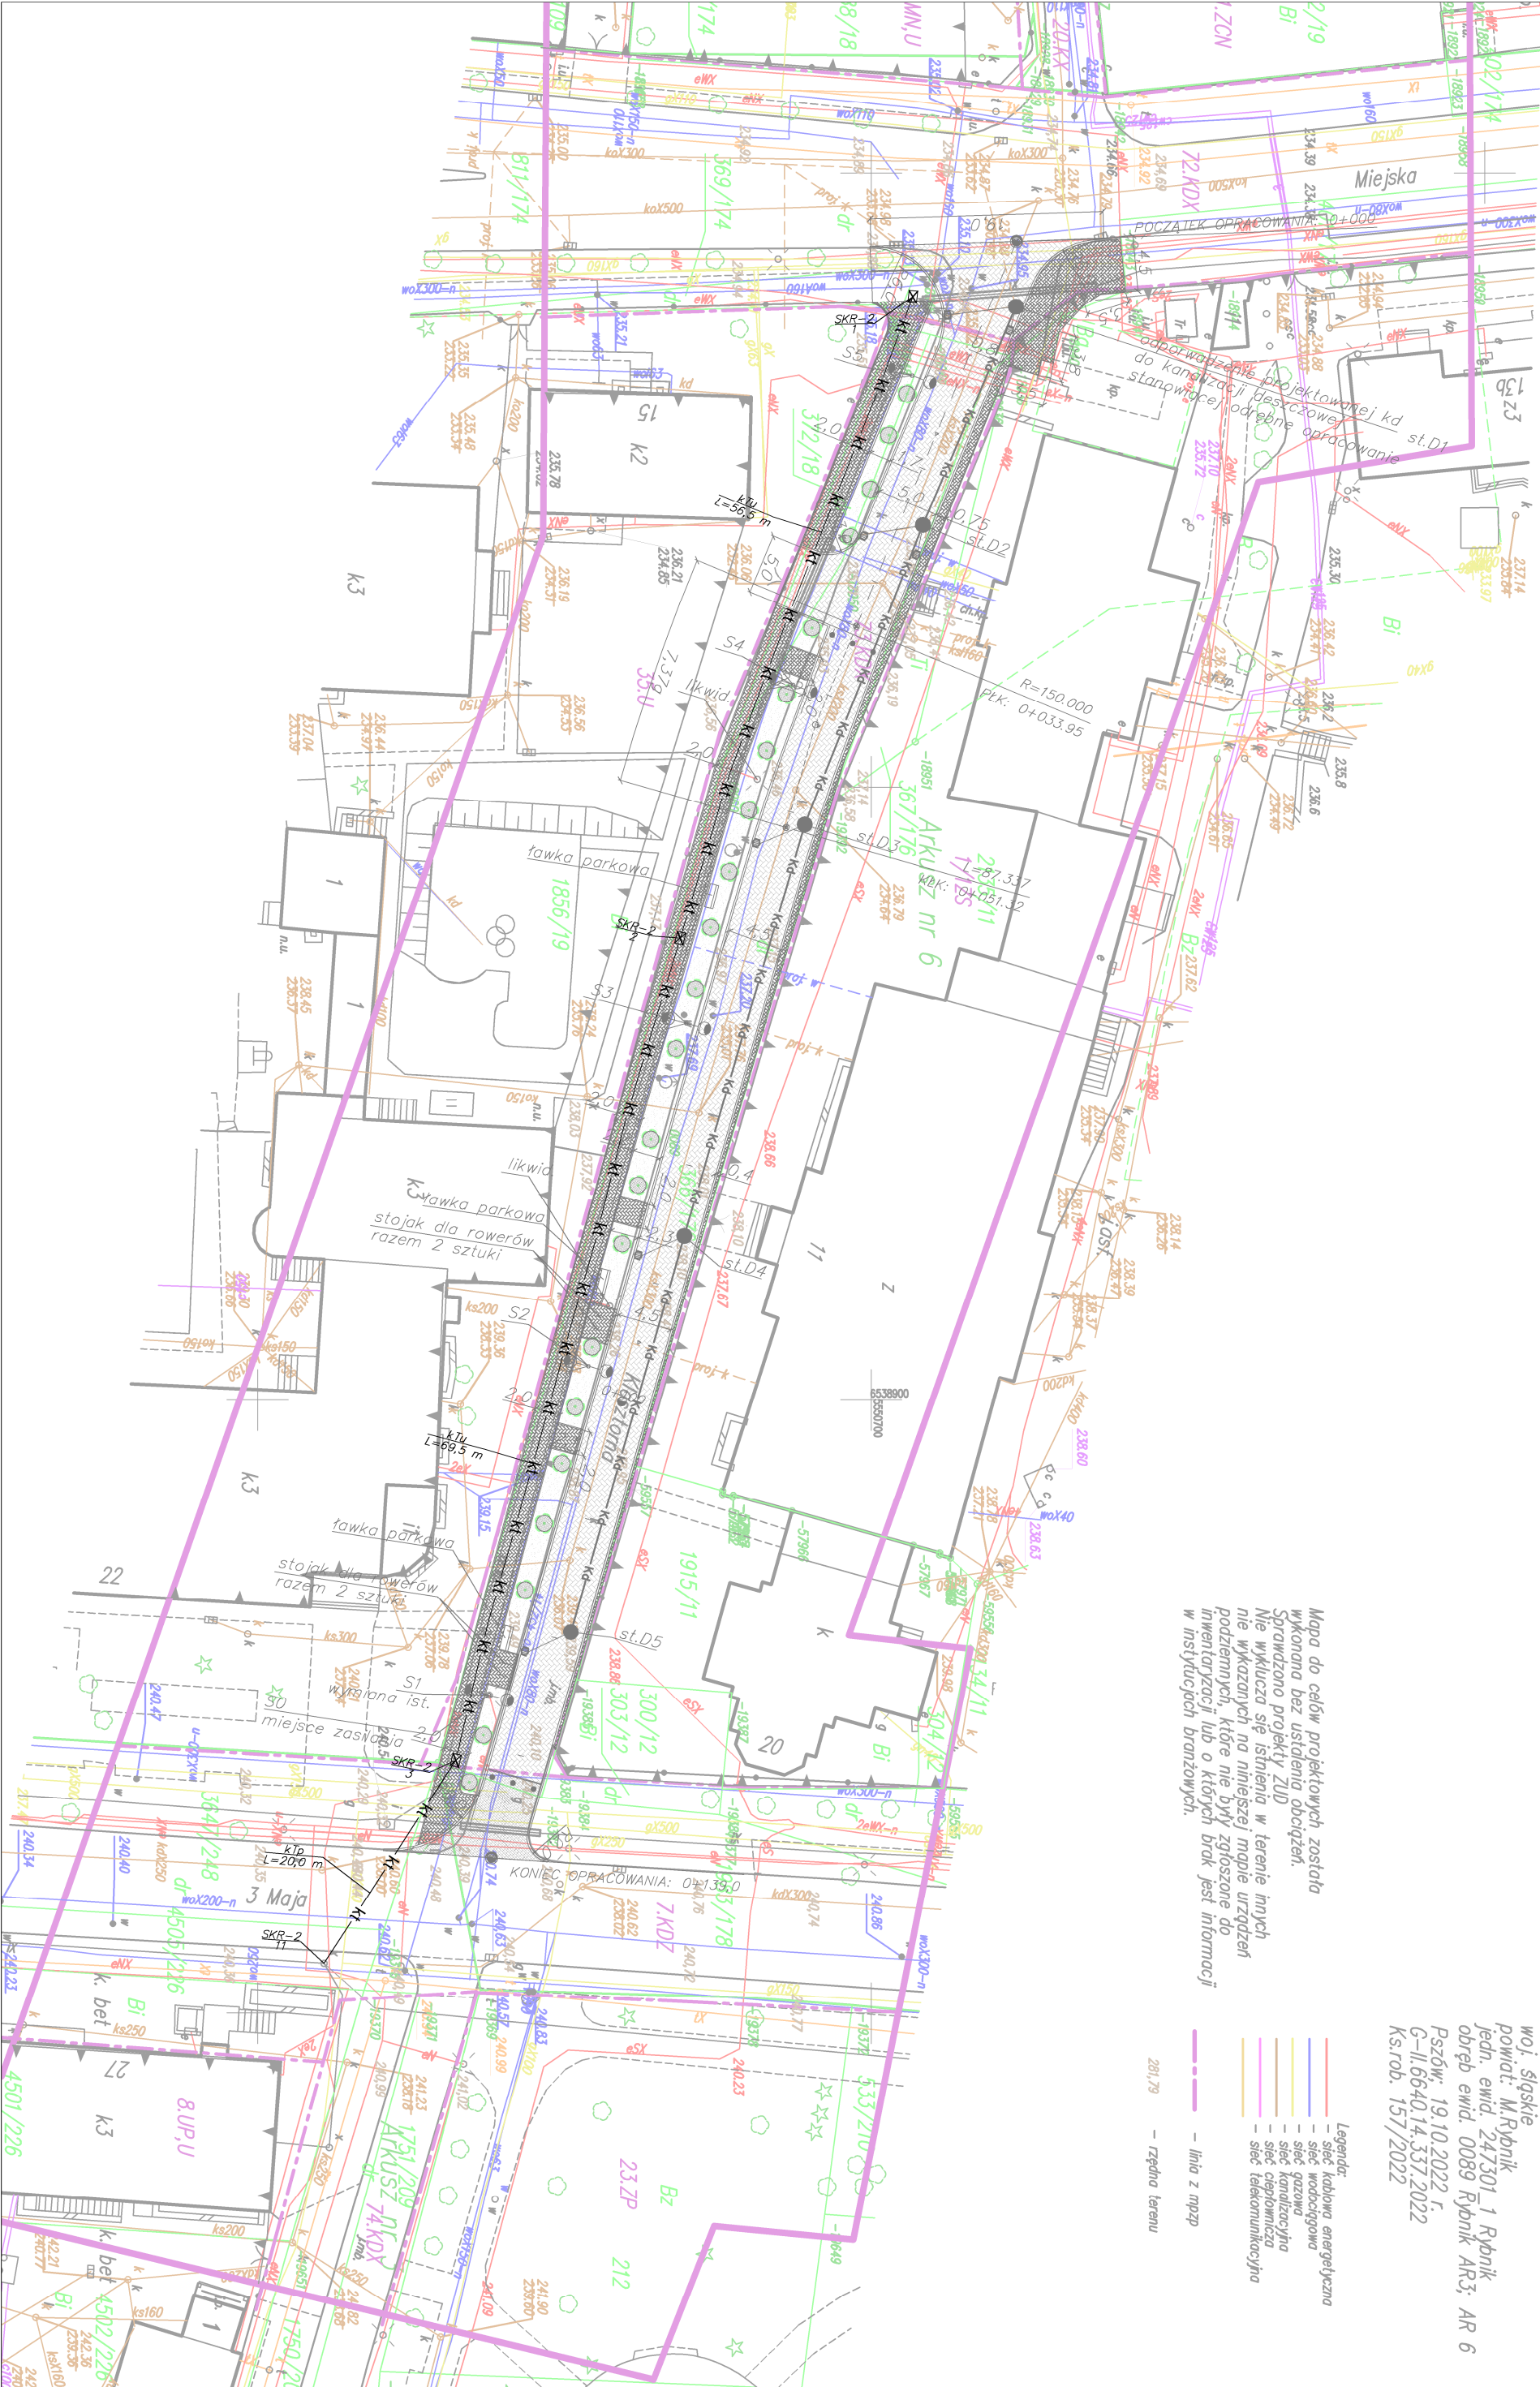

Opis:		Oznaczenie:	
projekt: kanał teletechniczny z studium teletechnicznym		skr-2 2 — kt —	
LEGENDA :			
BPU "ALDA" s.c.; Hanna i Janusz Franciszek			
Wodzisław Śl.,			
ul. Skrzyszowska 39c			
Temat:			
"Rozbudowa ul.Kiosztowej w Rybniku"			
Inwestor:		Rys.Nr.1	
Branża:		DROGOWA, INSTALACYJNA	
Rysunek:		Projekt zagospodarowania terenu	
Projektant:		mgr inż. Kinga Maś	
upr. bud. SLK/4166/P00D/12		skala:	
inż. Andrzej Mazureczyk		1:500	
upr. bud. SLK/1104/PWOT/05		Data:	
		03.2023	