


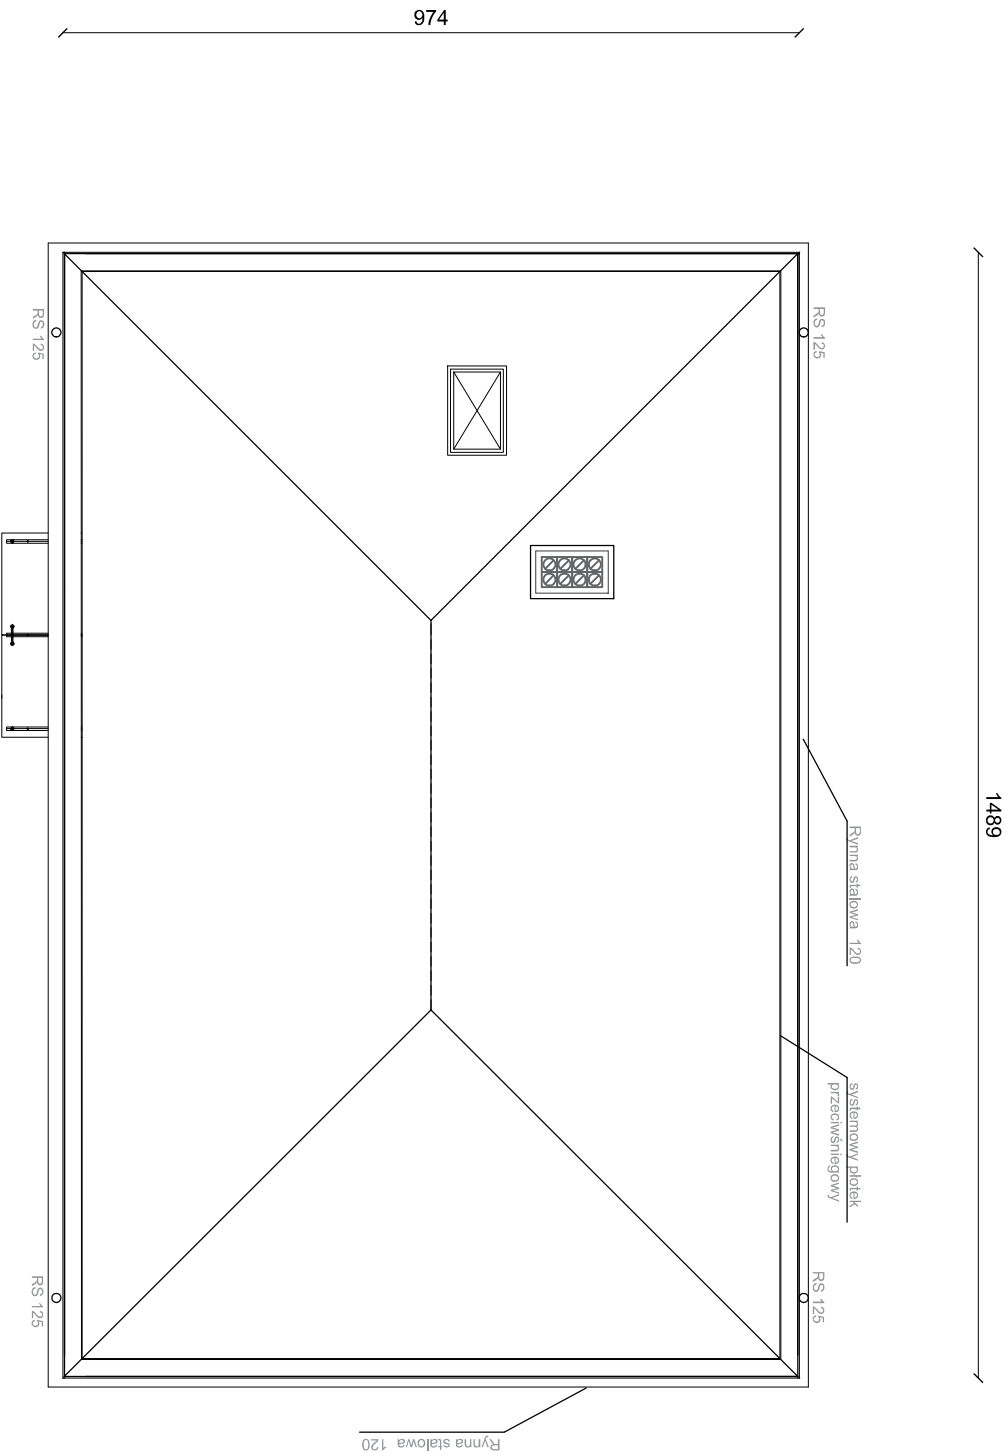

ZADANIE: Budowa świetlicy wiejskiej w Pcinie			
INWESTOR: Gmina Ciepiałów ul. Czachowskiego 1, 27-310 Ciepiałów			
LOKALIZACJA: dz. nr ew.51/1 obręb 0022 Pcin			
TYTUŁ RYSUNKU: rzut dachu			
PROJEKTOWAŁ:	NR UPRAWNIEN:	PODPIS:	
SPRAWDZIŁ:			
OPRACOWAŁ:			
STADIUM: PROJEKT TECHNICZNY	DATA: 12.2025r.	SKALA: 1:100	NR RYS.: A.3