


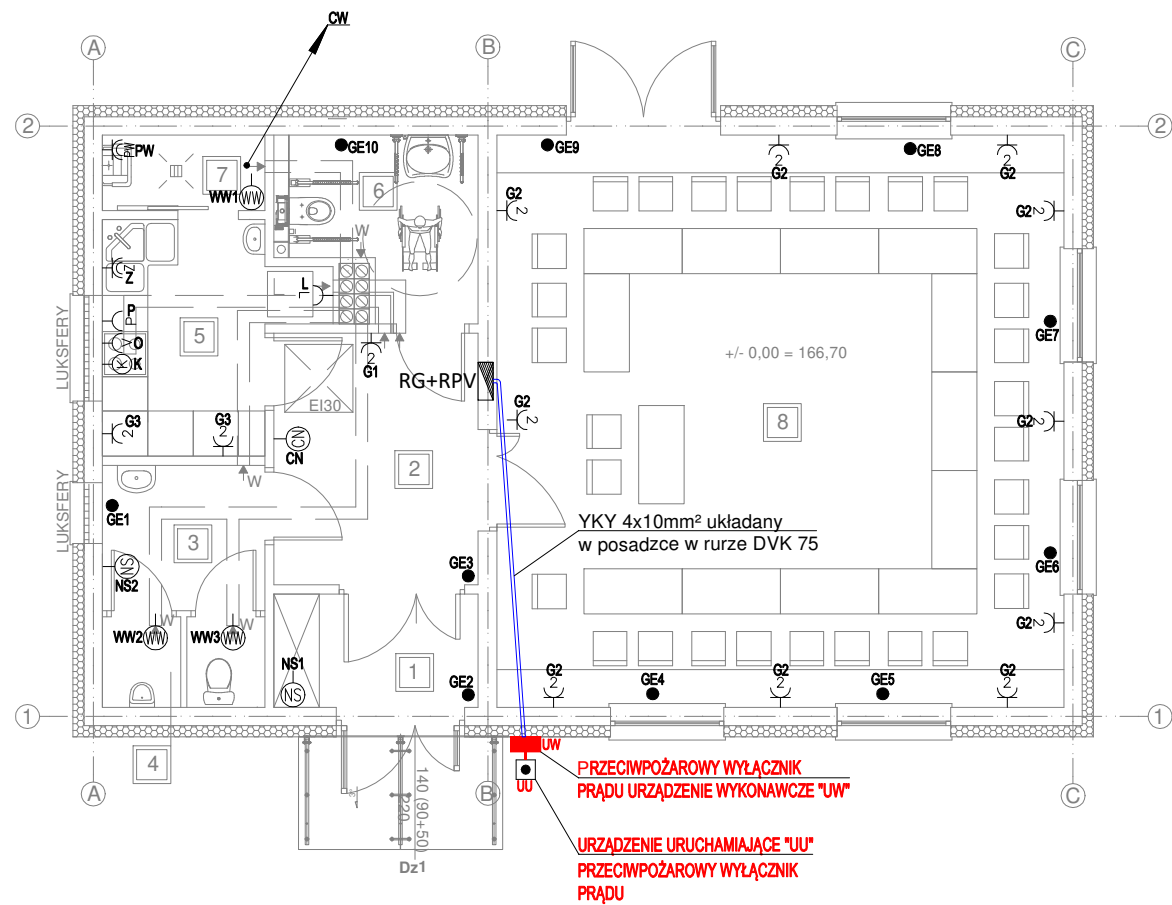

nr pom.	nazwa pomieszczenia	posadzka	powierzchnia
1	wiatrołap	gress	4,05 m2
2	komunikacja	gress	8,99 m2
3	przedsionek WC M	gress	4,13 m2
4	WC męski	gress	2,48 m2
5	kuchnia	gress	7,41 m2
6	WC damski i niepełnospr.	gress	5,57 m2
7	pom. porządkowe	gress	2,15 m2
8	sala świetlicy	gress	56,78 m2
suma powierzchni (m2)			91,56 m2

ZADANIE: Budowa świetlicy wiejskiej w Pcinie			
INWESTOR: Gmina Ciepiałów ul. Czachowskiego 1, 27-310 Ciepiałów			
LOKALIZACJA: dz. nr ew.51/1 obręb 0022 Pcin			
TYTUŁ RYSUNKU: PLAN INSTALACJI ELEKTRYCZNYCH - INSTALACJE SIŁOWE			
PROJEKTOWAŁ: tech. elektryk Jan Szerling	NR UPRAWNIEN: GP-III-7342/237/91, 147/K1/75	PODPIS:	
SPRAWDZIŁ: mgr inż. Dariusz Hernik	MAZ/0171/PWOE/04		
STADIUM: PROJEKT TECHNICZNY	DATA: 12.2025r.	SKALA: 1:100	NR RYS.: R-2