


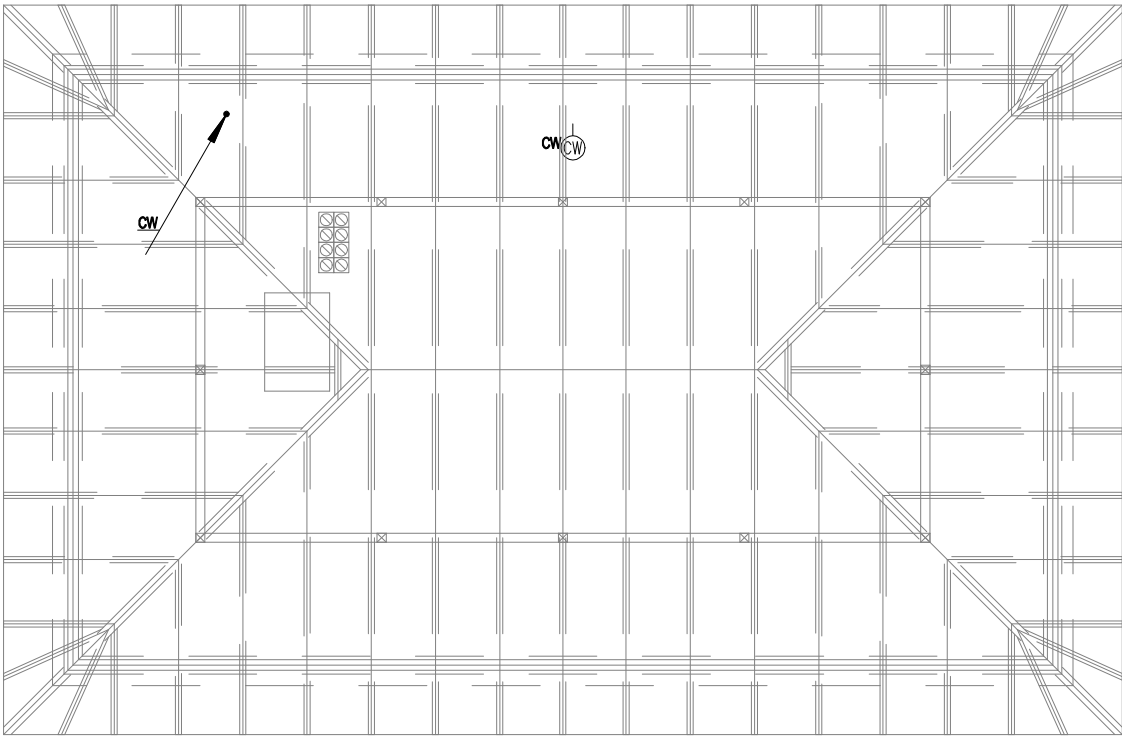

ZADANIE: Budowa świetlicy wiejskiej w Pcinie			
INWESTOR: Gmina Ciepiałów ul. Czachowskiego 1, 27-310 Ciepiałów			
LOKALIZACJA: dz. nr ew.51/1 obręb 0022 Pcin			
TYTUŁ RYSUNKU: PLAN INSTALACJI ELEKTRYCZNYCH - INSTALACJE SIŁOWE - PODDASZE			
PROJEKTOWAŁ: tech. elektryk Jan Szerling	NR UPRAWNIEN: GP-III-7342/237/91, 147/K1/75	PODPIS:	
SPRAWDZIŁ: mgr inż. Dariusz Hernik	MAZ/0171/PW0E/04		
STADIUM: PROJEKT TECHNICZNY	DATA: 12.2025r.	SKALA: 1:100	NR RYS.: R-3