



Centrala wentylacyjna nawiewno-wywiewna NW1 z odzyskiem ciepła oraz nagrzewnicą elektryczną wykonanie stojące MONTAŻ NA STROPIE
Wydajność (nawiew/wywiew): 800/800m3/h,
Ciśnienie dysp. 200 Pa,
Przeciwprądowy wymiennik ciepła,
Sprawność odzysku ciepła min. 80%,
Nagrzewnica elektryczna, moc Q=3,0 kW,
Moc wentylatorów 2x1,0 kW
Masa 234 kg,

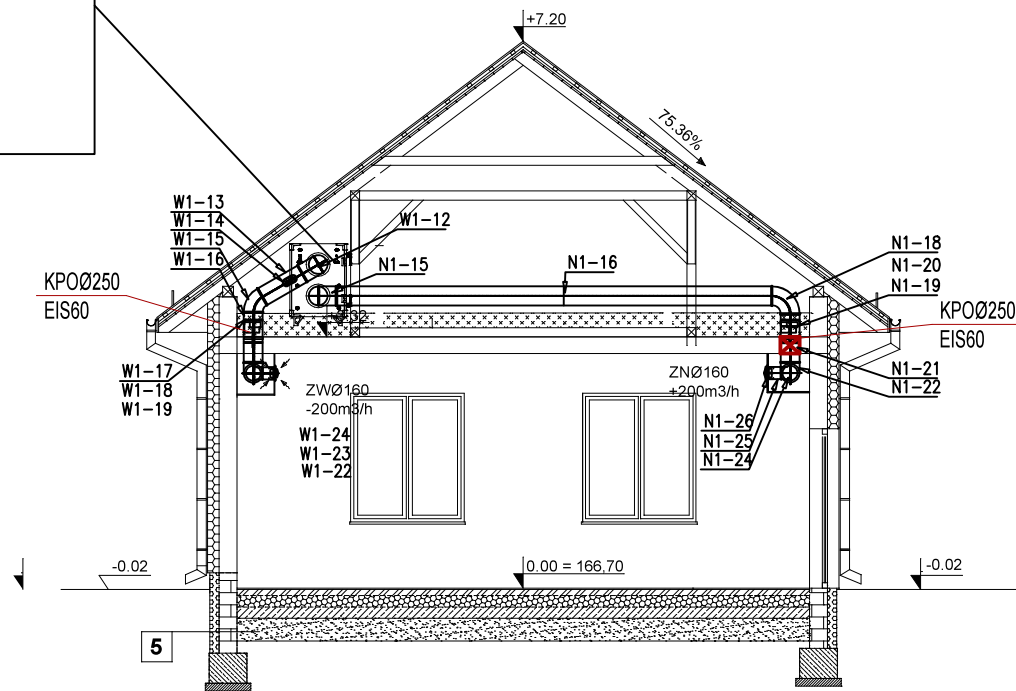

Centrala wentylacyjna nawiewno-wywiewna NW1 z odzyskiem ciepła oraz nagrzewnicą elektryczną wykonanie stojące MONTAŻ NA STROPIE
Wydajność (nawiew/wywiew): 800/800m3/h,
Ciśnienie dysp. 200 Pa,
Przeciwprądowy wymiennik ciepła,
Sprawność odzysku ciepła min. 80%,
Nagrzewnica elektryczna, moc Q=3,0 kW,
Moc wentylatorów 2x1,0 kW
Masa 234 kg,

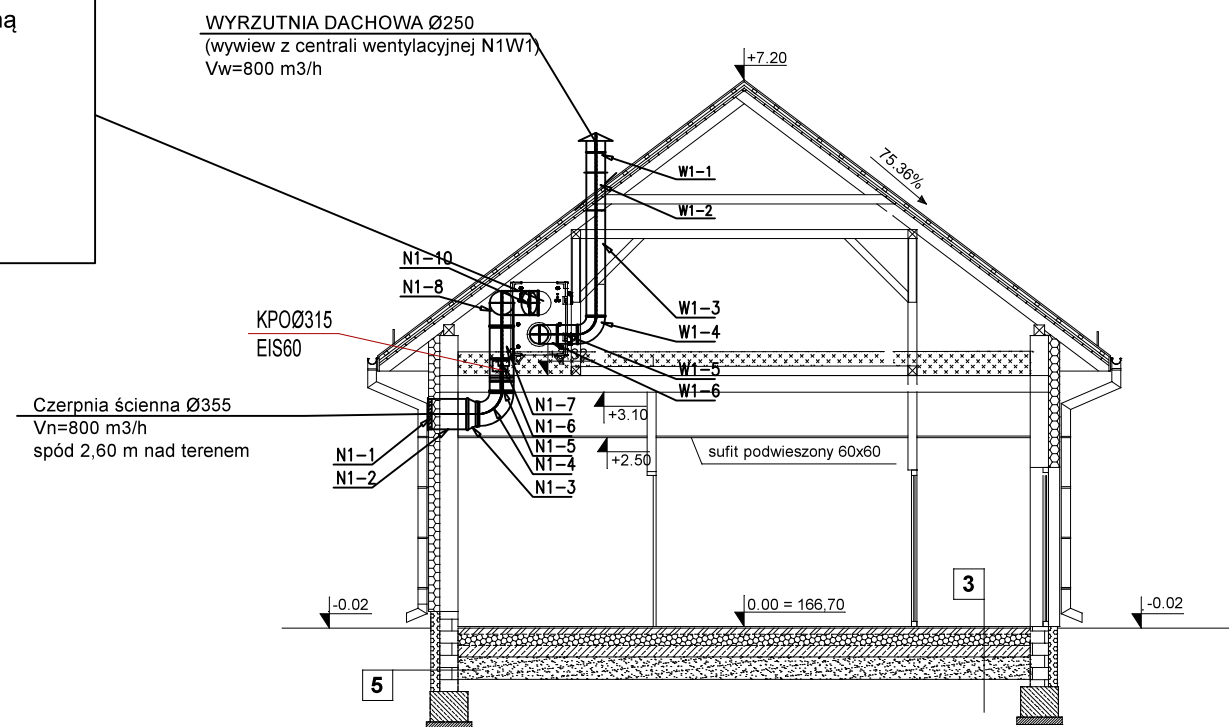

OZNACZENIA:

ZNØ160 +200m3/h		Zawór wentylacyjny/anemostat nawiewny, średnica w mm
ZWØ160 -200m3/h		Zawór wentylacyjny/anemostat wywiewny, średnica w mm
Ø200		Kanały wentylacyjne okrągłe sztywne Spiro z blachy stalowej ocynk. (średnica w mm)
KD		Kratka kontaktowa/ podcięcie drzwi
Ww1 Vw=50m3/h		Wentylator wyciągowy montowany na kanale wentylacyjnym DN100 Vnax=95m3/h, dP=40Pa, Pel=8W
KPOØ250 EIS60		Przeciwpożarowa kłapa odcinająca o klasie odporności ogniowej EIS60 do okrągłych przewodów wentylacyjnych. Wypożosażona w wyzwalacz topikowy (T=72°C). Normalnie otwarta. Średnica w mm

ZADANIE:

Budowa świetlicy wiejskiej w Pcinie

INWESTOR:

Gmina Ciepiałów
ul. Czachowskiego 1, 27-310 Ciepiałów

LOKALIZACJA:

dz. nr ew.51/1 obręb 0022 Pcin

TYTUŁ RYSUNKU:

PRZEKROJE W1-W1, W2-W2
WENTYLACJA MECHANICZNA

PROJEKTOWAŁ:

mgr inż. ADRIAN TKACZY
nr uprawnień: MAZ/0871/PBS/21
specjalność: sieci i inst. sanit.

PODPIS:

SPRAWDZIŁ:

inż. IWONA LIŻEWSKA
nr uprawnień: WBP-II-K-8386/RA/77/83
specjalność: sieci i inst. sanit.

STADIUM:

PROJEKT
TECHNICZNY

DATA:

12.2025r.

SKALA:

1:100

NR RYS.:

WM.02